

ARQUITECTO:

Jesús Rodríguez Calvo
C.O.A.M.
19.621

REVISIONES:

Nº	FECHA	INFO
1		
2		
3		
4		
5		
6		

FECHA: 02/2026

NOMBRE PLANO:
INSTALACIONES
ESTADO REFORMADO
CLIMATIZACIÓN. LÍNEAS FRIG.
PLANTA SÓTANO -1

REVISADO POR:

J.C.
APROBACION KARDHAM:

J.R.
APROBACION CLIENTE:

I.C.A.M.

PROJECT:

REESTRUCTURACIÓN PARCIAL
CON CAMBIO DE USO
DE EDIFICIO
PARA CENTRO DE ESTUDIOS
UNIVERSITARIOS

 
PROYECTO Nº:
25 KDH_ICAM

FASE:
PROYECTO BÁSICO
Y
EJECUCIÓN

DIRECCIÓN:
C. Serrano, 11
28001
MADRID

ESCALA:
1:75 / A1


visual:









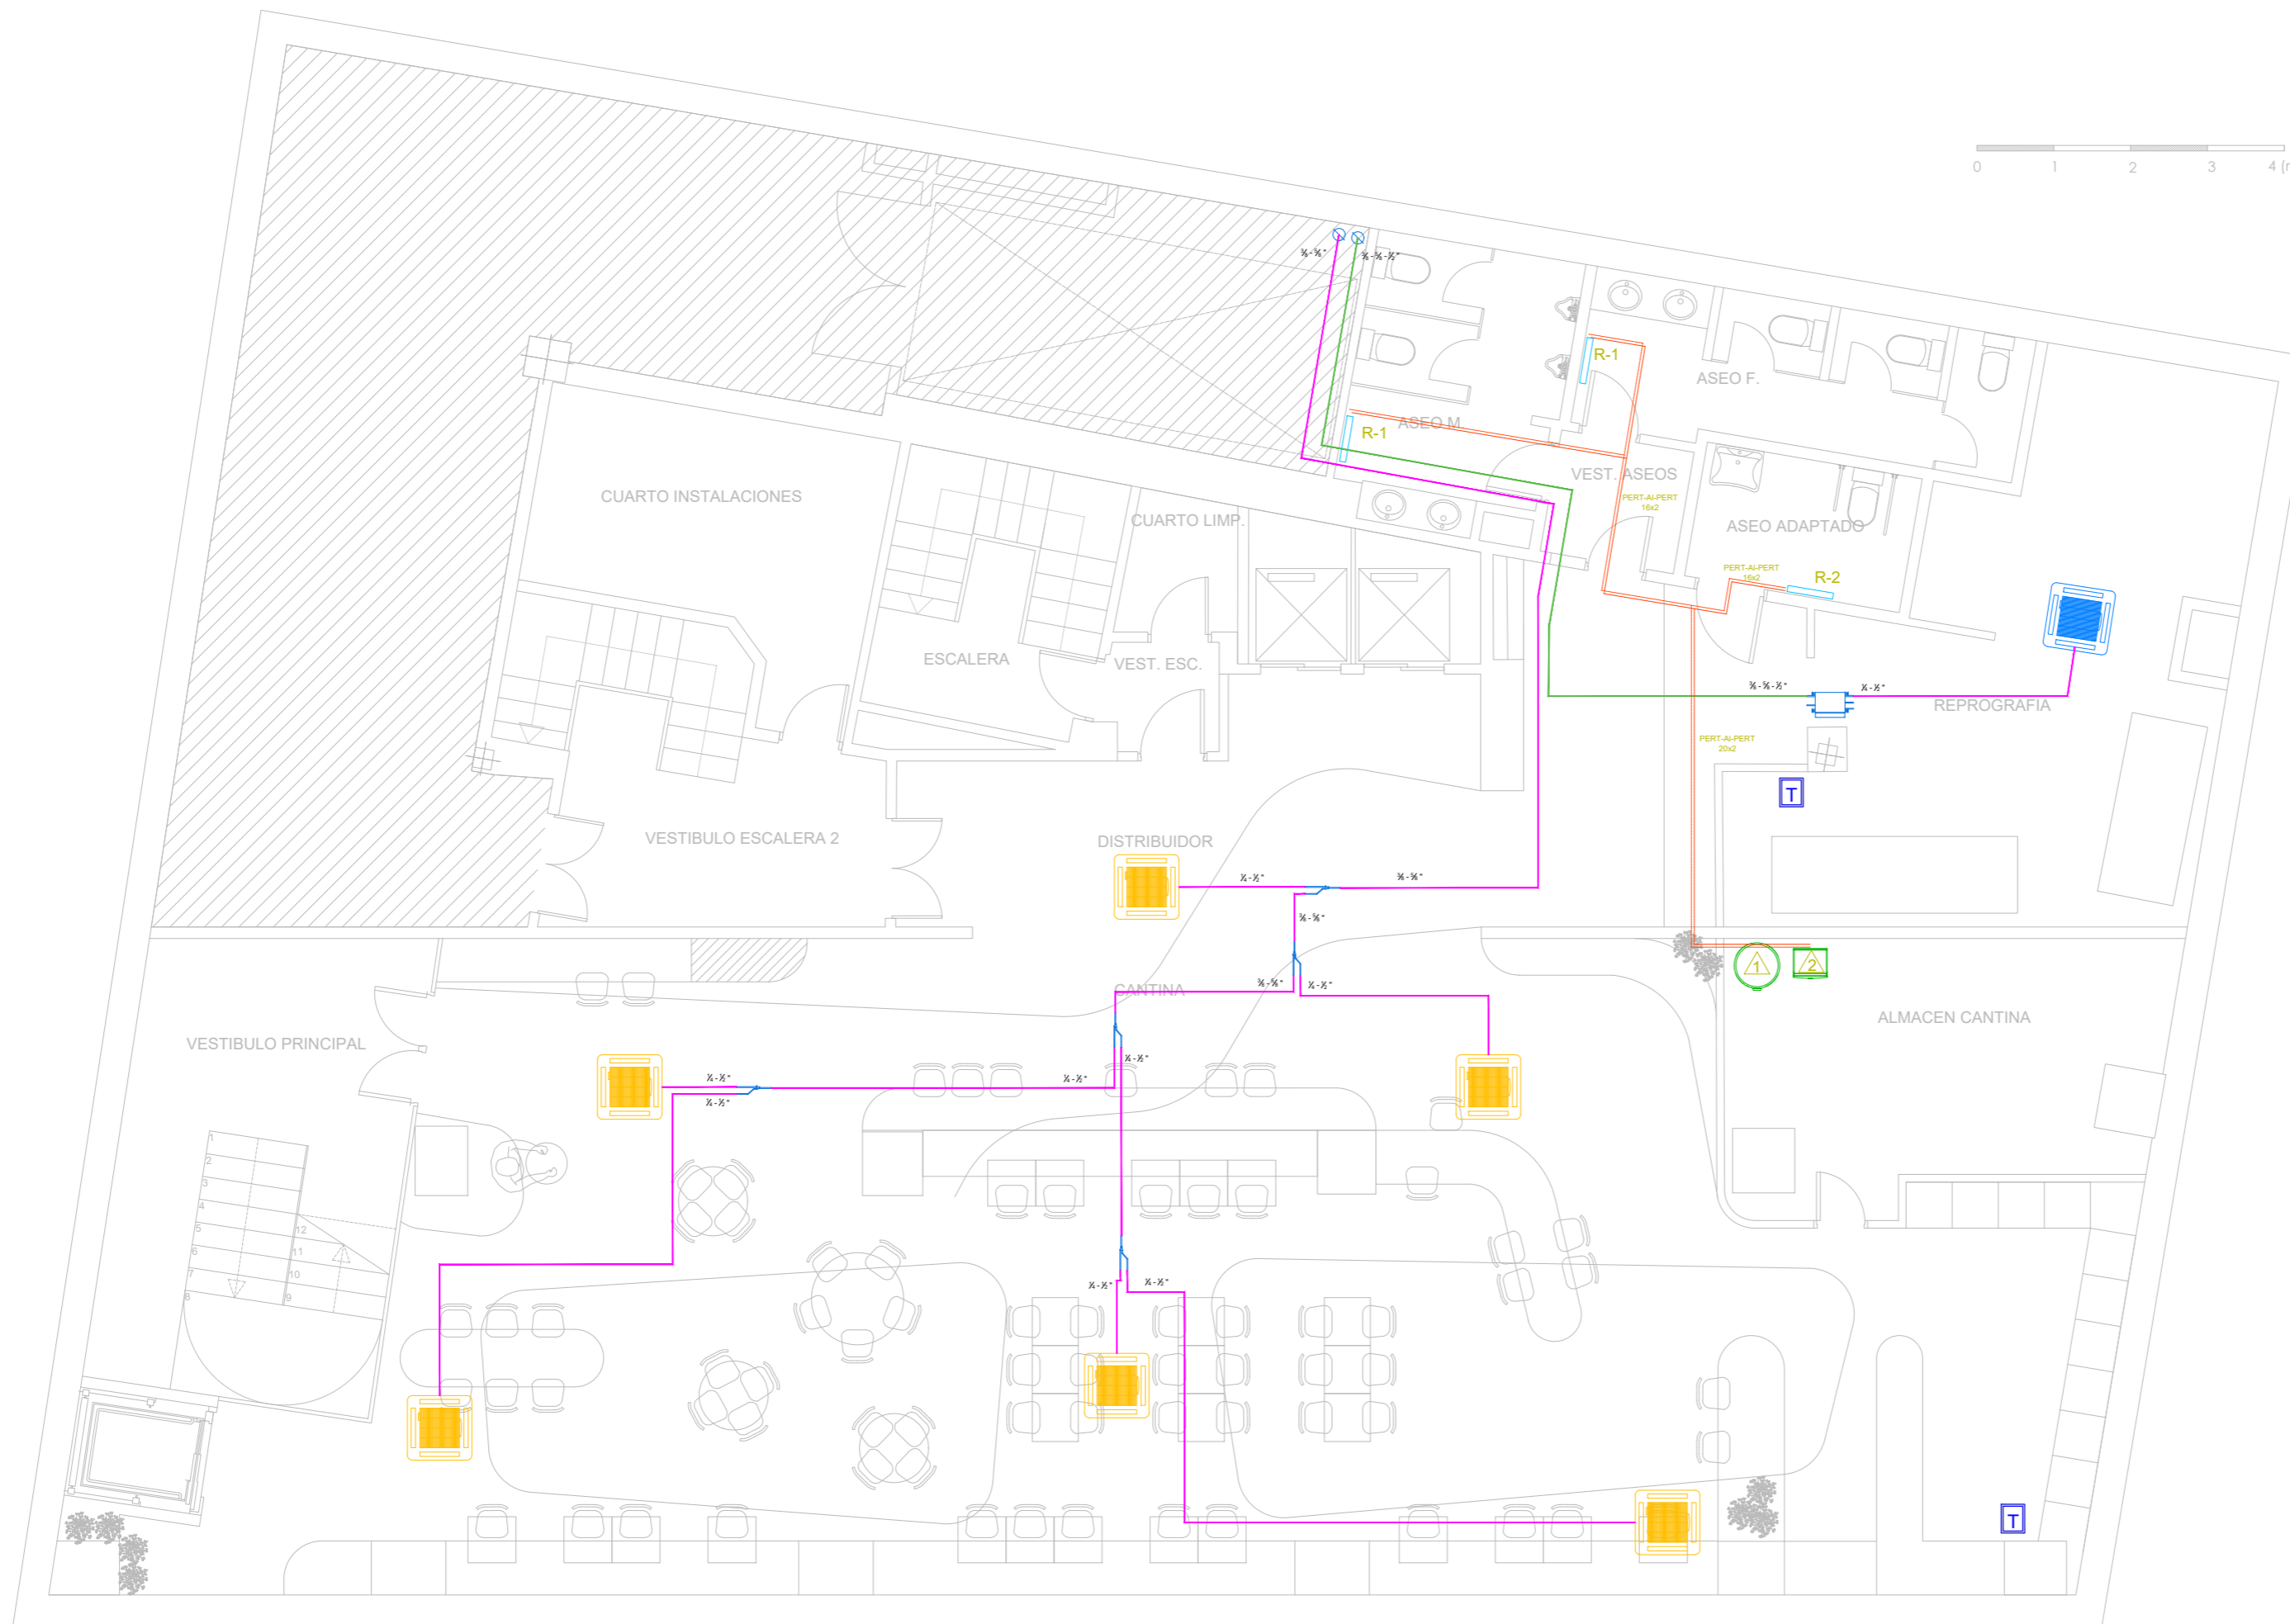







PROPIEDAD:

ILUSTRE COLEGIO
DE
LA ABOGACÍA
DE
MADRID

NORTE:



LEYENDA

	UNIDAD TIPO CASSETTE FXFQ63B		UNIDAD TIPO CONDUCTOS A.P. FXMQ200MB		LÍNEA FRIGORÍFICA 3 TUBOS (Liq-Gas-Descarga)
	UNIDAD TIPO CASSETTE FXFQ40B		TERMOSTATO BRC2E52C		LÍNEA FRIGORÍFICA 2 TUBOS (Liq-Gas)
	UNIDAD TIPO CASSETTE FXFQ32B		HYDROKIT EHBX08E6V DEPÓSITO EKHWS200D2V3		CAJA RECUPERACION DE CALOR
	UNIDAD TIPO CASSETTE FXFQ63B		HYDROKIT EHBX08E6V DEPÓSITO EKHWS150D2V3		JUNTA REFNET 2 / 3 TUBOS
					Tubería PERT-Al-PERT calefacción bajo suelo
					R-1 Radiador BAXI PAV600S 1500
					R-2 Radiador BAXI PAV400S 1500

 ÁREA NO AFECTADA POR LA INTERVENCIÓN

NOTA: TODAS LAS MEDIDAS DEBERÁN SER VERIFICADAS EN OBRA TANTO PARA PROYECTO COMO EJECUCIÓN - NO MEDIR SOBRE PLANO

ARQUITECTO:

Jesús Rodríguez Calvo
C.O.A.M.
19.621

REVISIONES:

Nº	FECHA	INFO
1		
2		
3		
4		
5		
6		

FECHA:

02/2026

NOMBRE PLANO:

INSTALACIONES
ESTADO REFORMADO
CLIMATIZACIÓN. LÍNEAS FRIG.
PLANTA BAJA

REVISADO POR:

J.C.
APROBACION KARDHAM :

J.R.
APROBACION CLIENTE:

I.C.A.M.

PROJECT:

REESTRUCTURACIÓN PARCIAL
CON CAMBIO DE USO
DE EDIFICIO
PARA CENTRO DE ESTUDIOS
UNIVERSITARIOS

PROYECTO Nº:

25 KDH_ICAM

FASE:

PROYECTO BÁSICO
Y
EJECUCIÓN

 
DIRECCIÓN:

C. Serrano, 11
28001
MADRID

ESCALA:

1:75 / A1



visual:



PROPIEDAD:

ILUSTRE COLEGIO
DE
LA ABOGACÍA
DE
MADRID

NORTE:

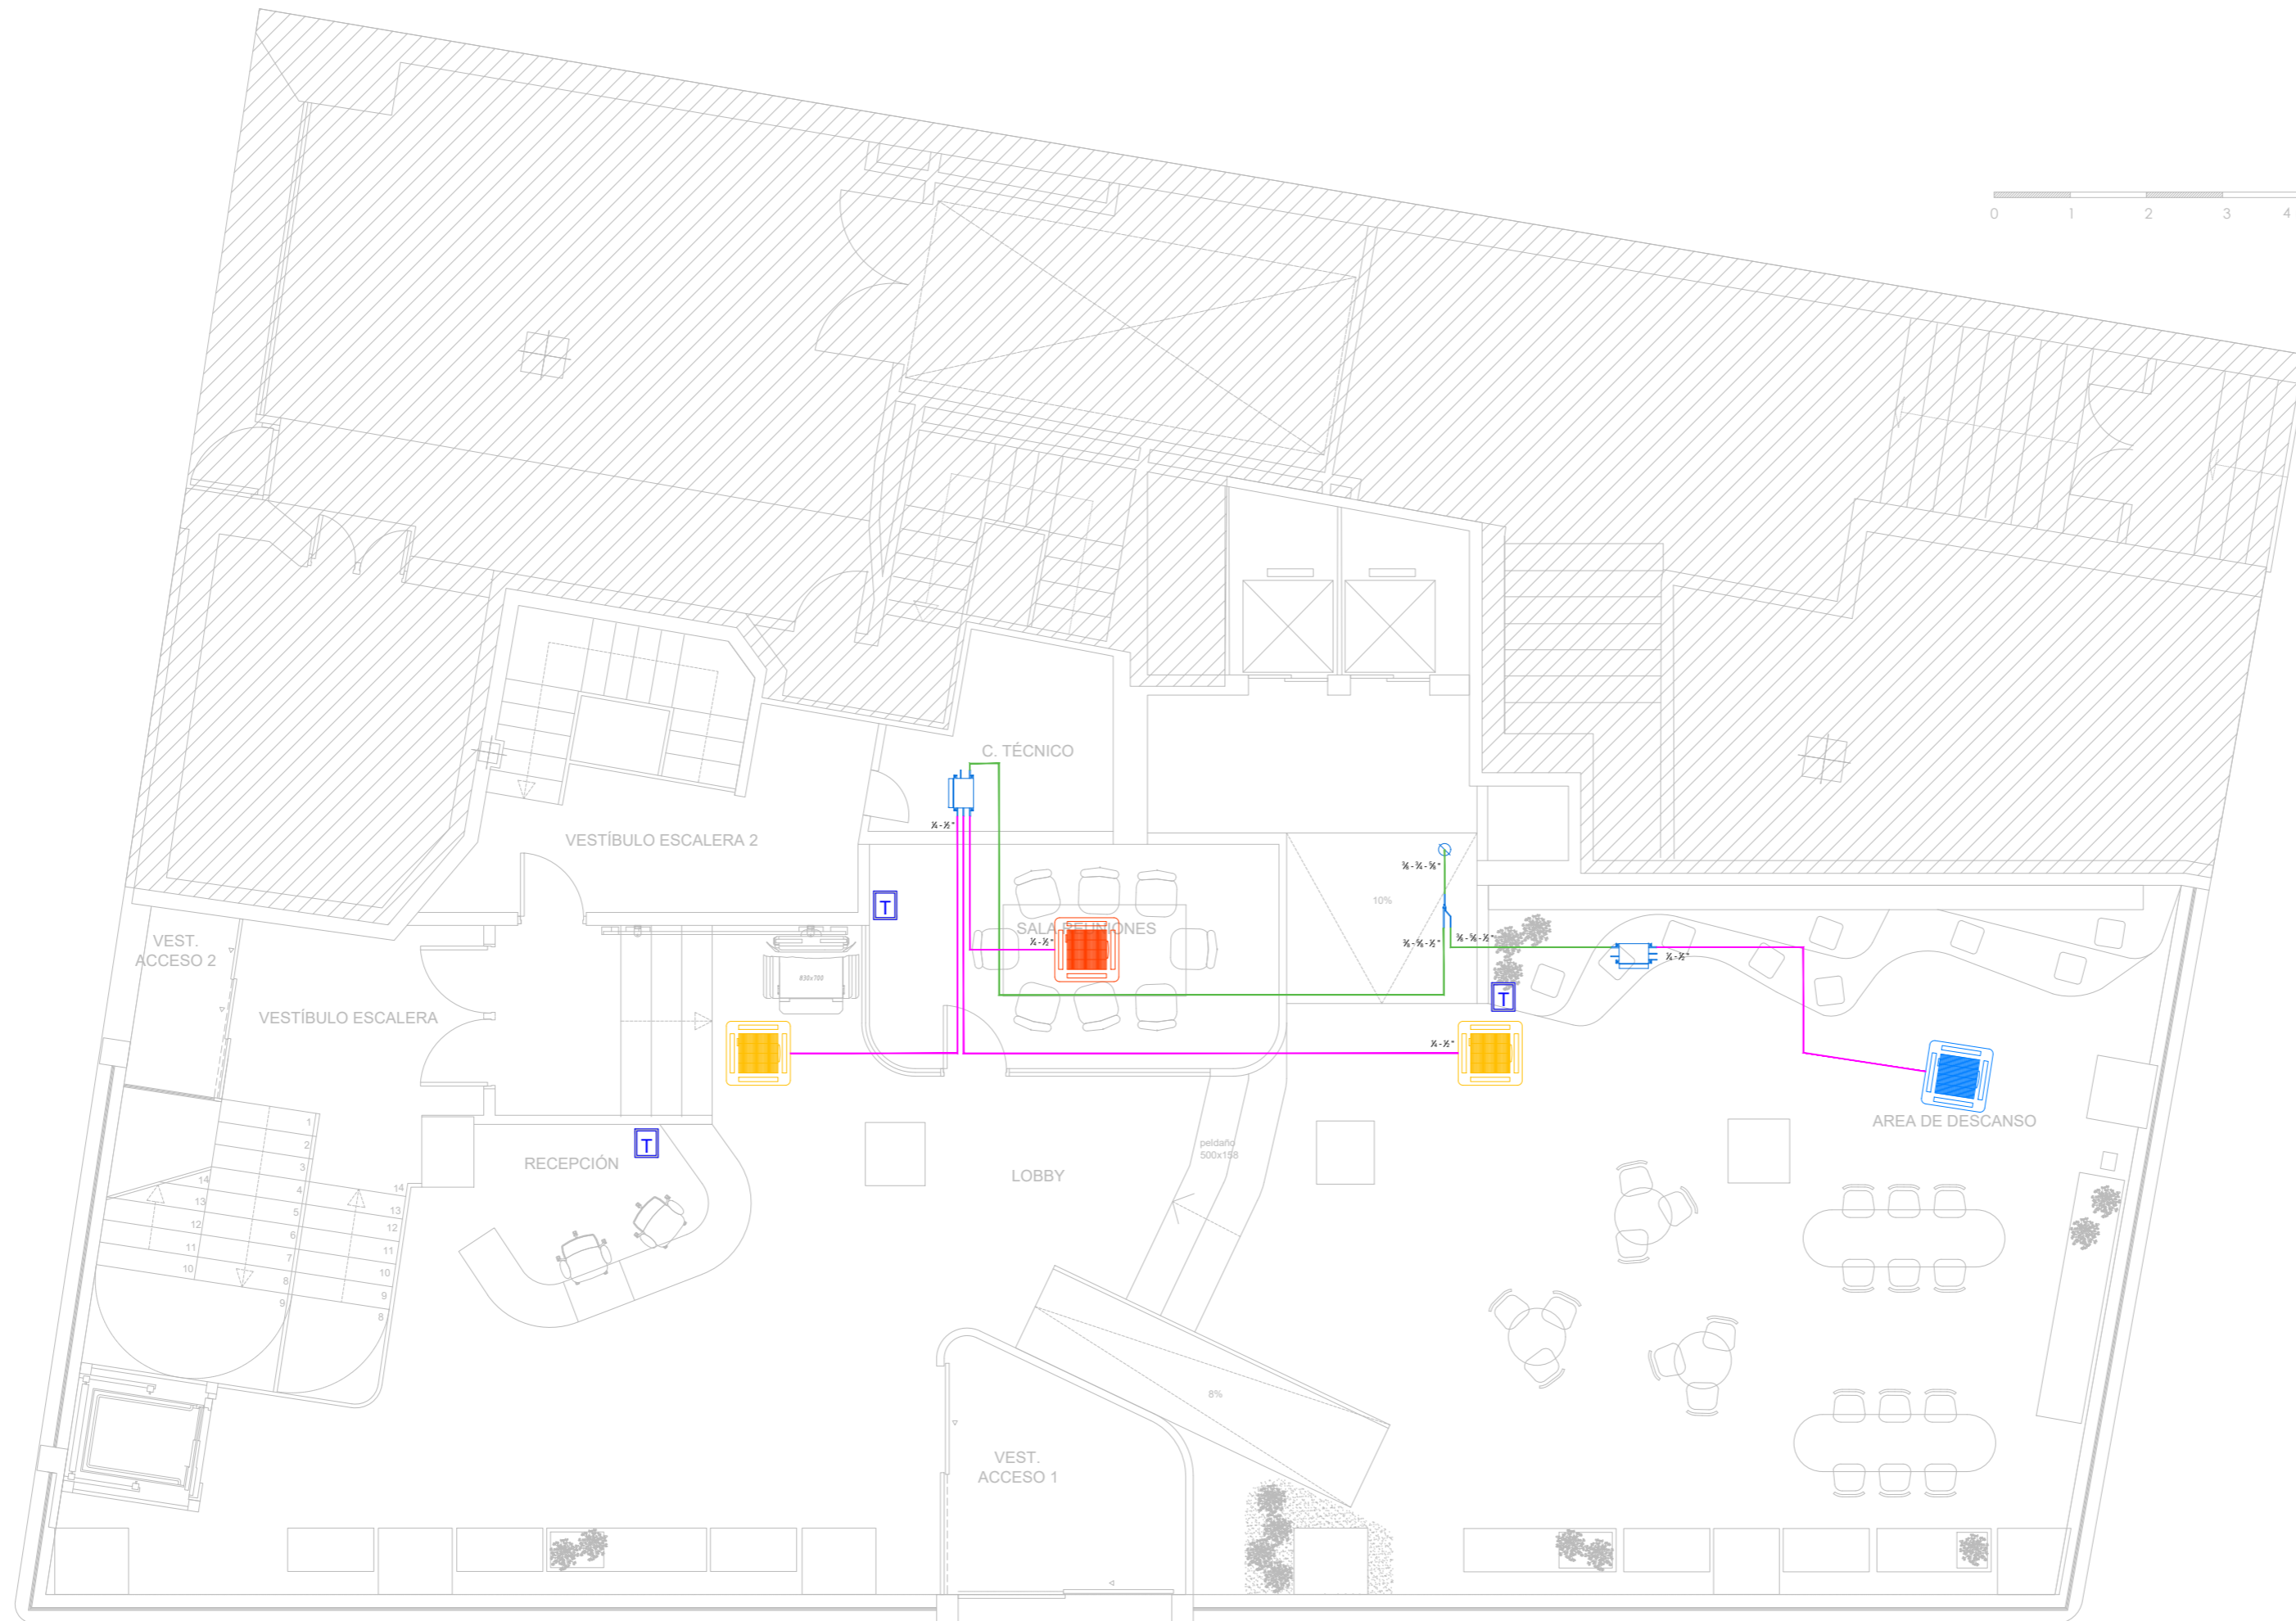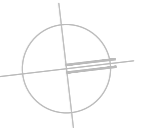

LEYENDA

	UNIDAD TIPO CASSETTE FXFQ63B		UNIDAD TIPO CONDUCTOS A.P. FXMQ200MB		LÍNEA FRIGORÍFICA 3 TUBOS (Liq-Gas-Descarga)
	UNIDAD TIPO CASSETTE FXFQ40B		TERMOSTATO BRC2E52C		LÍNEA FRIGORÍFICA 2 TUBOS (Liq-Gas)
	UNIDAD TIPO CASSETTE FXFQ32B		HYDROKIT EHBX08E6V DEPÓSITO EKHWS200D2V3		CAJA RECUPERACION DE CALOR
	UNIDAD TIPO CASSETTE FXFQ63B		HYDROKIT EHBX08E6V DEPÓSITO EKHWS150D2V3		JUNTA REFNET 2 / 3 TUBOS
			Tubería PERT-Al-PERT calefacción bajo suelo		R-1 Radiador BAXI PAV600S 1500
			R-2 Radiador BAXI PAV400S 1500		

ÁREA NO AFECTADA POR LA INTERVENCIÓN

NOTA: TODAS LAS MEDIDAS DEBERÁN SER VERIFICADAS EN OBRA TANTO PARA PROYECTO COMO EJECUCIÓN - NO MEDIR SOBRE PLANO

ARQUITECTO:

Jesús Rodríguez Calvo
C.O.A.M.
19.621

REVISIONES:

Nº	FECHA	INFO
1		
2		
3		
4		
5		
6		

FECHA: 02/2026

NOMBRE PLANO:
INSTALACIONES
ESTADO REFORMADO
CLIMATIZACIÓN. LÍNEAS FRIG.
ENTREPLANTA

REVISADO POR:

J.C.
APROBACION KARDHAM:

J.R.
APROBACION CLIENTE:

I.C.A.M.

PROJECT:

REESTRUCTURACIÓN PARCIAL
CON CAMBIO DE USO
DE EDIFICIO
PARA CENTRO DE ESTUDIOS
UNIVERSITARIOS

PROYECTO Nº:
25 KDH_ICAM


FASE:
PROYECTO BÁSICO
Y
EJECUCIÓN


DIRECCIÓN:
C. Serrano, 11
28001
MADRID







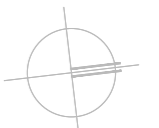

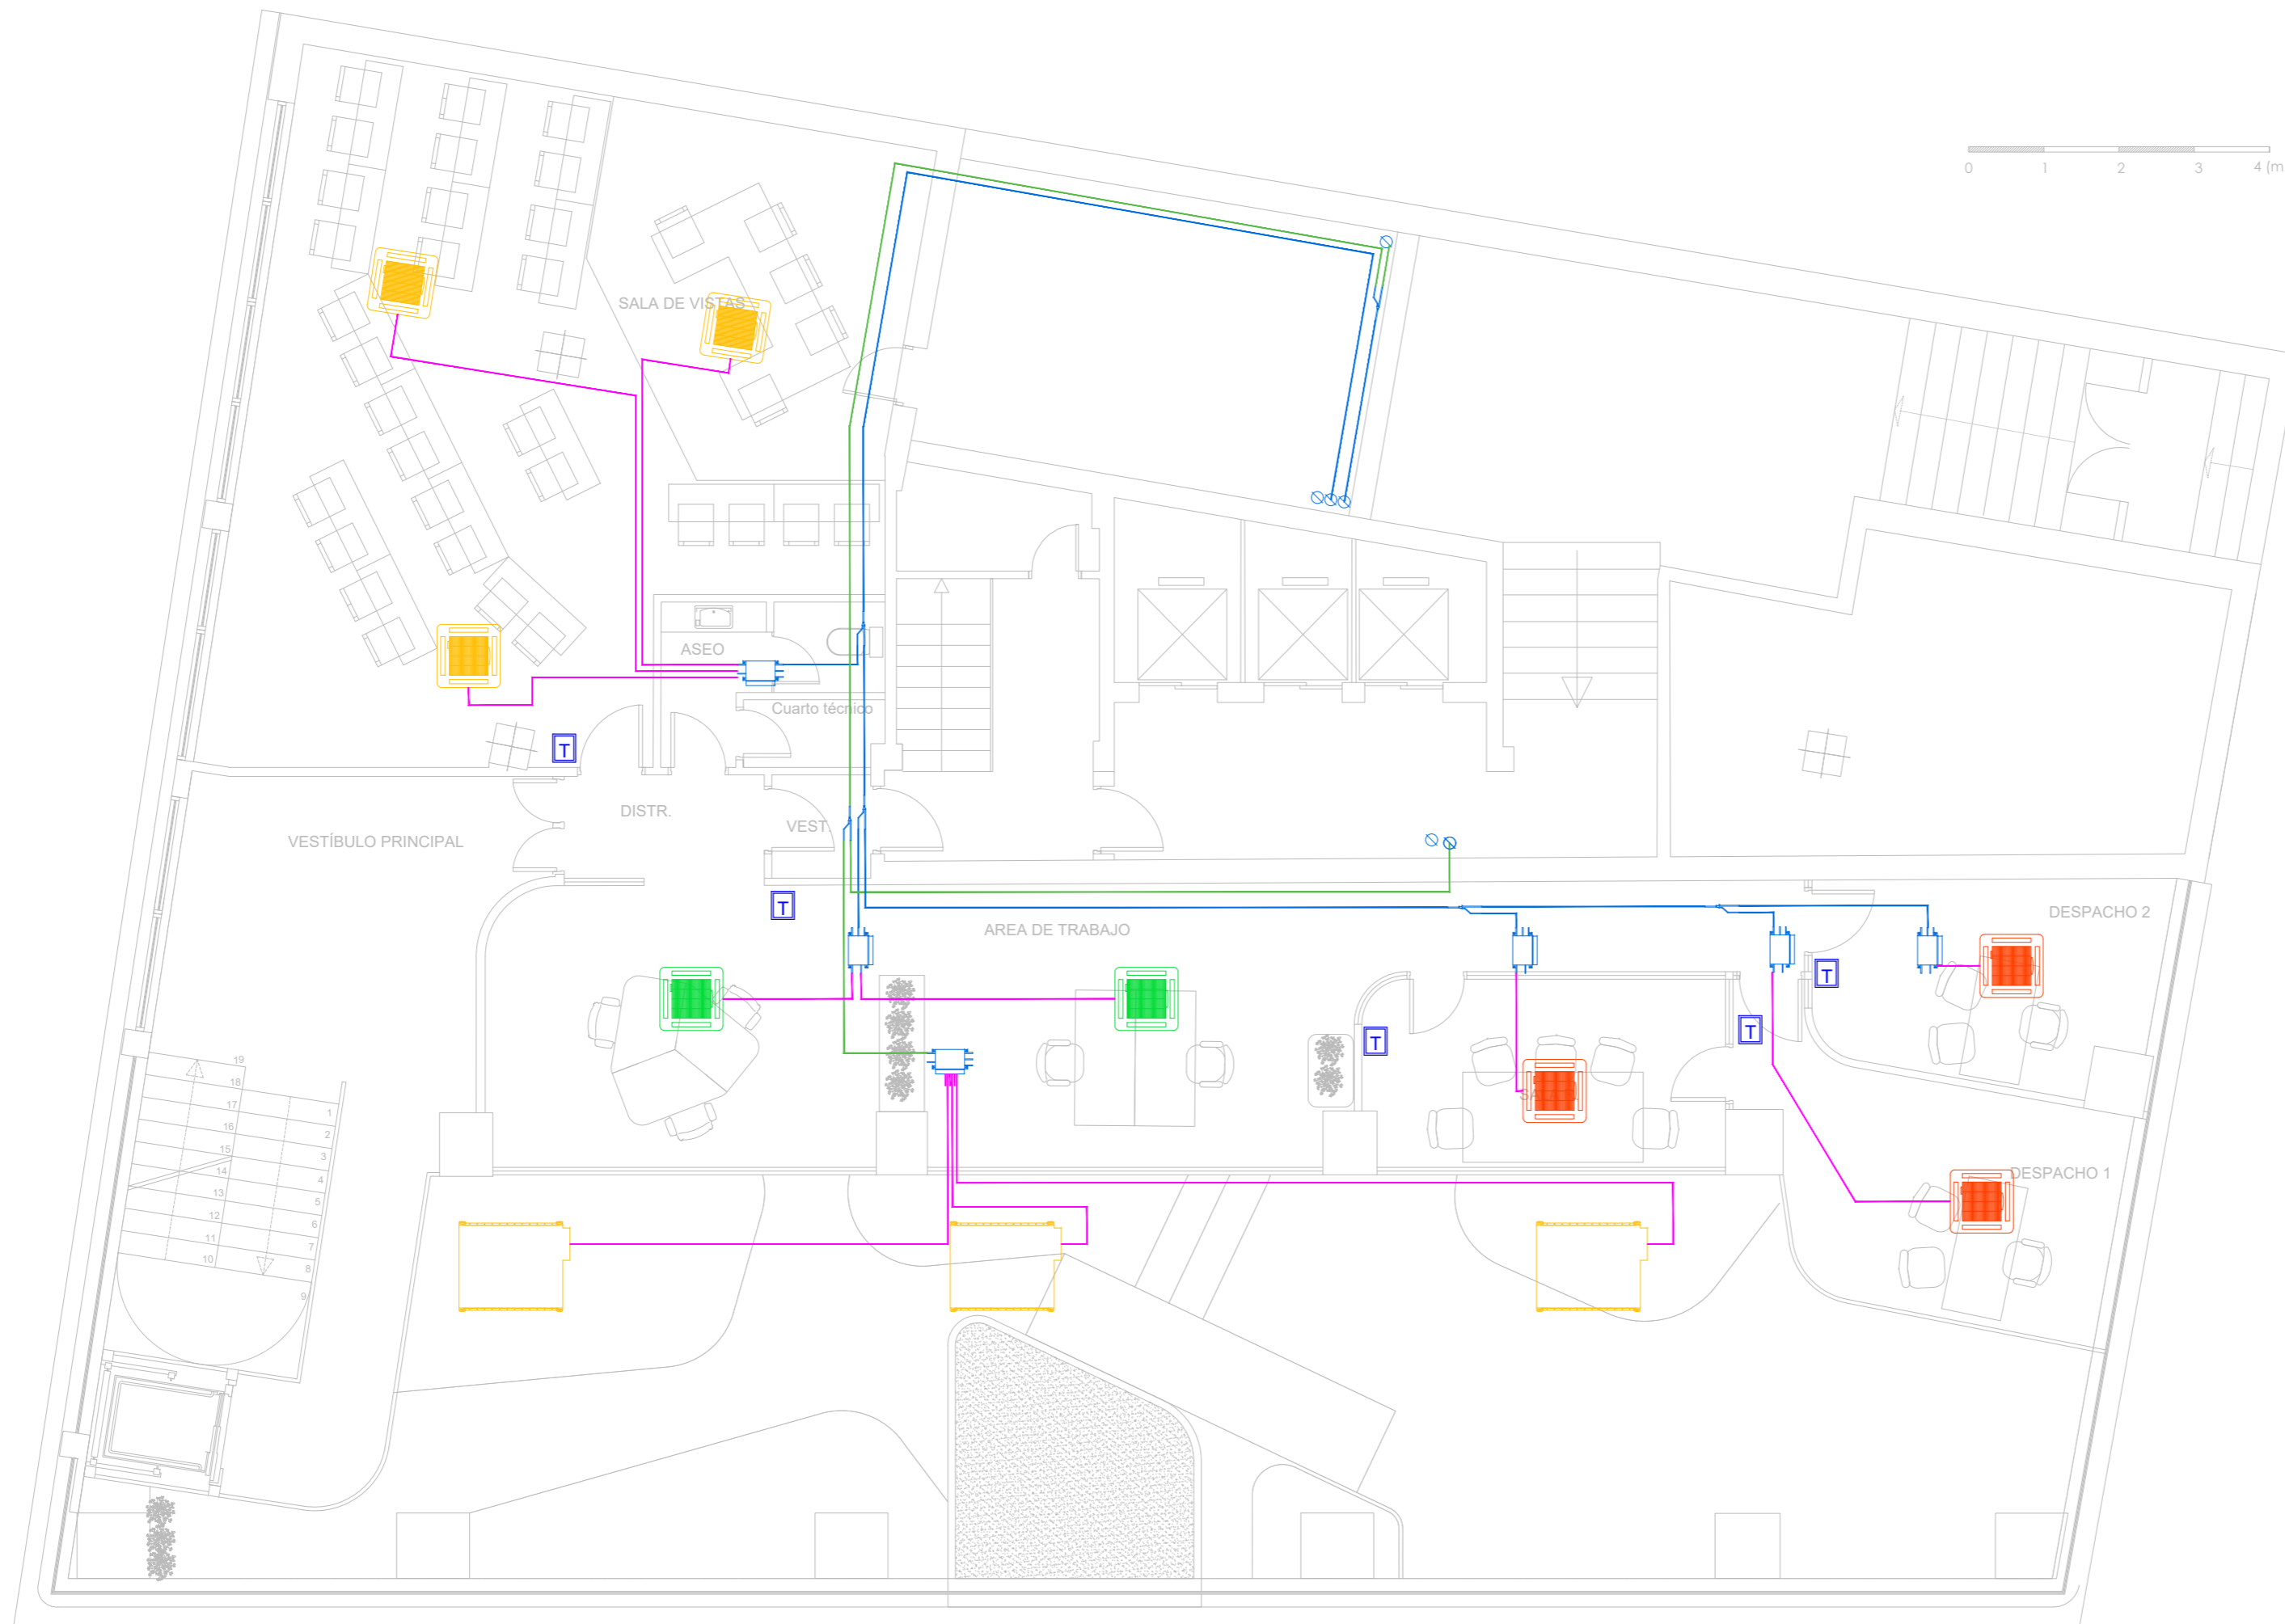







ESCALA:
1:75 / A1

visual:
0 1 2 3 4
din-A2

PROPIEDAD:
ILUSTRE COLEGIO
DE
LA ABOGACÍA
DE
MADRID

NORTE:




LEYENDA			
	UNIDAD TIPO CASSETTE FXFQ63B		LÍNEA FRIGORÍFICA 3 TUBOS (Liq-Gas-Descarga)
	UNIDAD TIPO CASSETTE FXFQ40B		LÍNEA FRIGORÍFICA 2 TUBOS (Liq-Gas)
	UNIDAD TIPO CASSETTE FXFQ32B		CAJA RECUPERACION DE CALOR
	UNIDAD TIPO CASSETTE FXFQ33B		JUNTA REFNET 2 / 3 TUBOS
	UNIDAD TIPO CONDUCTOS A.P. FXMQ200MB		Tubería PERT-Al-PERT calefacción bajo suelo
	TERMOSTATO BRC2E52C		R-1 Radiador BAXI PAV600S 1500
	HYDROKIT EHBX08E6V DEPÓSITO EKHWS200D2V3		R-2 Radiador BAXI PAV400S 1500
	HYDROKIT EHBX08E6V DEPÓSITO EKHWS150D2V3		ÁREA NO AFECTADA POR LA INTERVENCIÓN

ARQUITECTO:

Jesús Rodríguez Calvo
C.O.A.M.
19.621

REVISIONES:

Nº	FECHA	INFO
1		
2		
3		
4		
5		
6		

FECHA: 02/2026

NOMBRE PLANO:
INSTALACIONES
ESTADO REFORMADO
CLIMATIZACIÓN. LÍNEAS FRIG.
PLANTA PRIMERA

REVISADO POR:

J.C.
APROBACION KARDHAM:

J.R.
APROBACION CLIENTE:

I.C.A.M.

PROJECT:

REESTRUCTURACIÓN PARCIAL
CON CAMBIO DE USO
DE EDIFICIO
PARA CENTRO DE ESTUDIOS
UNIVERSITARIOS

PROYECTO Nº:
25 KDH_ICAM

 
FASE:
PROYECTO BÁSICO
Y
EJECUCIÓN

DIRECCIÓN:

C. Serrano, 11
28001
MADRID

ESCALA:
1:75 / A1

visual:



PROPIEDAD:

ILUSTRE COLEGIO
DE
LA ABOGACÍA
DE
MADRID

NORTE:



LEYENDA

	UNIDAD TIPO CASSETTE FXFQ63B		UNIDAD TIPO CONDUCTOS A.P. FXMQ200MB		LÍNEA FRIGORÍFICA 3 TUBOS (Liq-Gas-Descarga)
	UNIDAD TIPO CASSETTE FXFQ40B		TERMOSTATO BRC2E52C		LÍNEA FRIGORÍFICA 2 TUBOS (Liq-Gas)
	UNIDAD TIPO CASSETTE FXFQ32B		HYDROKIT EHBX08E6V DEPÓSITO EKHWS200D2V3		CAJA RECUPERACION DE CALOR
	UNIDAD TIPO CASSETTE FXFQ63B		HYDROKIT EHBX08E6V DEPÓSITO EKHWS150D2V3		JUNTA REFNET 2 / 3 TUBOS
					Tubería PERT-Al-PERT calefacción bajo suelo
					Radiador BAXI PAV600S 1500
					Radiador BAXI PAV400S 1500

ÁREA NO AFECTADA POR LA INTERVENCIÓN

NOTA: TODAS LAS MEDIDAS DEBERÁN SER VERIFICADAS EN OBRA TANTO PARA PROYECTO COMO EJECUCIÓN - NO MEDIR SOBRE PLANO

ARQUITECTO:

Jesús Rodríguez Calvo
C.O.A.M.
19.621

REVISIONES:

Nº	FECHA	INFO
1		
2		
3		
4		
5		
6		

FECHA: 02/2026

NOMBRE PLANO:
INSTALACIONES
ESTADO REFORMADO
CLIMATIZACIÓN. LÍNEAS FRIG.
PLANTA SEGUNDA

REVISADO POR:

J.C.
APROBACION KARDHAM:

J.R.
APROBACION CLIENTE:

I.C.A.M.

PROJECT:

REESTRUCTURACIÓN PARCIAL
CON CAMBIO DE USO
DE EDIFICIO
PARA CENTRO DE ESTUDIOS
UNIVERSITARIOS

PROYECTO Nº:
25 KDH_ICAM

 
FASE:
PROYECTO BÁSICO
Y
EJECUCIÓN

DIRECCIÓN:

C. Serrano, 11
28001
MADRID

ESCALA:
1:75 / A1

visual:



PROPIEDAD:

ILUSTRE COLEGIO
DE
LA ABOGACÍA
DE
MADRID

NORTE:



LEYENDA

	UNIDAD TIPO CASSETTE FXFQ63B		UNIDAD TIPO CONDUCTOS A.P. FXMQ200MB		LÍNEA FRIGORÍFICA 3 TUBOS (Liq-Gas-Descarga)
	UNIDAD TIPO CASSETTE FXFQ40B		TERMOSTATO BRC2E52C		LÍNEA FRIGORÍFICA 2 TUBOS (Liq-Gas)
	UNIDAD TIPO CASSETTE FXFQ32B		HYDROKIT EHBX08E6V DEPÓSITO EKHWS200D2V3		CAJA RECUPERACION DE CALOR
	UNIDAD TIPO CASSETTE FXFQ63B		HYDROKIT EHBX08E6V DEPÓSITO EKHWS150D2V3		JUNTA REFNET 2 / 3 TUBOS
					Tubería PERT-Al-PERT calefacción bajo suelo
					R-1 Radiador BAXI PAV600S 1500
					R-2 Radiador BAXI PAV400S 1500

ÁREA NO AFECTADA POR LA INTERVENCIÓN

NOTA: TODAS LAS MEDIDAS DEBERÁN SER VERIFICADAS EN OBRA TANTO PARA PROYECTO COMO EJECUCIÓN - NO MEDIR SOBRE PLANO

ARQUITECTO:

Jesús Rodríguez Calvo
C.O.A.M.
19.621

REVISIONES:

Nº	FECHA	INFO
1		
2		
3		
4		
5		
6		

FECHA: 02/2026

NOMBRE PLANO:
INSTALACIONES
ESTADO REFORMADO
CLIMATIZACIÓN. LÍNEAS FRIG.
PLANTA TERCERA

REVISADO POR:

J.C.
APROBACION KARDHAM:

J.R.
APROBACION CLIENTE:

I.C.A.M.

PROJECT:
REESTRUCTURACIÓN PARCIAL
CON CAMBIO DE USO
DE EDIFICIO
PARA CENTRO DE ESTUDIOS
UNIVERSITARIOS

PROYECTO Nº:
25 KDH_ICAM


FASE:
PROYECTO BÁSICO
Y
EJECUCIÓN


DIRECCIÓN:
C. Serrano, 11
28001
MADRID







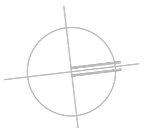

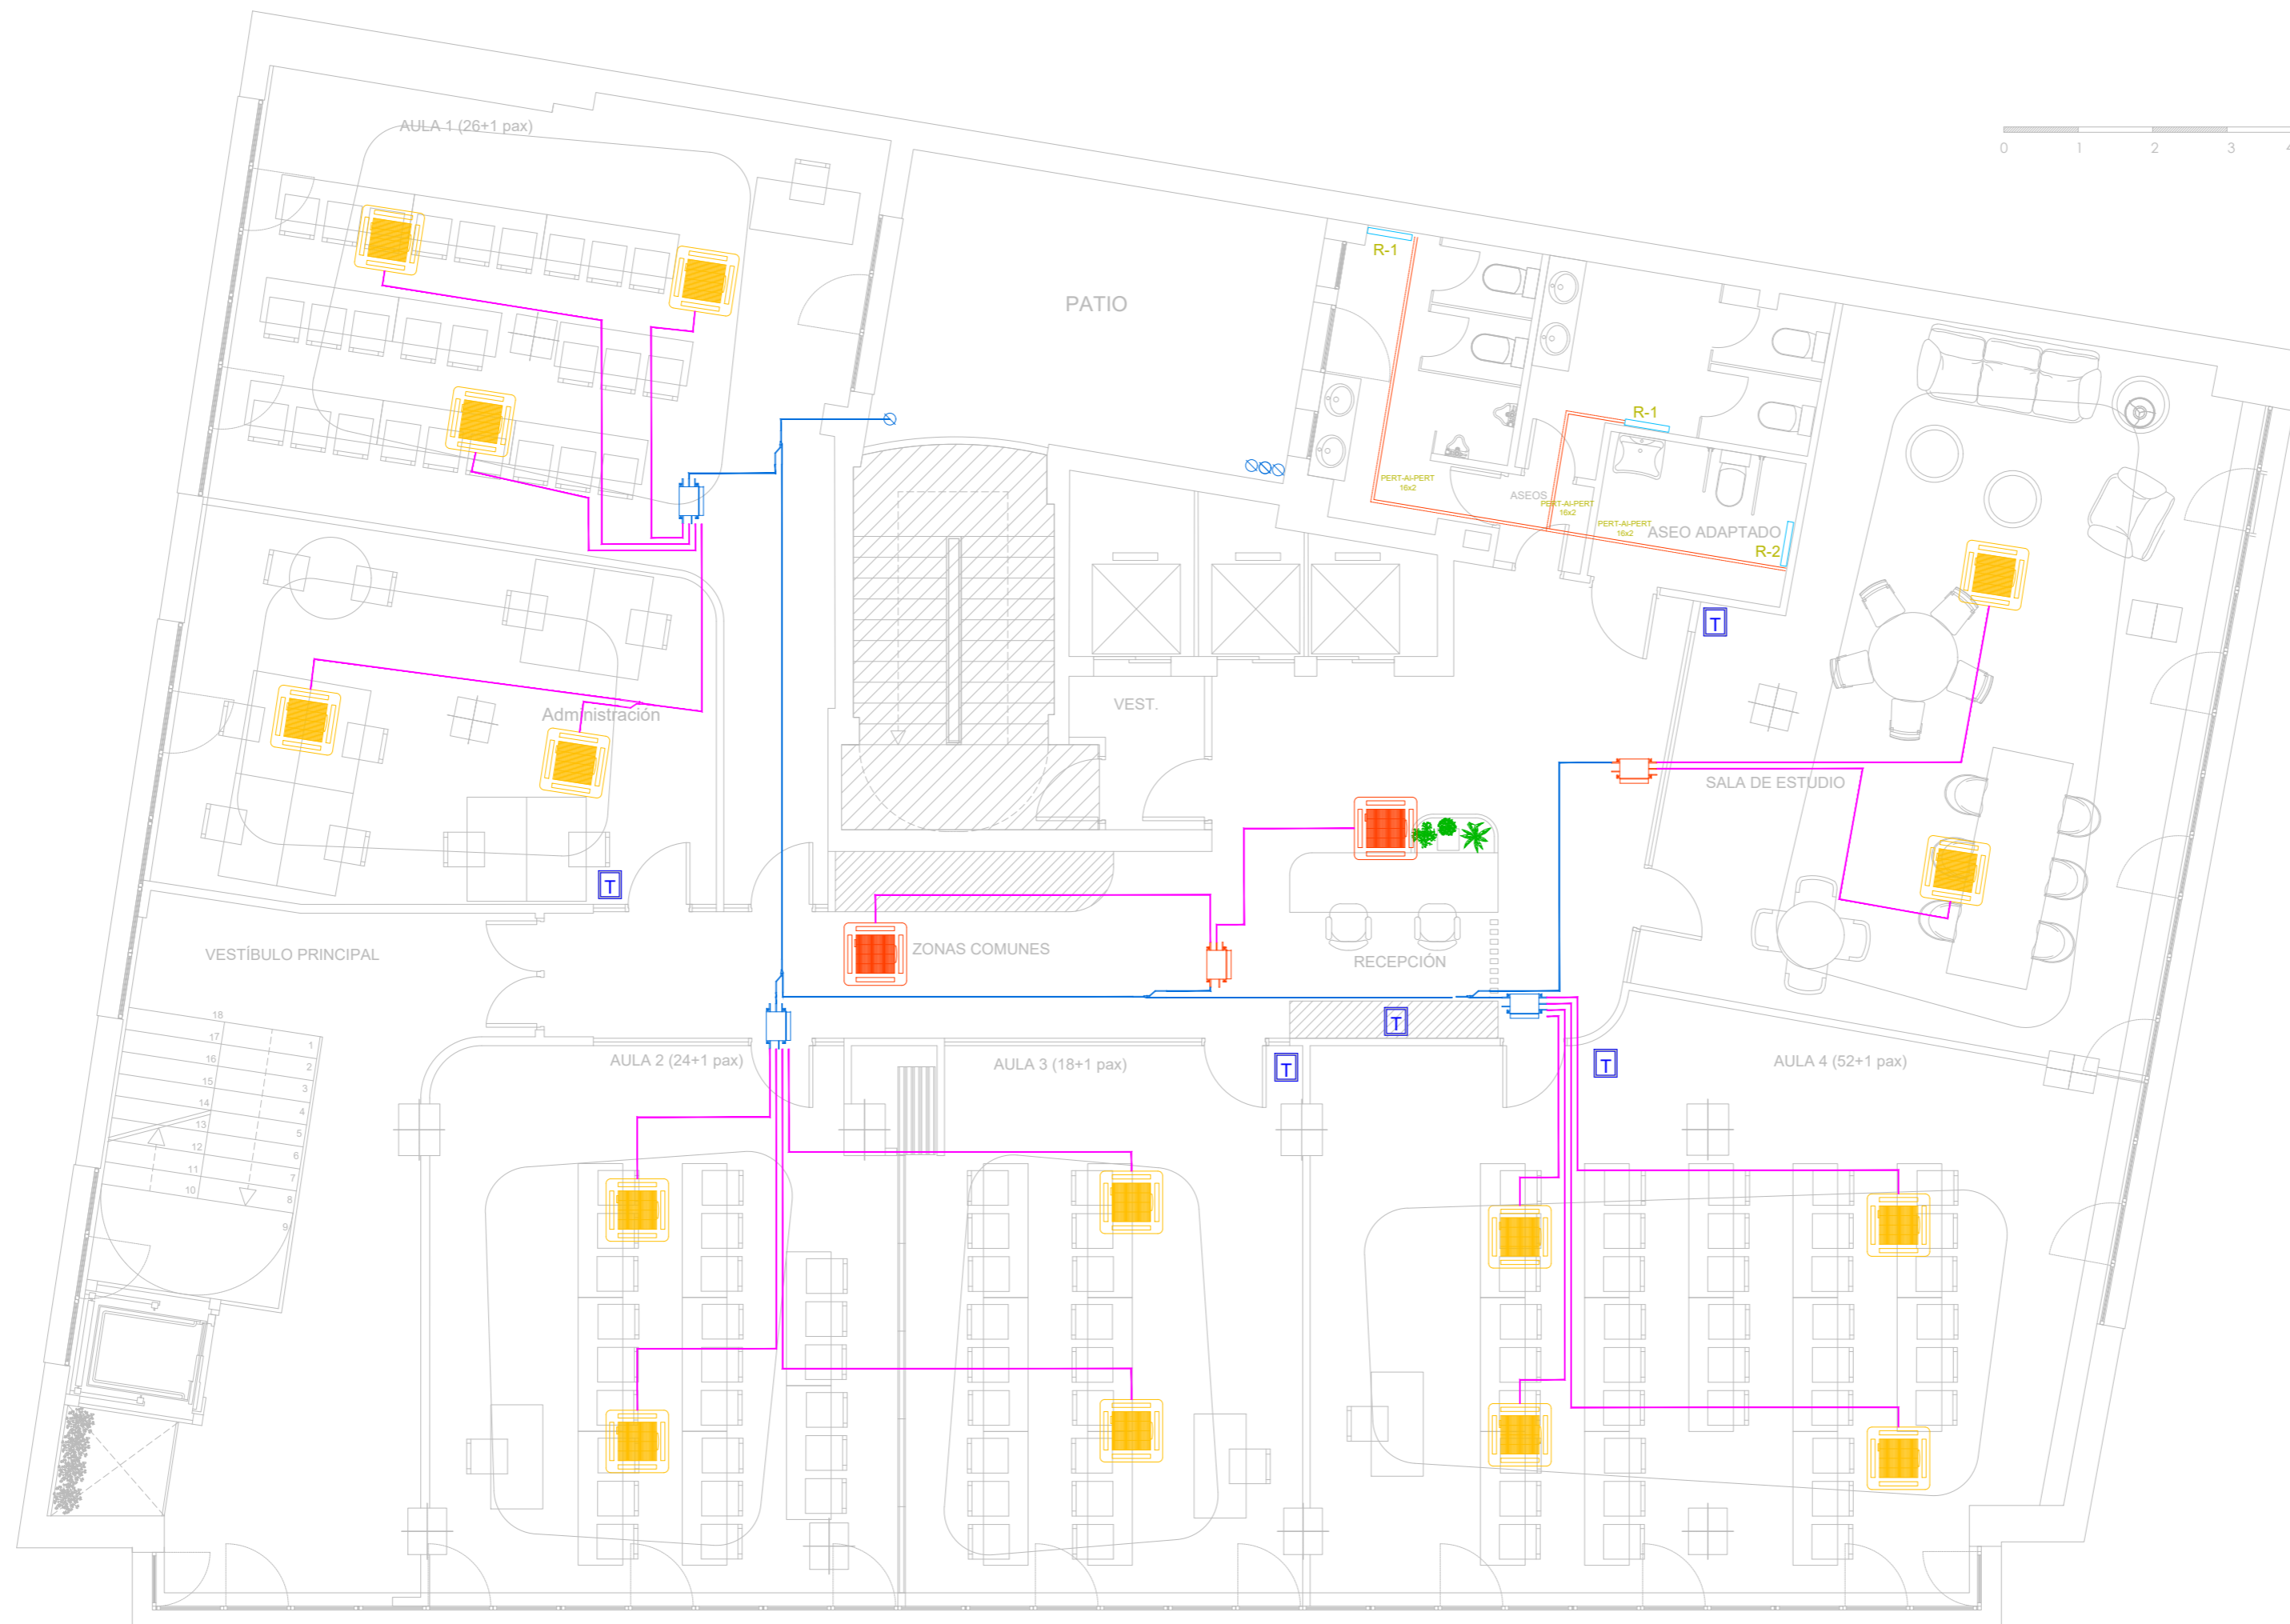









ESCALA:
1:75 / A1

visual:
0 1 2 3 4
din-A2

PROPIEDAD:
ILUSTRE COLEGIO
DE
LA ABOGACÍA
DE
MADRID

NORTE:




LEYENDA			
	UNIDAD TIPO CASSETTE FXFQ63B		LÍNEA FRIGORÍFICA 3 TUBOS (Liq-Gas-Descarga)
	UNIDAD TIPO CASSETTE FXFQ40B		LÍNEA FRIGORÍFICA 2 TUBOS (Liq-Gas)
	UNIDAD TIPO CASSETTE FXFQ32B		CAJA RECUPERACION DE CALOR
	UNIDAD TIPO CASSETTE FXFQ63B		Radiador BAXI PAV600S 1500
	UNIDAD TIPO CONDUCTOS A.P. FXMQ200MB		Radiador BAXI PAV400S 1500
	TERMOSTATO BRC2E52C		Tubería PERT-AL-PERT calefacción bajo suelo
	HYDROKIT EHBX08E6V DEPÓSITO EKHWS200D2V3		Radiador BAXI PAV600S 1500
	HYDROKIT EHBX08E6V DEPÓSITO EKHWS150D2V3		Radiador BAXI PAV400S 1500
			ÁREA NO AFECTADA POR LA INTERVENCIÓN

ARQUITECTO:

Jesús Rodríguez Calvo
C.O.A.M.
19.621

REVISIONES:

Nº	FECHA	INFO
1		
2		
3		
4		
5		
6		

FECHA: 02/2026

NOMBRE PLANO: INSTALACIONES
ESTADO REFORMADO
CLIMATIZACIÓN. LÍNEAS FRIG.
PLANTA CUBIERTA

REVISADO POR:

J.C.
APROBACION KARDHAM:

J.R.
APROBACION CLIENTE:

I.C.A.M.

PROJECT:

REESTRUCTURACIÓN PARCIAL
CON CAMBIO DE USO
DE EDIFICIO
PARA CENTRO DE ESTUDIOS
UNIVERSITARIOS

PROYECTO Nº: 25 KDH_ICAM

FASE: PROYECTO BÁSICO
Y
EJECUCIÓN

DIRECCIÓN:

C. Serrano,11
28001
MADRID



ESCALA: 1:75 / A1

visual:
0 1 2 4
din-A2

PROPIEDAD:

ILUSTRE COLEGIO
DE
LA ABOGACÍA
DE
MADRID

NORTE:

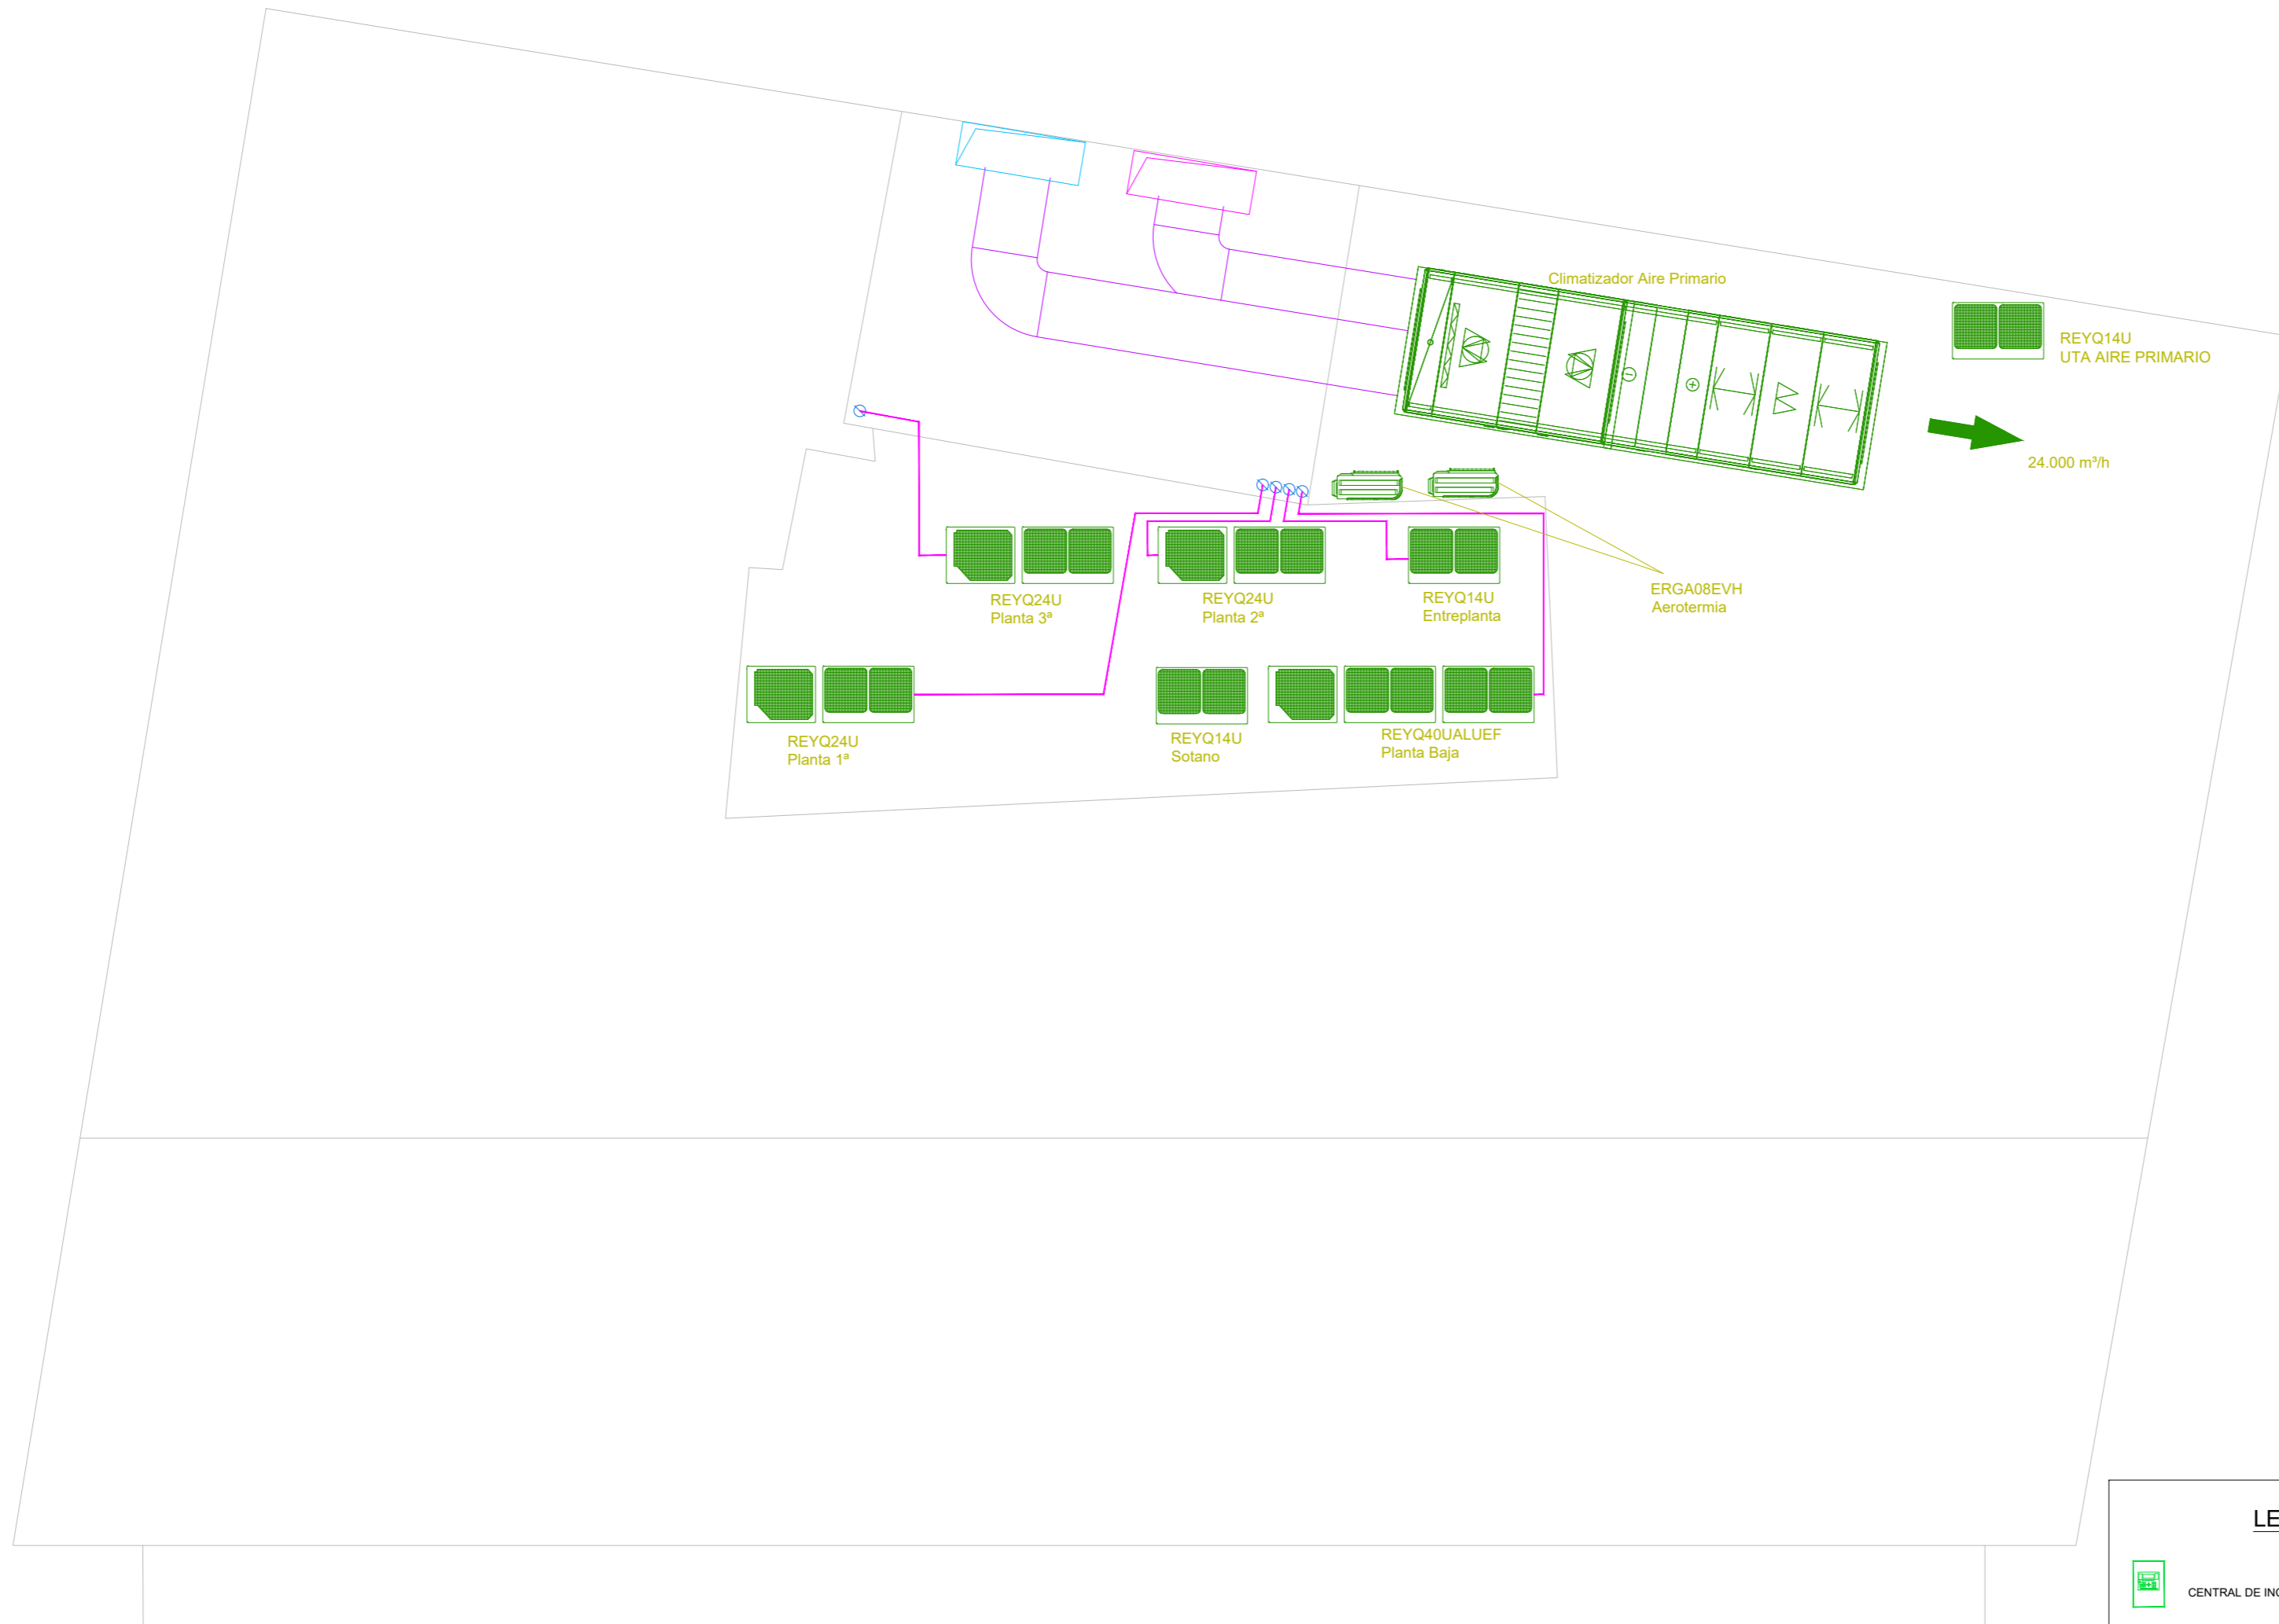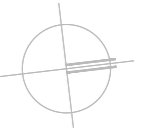

ÁREA NO AFECTADA POR LA INTERVENCIÓN

LEYENDA

- CENTRAL DE INCENDIOS ANALÓGICA
- DETECTOR ÓPTICO TÉRMICO ANALÓGICO
- DETECTOR ÓPTICO ANALÓGICO CON FLASH EN ZÓCALO
- PULSADOR ALGORITMICO DIRECCIONABLE
- SIRENA ALGORITMICA CON AISLADOR
- BIE 25mm
- EXTINTOR PS 21A 113B
- EXTINTOR CO2
- EXTINCIÓN AUTOMÁTICA CON PULSADORES DE DISPARO Y PARADA Y SEÑAL EXTINCIÓN DISPARADA

ARQUITECTO:
 Jesús Rodríguez Calvo
 C.O.A.M.
 19.621

REVISIONES:

Nº	FECHA	INFO
1		
2		
3		
4		
5		
6		

FECHA:
 02/2026

NOMBRE PLANO:
 INSTALACIONES
 ESTADO REFORMADO
 CLIMATIZACIÓN
 ESQUEMAS FRIGORÍFICOS

REVISADO POR:

J.C.
 APROBACION KARDHAM :

J.R.
 APROBACION CLIENTE:

I.C.A.M.

PROJECT:

REESTRUCTURACIÓN PARCIAL
 CON CAMBIO DE USO
 DE EDIFICIO
 PARA CENTRO DE ESTUDIOS
 UNIVERSITARIOS


PROYECTO Nº:
 25 KDH_ICAM

FASE:
 PROYECTO BÁSICO
 Y
 EJECUCIÓN

DIRECCIÓN:



C. Serrano,11
 28001
 MADRID

ESCALA:
 1:75 / A1

visual:

 din-A2

PROPIEDAD:
 ILUSTRE COLEGIO
 DE
 LA ABOGACÍA
 DE
 MADRID

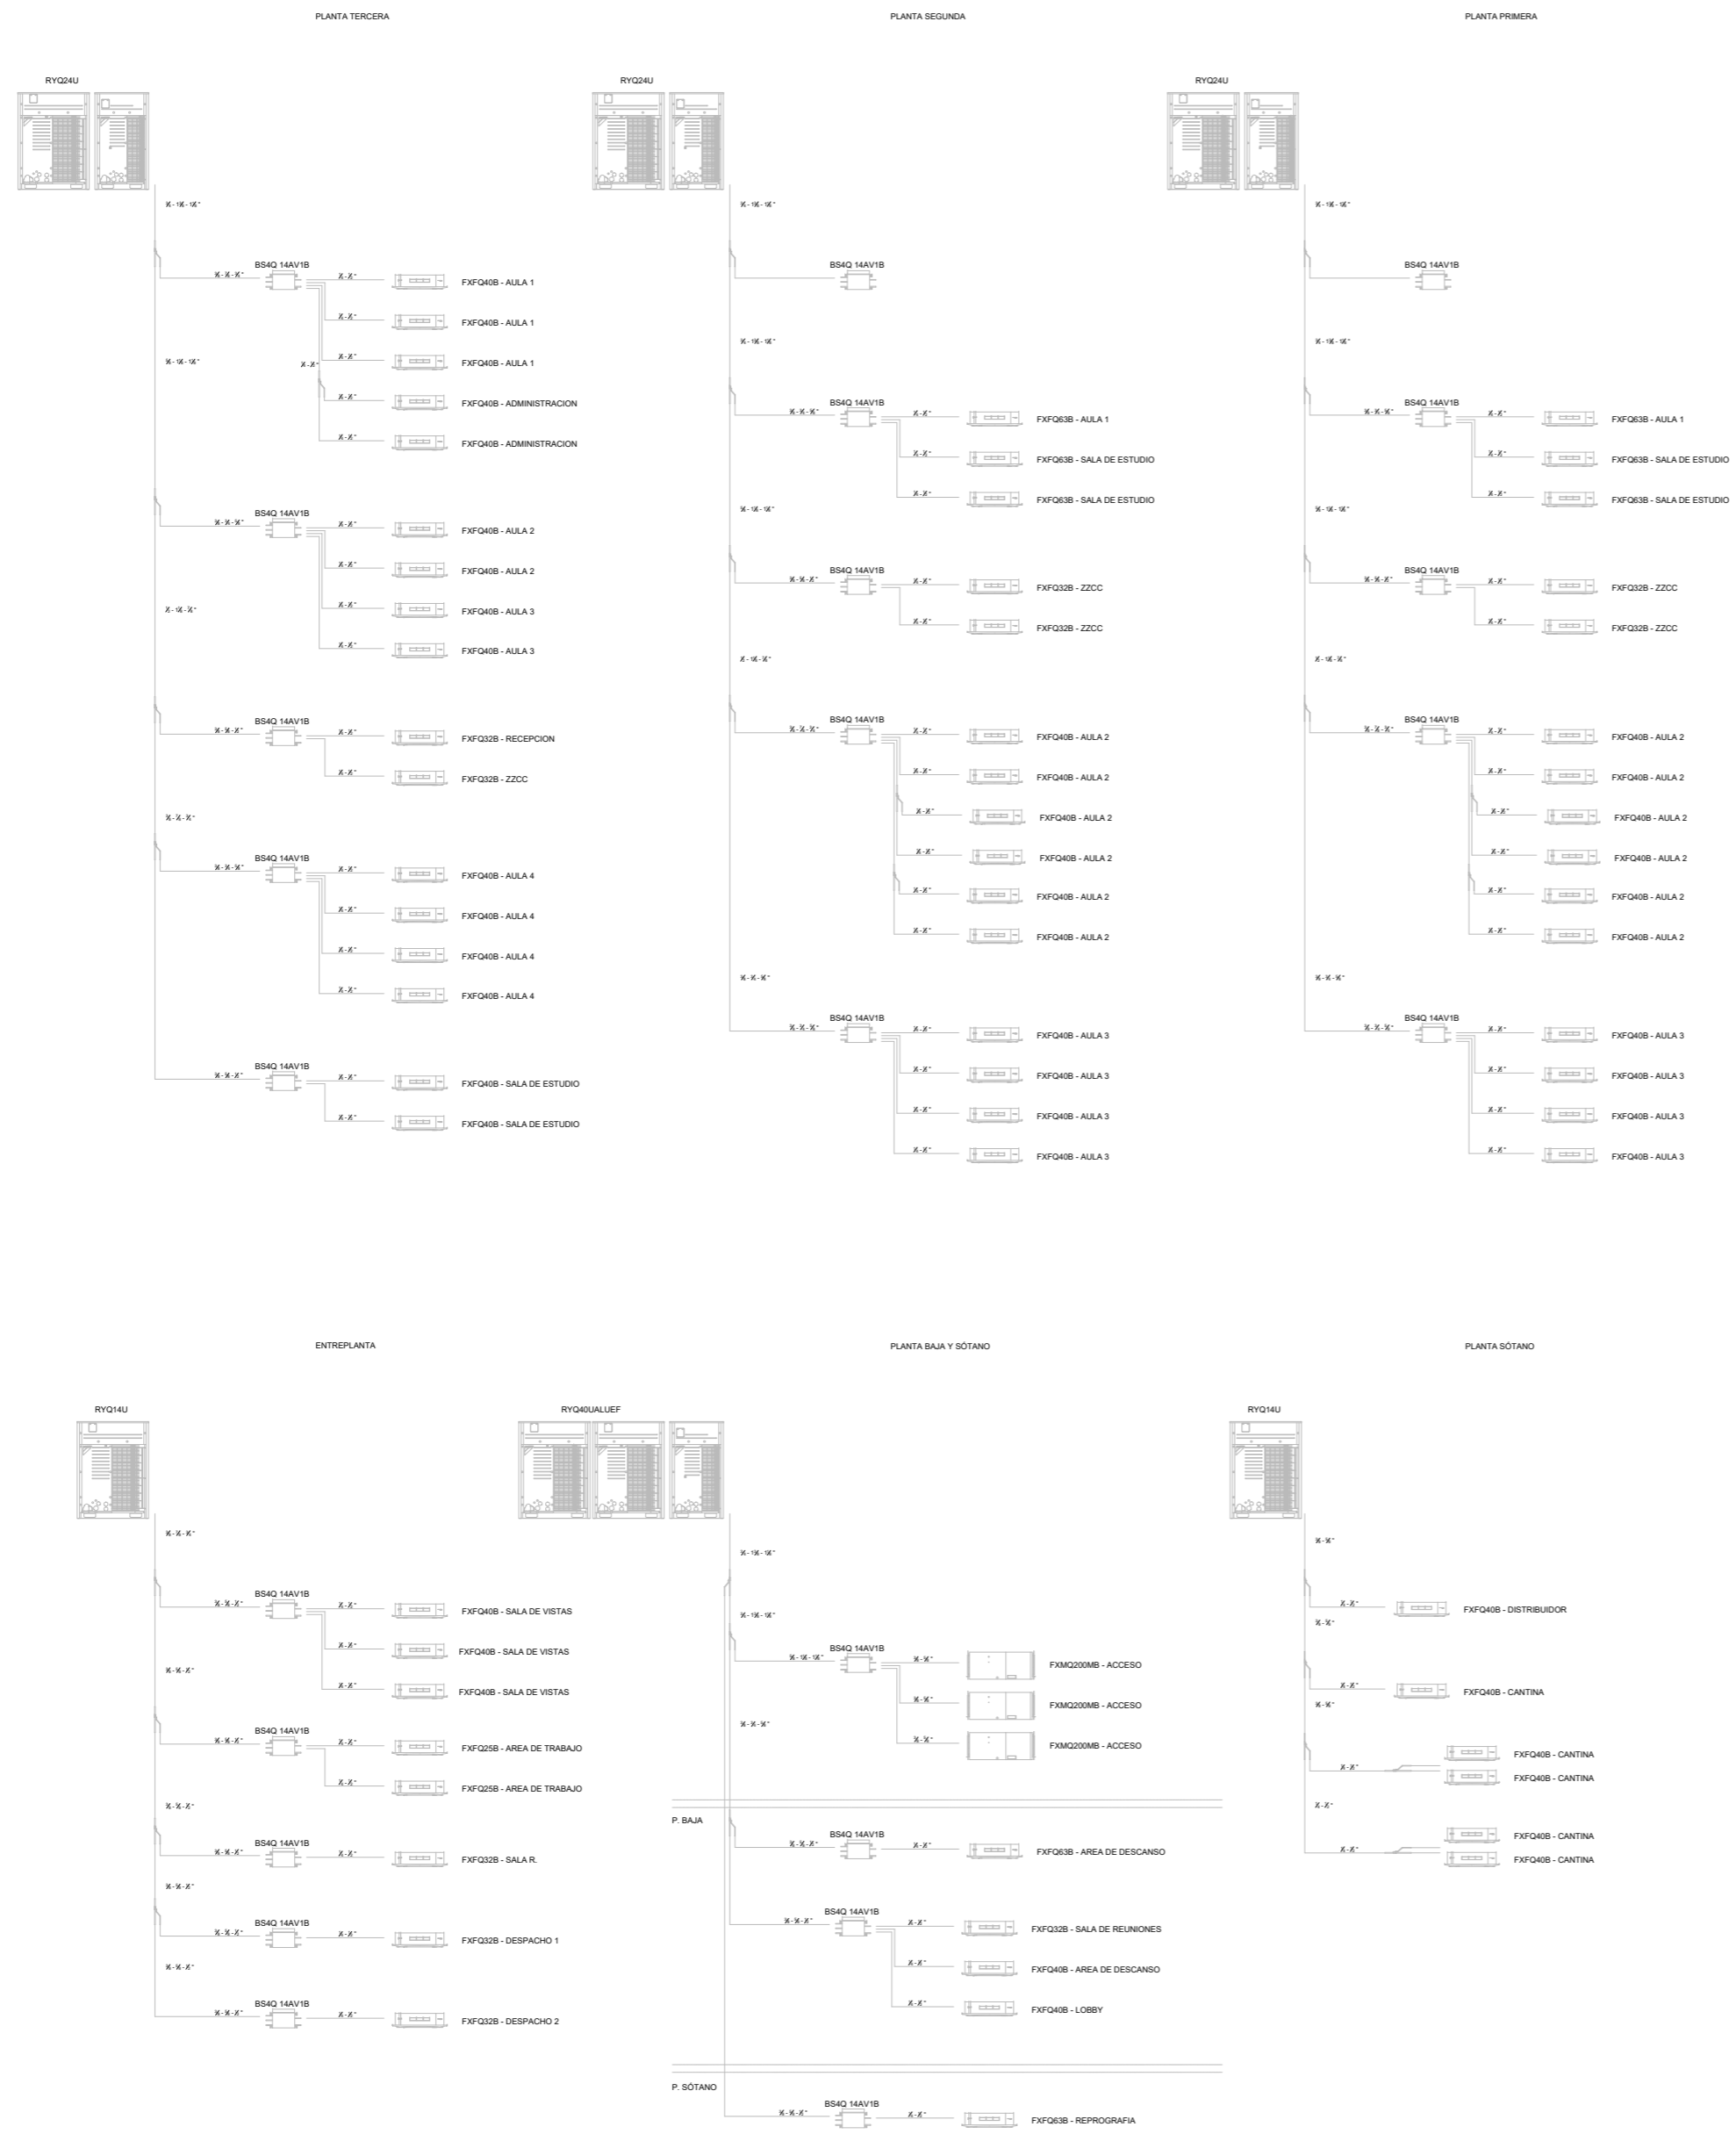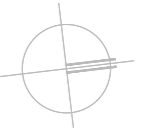NORTE:



ARQUITECTO:

Jesús Rodríguez Calvo
C.O.A.M.
19.621

REVISIONES:

Nº	FECHA	INFO
1		
2		
3		
4		
5		
6		

FECHA: 02/2026

NOMBRE PLANO:
INSTALACIONES
ESTADO REFORMADO
CLIMATIZACIÓN. LÍNEAS FRIG.
PLANTA SÓTANO -I

REVISADO POR:

J.C.
APROBACION KARDHAM:

J.R.
APROBACION CLIENTE:

I.C.A.M.

PROJECT:

REESTRUCTURACIÓN PARCIAL
CON CAMBIO DE USO
DE EDIFICIO
PARA CENTRO DE ESTUDIOS
UNIVERSITARIOS

 
PROYECTO Nº:
25 KDH_ICAM

FASE:
PROYECTO BÁSICO
Y
EJECUCIÓN

DIRECCIÓN:
C. Serrano, 11
28001
MADRID

ESCALA:
1:75 / A1



visual:



PROPIEDAD:

ILUSTRE COLEGIO
DE
LA ABOGACÍA
DE
MADRID

NORTE:

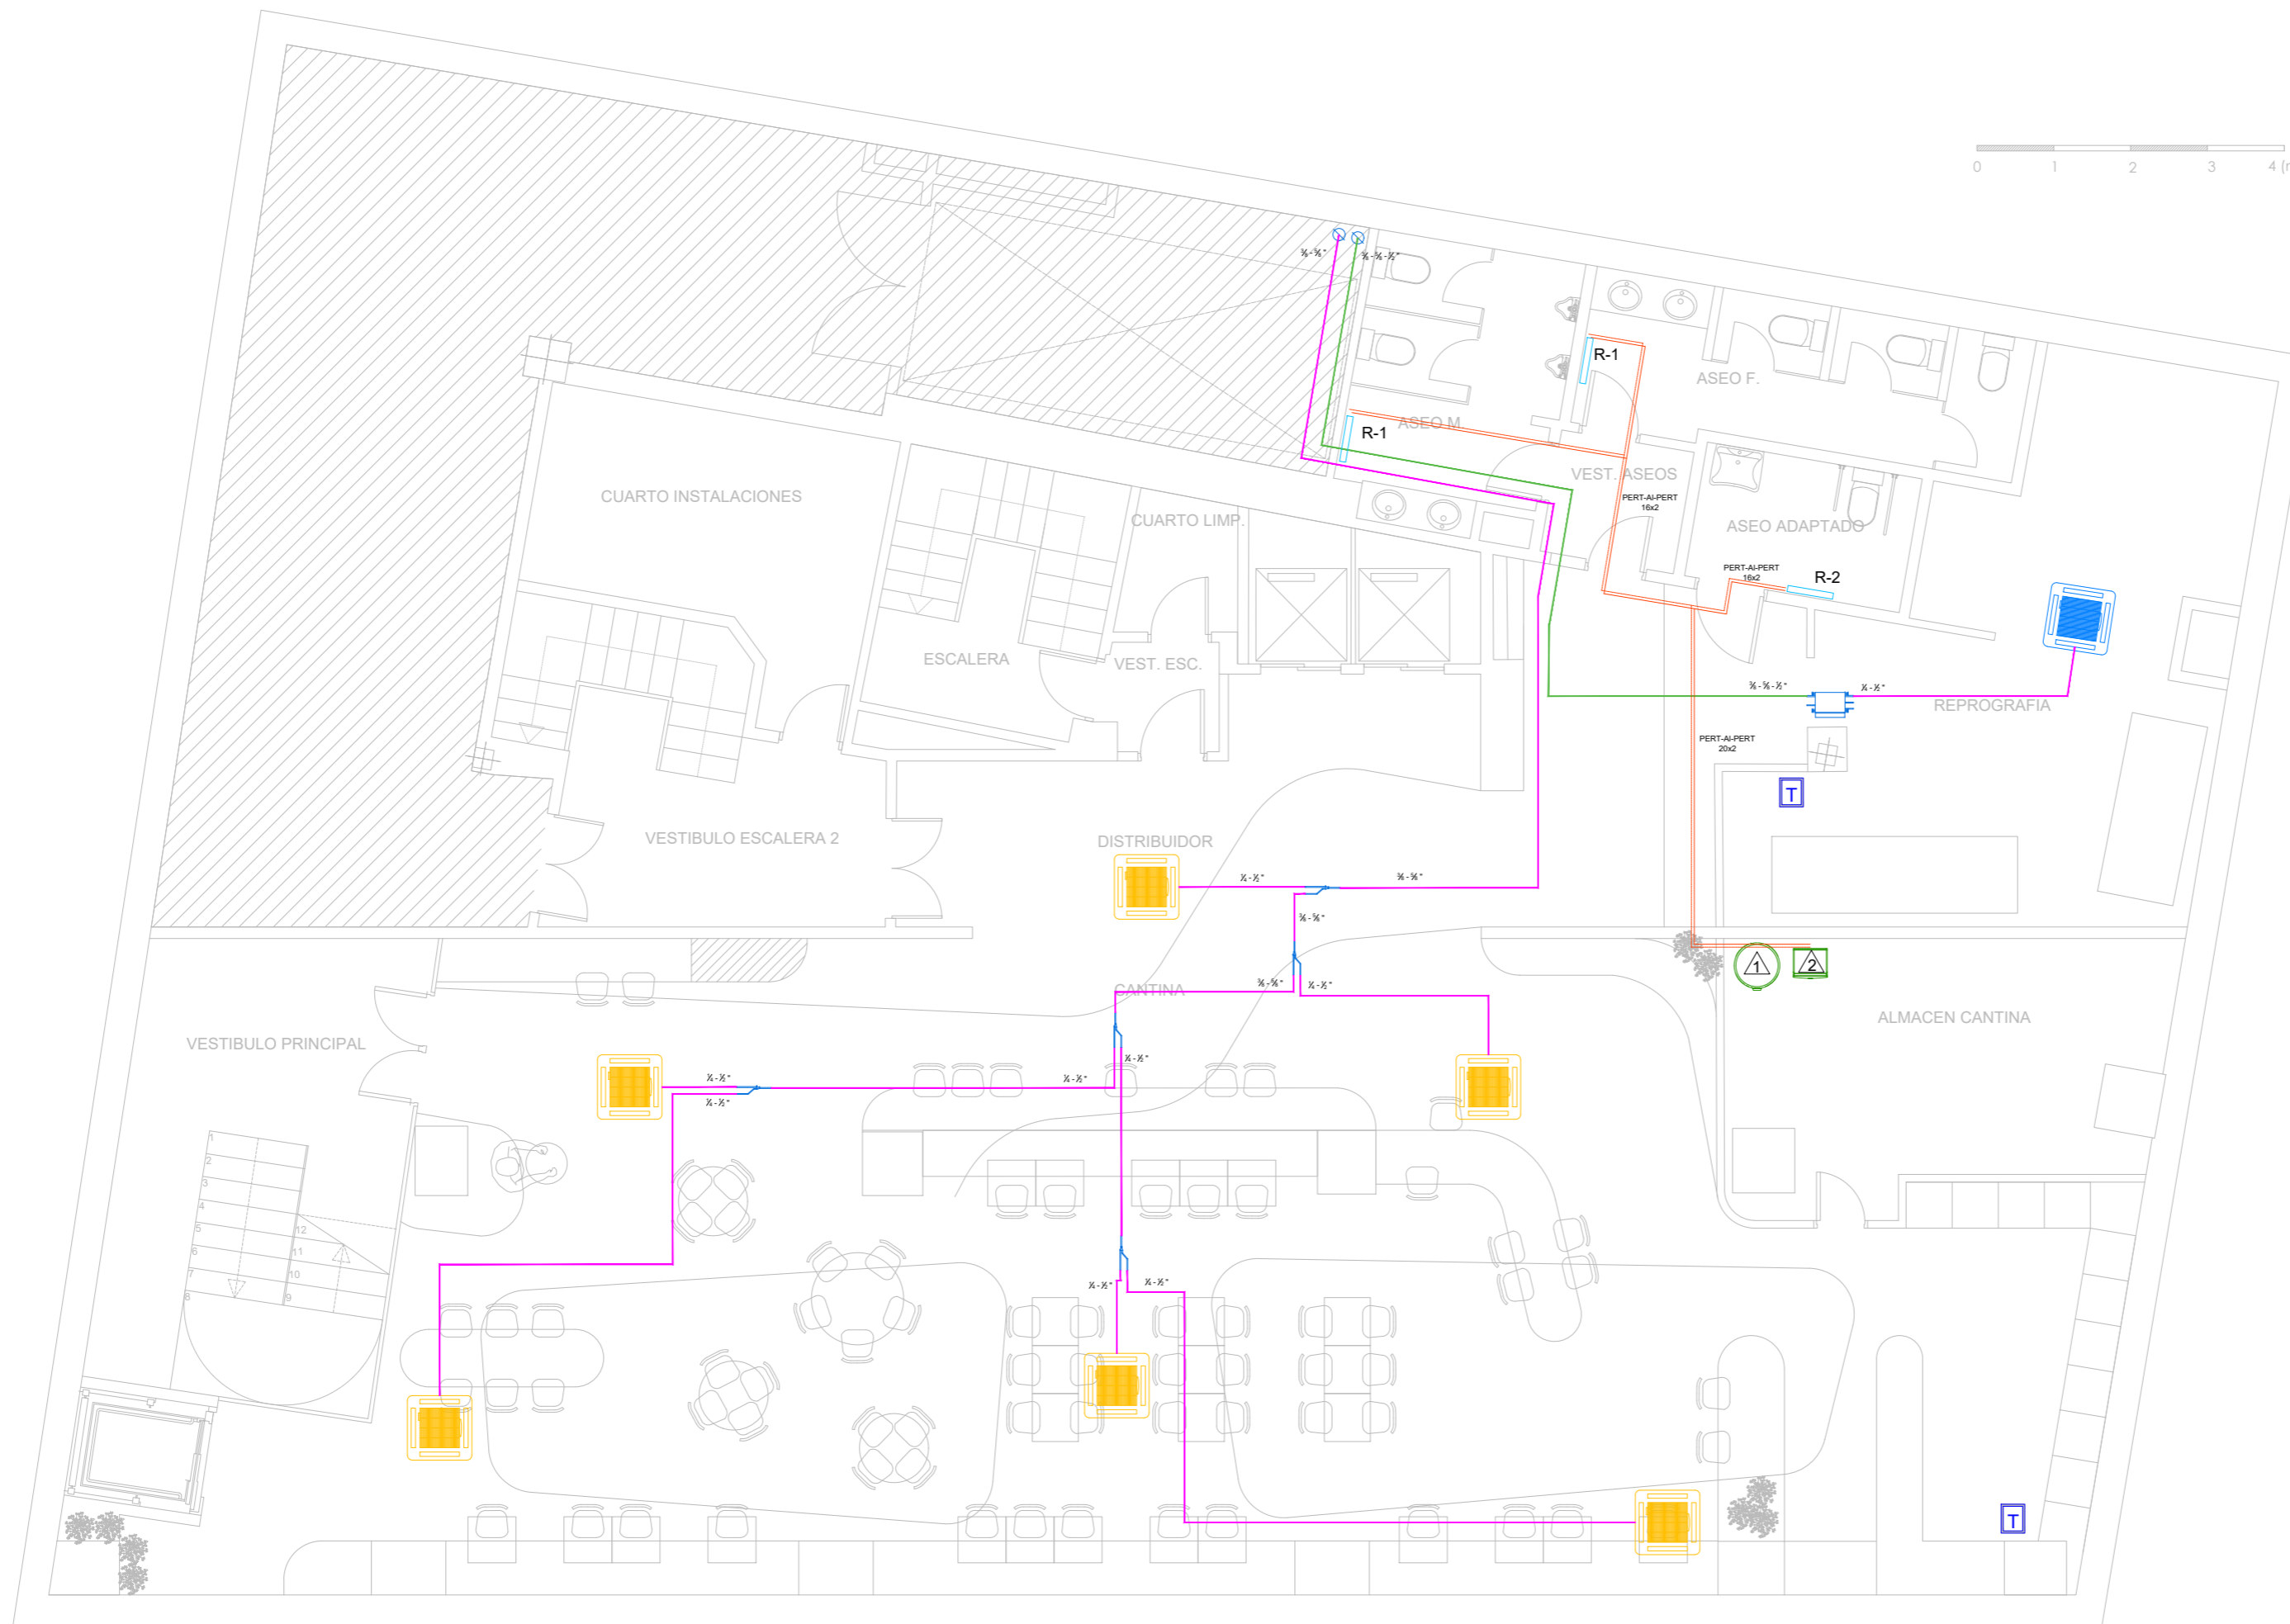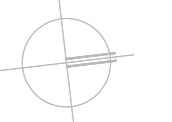

LEYENDA

	UNIDAD TIPO CASSETTE FXFQ63B		UNIDAD TIPO CONDUCTOS A.P. FXMQ200MB		LÍNEA FRIGORÍFICA 3 TUBOS (Liq-Gas-Descarga)
	UNIDAD TIPO CASSETTE FXFQ40B		TERMOSTATO BRC2E52C		LÍNEA FRIGORÍFICA 2 TUBOS (Liq-Gas)
	UNIDAD TIPO CASSETTE FXFQ32B		HYDROKIT EHBX08E6V DEPÓSITO EKHWS200D2V3		CAJA RECUPERACION DE CALOR
	UNIDAD TIPO CASSETTE FXFQ63B		HYDROKIT EHBX08E6V DEPÓSITO EKHWS150D2V3		JUNTA REFNET 2 / 3 TUBOS
			Tubería PERT-Al-PERT calefacción bajo suelo		R-1 Radiador BAXI PAV600S 1500
			Tubería PERT-Al-PERT calefacción bajo suelo		R-2 Radiador BAXI PAV400S 1500

ÁREA NO AFECTADA POR LA INTERVENCIÓN

NOTA: TODAS LAS MEDIDAS DEBERÁN SER VERIFICADAS EN OBRA TANTO PARA PROYECTO COMO EJECUCIÓN - NO MEDIR SOBRE PLANO

ARQUITECTO:

Jesús Rodríguez Calvo
C.O.A.M.
19.621

REVISIONES:

Nº	FECHA	INFO
1		
2		
3		
4		
5		
6		

FECHA:

02/2026

NOMBRE PLANO:

INSTALACIONES
ESTADO REFORMADO
CLIMATIZACIÓN. LÍNEAS FRIG.
PLANTA BAJA

REVISADO POR:

J.C.
APROBACION KARDHAM :

J.R.
APROBACION CLIENTE:

I.C.A.M.

PROJECT:

REESTRUCTURACIÓN PARCIAL
CON CAMBIO DE USO
DE EDIFICIO
PARA CENTRO DE ESTUDIOS
UNIVERSITARIOS

PROYECTO Nº:

25 KDH_ICAM

FASE:

PROYECTO BÁSICO
Y
EJECUCIÓN

 
DIRECCIÓN:

C. Serrano, 11
28001
MADRID

ESCALA:

1:75 / A1



visual:



PROPIEDAD:

ILUSTRE COLEGIO
DE
LA ABOGACÍA
DE
MADRID

NORTE:

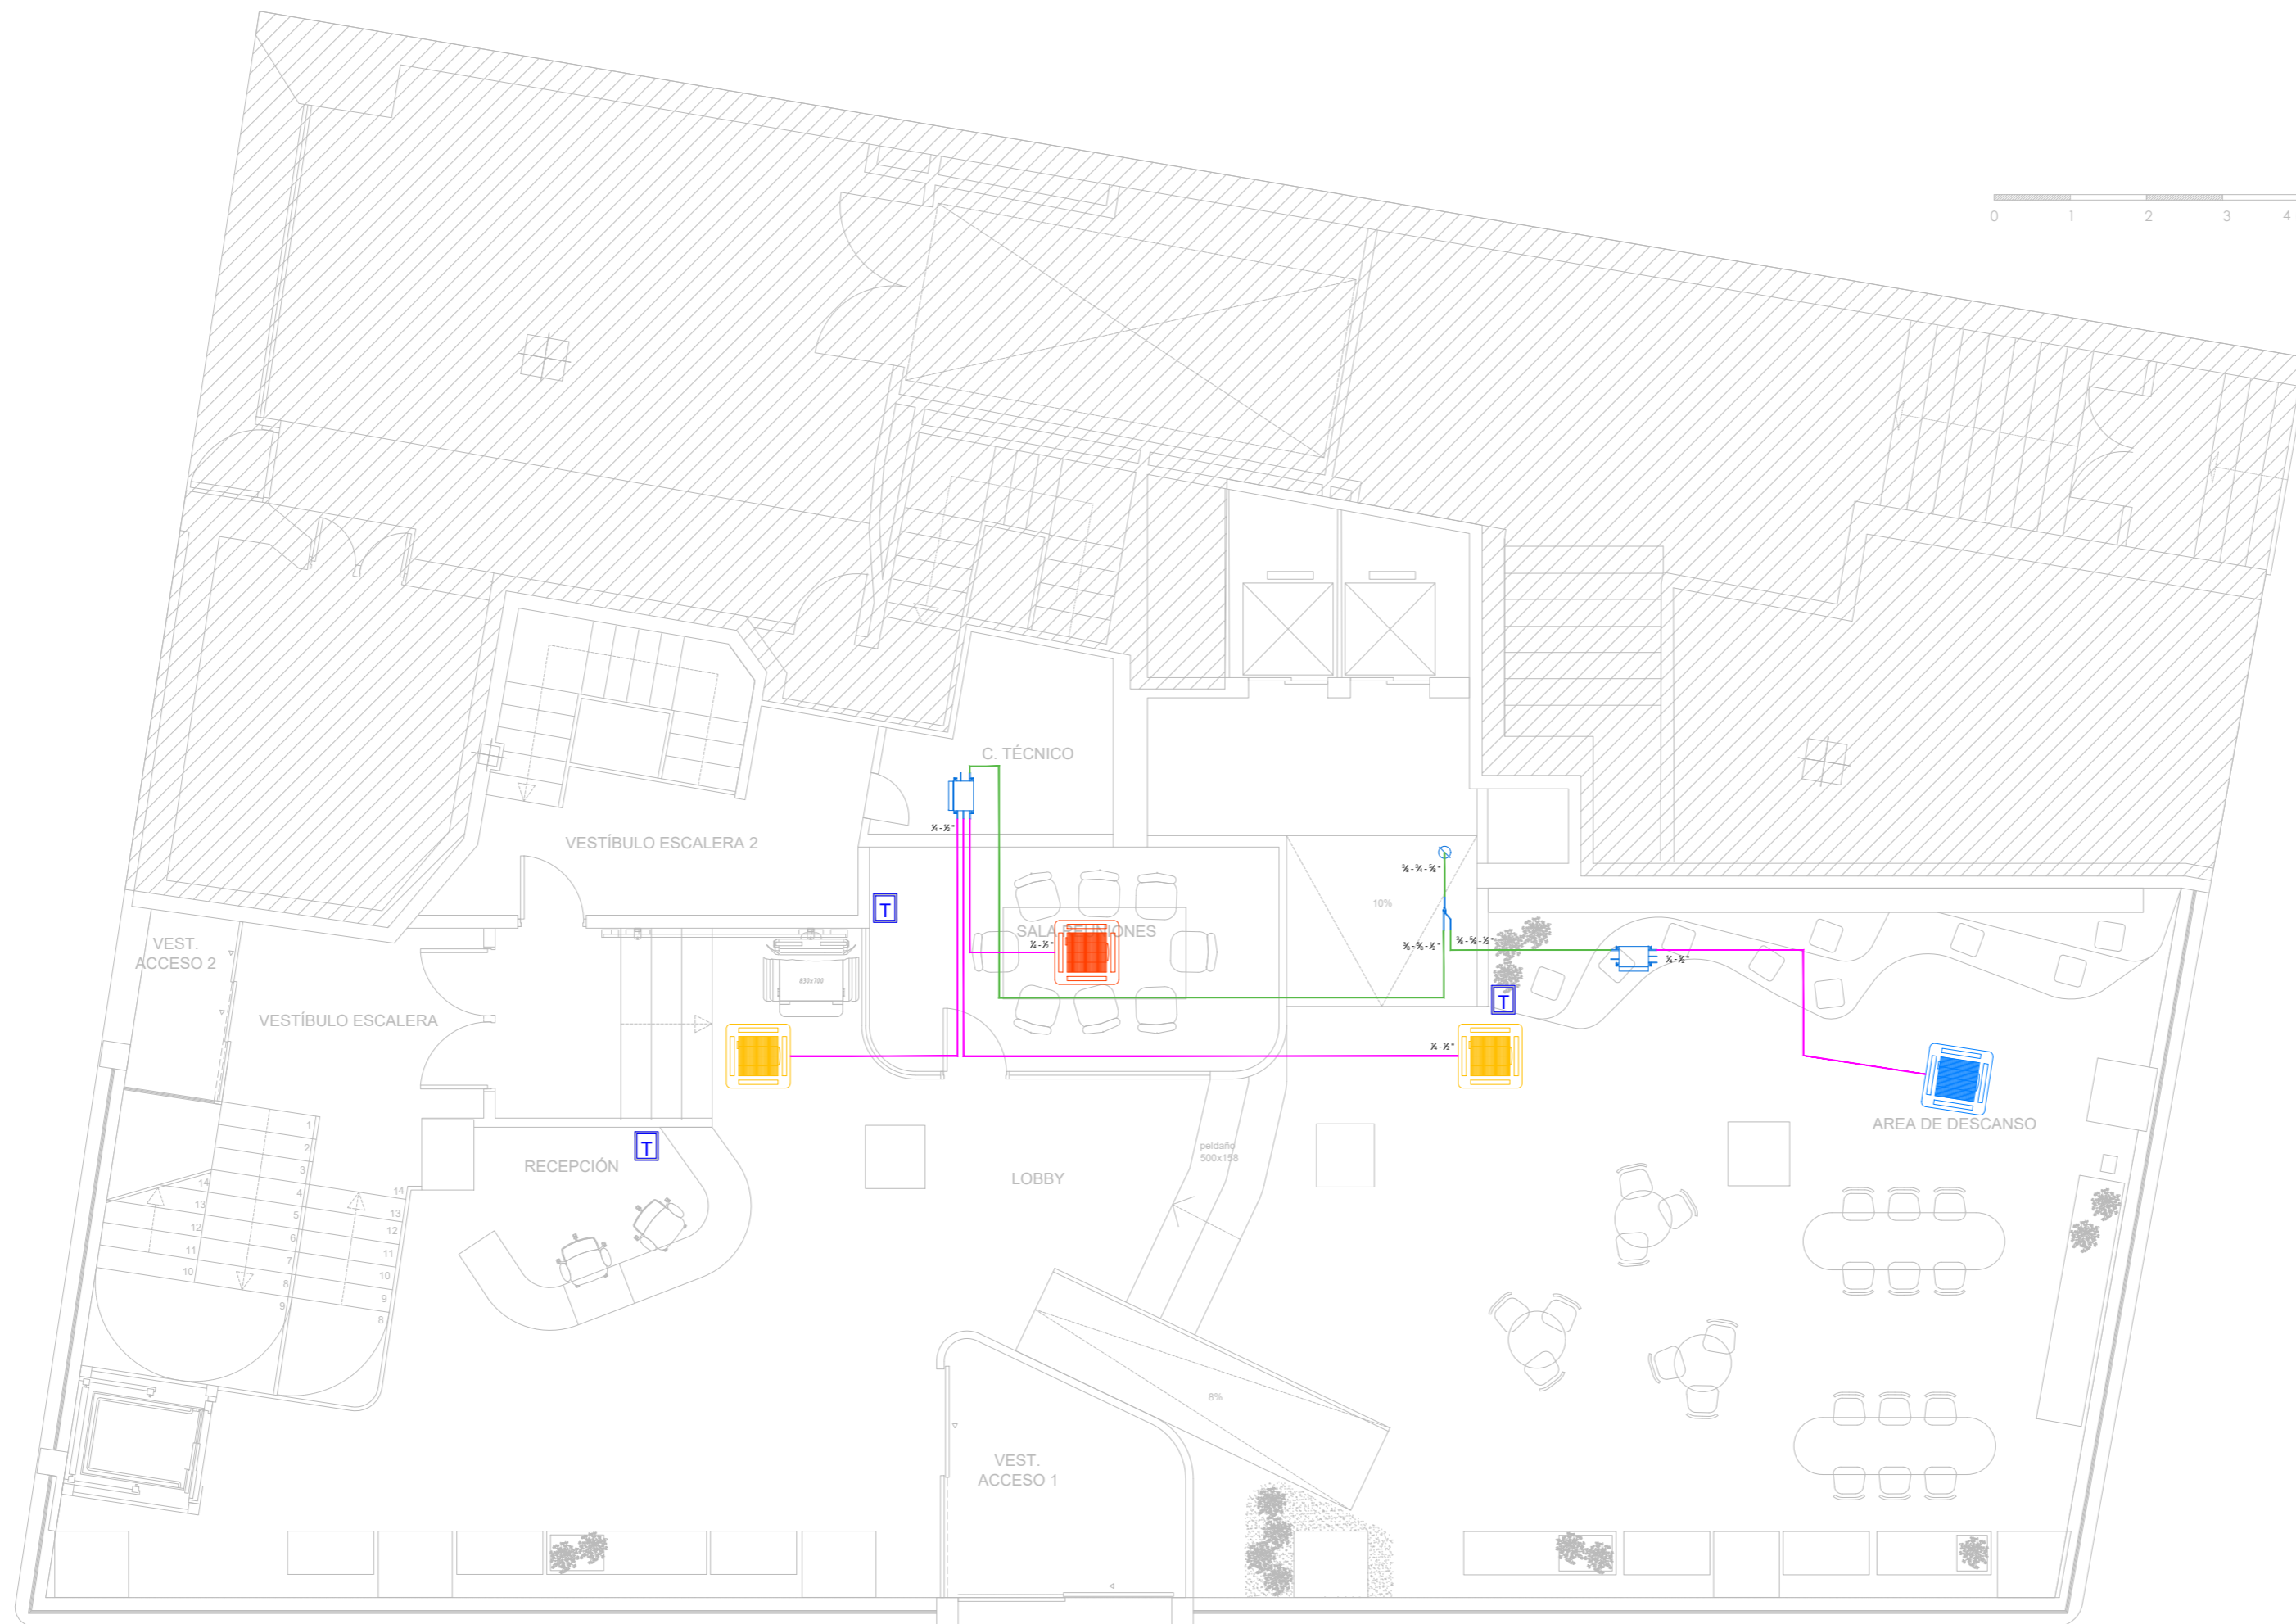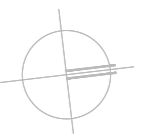

LEYENDA

	UNIDAD TIPO CASSETTE FXFQ63B		UNIDAD TIPO CONDUCTOS A.P. FXMQ200MB		LÍNEA FRIGORÍFICA 3 TUBOS (Liq-Gas-Descarga)
	UNIDAD TIPO CASSETTE FXFQ40B		TERMOSTATO BRC2E52C		LÍNEA FRIGORÍFICA 2 TUBOS (Liq-Gas)
	UNIDAD TIPO CASSETTE FXFQ32B		HYDROKIT EHBX08E6V DEPÓSITO EKHWS200D2V3		CAJA RECUPERACION DE CALOR
	UNIDAD TIPO CASSETTE FXFQ63B		HYDROKIT EHBX08E6V DEPÓSITO EKHWS150D2V3		JUNTA REFNET 2 / 3 TUBOS
					Tubería PERT-Al-PERT calefacción bajo suelo
					R-1 Radiador BAXI PAV600S 1500
					R-2 Radiador BAXI PAV400S 1500

ÁREA NO AFECTADA POR LA INTERVENCIÓN

NOTA: TODAS LAS MEDIDAS DEBERÁN SER VERIFICADAS EN OBRA TANTO PARA PROYECTO COMO EJECUCIÓN - NO MEDIR SOBRE PLANO

ARQUITECTO:

Jesús Rodríguez Calvo
C.O.A.M.
19.621

REVISIONES:

Nº	FECHA	INFO
1		
2		
3		
4		
5		
6		

FECHA: 02/2026

NOMBRE PLANO:
INSTALACIONES
ESTADO REFORMADO
CLIMATIZACIÓN. LÍNEAS FRIG.
ENTREPLANTA

REVISADO POR:

J.C.
APROBACION KARDHAM:

J.R.
APROBACION CLIENTE:

I.C.A.M.

PROJECT:
REESTRUCTURACIÓN PARCIAL
CON CAMBIO DE USO
DE EDIFICIO
PARA CENTRO DE ESTUDIOS
UNIVERSITARIOS

PROYECTO Nº:
25 KDH_ICAM


FASE:
PROYECTO BÁSICO
Y
EJECUCIÓN


DIRECCIÓN:
C. Serrano, 11
28001
MADRID





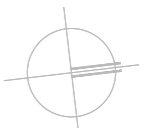


 


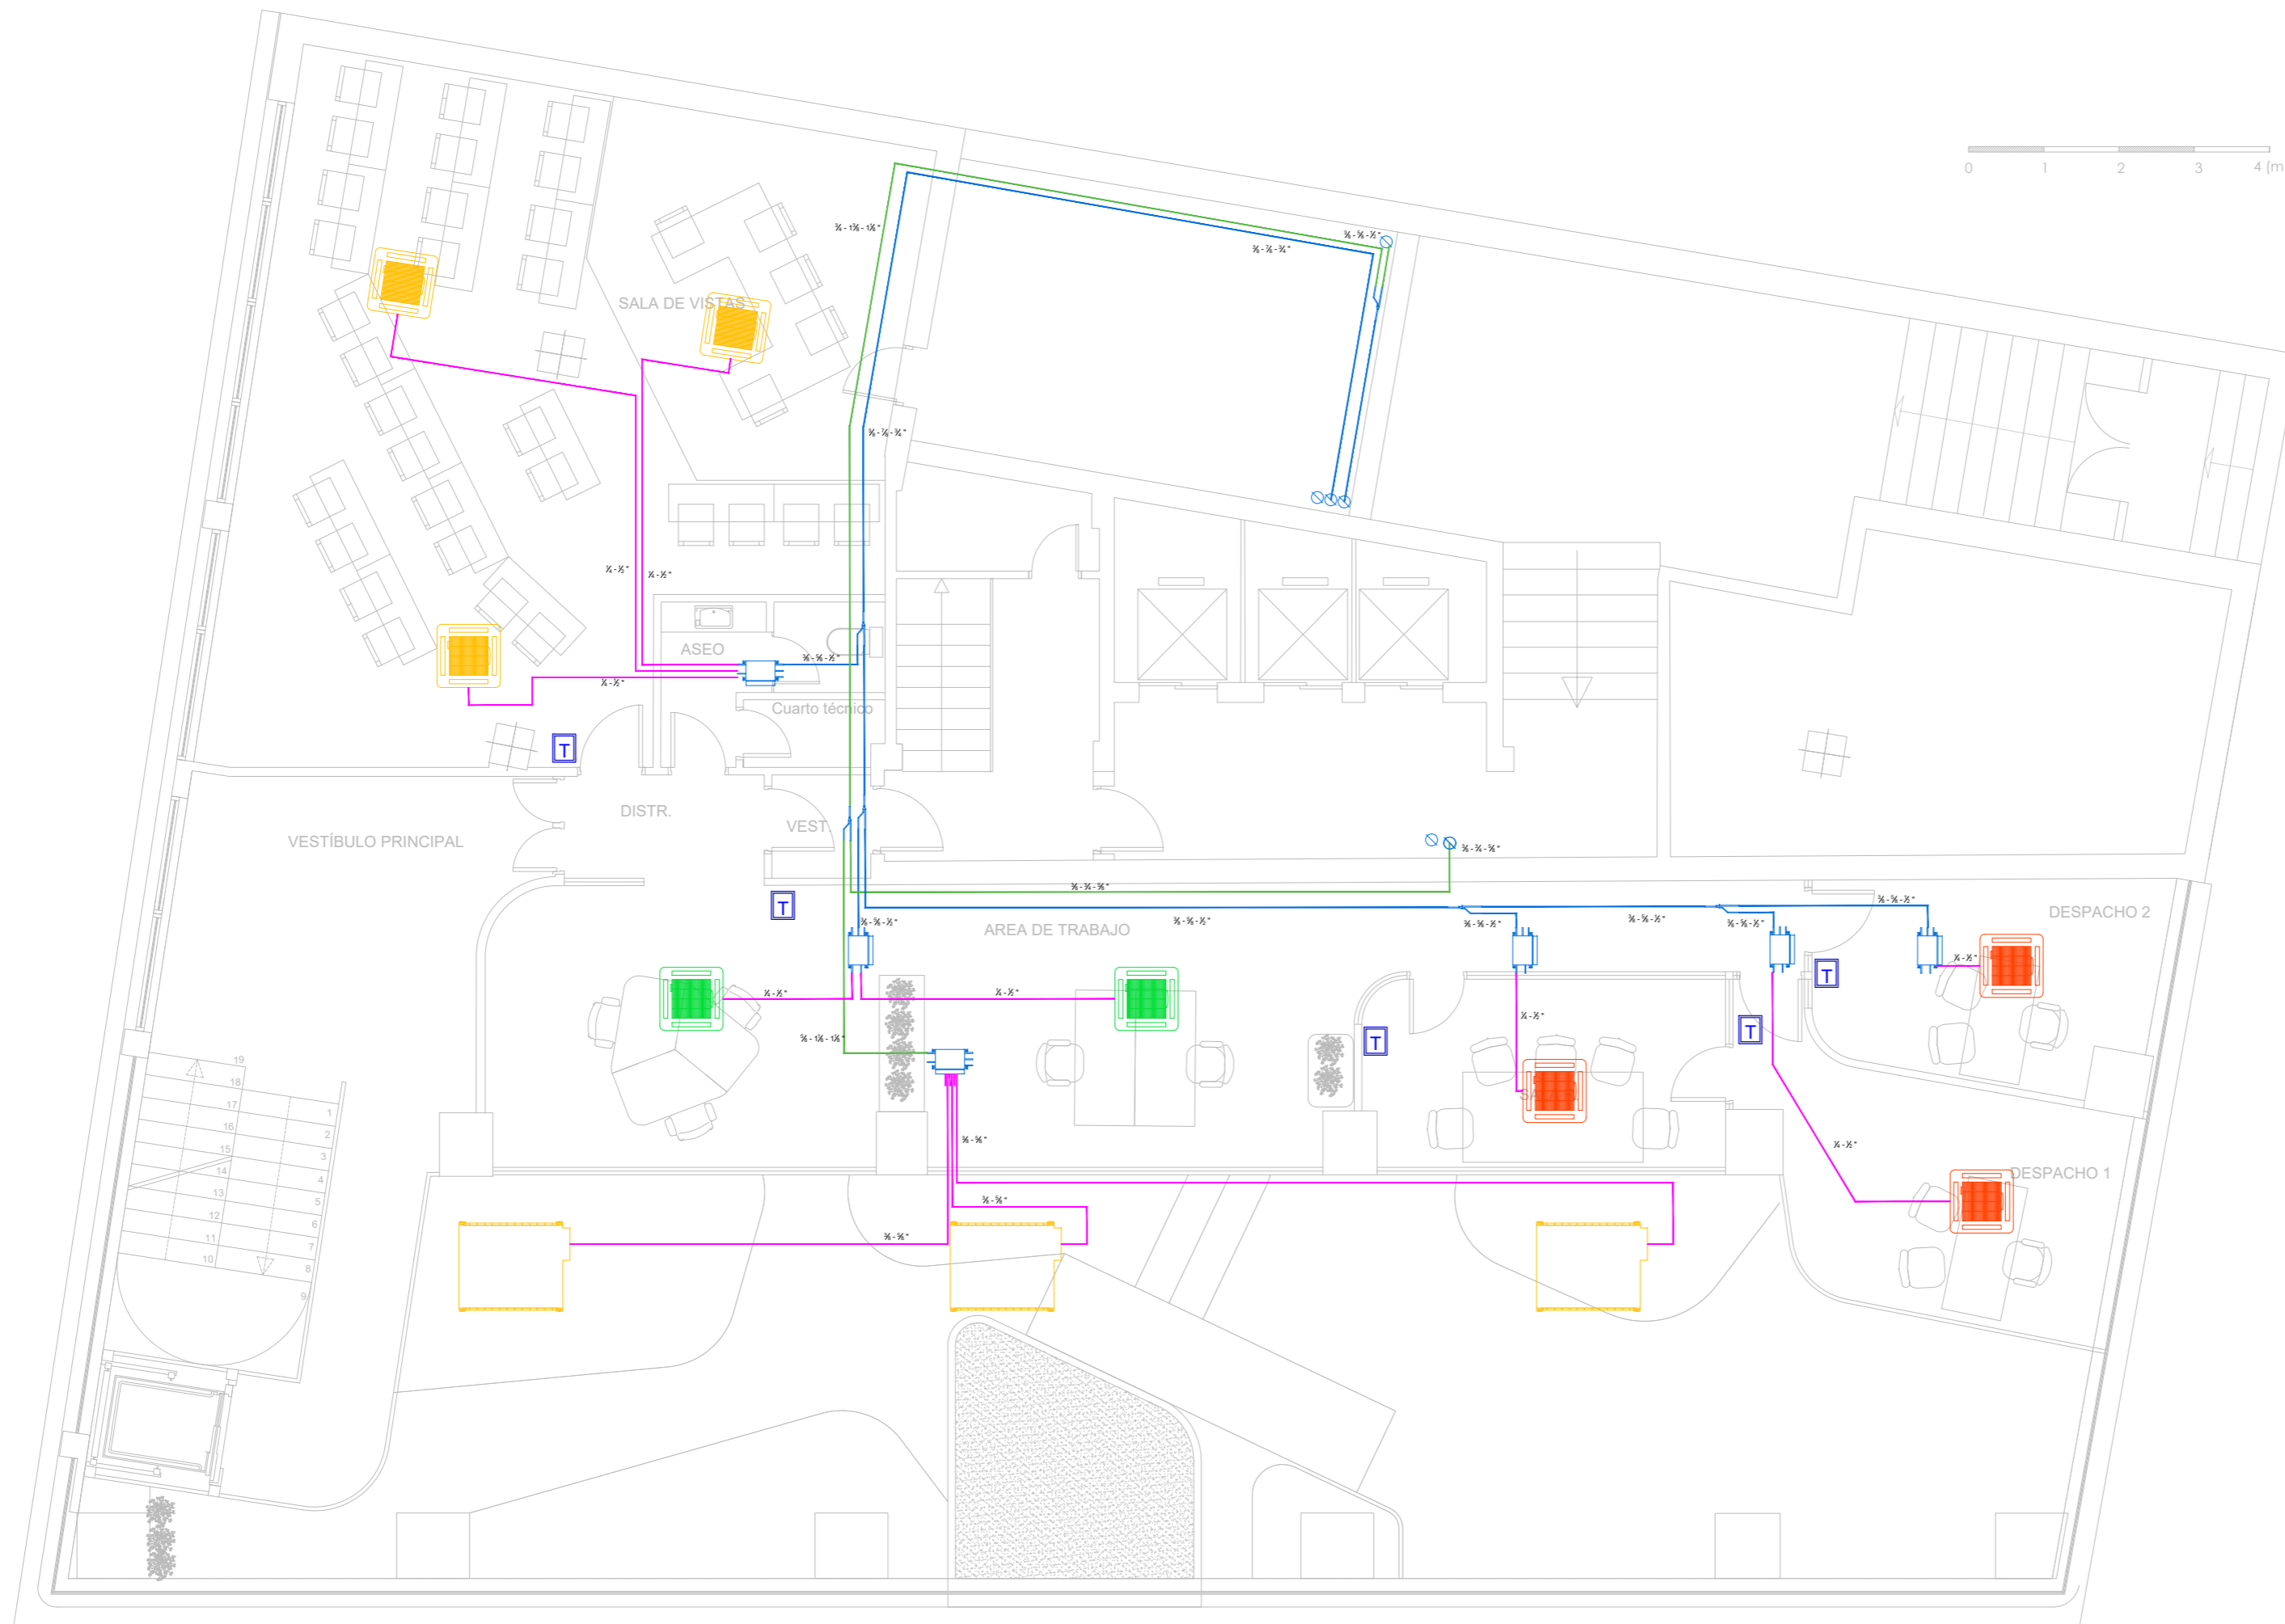




ESCALA:
1:75 / A1

visual:
0 1 2 3 4
din-A2

PROPIEDAD:
ILUSTRE COLEGIO
DE
LA ABOGACÍA
DE
MADRID

 NORTE:




LEYENDA			
	UNIDAD TIPO CASSETTE FXFQ63B		LÍNEA FRIGORÍFICA 3 TUBOS (Liq-Gas-Descarga)
	UNIDAD TIPO CASSETTE FXFQ40B		LÍNEA FRIGORÍFICA 2 TUBOS (Liq-Gas)
	UNIDAD TIPO CASSETTE FXFQ32B		TERMOSTATO BRC2E52C
	UNIDAD TIPO CASSETTE FXFQ63B		HYDROKIT EHBX08E6V DEPÓSITO EKHWS200D2V3
			HYDROKIT EHBX08E6V DEPÓSITO EKHWS150D2V3
			CAJA RECUPERACION DE CALOR
			JUNTA REFNET 2 / 3 TUBOS
			Tubería PERT-Al-PERT calefacción bajo suelo
			R-1 Radiador BAXI PAV600S 1500
			R-2 Radiador BAXI PAV400S 1500
			ÁREA NO AFECTADA POR LA INTERVENCIÓN

ARQUITECTO:

Jesús Rodríguez Calvo
C.O.A.M.
19.621

REVISIONES:

Nº	FECHA	INFO
1		
2		
3		
4		
5		
6		

FECHA: 02/2026

NOMBRE PLANO:
INSTALACIONES
ESTADO REFORMADO
CLIMATIZACIÓN. LÍNEAS FRIG.
PLANTA PRIMERA

REVISADO POR:

J.C.
APROBACION KARDHAM:

J.R.
APROBACION CLIENTE:

I.C.A.M.

PROJECT:

REESTRUCTURACIÓN PARCIAL
CON CAMBIO DE USO
DE EDIFICIO
PARA CENTRO DE ESTUDIOS
UNIVERSITARIOS

PROYECTO Nº:
25 KDH_ICAM

 
FASE:
PROYECTO BÁSICO
Y
EJECUCIÓN

DIRECCIÓN:

C. Serrano, 11
28001
MADRID

ESCALA:
1:75 / A1

visual:



PROPIEDAD:

ILUSTRE COLEGIO
DE
LA ABOGACÍA
DE
MADRID

NORTE:



LEYENDA

- | | | | | | |
|--|---------------------------------|--|---------------------------------------------|--|----------------------------------------------|
| | UNIDAD TIPO CASSETTE
FXFQ63B | | UNIDAD TIPO CONDUCTOS A.P.
FXMQ200MB | | LÍNEA FRIGORÍFICA 3 TUBOS (Liq-Gas-Descarga) |
| | UNIDAD TIPO CASSETTE
FXFQ40B | | TERMOSTATO BRC2E52C | | LÍNEA FRIGORÍFICA 2 TUBOS (Liq-Gas) |
| | UNIDAD TIPO CASSETTE
FXFQ32B | | HYDROKIT EHBX08E6V
DEPÓSITO EKHWS200D2V3 | | CAJA RECUPERACION DE CALOR |
| | UNIDAD TIPO CASSETTE
FXFQ63B | | HYDROKIT EHBX08E6V
DEPÓSITO EKHWS150D2V3 | | JUNTA REFNET 2 / 3 TUBOS |
| | | | | | Tubería PERT-AL-PERT calefacción bajo suelo |
| | | | | | R-1 Radiador BAXI PAV600S 1500 |
| | | | | | R-2 Radiador BAXI PAV400S 1500 |

ÁREA NO AFECTADA POR LA INTERVENCIÓN

NOTA: TODAS LAS MEDIDAS DEBERÁN SER VERIFICADAS EN OBRA TANTO PARA PROYECTO COMO EJECUCIÓN - NO MEDIR SOBRE PLANO

ARQUITECTO:

Jesús Rodríguez Calvo
C.O.A.M.
19.621

REVISIONES:

Nº	FECHA	INFO
1		
2		
3		
4		
5		
6		

FECHA: 02/2026

NOMBRE PLANO:
INSTALACIONES
ESTADO REFORMADO
CLIMATIZACIÓN. LÍNEAS FRIG.
PLANTA SEGUNDA

REVISADO POR:

J.C.
APROBACION KARDHAM:

J.R.
APROBACION CLIENTE:

I.C.A.M.

PROJECT:

REESTRUCTURACIÓN PARCIAL
CON CAMBIO DE USO
DE EDIFICIO
PARA CENTRO DE ESTUDIOS
UNIVERSITARIOS

PROYECTO Nº:
25 KDH_ICAM

 
FASE:
PROYECTO BÁSICO
Y
EJECUCIÓN

DIRECCIÓN:

C. Serrano, 11
28001
MADRID

ESCALA:
1:75 / A1


visual:



PROPIEDAD:

ILUSTRE COLEGIO
DE
LA ABOGACÍA
DE
MADRID

NORTE:

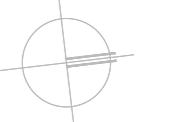

LEYENDA

	UNIDAD TIPO CASSETTE FXFQ63B		UNIDAD TIPO CONDUCTOS A.P. FXMQ200MB		LÍNEA FRIGORÍFICA 3 TUBOS (Liq-Gas-Descarga)
	UNIDAD TIPO CASSETTE FXFQ40B		TERMOSTATO BRC2E52C		LÍNEA FRIGORÍFICA 2 TUBOS (Liq-Gas)
	UNIDAD TIPO CASSETTE FXFQ32B		HYDROKIT EHBX08E6V DEPÓSITO EKHWS200D2V3		CAJA RECUPERACION DE CALOR
	UNIDAD TIPO CASSETTE FXFQ63B		HYDROKIT EHBX08E6V DEPÓSITO EKHWS150D2V3		JUNTA REFNET 2 / 3 TUBOS
					Tubería PERT-AL-PERT calefacción bajo suelo
					R-1 Radiador BAXI PAV600S 1500
					R-2 Radiador BAXI PAV400S 1500

ÁREA NO AFECTADA POR LA INTERVENCIÓN

NOTA: TODAS LAS MEDIDAS DEBERÁN SER VERIFICADAS EN OBRA TANTO PARA PROYECTO COMO EJECUCIÓN - NO MEDIR SOBRE PLANO

ARQUITECTO:

Jesús Rodríguez Calvo
C.O.A.M.
19.621

REVISIONES:

Nº	FECHA	INFO
1		
2		
3		
4		
5		
6		

FECHA: 02/2026

NOMBRE PLANO:
INSTALACIONES
ESTADO REFORMADO
CLIMATIZACIÓN. LÍNEAS FRIG.
PLANTA TERCERA

REVISADO POR:

J.C.
APROBACION KARDHAM:

J.R.
APROBACION CLIENTE:

I.C.A.M.

PROJECT:
REESTRUCTURACIÓN PARCIAL
CON CAMBIO DE USO
DE EDIFICIO
PARA CENTRO DE ESTUDIOS
UNIVERSITARIOS

PROYECTO Nº:
25 KDH_ICAM


FASE:
PROYECTO BÁSICO
Y
EJECUCIÓN



DIRECCIÓN:
C. Serrano, 11
28001
MADRID

ESCALA:
1:75 / A1

visual:
0 1 2 3 4
din-A2

PROPIEDAD:
ILUSTRE COLEGIO
DE
LA ABOGACÍA
DE
MADRID

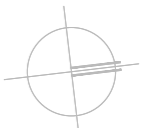NORTE:

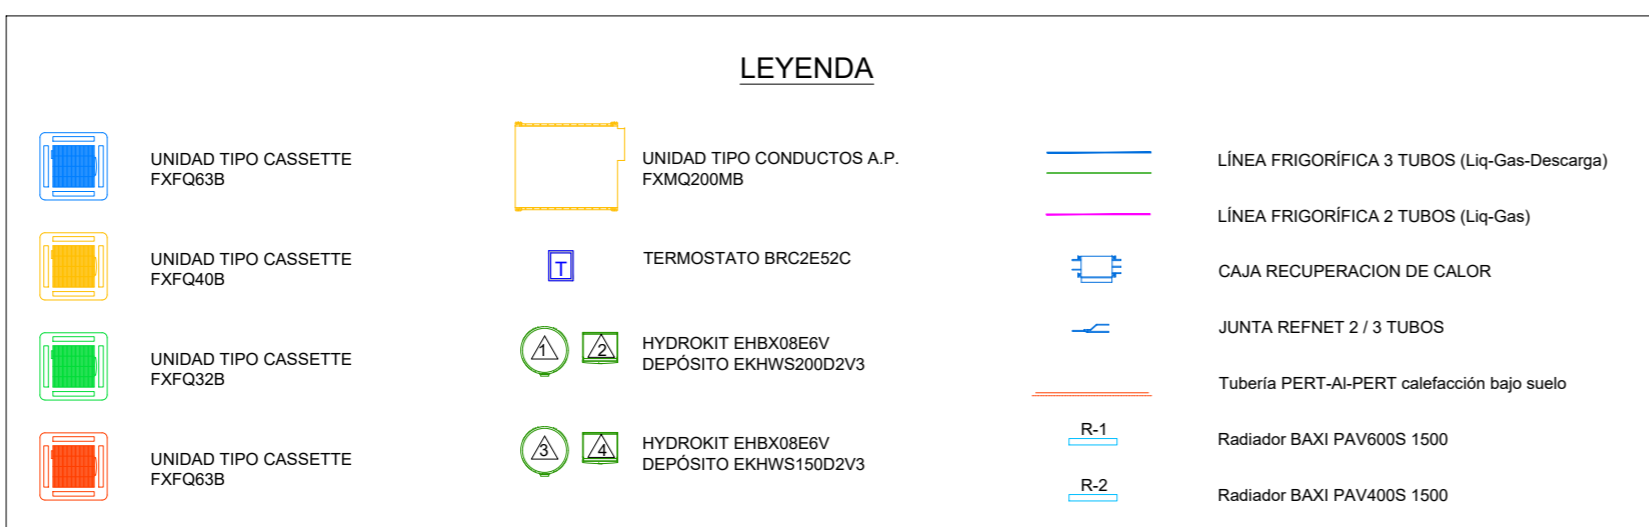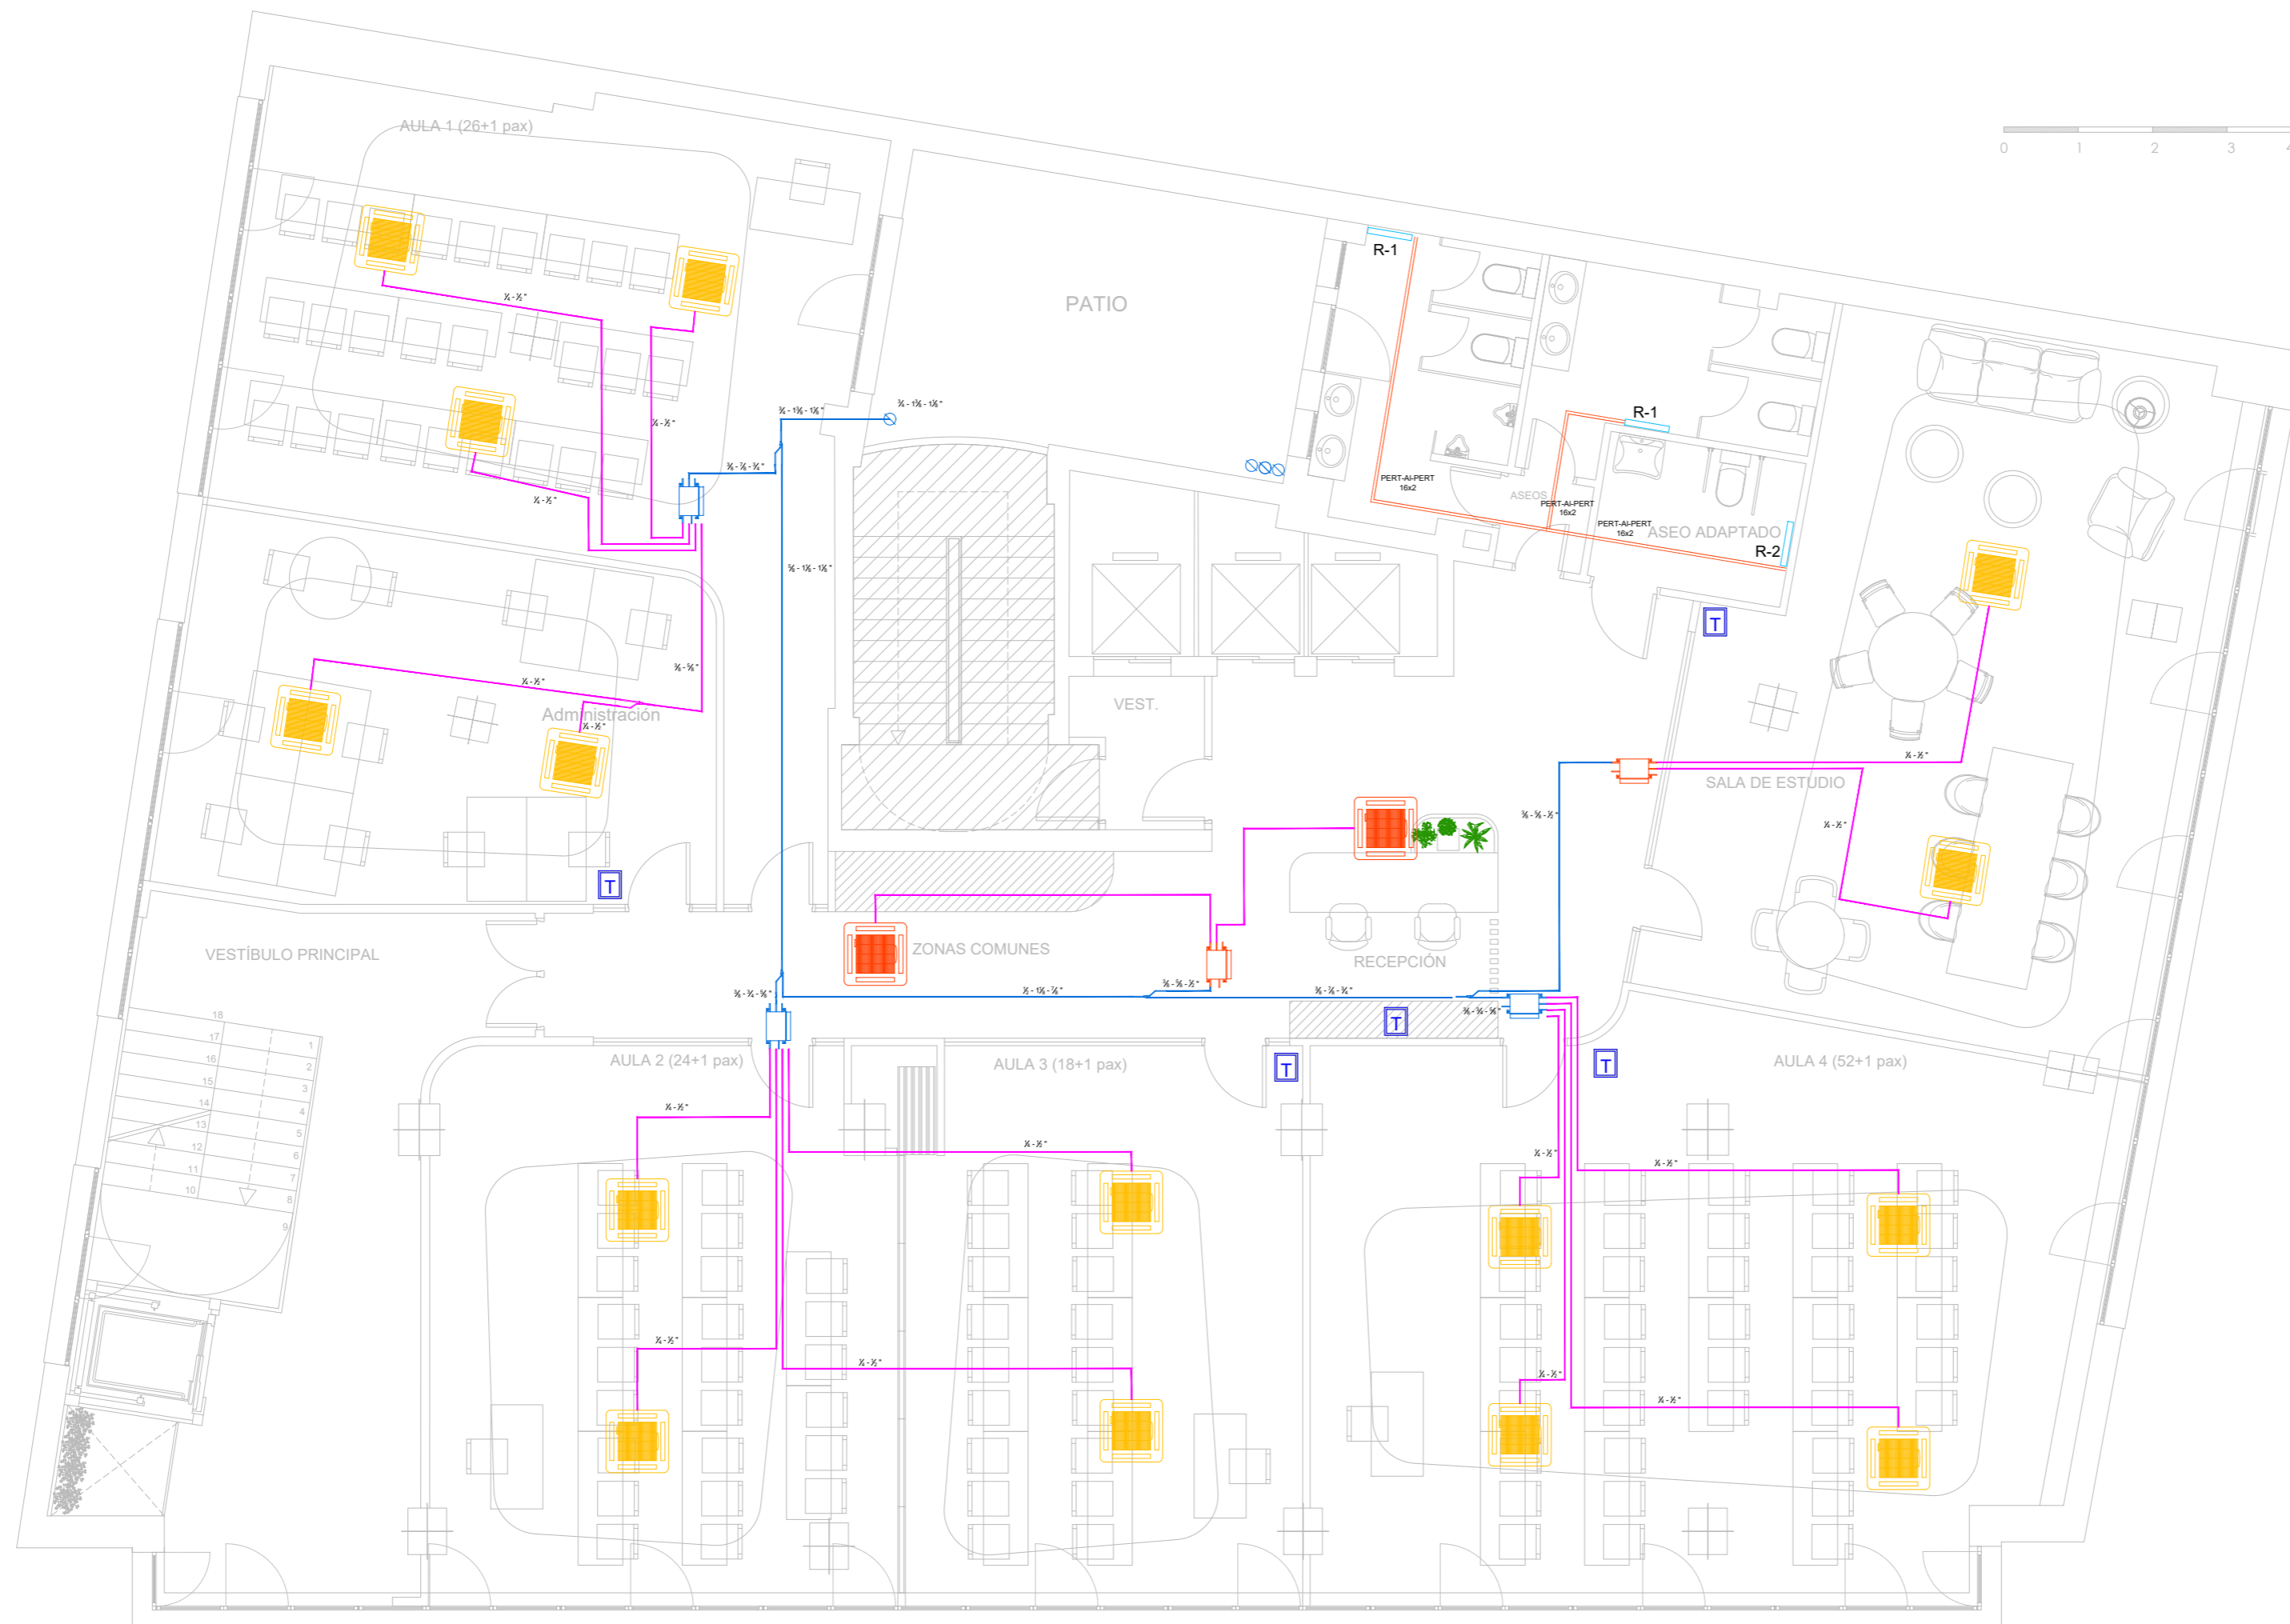


 ÁREA NO AFECTADA POR LA INTERVENCIÓN

NOTA: TODAS LAS MEDIDAS DEBERÁN SER VERIFICADAS EN OBRA TANTO PARA PROYECTO COMO EJECUCIÓN - NO MEDIR SOBRE PLANO

ARQUITECTO:
 Jesús Rodríguez Calvo
 C.O.A.M.
 19.621

REVISIONES:

Nº	FECHA	INFO
1		
2		
3		
4		
5		
6		

FECHA: 02/2026

NOMBRE PLANO:
 INSTALACIONES
 ESTADO REFORMADO
 CLIMATIZACIÓN. LÍNEAS FRIG.
 PLANTA CUBIERTA

REVISADO POR:

J.C.
 APROBACION KARDHAM:

J.R.
 APROBACION CLIENTE:

I.C.A.M.

PROJECT:

 
REESTRUCTURACIÓN PARCIAL
 CON CAMBIO DE USO
 DE EDIFICIO
 PARA CENTRO DE ESTUDIOS
 UNIVERSITARIOS

PROYECTO Nº:
 25 KDH_ICAM


FASE:
 PROYECTO BÁSICO
 Y
 EJECUCIÓN


DIRECCIÓN:
 C. Serrano,11
 28001
 MADRID

ESCALA:
 1:75 / A1






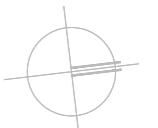

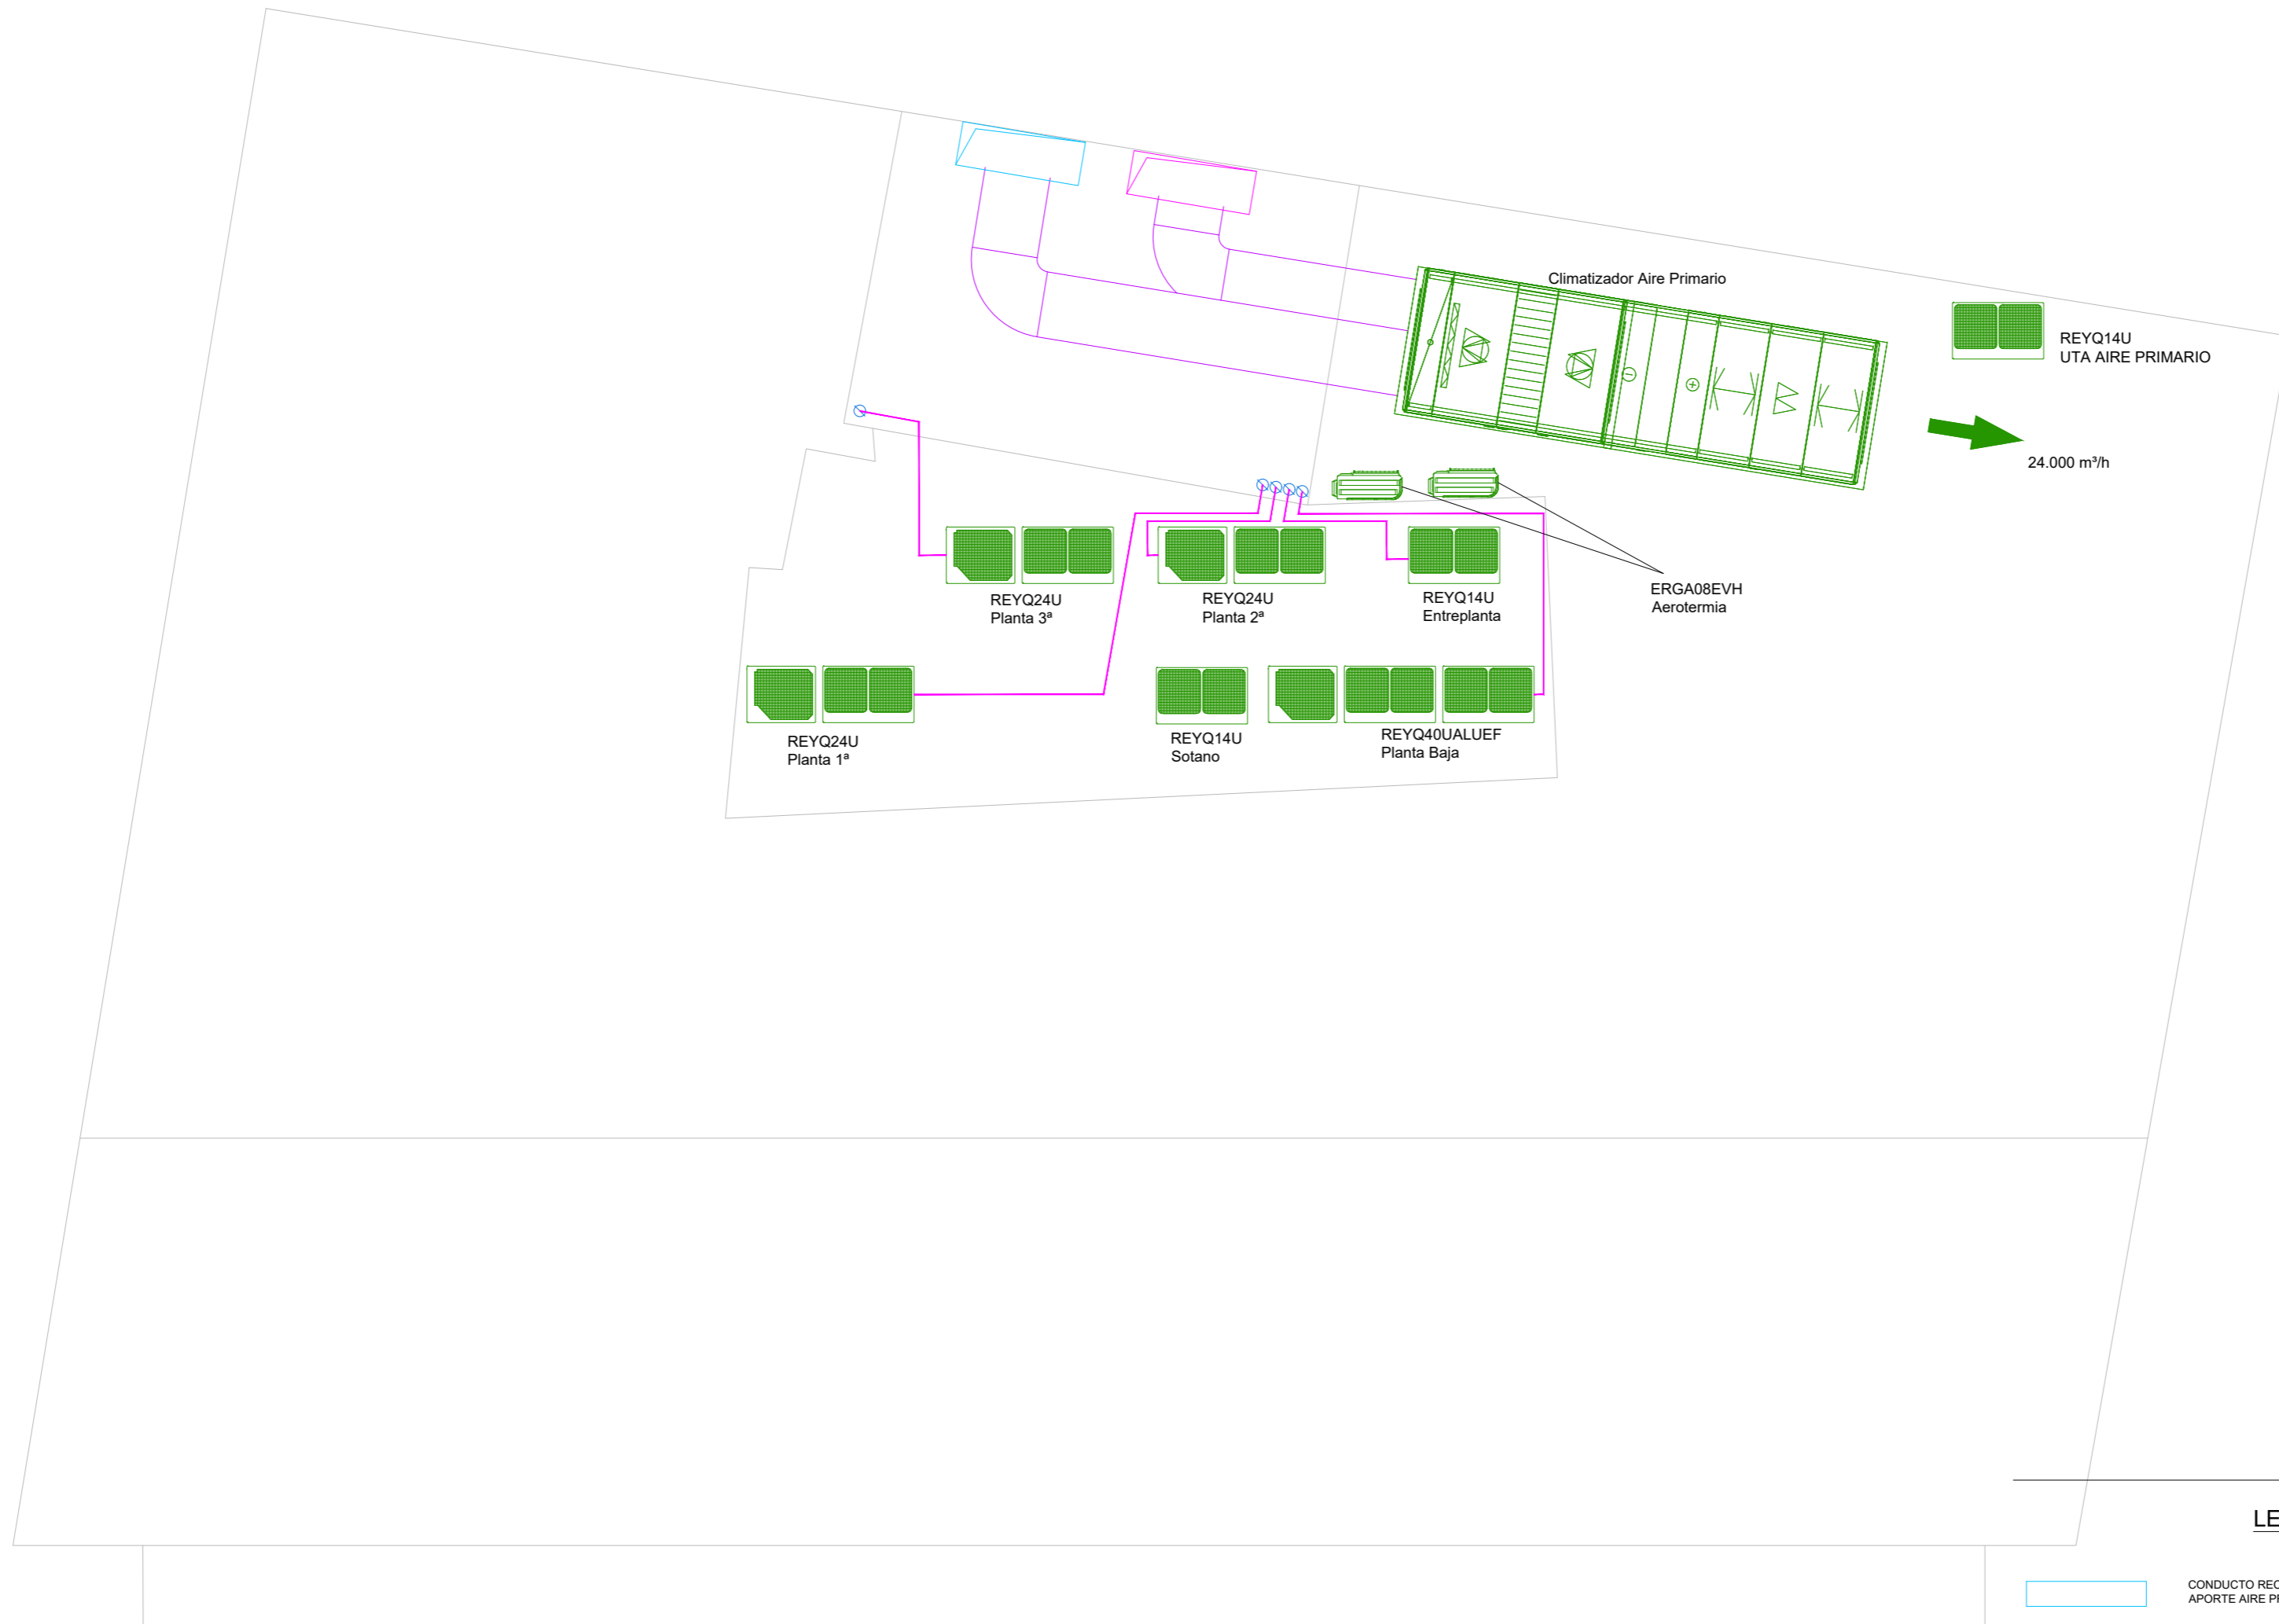
visual:


PROPIEDAD:
 ILUSTRE COLEGIO
 DE
 LA ABOGACÍA
 DE
 MADRID

 NORTE:




LEYENDA

	CONDUCTO RECTANGULAR FIBRA CLIMAVER NETO APORTE AIRE PRIMARIO
	CONDUCTO RECTANGULAR FIBRA CLIMAVER NETO APORTE AIRE PRIMARIO
	CONDUCTO CHAPA GALVANIZADA EXTRACCION ASEOS
	CONDUCTO FLEXIBLE AISLADO
	REJILLA DE RETORNO LAMAS A 45° AIRFLOW GLP-45 900x75 M RAL
	COMPUERTA DE REGULACION CAUDAL CONSTANTE ØXX - XXXmm
	COMPUERTA DE REGULACION RECTANGULAR
	BOCA EXTRACCION EN ASEOS

 ÁREA NO AFECTADA POR LA INTERVENCIÓN

ARQUITECTO:
 Jesús Rodríguez Calvo
 C.O.A.M.
 19.621

REVISIONES:

Nº	FECHA	INFO
1		
2		
3		
4		
5		
6		

FECHA:
 02/2026

NOMBRE PLANO:
 INSTALACIONES
 ESTADO REFORMADO
 CLIMATIZACIÓN
 ESQUEMAS FRIGORÍFICOS

REVISADO POR:

J.C.
 APROBACION KARDHAM :

J.R.
 APROBACION CLIENTE:

I.C.A.M.

PROJECT:

 
REESTRUCTURACIÓN PARCIAL
 CON CAMBIO DE USO
 DE EDIFICIO
 PARA CENTRO DE ESTUDIOS
 UNIVERSITARIOS

PROYECTO Nº :
 25 KDH_ICAM

FASE:
 PROYECTO BÁSICO
 Y
 EJECUCIÓN



DIRECCIÓN:
 C. Serrano, 11
 28001
 MADRID

ESCALA:
 1:75 / A1

visual:

 0 10
 din-A2

PROPIEDAD:
 ILUSTRE COLEGIO
 DE
 LA ABOGACÍA
 DE
 MADRID

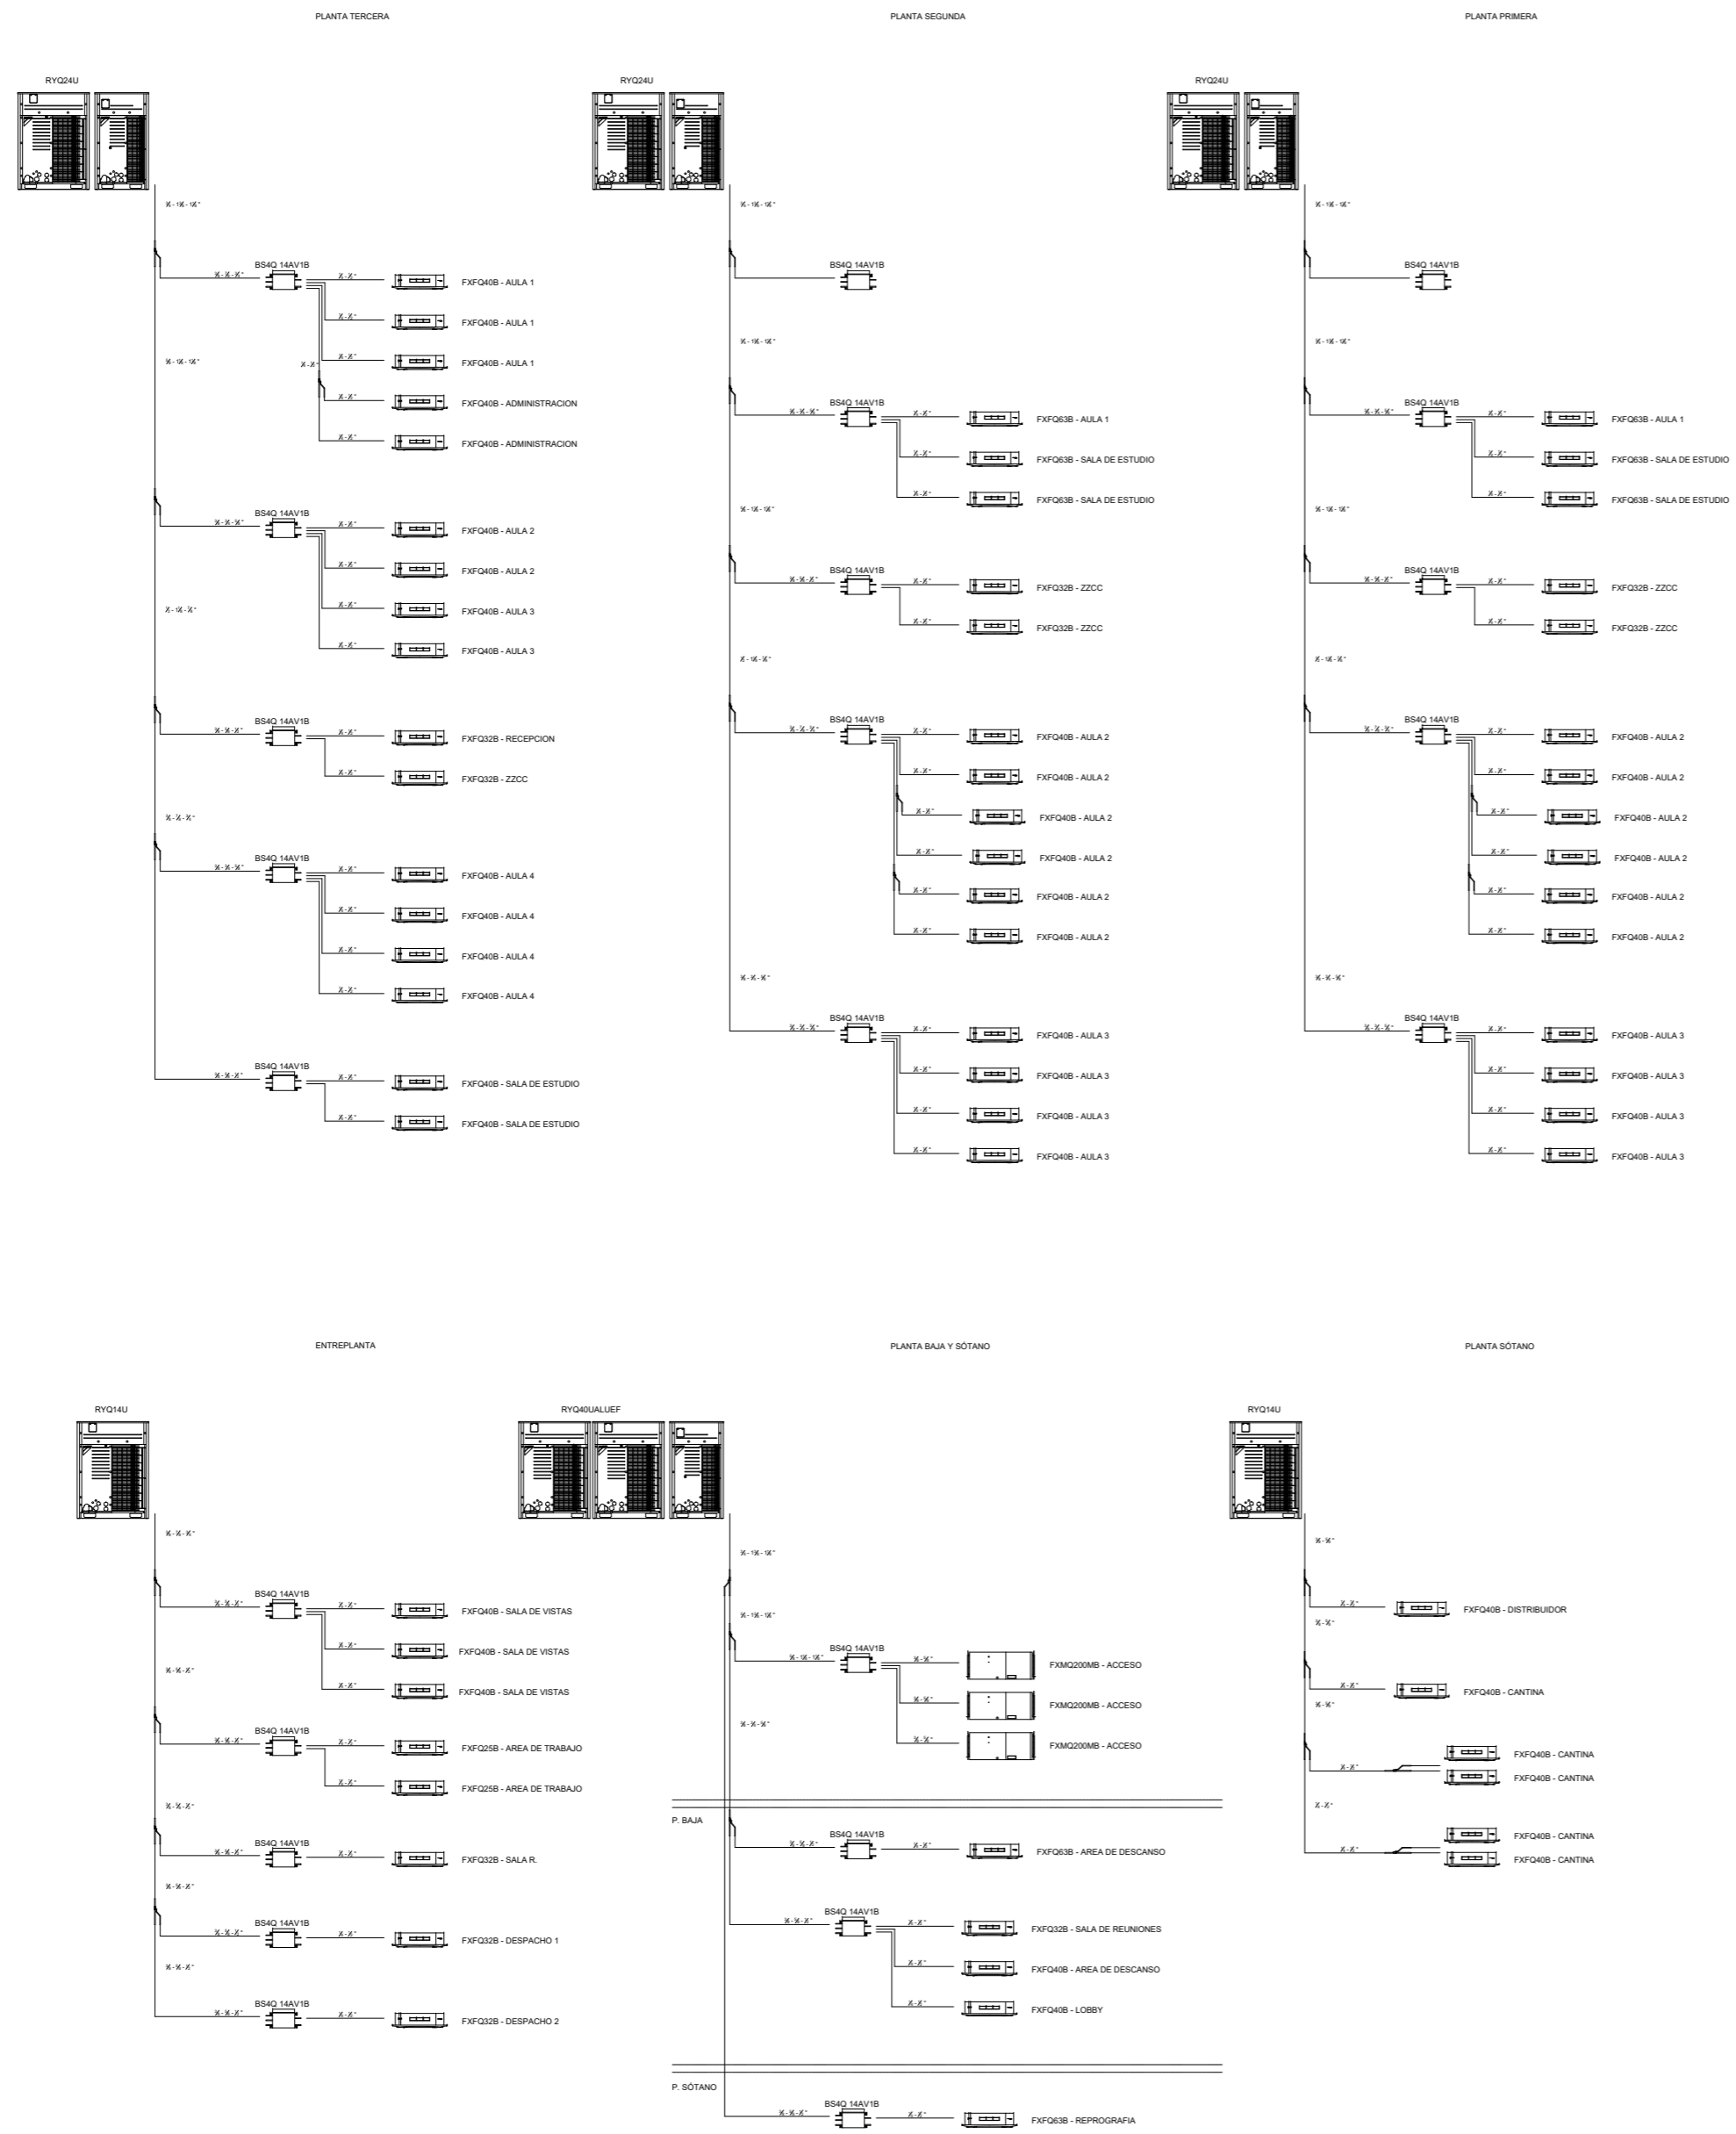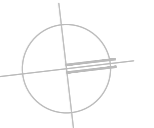NORTE:



I-clv_01

ARQUITECTO:

Jesús Rodríguez Calvo
C.O.A.M.
19.621

REVISIONES:

Nº	FECHA	INFO
1		
2		
3		
4		
5		
6		

FECHA: 02/2026

NOMBRE PLANO:
INSTALACIONES
ESTADO REFORMADO
CLIMATIZACIÓN. VENTILACIÓN
PLANTA SÓTANO -I

REVISADO POR:

J.C.
APROBACION KARDHAM:

J.R.
APROBACION CLIENTE:

I.C.A.M.

PROJECT:
REESTRUCTURACIÓN PARCIAL
CON CAMBIO DE USO
DE EDIFICIO
PARA CENTRO DE ESTUDIOS
UNIVERSITARIOS

PROYECTO Nº:
25 KDH_ICAM

FASE:
PROYECTO BÁSICO
Y
EJECUCIÓN



DIRECCIÓN:
C. Serrano,11
28001
MADRID

ESCALA:
1:75 / A1

visual:
din-A2





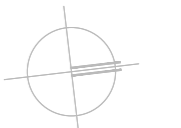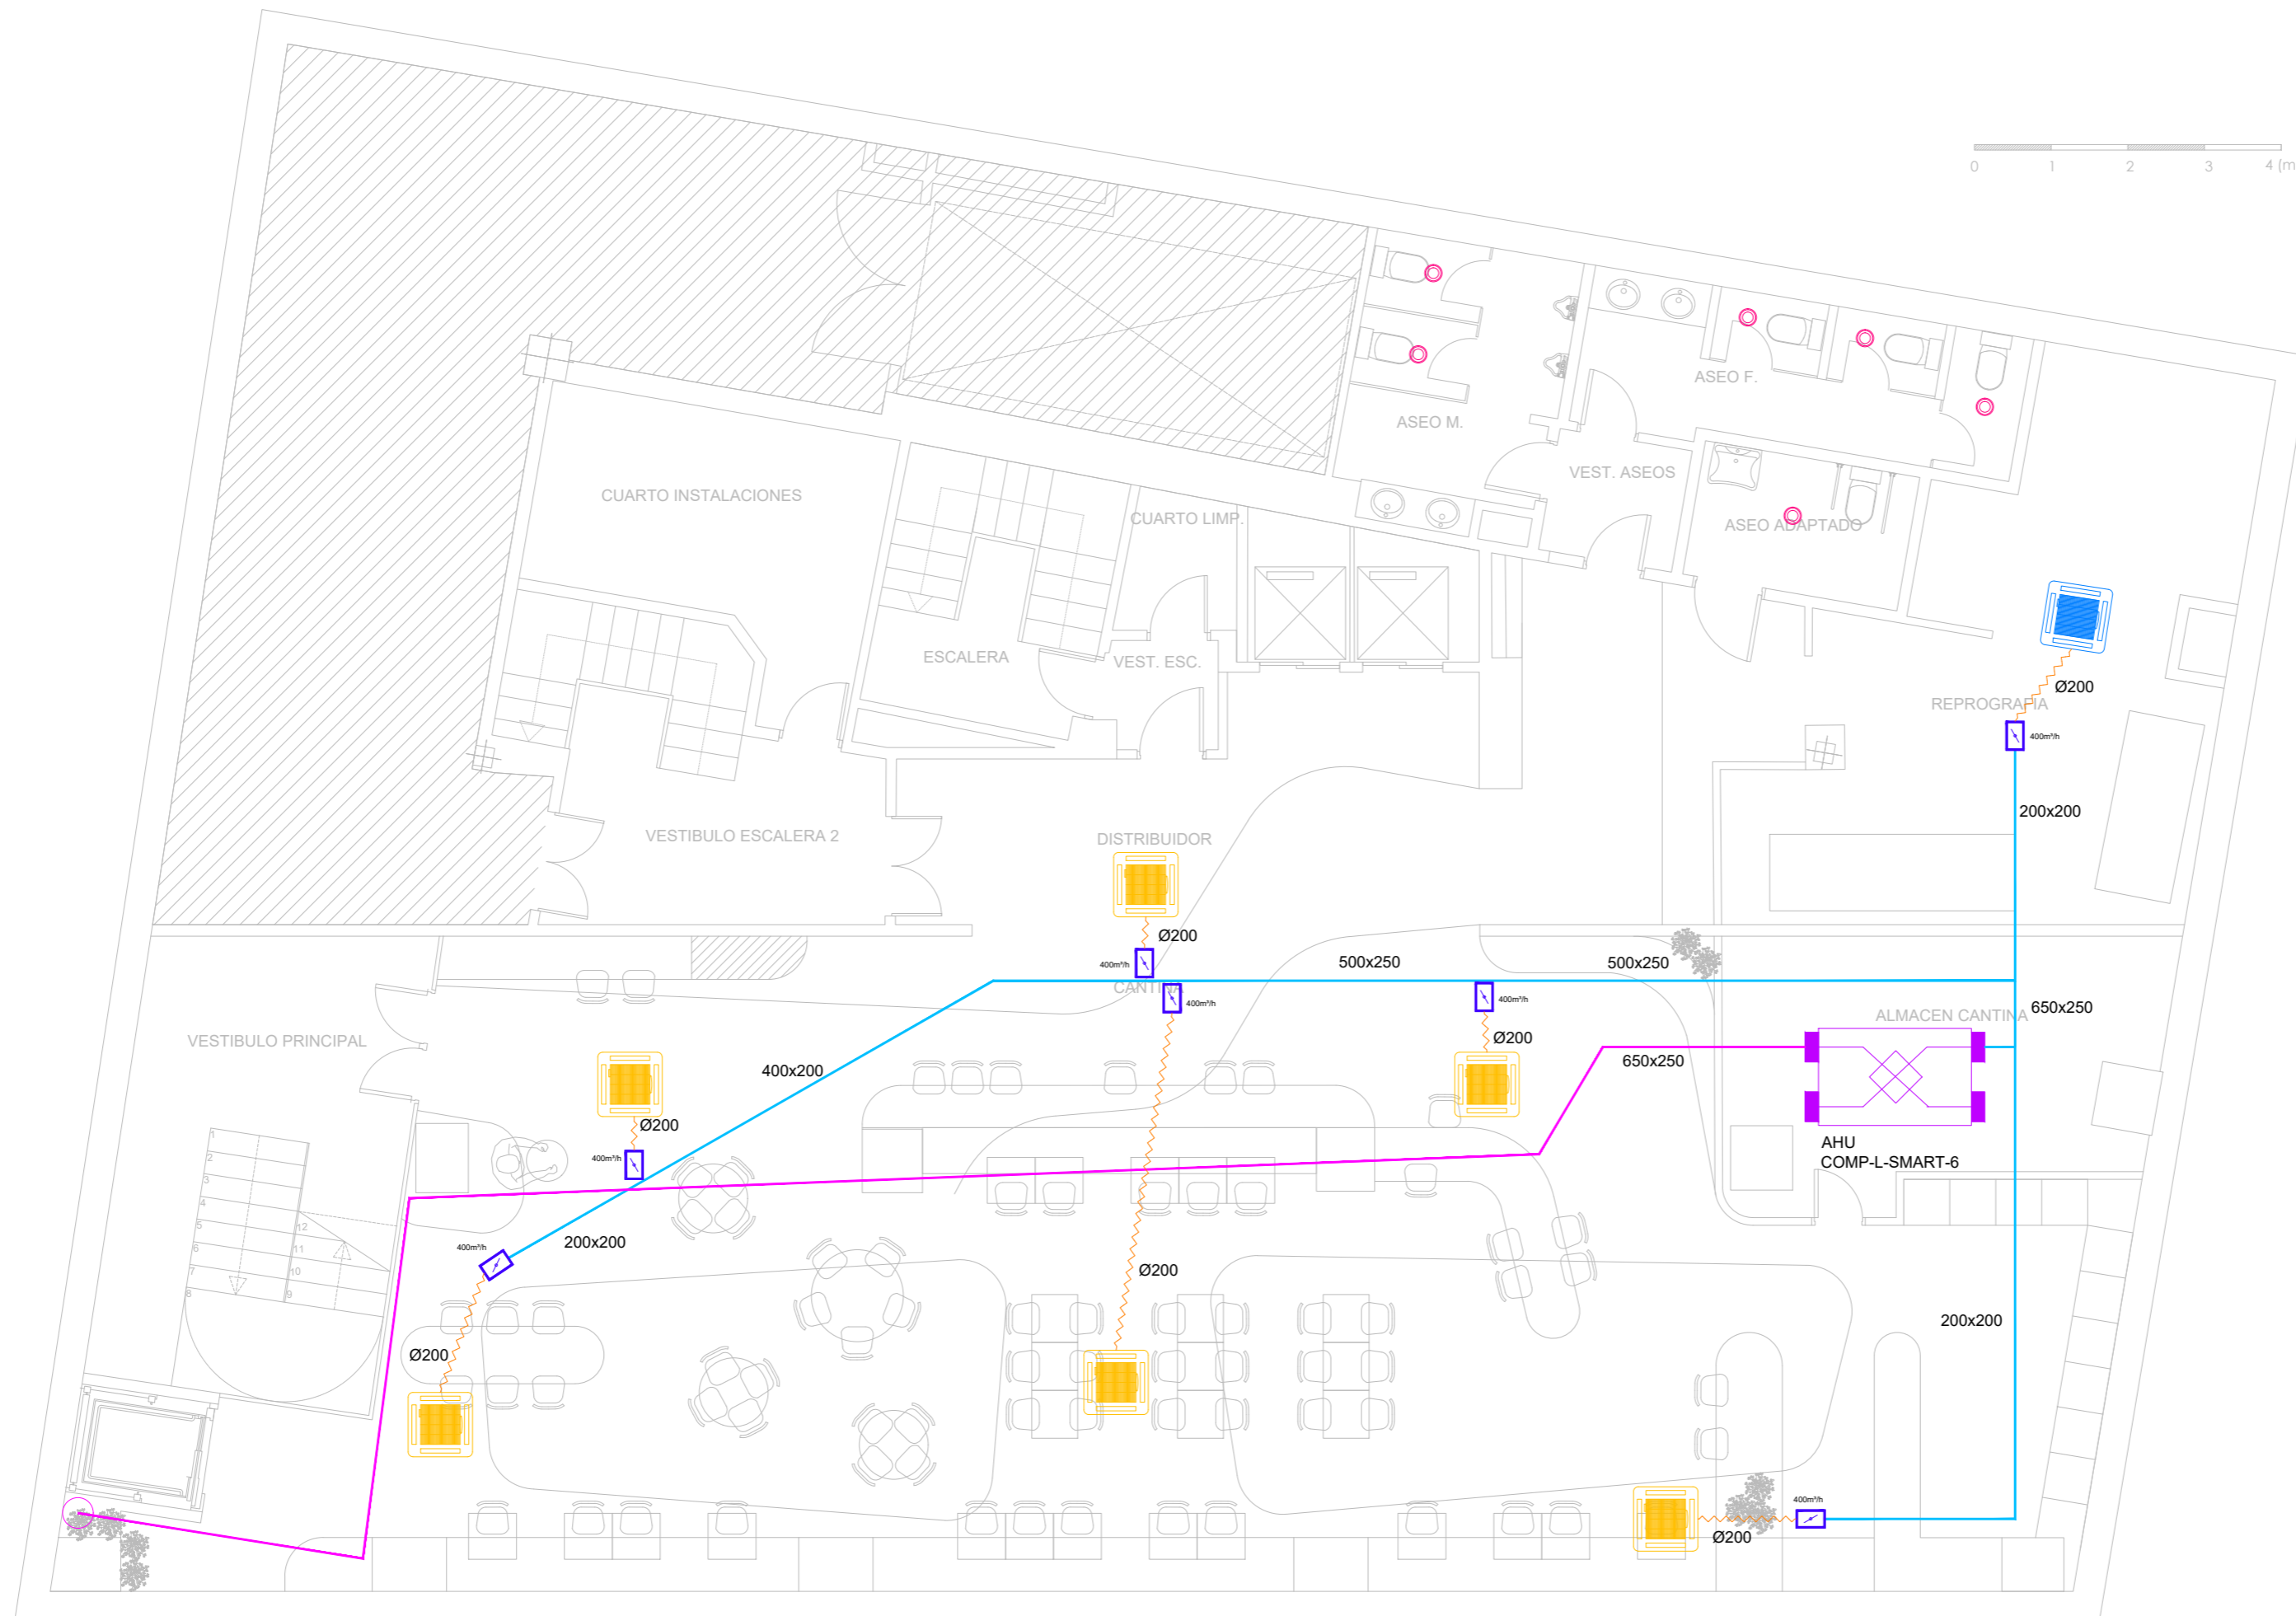



PROPIEDAD:
ILUSTRE COLEGIO
DE
LA ABOGACÍA
DE
MADRID

NORTE:

ÁREA NO AFECTADA POR LA INTERVENCIÓN

LEYENDA

-  CONDUCTO RECTANGULAR FIBRA CLIMAVER NETO APORTE AIRE PRIMARIO
-  CONDUCTO RECTANGULAR FIBRA CLIMAVER NETO APORTE AIRE PRIMARIO
-  CONDUCTO CHAPA GALVANIZADA EXTRACCION ASEOS
-  CONDUCTO FLEXIBLE AISLADO
-  REJILLA DE RETORNO LAMAS A 45° AIRFLOW GLP-45 900x75 M RAL
-  COMPUERTA DE REGULACION CAUDAL CONSTANTE ØXX - XXXm²
-  COMPUERTA DE REGULACION RECTANGULAR
-  BOCA EXTRACCION EN ASEOS

NOTA: TODAS LAS MEDIDAS DEBERÁN SER VERIFICADAS EN OBRA TANTO PARA PROYECTO COMO EJECUCIÓN - NO MEDIR SOBRE PLANO

ARQUITECTO:

Jesús Rodríguez Calvo
C.O.A.M.
19.621

REVISIONES:

Nº	FECHA	INFO
1		
2		
3		
4		
5		
6		

FECHA:

02/2026

NOMBRE PLANO:

INSTALACIONES
ESTADO REFORMADO
CLIMATIZACIÓN. VENTILACIÓN
PLANTA BAJA

REVISADO POR:

J.C.
APROBACION KARDHAM:

J.R.
APROBACION CLIENTE:

I.C.A.M.

PROJECT:

REESTRUCTURACIÓN PARCIAL
CON CAMBIO DE USO
DE EDIFICIO
PARA CENTRO DE ESTUDIOS
UNIVERSITARIOS

PROYECTO Nº:

25 KDH_ICAM

FASE:

PROYECTO BÁSICO
Y
EJECUCIÓN

 
DIRECCIÓN:

C. Serrano,11
28001
MADRID

ESCALA:

1:75 / A1

visual:



din-A2

PROPIEDAD:


 






ILUSTRE COLEGIO
DE
LA ABOGACÍA
DE
MADRID

NORTE:



ÁREA NO AFECTADA POR LA INTERVENCIÓN

LEYENDA

-  CONDUCTO RECTANGULAR FIBRA CLIMAVER NETO APORTE AIRE PRIMARIO
-  CONDUCTO RECTANGULAR FIBRA CLIMAVER NETO APORTE AIRE PRIMARIO
-  CONDUCTO CHAPA GALVANIZADA EXTRACCION ASEOS
-  CONDUCTO FLEXIBLE AISLADO
-  REJILLA DE RETORNO LAMAS A 45º AIRFLOW GLP-45 900x75 M RAL
-  COMPUERTA DE REGULACION CAUDAL CONSTANTE ØXX - XXXm²
-  COMPUERTA DE REGULACIÓN RECTANGULAR
-  BOCA EXTRACCION EN ASEOS

NOTA: TODAS LAS MEDIDAS DEBERÁN SER VERIFICADAS EN OBRA TANTO PARA PROYECTO COMO EJECUCIÓN - NO MEDIR SOBRE PLANO

I-clv_03

ARQUITECTO:
 Jesús Rodríguez Calvo
 C.O.A.M.
 19.621

REVISIONES:

Nº	FECHA	INFO
1		
2		
3		
4		
5		
6		

FECHA: 02/2026

NOMBRE PLANO: **INSTALACIONES
 ESTADO REFORMADO
 CLIMATIZACIÓN. VENTILACIÓN
 ENTREPLANTA**

REVISADO POR: _____

APROBACION KARDHAM: J.C.

APROBACION CLIENTE: J.R.

I.C.A.M.

PROJECT: **REESTRUCTURACIÓN PARCIAL
 CON CAMBIO DE USO
 DE EDIFICIO
 PARA CENTRO DE ESTUDIOS
 UNIVERSITARIOS**

PROYECTO Nº: 25 KDH_ICAM

FASE: **PROYECTO BÁSICO
 Y
 EJECUCIÓN**

DIRECCIÓN: **C. Serrano, 11
 28001
 MADRID**



ESCALA: 1:75 / A1

visual: _____







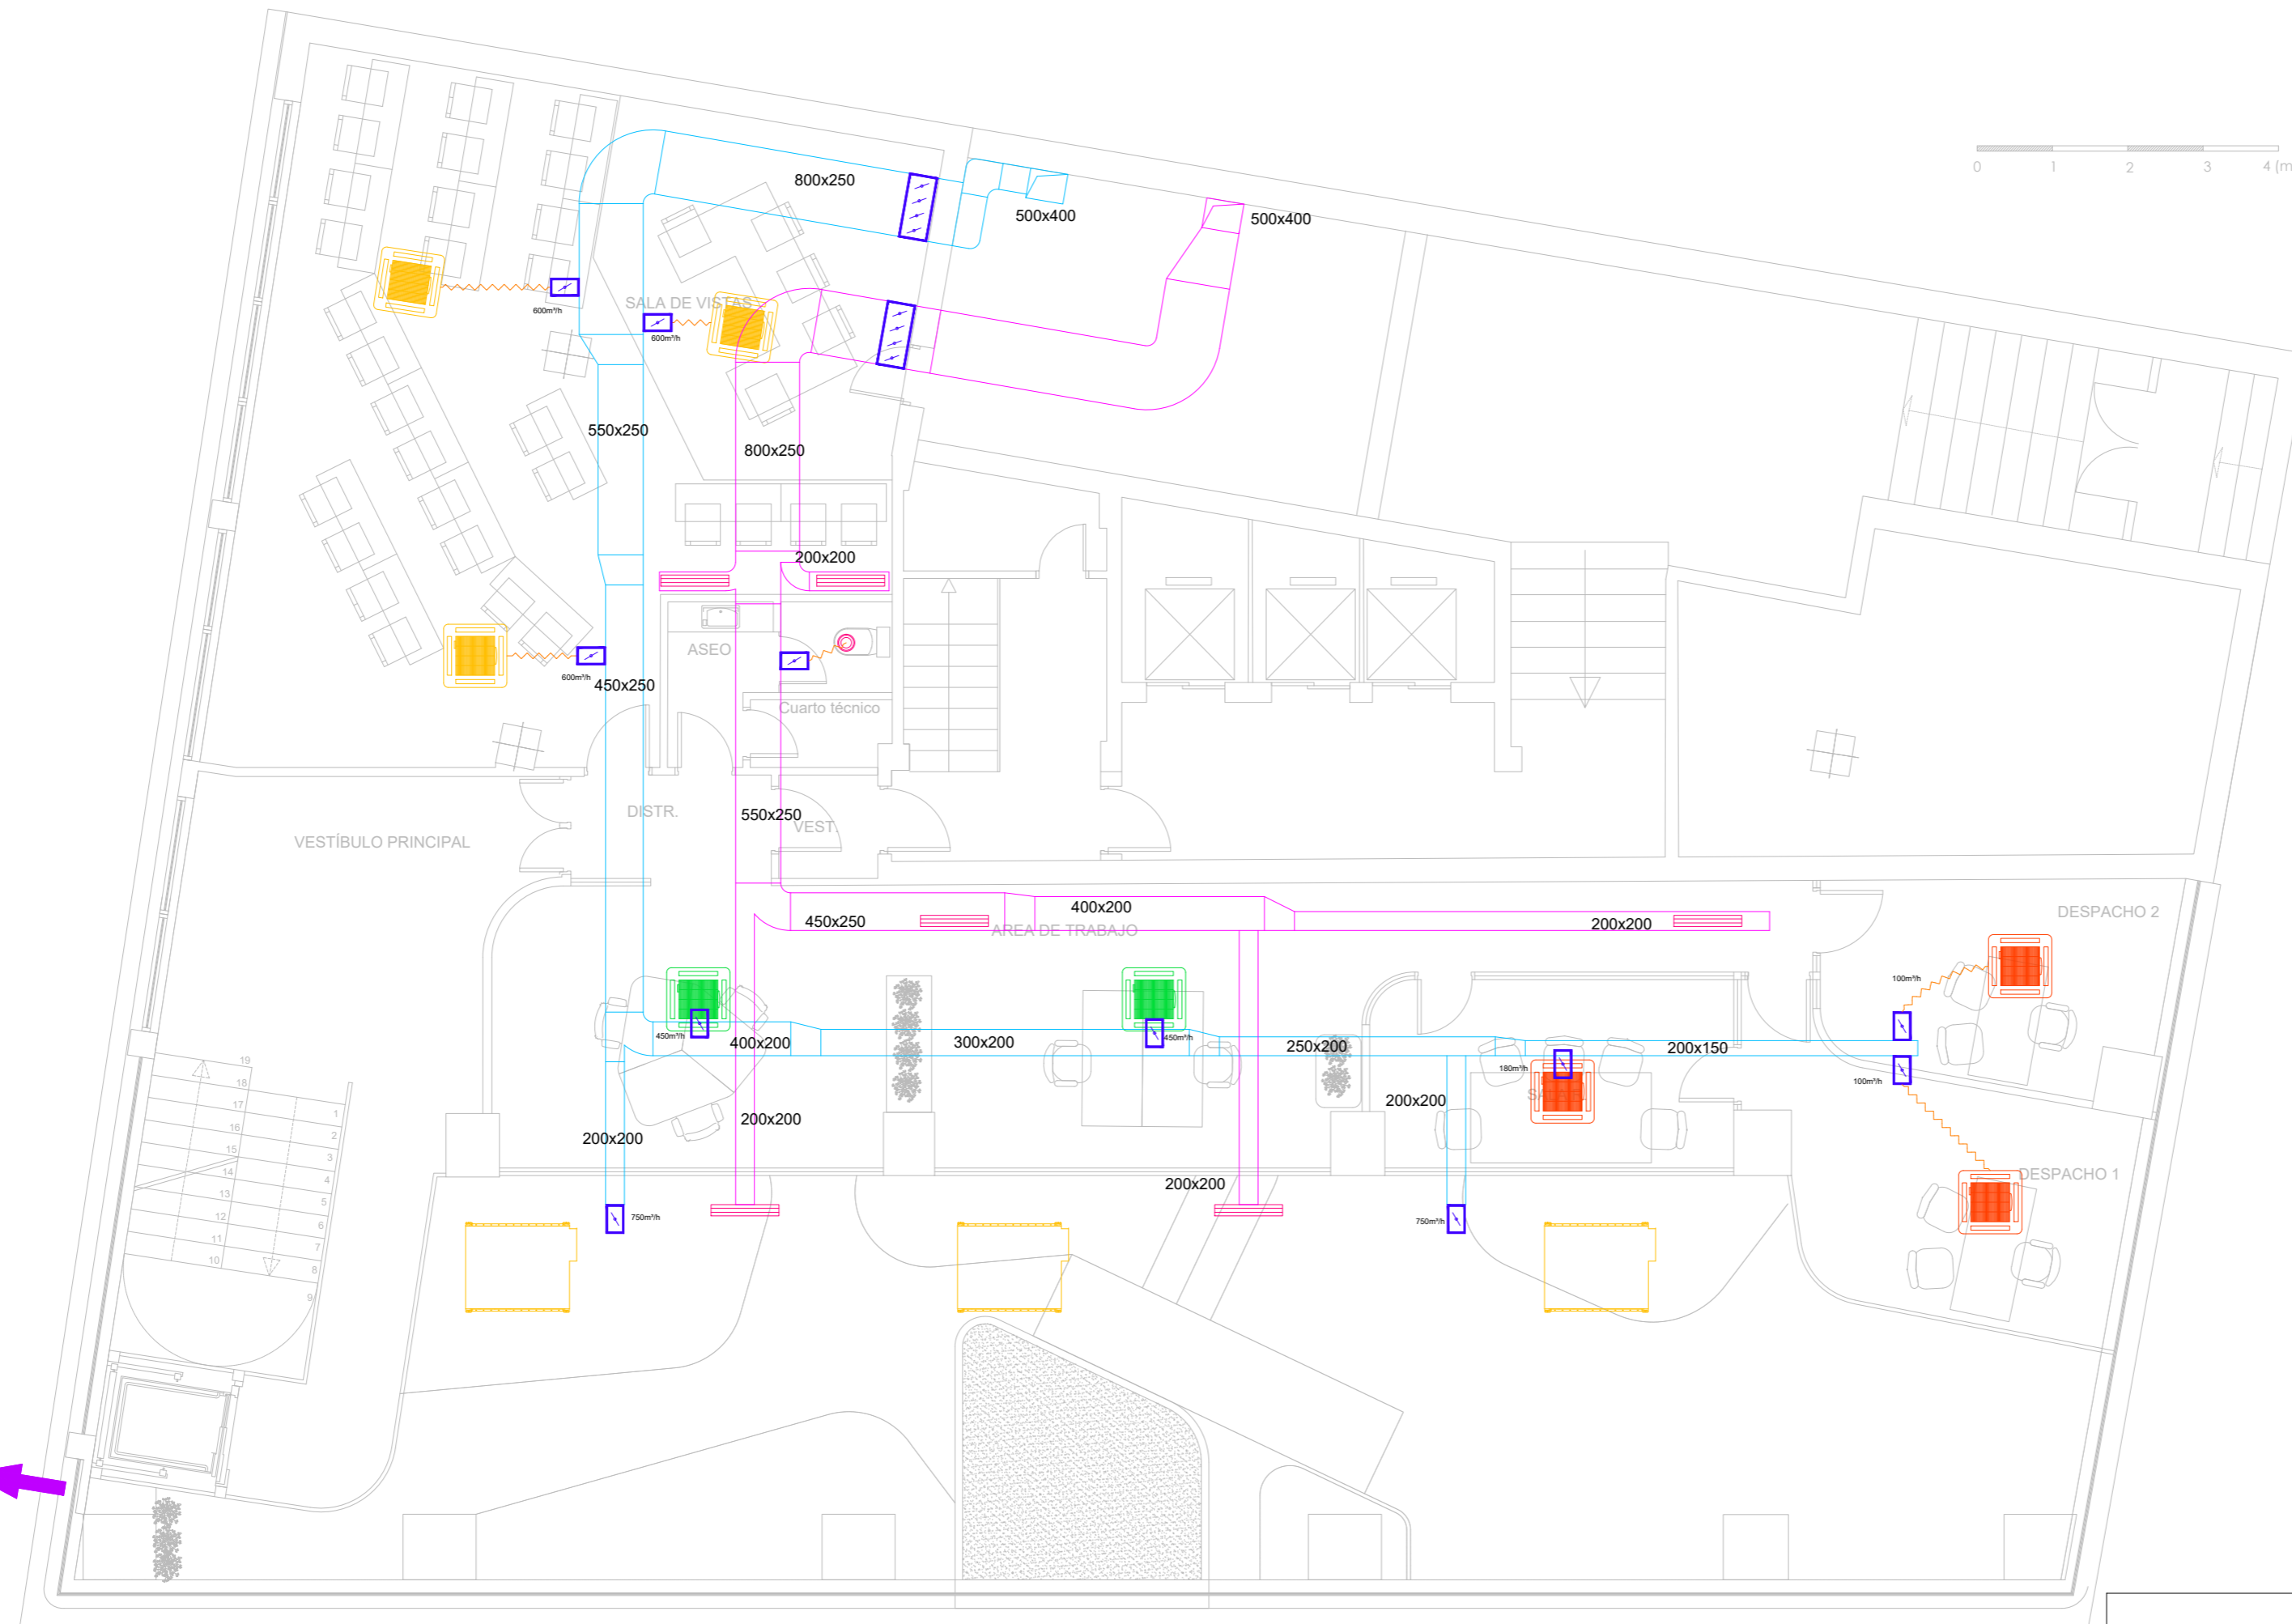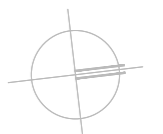

PROPIEDAD: _____

**ILUSTRE COLEGIO
 DE
 LA ABOGACÍA
 DE
 MADRID**

NORTE: _____



LEYENDA

-  CONDUCTO RECTANGULAR FIBRA CLIMAVER NETO APORTE AIRE PRIMARIO
-  CONDUCTO RECTANGULAR FIBRA CLIMAVER NETO APORTE AIRE PRIMARIO
-  CONDUCTO CHAPA GALVANIZADA EXTRACCION ASEOS
-  CONDUCTO FLEXIBLE AISLADO
-  REJILLA DE RETORNO LAMAS A 45° AIRFLOW GLP-45 900x75 M RAL
-  COMPUERTA DE REGULACION CAUDAL CONSTANTE ØXX - XXXm²
-  COMPUERTA DE REGULACION RECTANGULAR
-  BOCA EXTRACCION EN ASEOS

 **ÁREA NO AFECTADA POR LA INTERVENCIÓN**

NOTA: TODAS LAS MEDIDAS DEBERÁN SER VERIFICADAS EN OBRA TANTO PARA PROYECTO COMO EJECUCIÓN - NO MEDIR SOBRE PLANO

I-clv_04

ARQUITECTO:

Jesús Rodríguez Calvo
C.O.A.M.
19.621

REVISIONES:

Nº	FECHA	INFO
1		
2		
3		
4		
5		
6		

FECHA: 02/2026

NOMBRE PLANO:
INSTALACIONES
ESTADO REFORMADO
CLIMATIZACIÓN. VENTILACIÓN
PLANTA PRIMERA

REVISADO POR:

J.C.
APROBACION KARDHAM:

J.R.
APROBACION CLIENTE:

I.C.A.M.

PROJECT:
REESTRUCTURACIÓN PARCIAL
CON CAMBIO DE USO
DE EDIFICIO
PARA CENTRO DE ESTUDIOS
UNIVERSITARIOS

PROYECTO Nº:
25 KDH_ICAM


FASE:
PROYECTO BÁSICO
Y
EJECUCIÓN


DIRECCIÓN:
C. Serrano, 11
28001
MADRID

ESCALA:
1:75 / A1





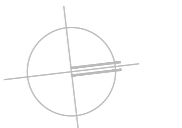

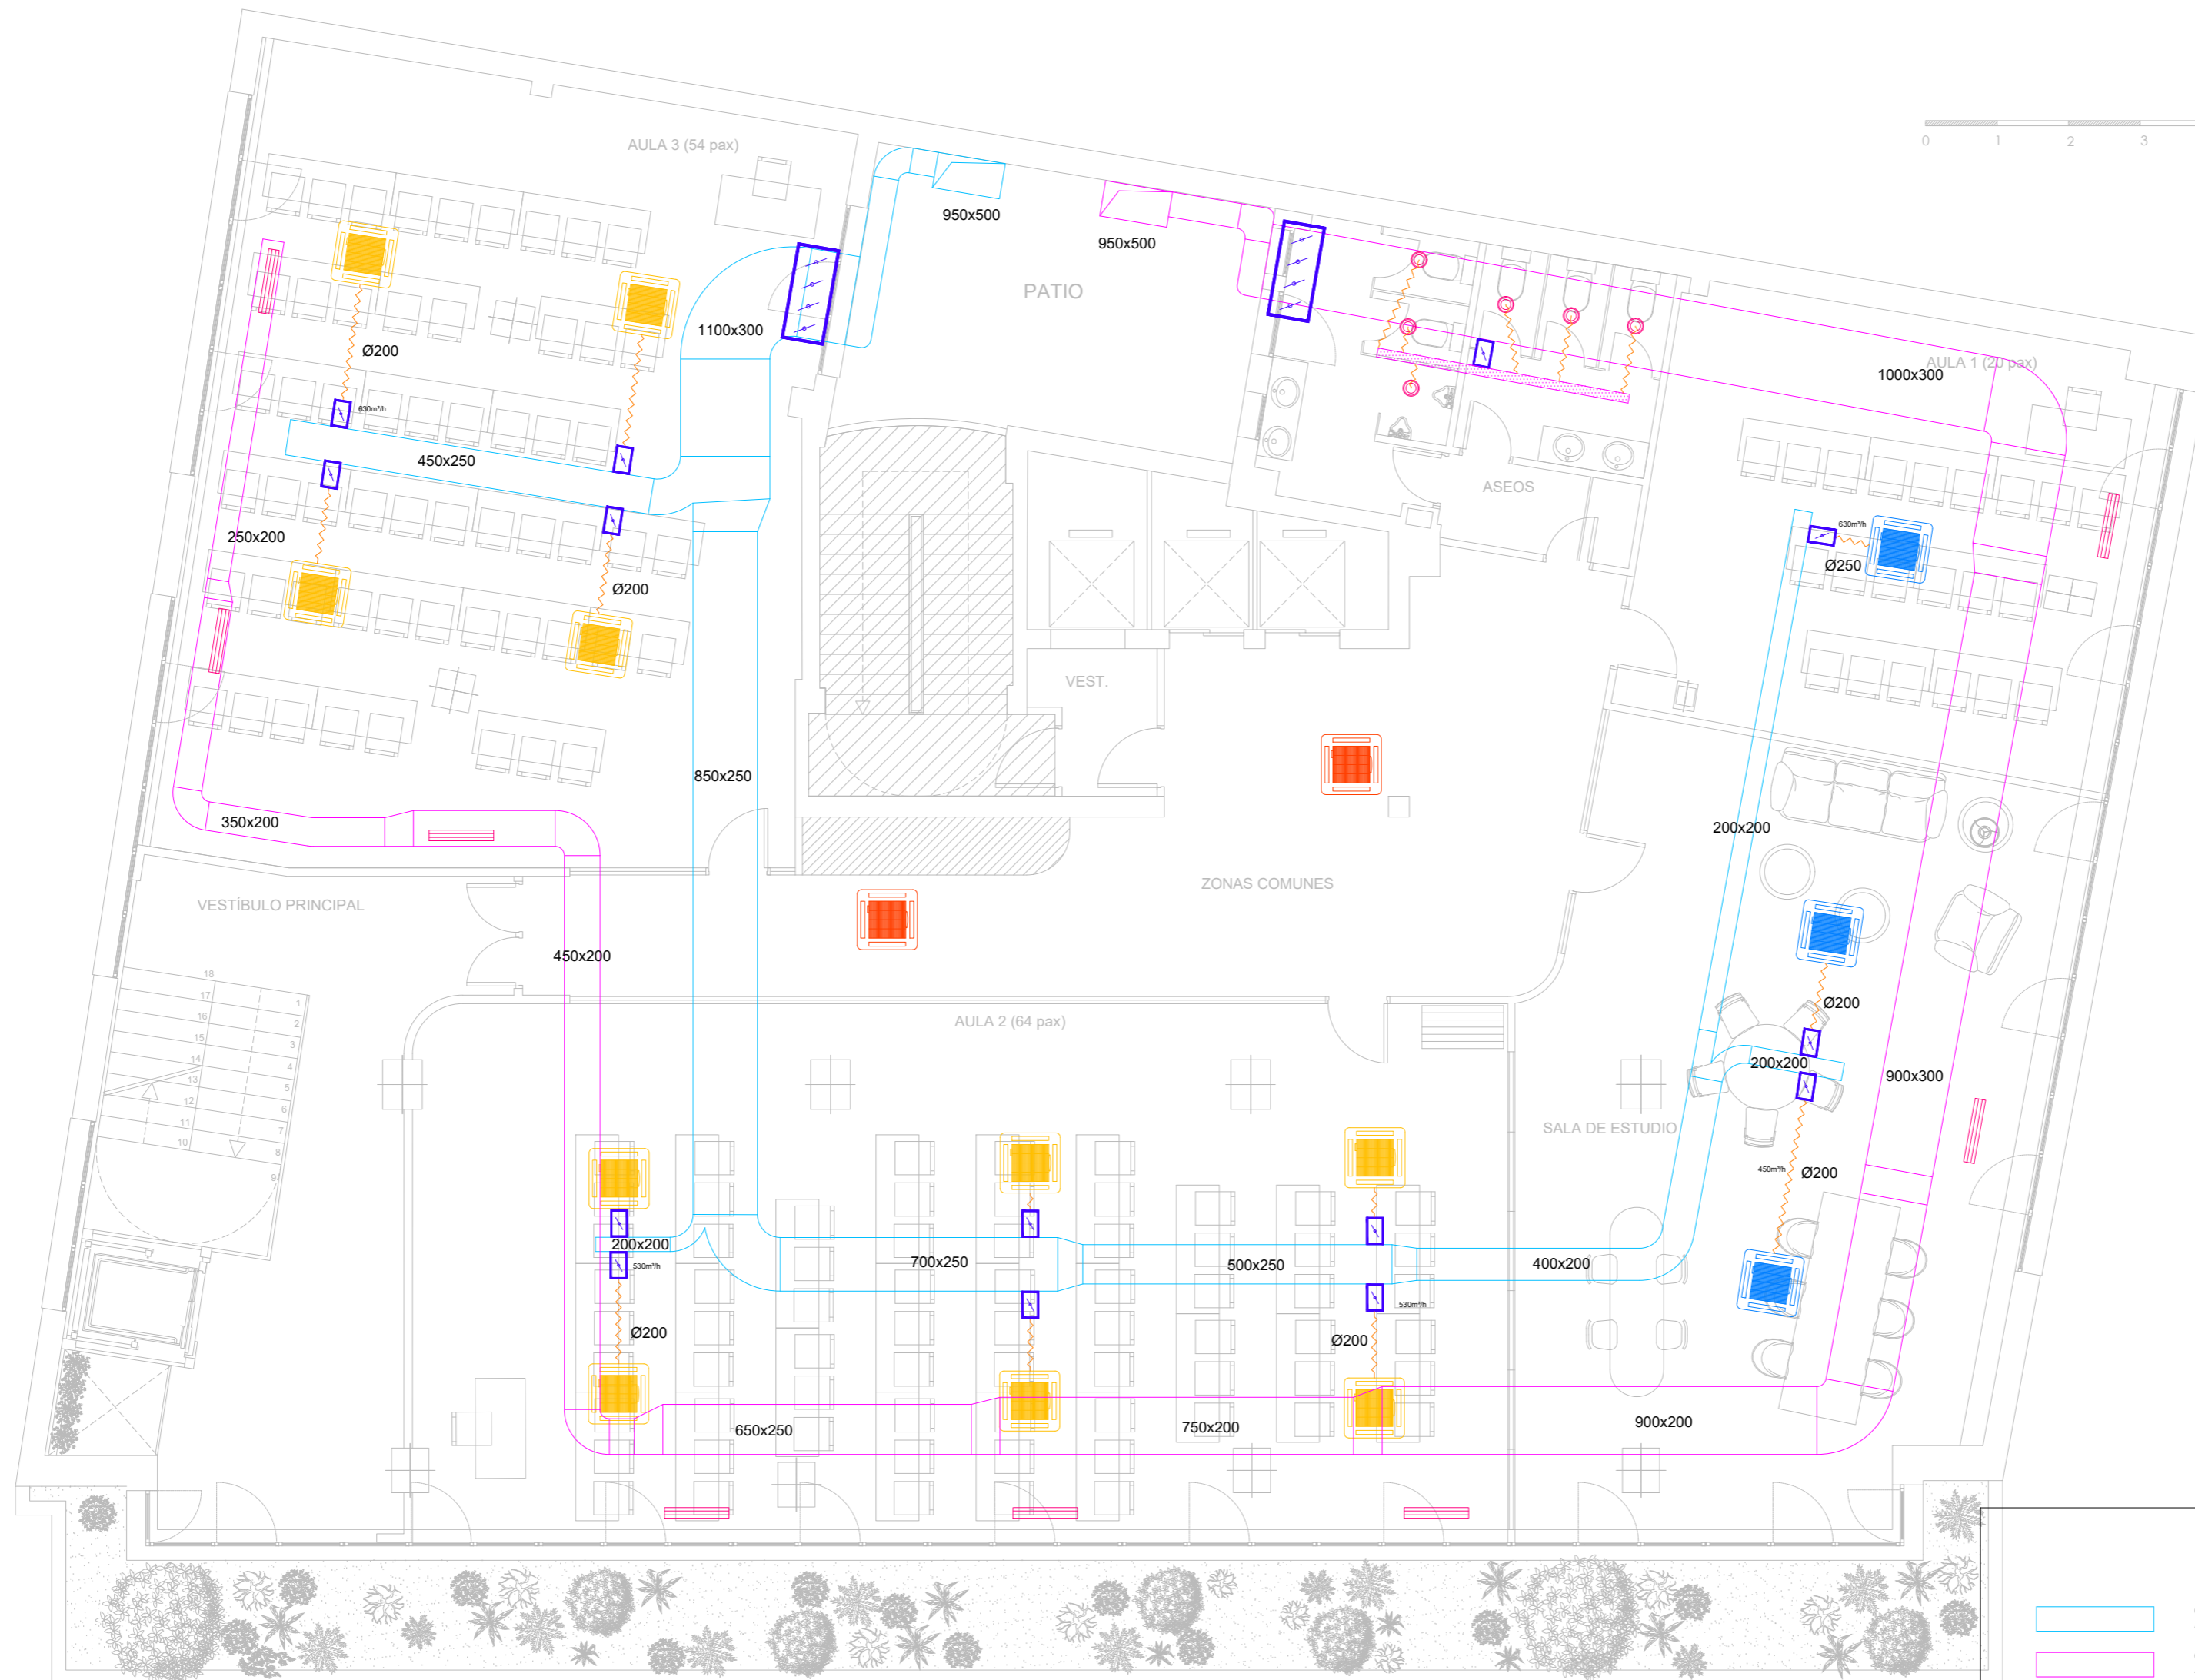

visual:
0 2 4
din-A2

PROPIEDAD:
ILUSTRE COLEGIO
DE
LA ABOGACÍA
DE
MADRID

NORTE:




LEYENDA

-  CONDUCTO RECTANGULAR FIBRA CLIMAVER NETO APORTE AIRE PRIMARIO
-  CONDUCTO RECTANGULAR FIBRA CLIMAVER NETO APORTE AIRE PRIMARIO
-  CONDUCTO CHAPA GALVANIZADA EXTRACCION ASEOS
-  CONDUCTO FLEXIBLE AISLADO
-  REJILLA DE RETORNO LAMAS A 45° AIRFLOW GLP-45 900x75 M RAL
-  COMPUERTA DE REGULACION CAUDAL CONSTANTE ØXX - XXXm²
-  COMPUERTA DE REGULACION RECTANGULAR
-  BOCA EXTRACCION EN ASEOS

 ÁREA NO AFECTADA POR LA INTERVENCIÓN

NOTA: TODAS LAS MEDIDAS DEBERÁN SER VERIFICADAS EN OBRA TANTO PARA PROYECTO COMO EJECUCIÓN - NO MEDIR SOBRE PLANO

ARQUITECTO:

Jesús Rodríguez Calvo
C.O.A.M.
19.621

REVISIONES:

Nº	FECHA	INFO
1		
2		
3		
4		
5		
6		

FECHA: 02/2026

NOMBRE PLANO:
INSTALACIONES
ESTADO REFORMADO
CLIMATIZACIÓN. VENTILACIÓN
PLANTA SEGUNDA

REVISADO POR:

J.C.
APROBACION KARDHAM:

J.R.
APROBACION CLIENTE:

I.C.A.M.

PROJECT:
REESTRUCTURACIÓN PARCIAL
CON CAMBIO DE USO
DE EDIFICIO
PARA CENTRO DE ESTUDIOS
UNIVERSITARIOS

PROYECTO Nº:
25 KDH_ICAM


FASE:
PROYECTO BÁSICO
Y
EJECUCIÓN


DIRECCIÓN:
C. Serrano, 11
28001
MADRID

ESCALA:
1:75 / A1

visual:
0 1 2 3 4
din-A2

PROPIEDAD:
ILUSTRE COLEGIO
DE
LA ABOGACÍA
DE
MADRID

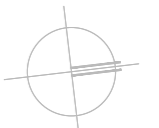NORTE:

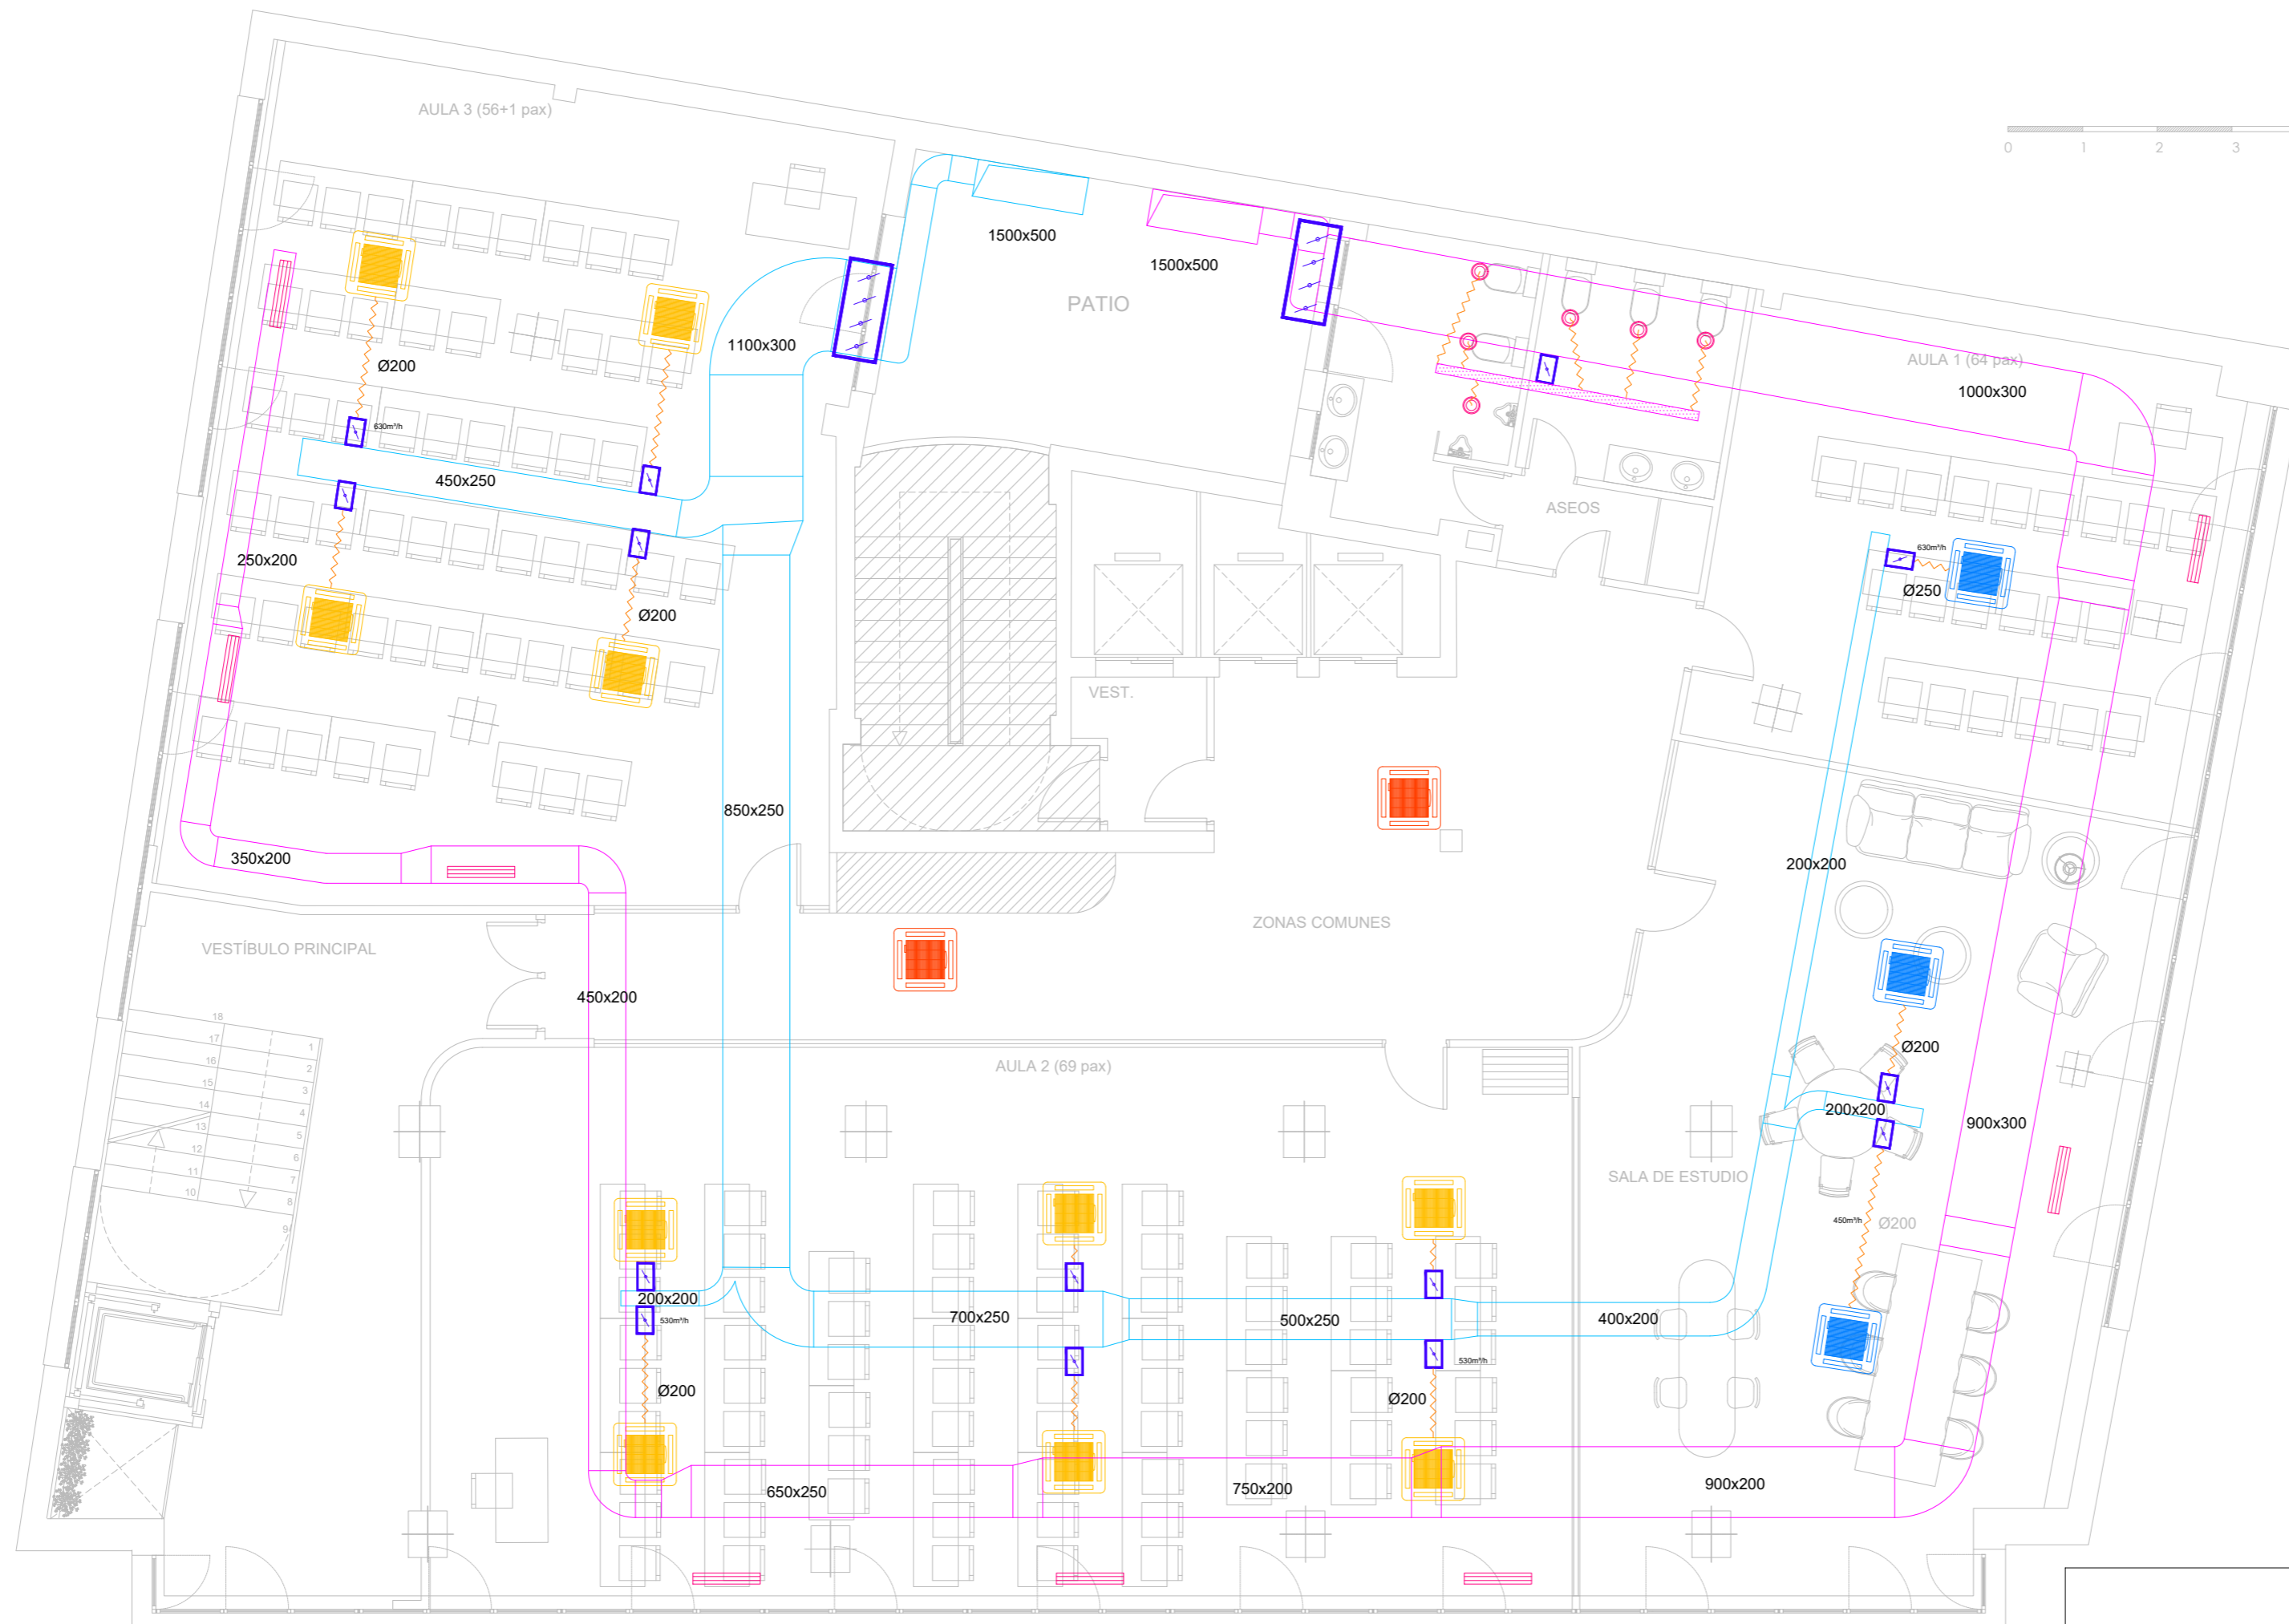


LEYENDA

	CONDUCTO RECTANGULAR FIBRA CLIMAVER NETO APORTE AIRE PRIMARIO
	CONDUCTO RECTANGULAR FIBRA CLIMAVER NETO APORTE AIRE PRIMARIO
	CONDUCTO CHAPA GALVANIZADA EXTRACCION ASEOS
	CONDUCTO FLEXIBLE AISLADO
	REJILLA DE RETORNO LAMAS A 45° AIRFLOW GLP-45 900x75 M RAL
	COMPUERTA DE REGULACION CAUDAL CONSTANTE ØXX - XXXm²
	COMPUERTA DE REGULACIÓN RECTANGULAR
	BOCA EXTRACCION EN ASEOS

 ÁREA NO AFECTADA POR LA INTERVENCIÓN

I-clv_06

ARQUITECTO:

Jesús Rodríguez Calvo
C.O.A.M.
19.621

REVISIONES:

Nº	FECHA	INFO
1		
2		
3		
4		
5		
6		

FECHA: 02/2026

NOMBRE PLANO:
INSTALACIONES
ESTADO REFORMADO
CLIMATIZACIÓN. VENTILACIÓN
PLANTA TERCERA

REVISADO POR:

J.C.
APROBACION KARDHAM:

J.R.
APROBACION CLIENTE:

I.C.A.M.

PROJECT:
REESTRUCTURACIÓN PARCIAL
CON CAMBIO DE USO
DE EDIFICIO
PARA CENTRO DE ESTUDIOS
UNIVERSITARIOS

PROYECTO Nº:
25 KDH_ICAM

FASE:
PROYECTO BÁSICO
Y
EJECUCIÓN



DIRECCIÓN:
C. Serrano, 11
28001
MADRID









ESCALA:
1:75 / A1

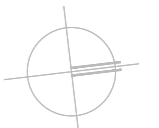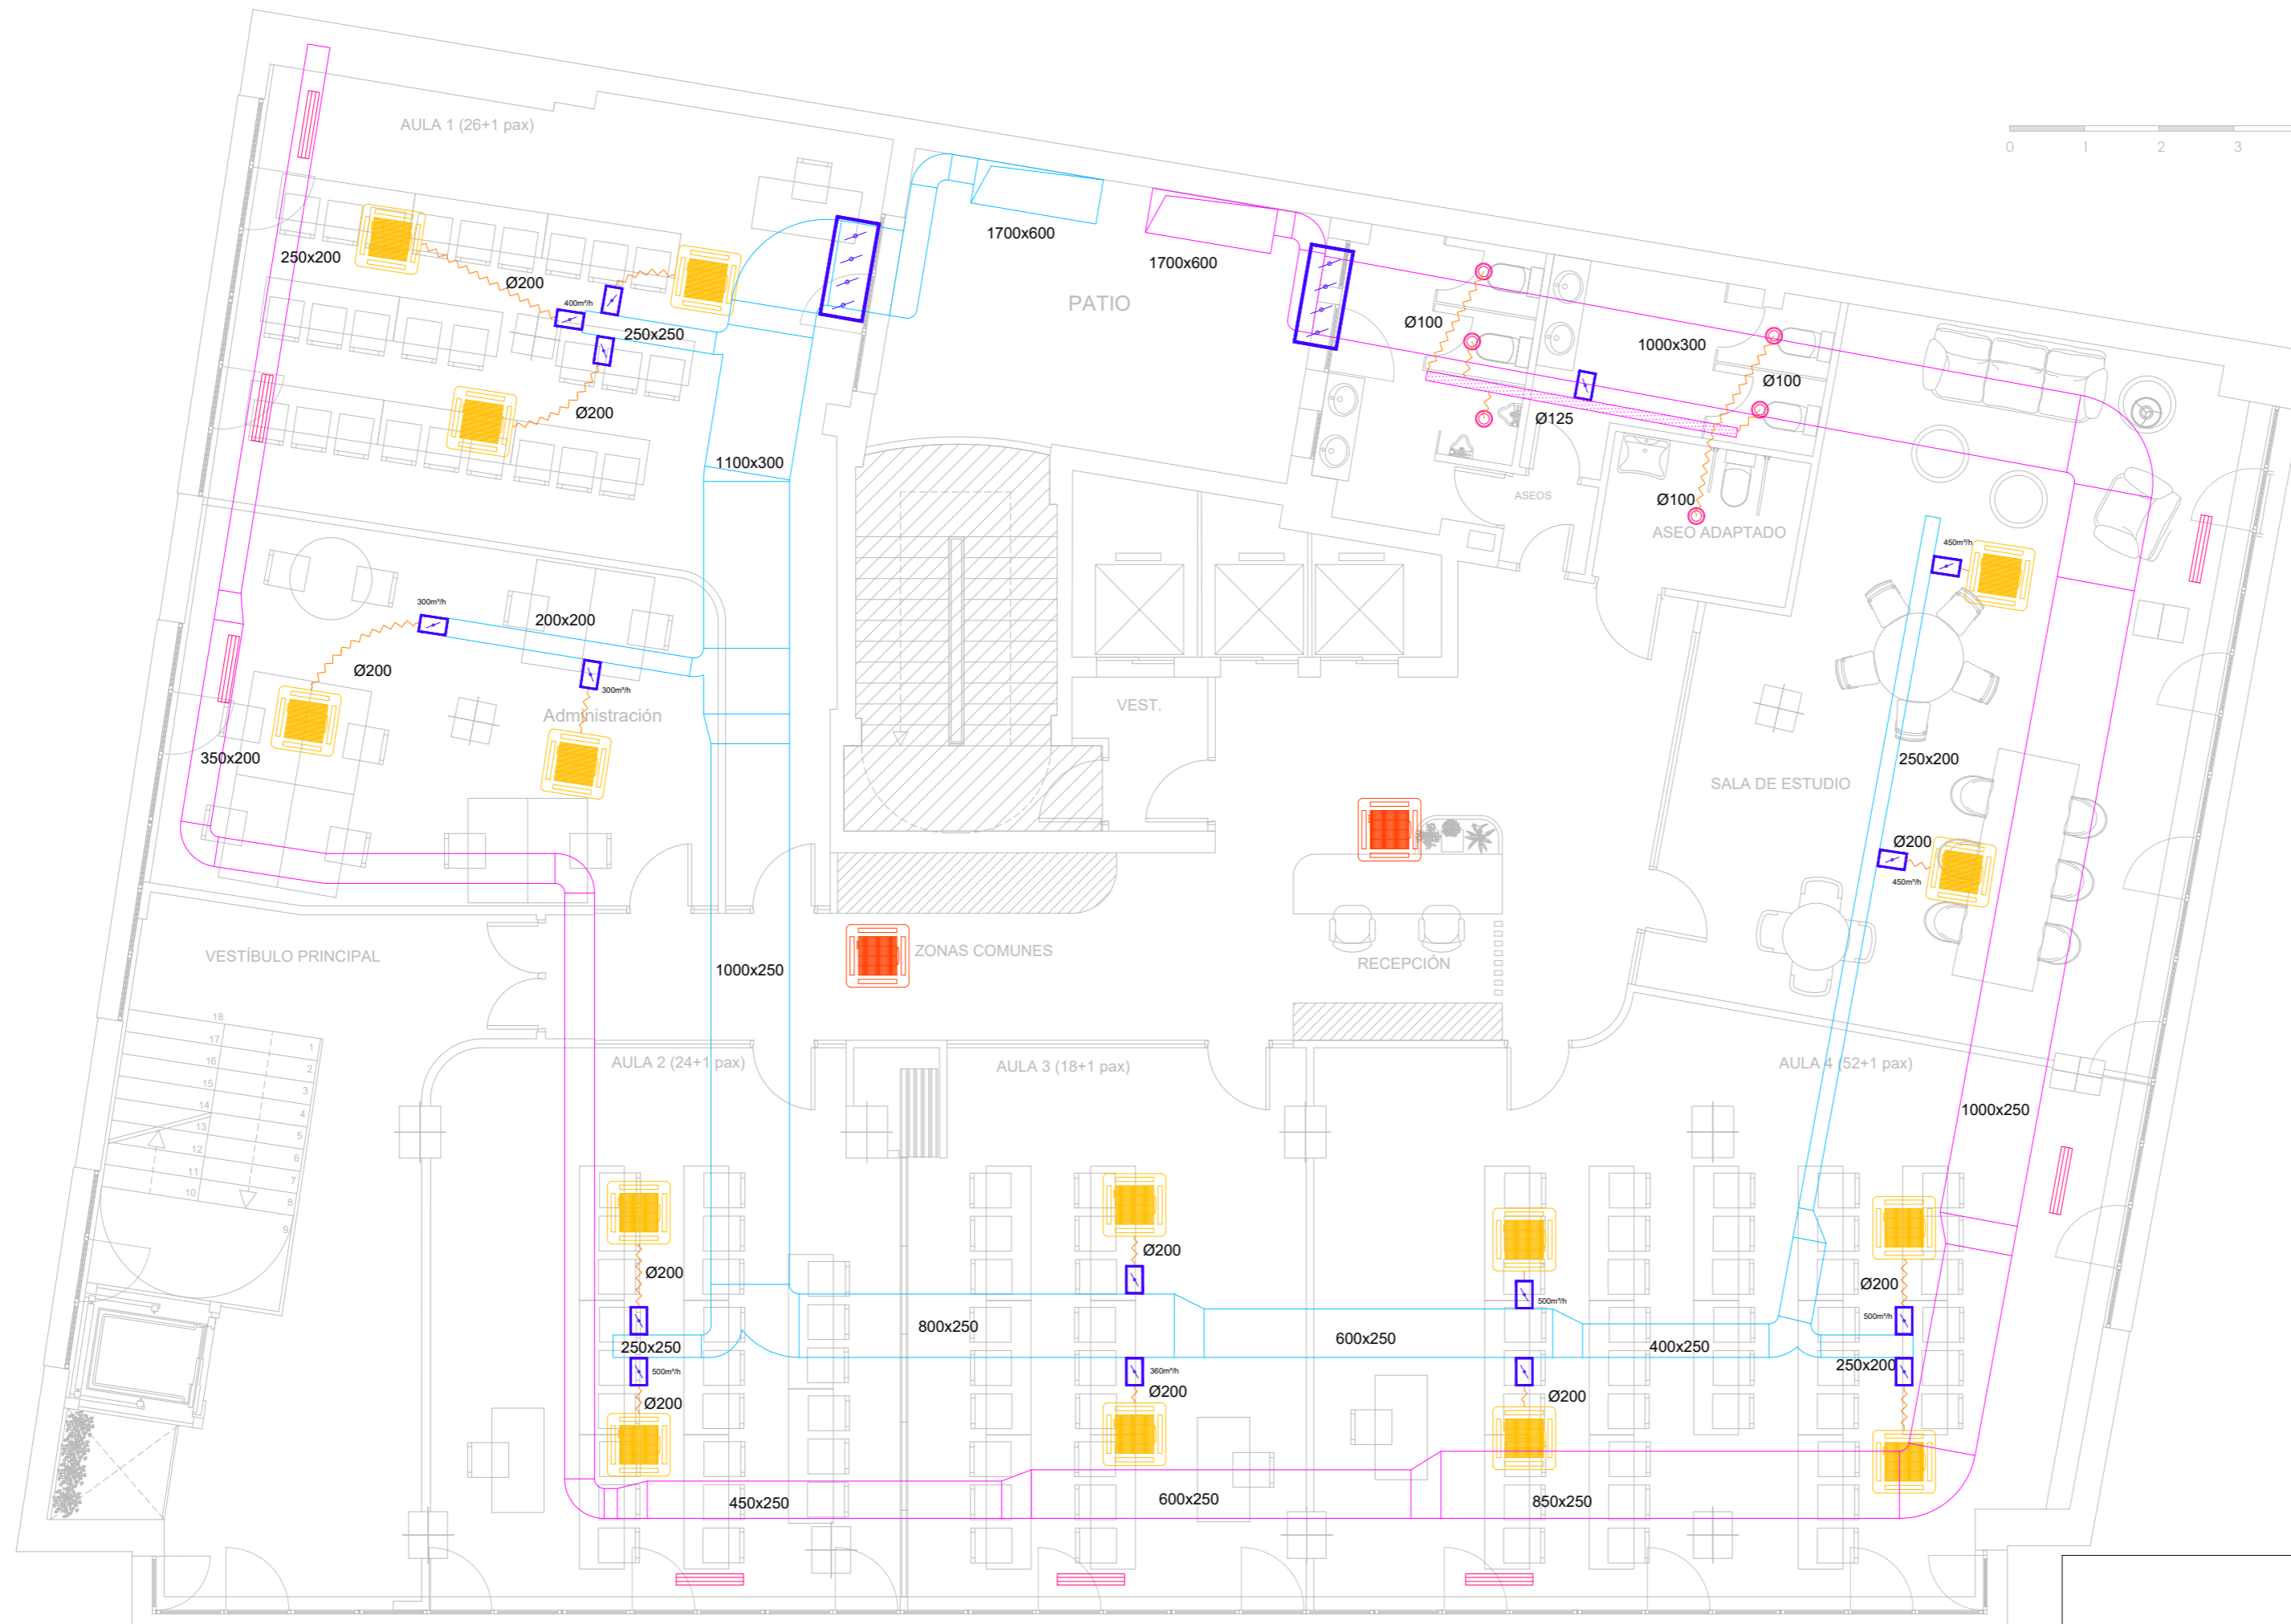
visual:
din-A2

 PROPIEDAD:
ILUSTRE COLEGIO
DE
LA ABOGACÍA
DE
MADRID

NORTE:

LEYENDA	
	CONDUCTO RECTANGULAR FIBRA CLIMAVER NETO APORTE AIRE PRIMARIO
	CONDUCTO RECTANGULAR FIBRA CLIMAVER NETO APORTE AIRE PRIMARIO
	CONDUCTO CHAPA GALVANIZADA EXTRACCION ASEOS
	CONDUCTO FLEXIBLE AISLADO
	REJILLA DE RETORNO LAMAS A 45° AIRFLOW GLP-45 900x75 M RAL
	COMPUERTA DE REGULACION CAUDAL CONSTANTE ØXX - XXXm²
	COMPUERTA DE REGULACIÓN RECTANGULAR
	BOCA EXTRACCION EN ASEOS

 ÁREA NO AFECTADA POR LA INTERVENCIÓN

I-ef_01

ARQUITECTO:

Jesús Rodríguez Calvo
C.O.A.M.
19.621

REVISIONES:

Nº	FECHA	INFO
1		
2		
3		
4		
5		
6		

FECHA: 02/2026

NOMBRE PLANO:
INSTALACIONES
ESTADO REFORMADO
ELECTRICIDAD. FUERZA
PLANTA SÓTANO -1

REVISADO POR:

J.C.
APROBACION KARDHAM:

J.R.
APROBACION CLIENTE:

I.C.A.M.

PROJECT:

REESTRUCTURACIÓN PARCIAL
CON CAMBIO DE USO
DE EDIFICIO
PARA CENTRO DE ESTUDIOS
UNIVERSITARIOS

PROYECTO Nº:
25 KDH_ICAM

FASE:
PROYECTO BÁSICO
Y
EJECUCIÓN

 
DIRECCIÓN:

C. Serrano, 11
28001
MADRID

ESCALA:

1:75 / A1



visual:



PROPIEDAD:

ILUSTRE COLEGIO
DE
LA ABOGACÍA
DE
MADRID

NORTE:

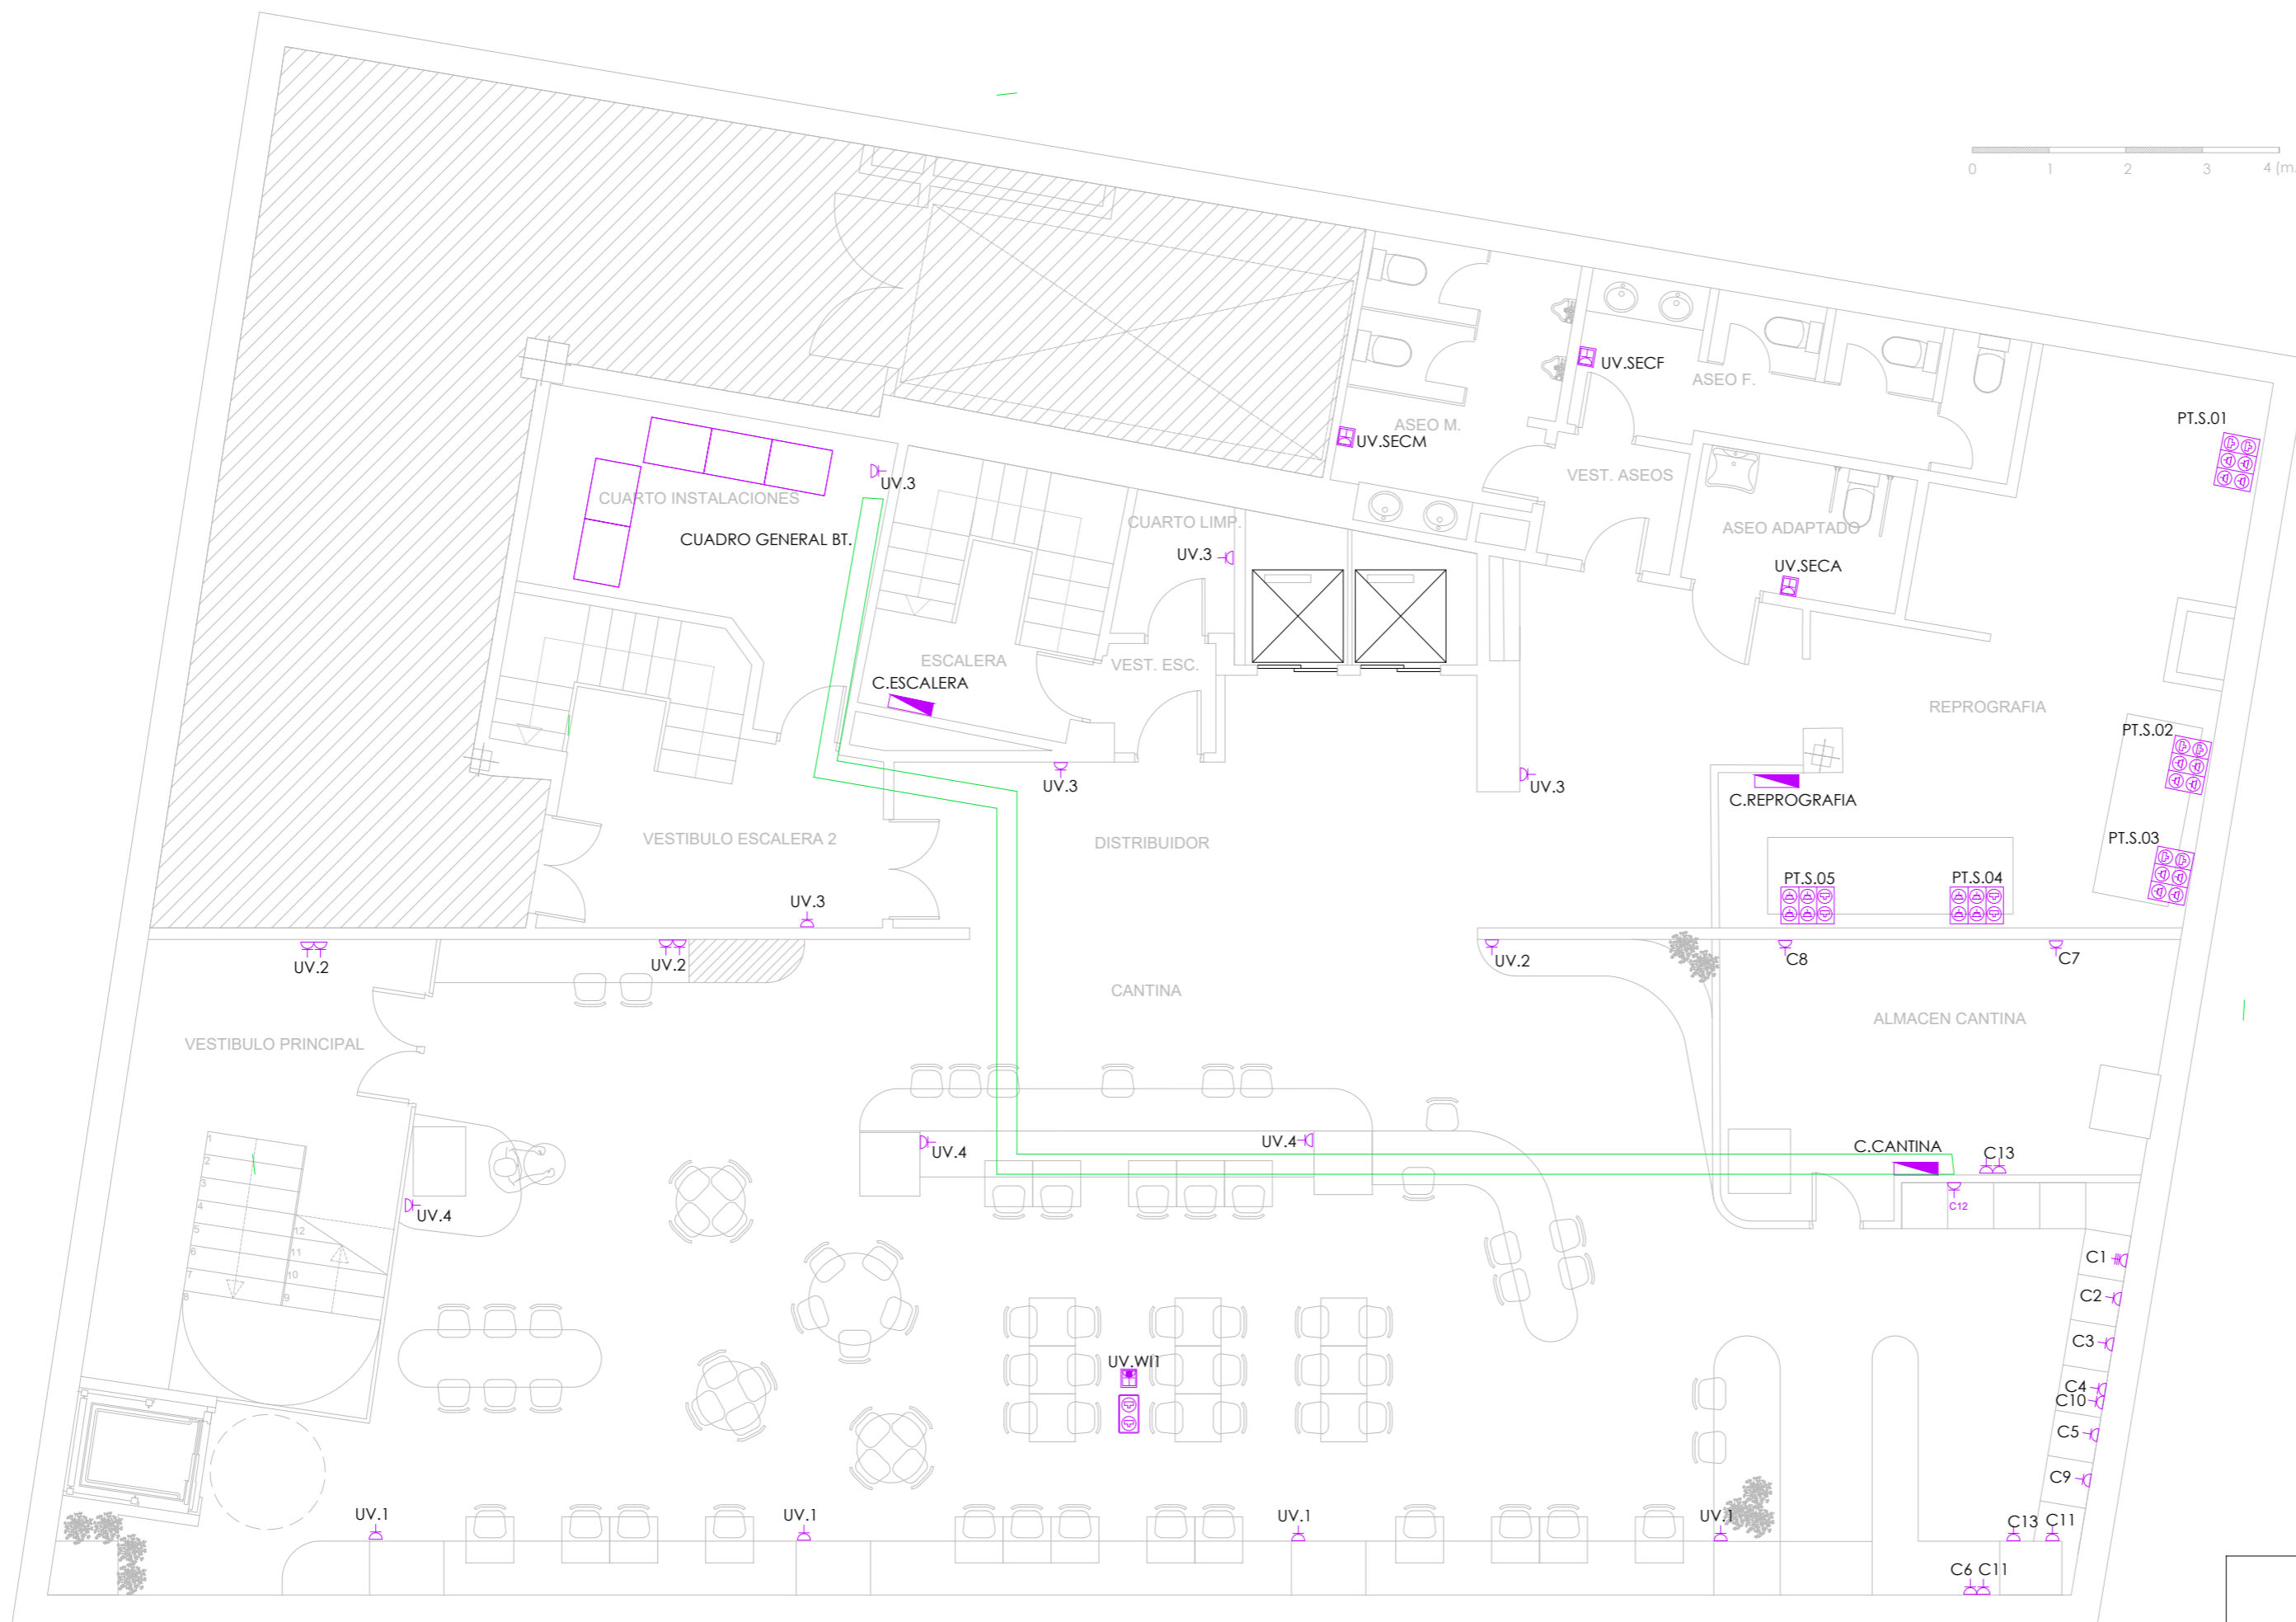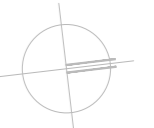

LEYENDA

- TOMA DE CORRIENTE 16 A
- TOMA DE CORRIENTE EN FALSO TECHO
- DOBLE TOMA DATOS EN FALSO TECHO
- TOMA SEGURIDAD
- CAJA MCMONECTA 2 NORM + 2 SA + 2 RJ45
- CAJA MCMONECTA 2 NORM + 2 SA + RJ45 + HDMI
- PUNTO SALIDA DESDE ZÓCALO A MESAS - LATIGUILLOS WIELAND
- MÓDULO MESA ALIBURO MCMONECTA EASYBLOCK INSIDE 27.3 A/A + 2 USB C
- MÓDULO MESA PROFESOR MCMONECTA EASYBLOCK INSIDE 2x16 A + 2 USB C + RJ45 + HDMI

ÁREA NO AFECTADA POR LA INTERVENCIÓN

NOTA: TODAS LAS MEDIDAS DEBERÁN SER VERIFICADAS EN OBRA TANTO PARA PROYECTO COMO EJECUCIÓN - NO MEDIR SOBRE PLANO

ARQUITECTO:

Jesús Rodríguez Calvo
C.O.A.M.
19.621

REVISIONES:

Nº	FECHA	INFO
1		
2		
3		
4		
5		
6		

FECHA: 02/2026

NOMBRE PLANO:
INSTALACIONES
ESTADO REFORMADO
ELECTRICIDAD. FUERZA
PLANTA BAJA

REVISADO POR:

J.C.
APROBACION KARDHAM:

J.R.
APROBACION CLIENTE:

I.C.A.M.

PROJECT:
REESTRUCTURACIÓN PARCIAL
CON CAMBIO DE USO
DE EDIFICIO
PARA CENTRO DE ESTUDIOS
UNIVERSITARIOS

PROYECTO Nº:
25 KDH_ICAM

FASE:
PROYECTO BÁSICO
Y
EJECUCIÓN


DIRECCIÓN:
C. Serrano,11
28001
MADRID

ESCALA:
1:75 / A1

visual:
0 1 2 3 4
din-A2

PROPIEDAD:
ILUSTRE COLEGIO
DE
LA ABOGACÍA
DE
MADRID

NORTE:

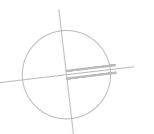

ÁREA NO AFECTADA POR LA INTERVENCIÓN

LEYENDA

- TOMA DE CORRIENTE 16 A
- TOMA DE CORRIENTE EN FALSO TECHO
- DOBLE TOMA DATOS EN FALSO TECHO
- TOMA SEGURIDAD
- CAJA MCMONECTA 2 NORM + 2 SA + 2 RJ45
- CAJA MCMONECTA 2 NORM + 2 SA + RJ45 + HDMI
- PUNTO SALIDA DESDE ZÓCALO A MESAS - LATIGUILLOS WIELAND
- MÓDULO MESA ALIBURO MCMONECTA EASYBLOCK INSIDE 2x3 RJ45 + 2x3 USB C
- MÓDULO MESA PROFESOR MCMONECTA EASYBLOCK INSIDE 2x16 A + 2 USB C + RJ45 + HDMI

I-ef_03

ARQUITECTO:

Jesús Rodríguez Calvo
C.O.A.M.
19.621

REVISIONES:

Nº	FECHA	INFO
1		
2		
3		
4		
5		
6		

FECHA: 02/2026

NOMBRE PLANO:
INSTALACIONES
ESTADO REFORMADO
ELECTRICIDAD. FUERZA
ENTREPLANTA

REVISADO POR:

J.C.
APROBACION KARDHAM:

J.R.
APROBACION CLIENTE:

I.C.A.M.

PROJECT:
REESTRUCTURACIÓN PARCIAL
CON CAMBIO DE USO
DE EDIFICIO
PARA CENTRO DE ESTUDIOS
UNIVERSITARIOS

PROYECTO Nº:
25 KDH_ICAM

FASE:
PROYECTO BÁSICO
Y
EJECUCIÓN



DIRECCIÓN:
C. Serrano,11
28001
MADRID

ESCALA:
1:75 / A1


visual:
din-A2

PROPIEDAD:
ILUSTRE COLEGIO
DE
LA ABOGACÍA
DE
MADRID

NORTE:

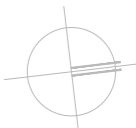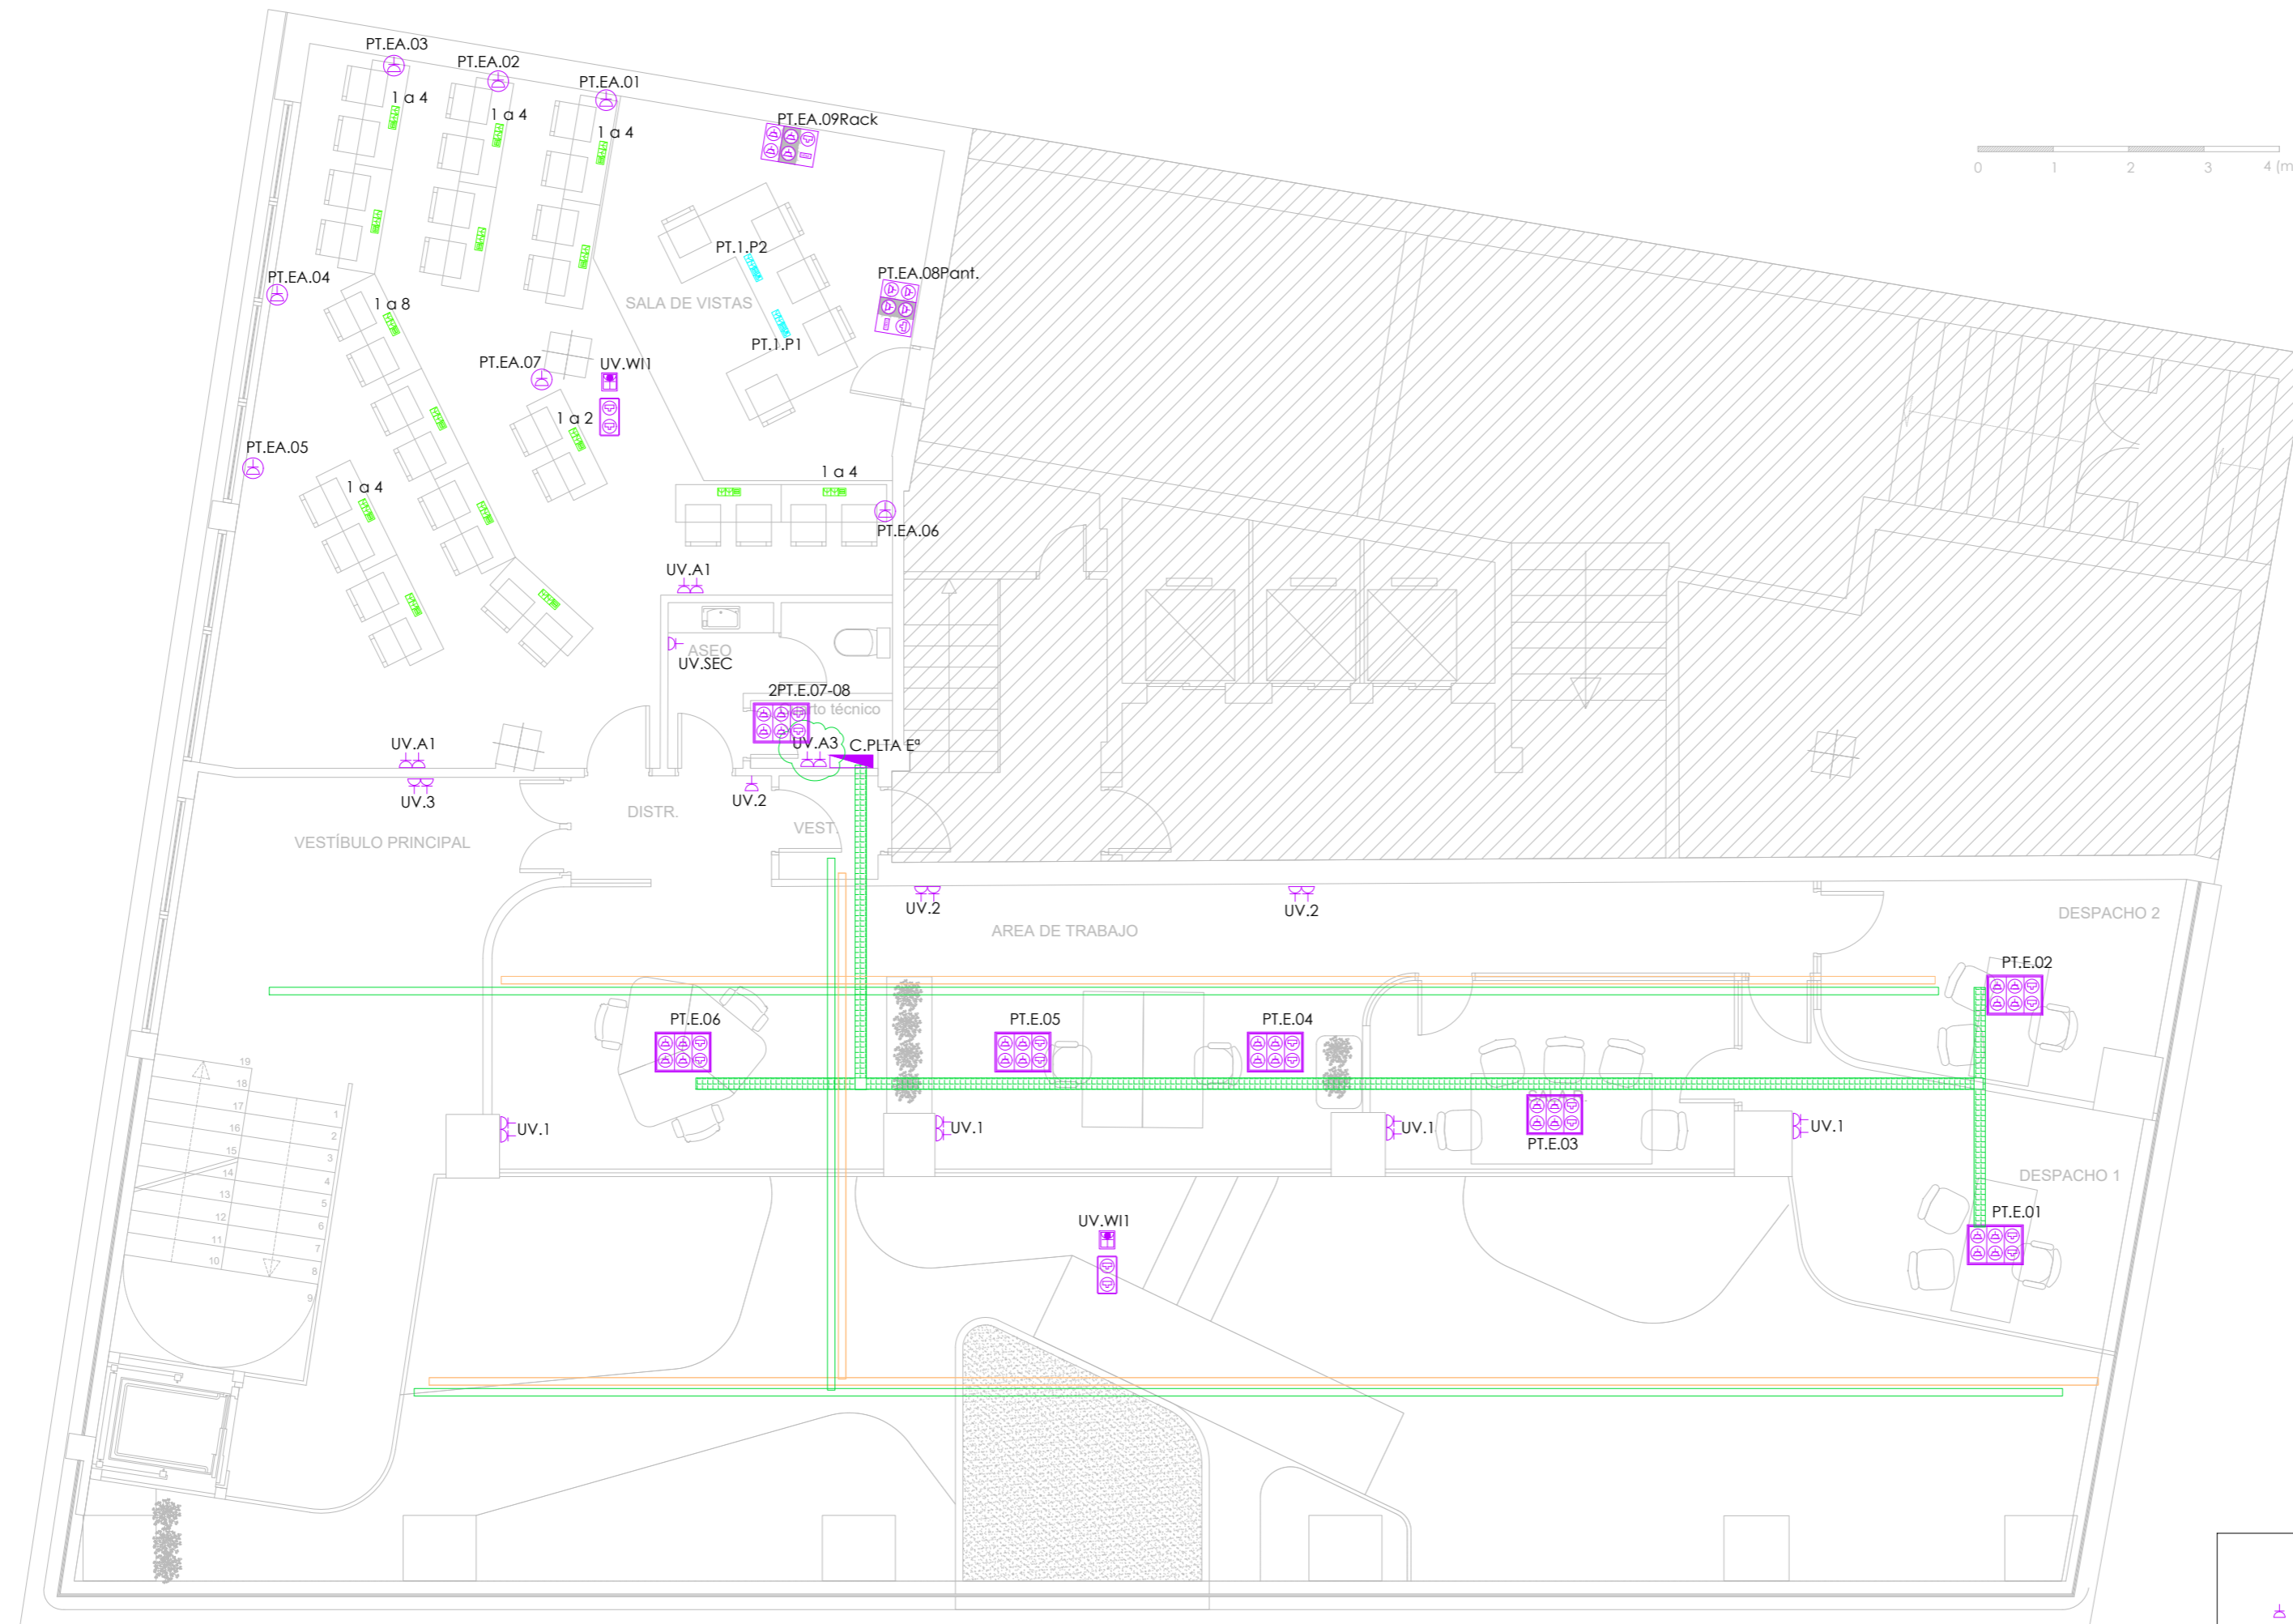LEYENDA

-  TOMA DE CORRIENTE 16 A
-  TOMA DE CORRIENTE EN FALSO TECHO
-  DOBLE TOMA DATOS EN FALSO TECHO
-  TOMA SECAMANDOS
-  CAJA MIMCONECTA 2 NORM + 2 SAI + 2 RJ45
-  CAJA MIMCONECTA 2 NORM + 2 SAI + RJ45 + HDMI
-  PUNTO SALIDA DESDE ZÓCALO A MESAS - LATIGUILLOS WIELAND
-  MÓDULO MESA ALIBURO MIMCONECTA EASYBLOCK INSIDE 2x3 RJ45 + 2x13 USB-C
-  MÓDULO MESA PROFESOR MIMCONECTA EASYBLOCK INSIDE 2x16 A + 2 USB C + RJ45 + HDMI

 ÁREA NO AFECTADA POR LA INTERVENCIÓN

NOTA: TODAS LAS MEDIDAS DEBERÁN SER VERIFICADAS EN OBRA TANTO PARA PROYECTO COMO EJECUCIÓN - NO MEDIR SOBRE PLANO

I-ef_04

ARQUITECTO:

Jesús Rodríguez Calvo
C.O.A.M.
19.621

REVISIONES:

Nº	FECHA	INFO
1		
2		
3		
4		
5		
6		

FECHA: 02/2026

NOMBRE PLANO:
INSTALACIONES
ESTADO REFORMADO
ELECTRICIDAD. FUERZA
PLANTA PRIMERA

REVISADO POR:

J.C.
APROBACION KARDHAM:

J.R.
APROBACION CLIENTE:

I.C.A.M.

PROJECT:
REESTRUCTURACIÓN PARCIAL
CON CAMBIO DE USO
DE EDIFICIO
PARA CENTRO DE ESTUDIOS
UNIVERSITARIOS

PROYECTO Nº:
25 KDH_ICAM

FASE:
PROYECTO BÁSICO
Y
EJECUCIÓN

DIRECCIÓN:



C. Serrano, 11
28001
MADRID

ESCALA:
1:75 / A1

visual:
0 2 4
din-A2

PROPIEDAD:
ILUSTRE COLEGIO
DE
LA ABOGACÍA
DE
MADRID

NORTE:

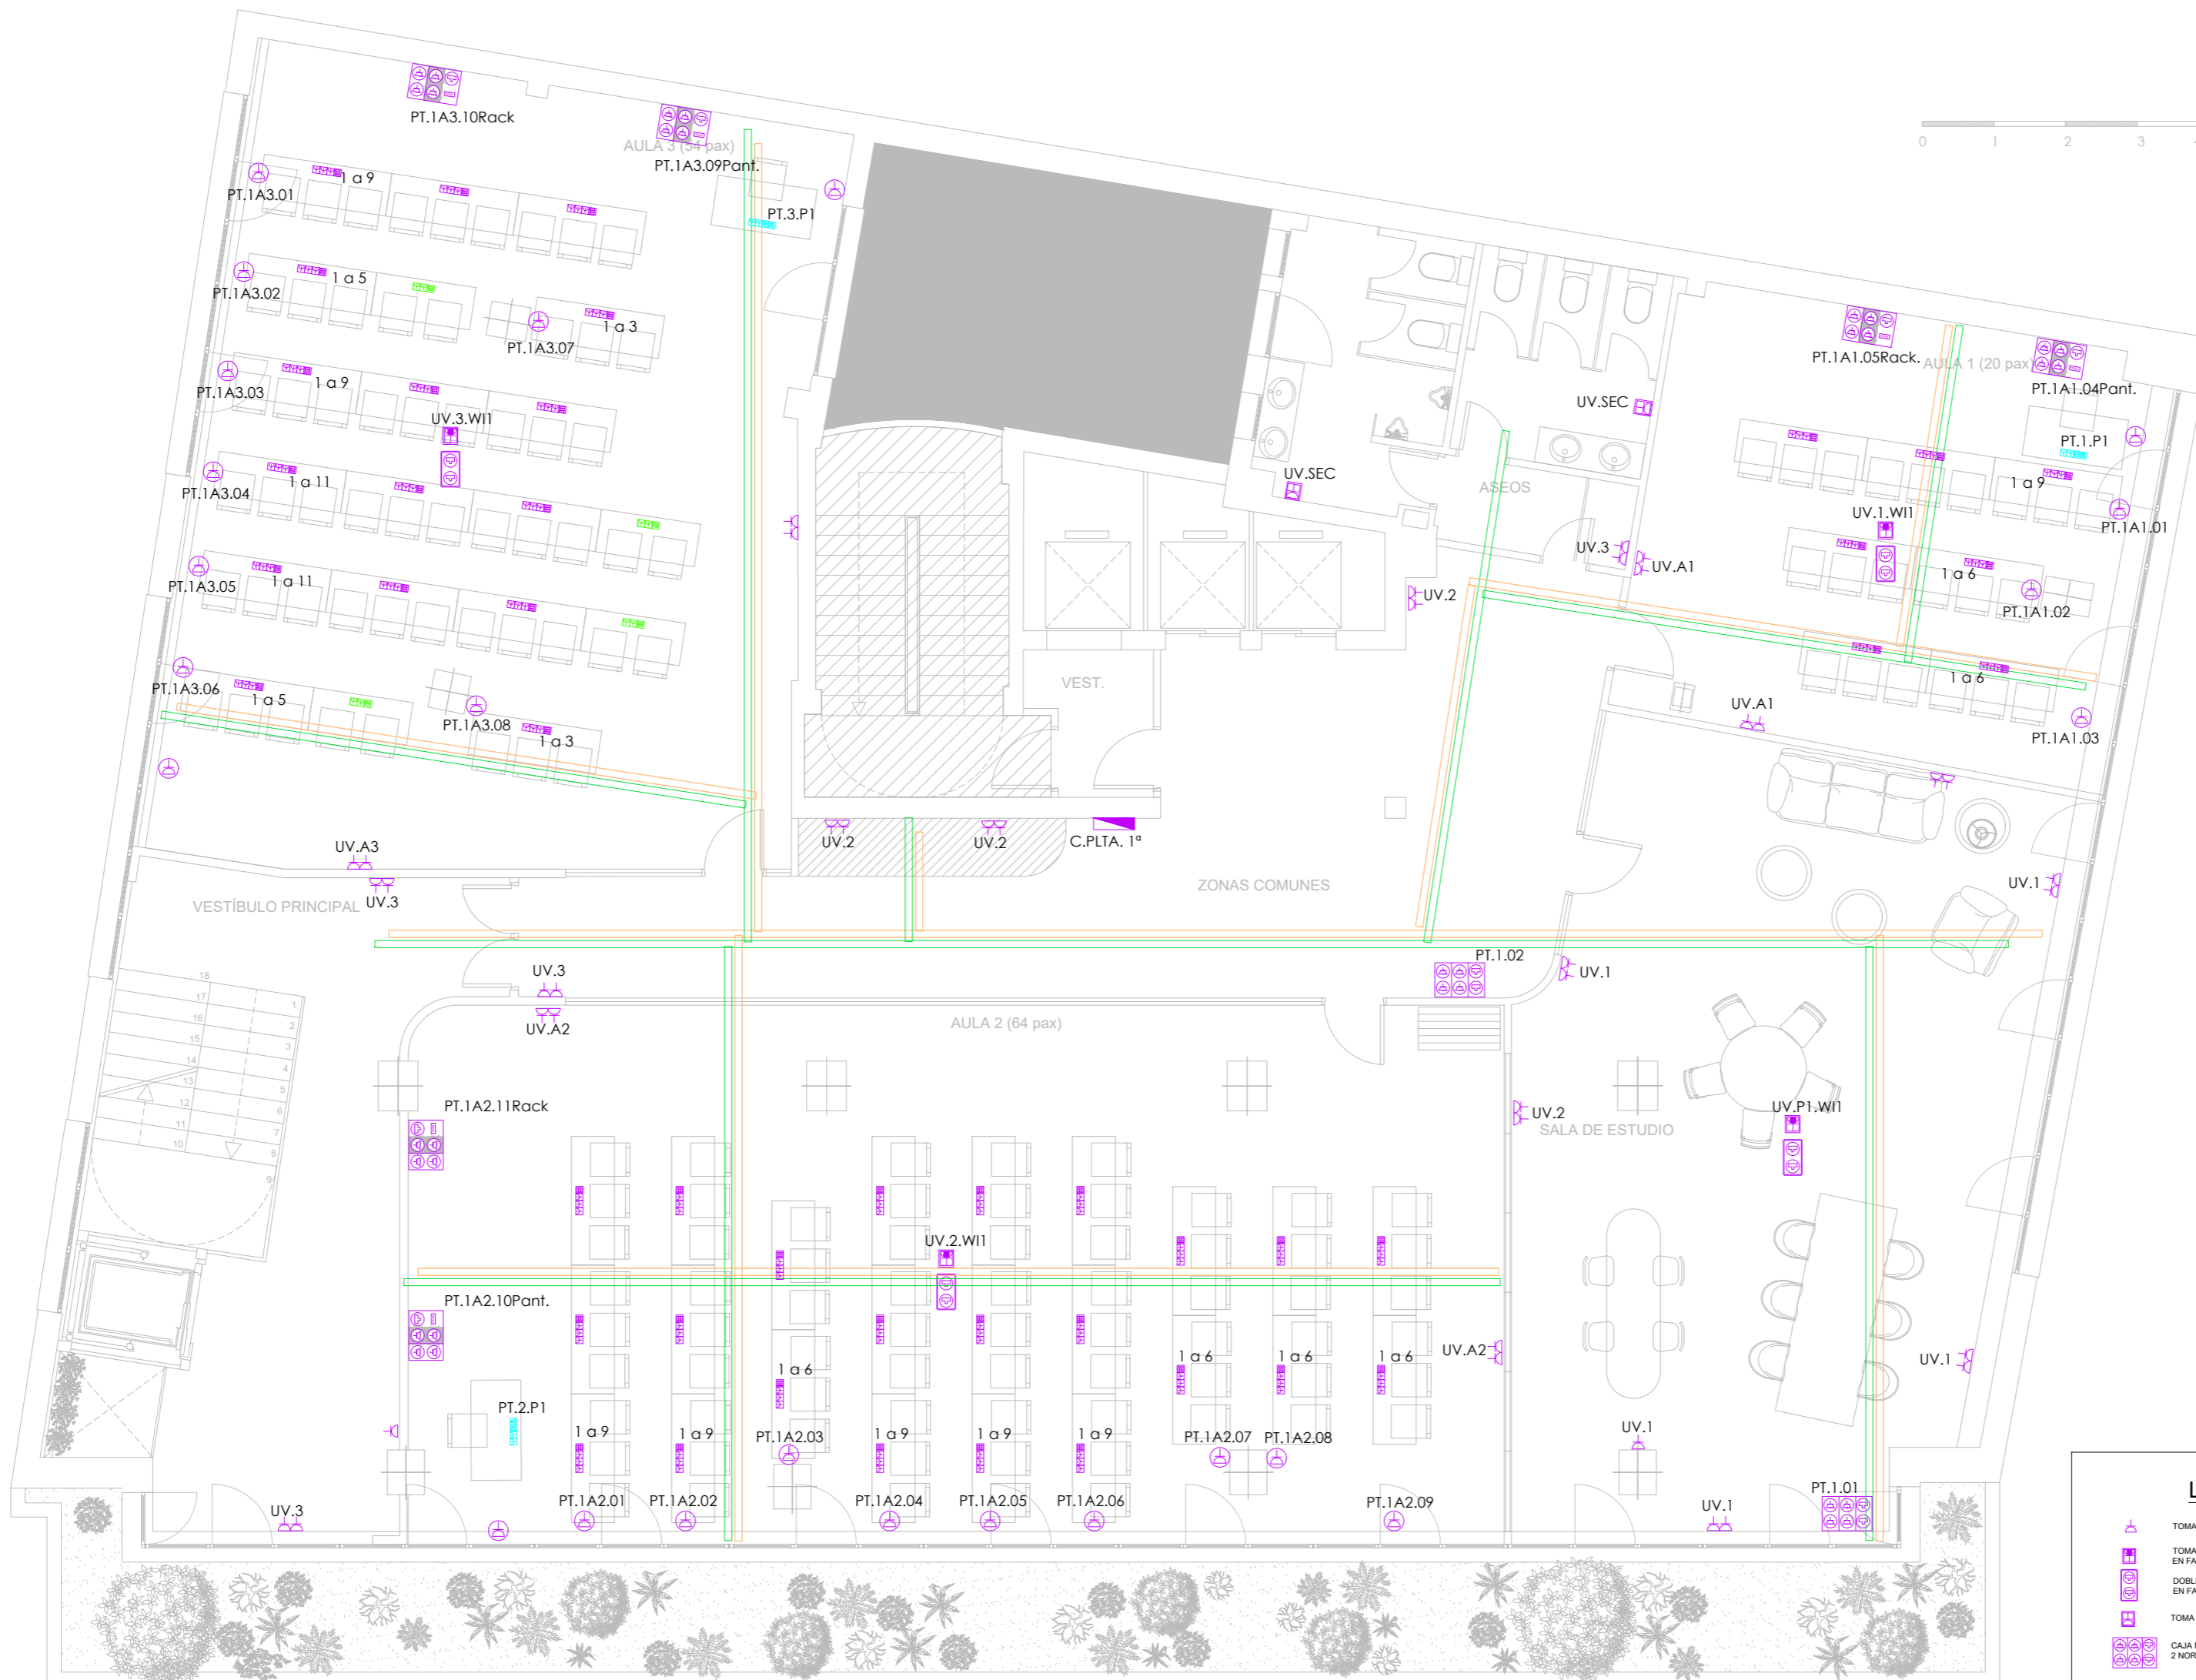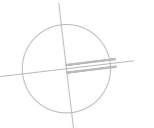

LEYENDA

- TOMA DE CORRIENTE 16 A
- TOMA DE CORRIENTE EN FALSO TECHO
- DOBLE TOMA DATOS EN FALSO TECHO
- TOMA SECAMANDOS
- CAJA MIMCONECTA 2 NORM + 2 SA + 2 RJ45
- CAJA MIMCONECTA 2 NORM + 2 SA + RJ45 + HDMI
- PUNTO SALIDA DESDE ZÓCALO A MESAS - LATIGUILLOS WIELAND
- MÓDULO MESA ALURINO
- MIMCONECTA EASYBLOCK INSIDE 27.3 A/16 A + 2 USB C
- MÓDULO MESA PROFESSOR MIMCONECTA EASYBLOCK INSIDE 2x16 A + 2 USB C + RJ45 + HDMI

ÁREA NO AFECTADA POR LA INTERVENCIÓN

NOTA: TODAS LAS MEDIDAS DEBERÁN SER VERIFICADAS EN OBRA TANTO PARA PROYECTO COMO EJECUCIÓN - NO MEDIR SOBRE PLANO

ARQUITECTO:

Jesús Rodríguez Calvo
C.O.A.M.
19.621

REVISIONES:

Nº	FECHA	INFO
1		
2		
3		
4		
5		
6		

FECHA: 02/2026

NOMBRE PLANO:
INSTALACIONES
ESTADO REFORMADO
ELECTRICIDAD. FUERZA
PLANTA SEGUNDA

REVISADO POR: J.C.

APROBACION KARDHAM: J.R.

APROBACION CLIENTE: I.C.A.M.

PROJECT:
REESTRUCTURACIÓN PARCIAL
CON CAMBIO DE USO
DE EDIFICIO
PARA CENTRO DE ESTUDIOS
UNIVERSITARIOS

PROYECTO Nº: 25 KDH_ICAM


FASE: PROYECTO BÁSICO
Y
EJECUCIÓN


DIRECCIÓN: C. Serrano, 11
28001
MADRID

ESCALA: 1:75 / A1

visual: 0 2 4
din-A2

PROPIEDAD: ILLUSTRE COLEGIO
DE
LA ABOGACÍA
DE
MADRID

NORTE: 

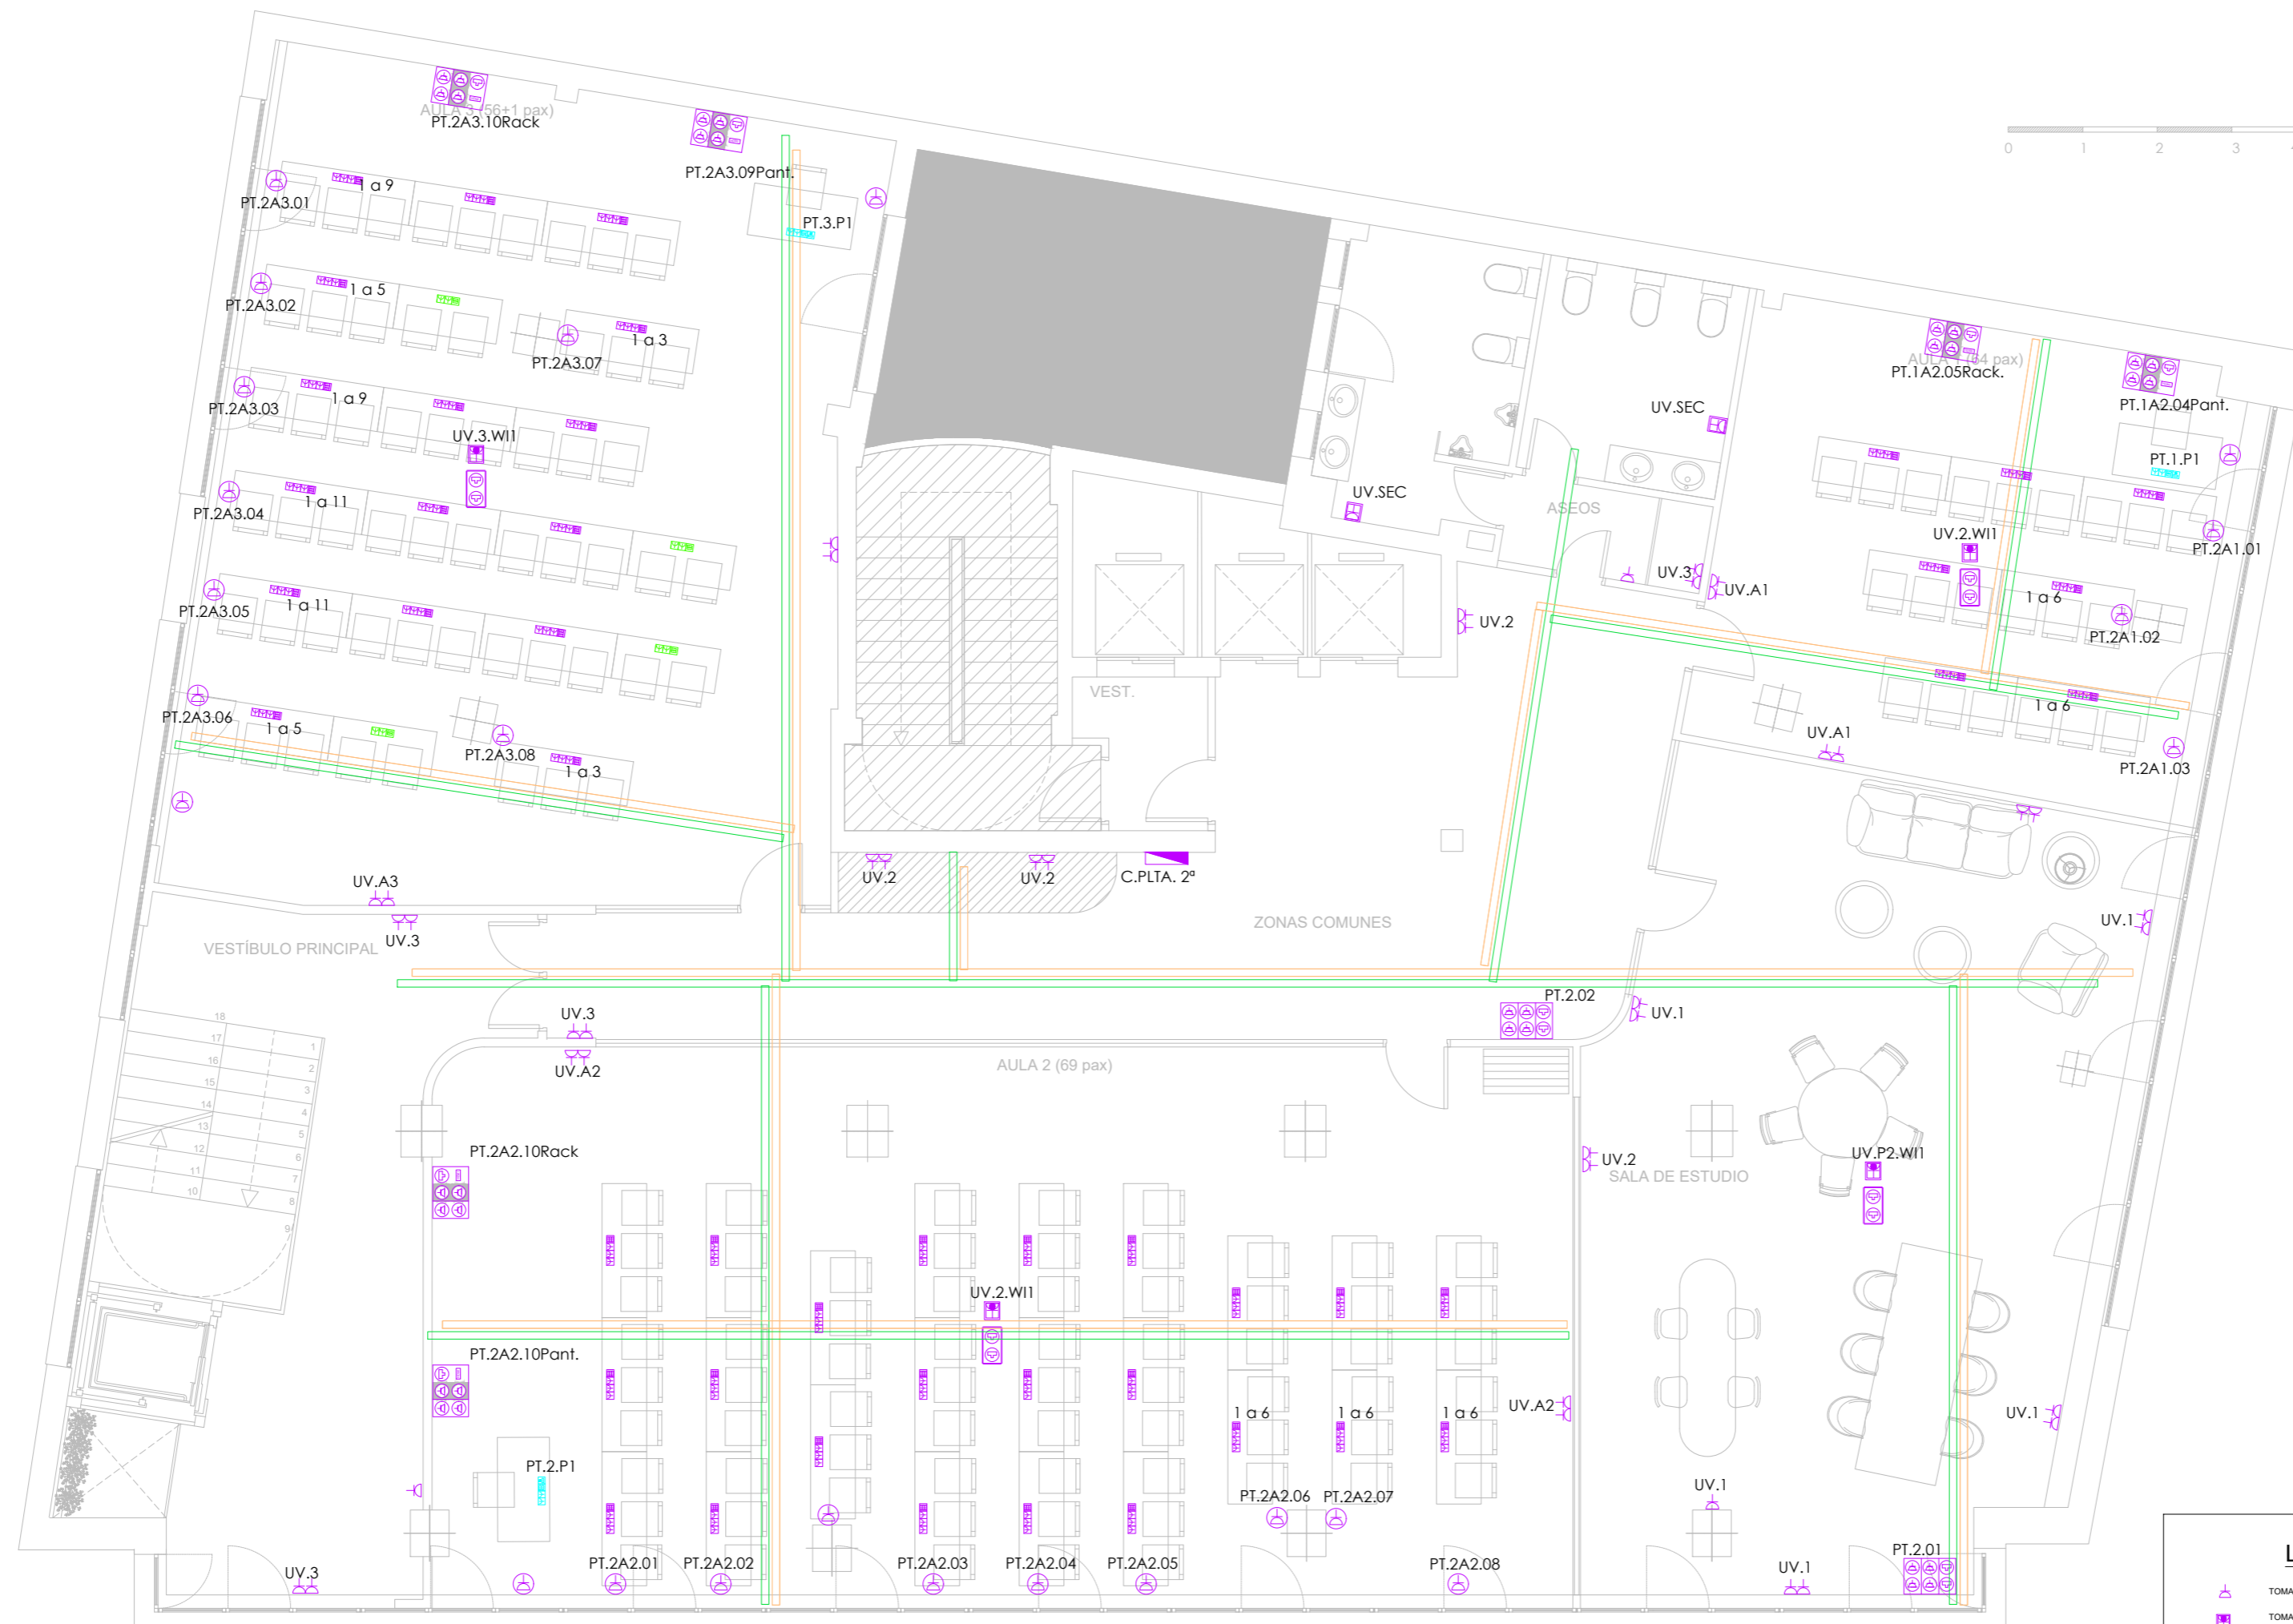

LEYENDA

-  TOMA DE CORRIENTE 16 A
-  TOMA DE CORRIENTE EN FALSO TECHO
-  DOBLE TOMA DATOS EN FALSO TECHO
-  TOMA SECCIONANDOS
-  CAJA MIMCONECTA 2 NORM + 2 SAI + 2 RJ45
-  CAJA MIMCONECTA 2 NORM + 2 SAI + RJ45 + HDMI
-  PUNTO SALIDA DESDE ZÓCALO A
-  MESA ALUMINO
-  MIMCONECTA EASYBLOCK INSIDE 2x3 RJ45 + 2x3 USB C
-  MIMCONECTA EASYBLOCK INSIDE 2x16 A + 2 USB C + RJ45 + HDMI

 ÁREA NO AFECTADA POR LA INTERVENCIÓN

NOTA: TODAS LAS MEDIDAS DEBERÁN SER VERIFICADAS EN OBRA TANTO PARA PROYECTO COMO EJECUCIÓN - NO MEDIR SOBRE PLANO

ARQUITECTO:

Jesús Rodríguez Calvo
C.O.A.M.
19.621

REVISIONES:

Nº	FECHA	INFO
1		
2		
3		
4		
5		
6		

FECHA: 02/2026

NOMBRE PLANO:
INSTALACIONES
ESTADO REFORMADO
ELECTRICIDAD. FUERZA
PLANTA TERCERA

REVISADO POR: J.C.

APROBACION KARDHAM: J.R.

APROBACION CLIENTE: I.C.A.M.

I.C.A.M.

PROJECT:
REESTRUCTURACIÓN PARCIAL
CON CAMBIO DE USO
DE EDIFICIO
PARA CENTRO DE ESTUDIOS
UNIVERSITARIOS

PROYECTO Nº: 25 KDH_ICAM

FASE: PROYECTO BÁSICO
Y
EJECUCIÓN

DIRECCIÓN:


C. Serrano, 11
28001
MADRID

ESCALA: 1:75 / A1

visual: 0 2 4
din-A2

PROPIEDAD: ILLUSTRE COLEGIO
DE
LA ABOGACÍA
DE
MADRID

NORTE:

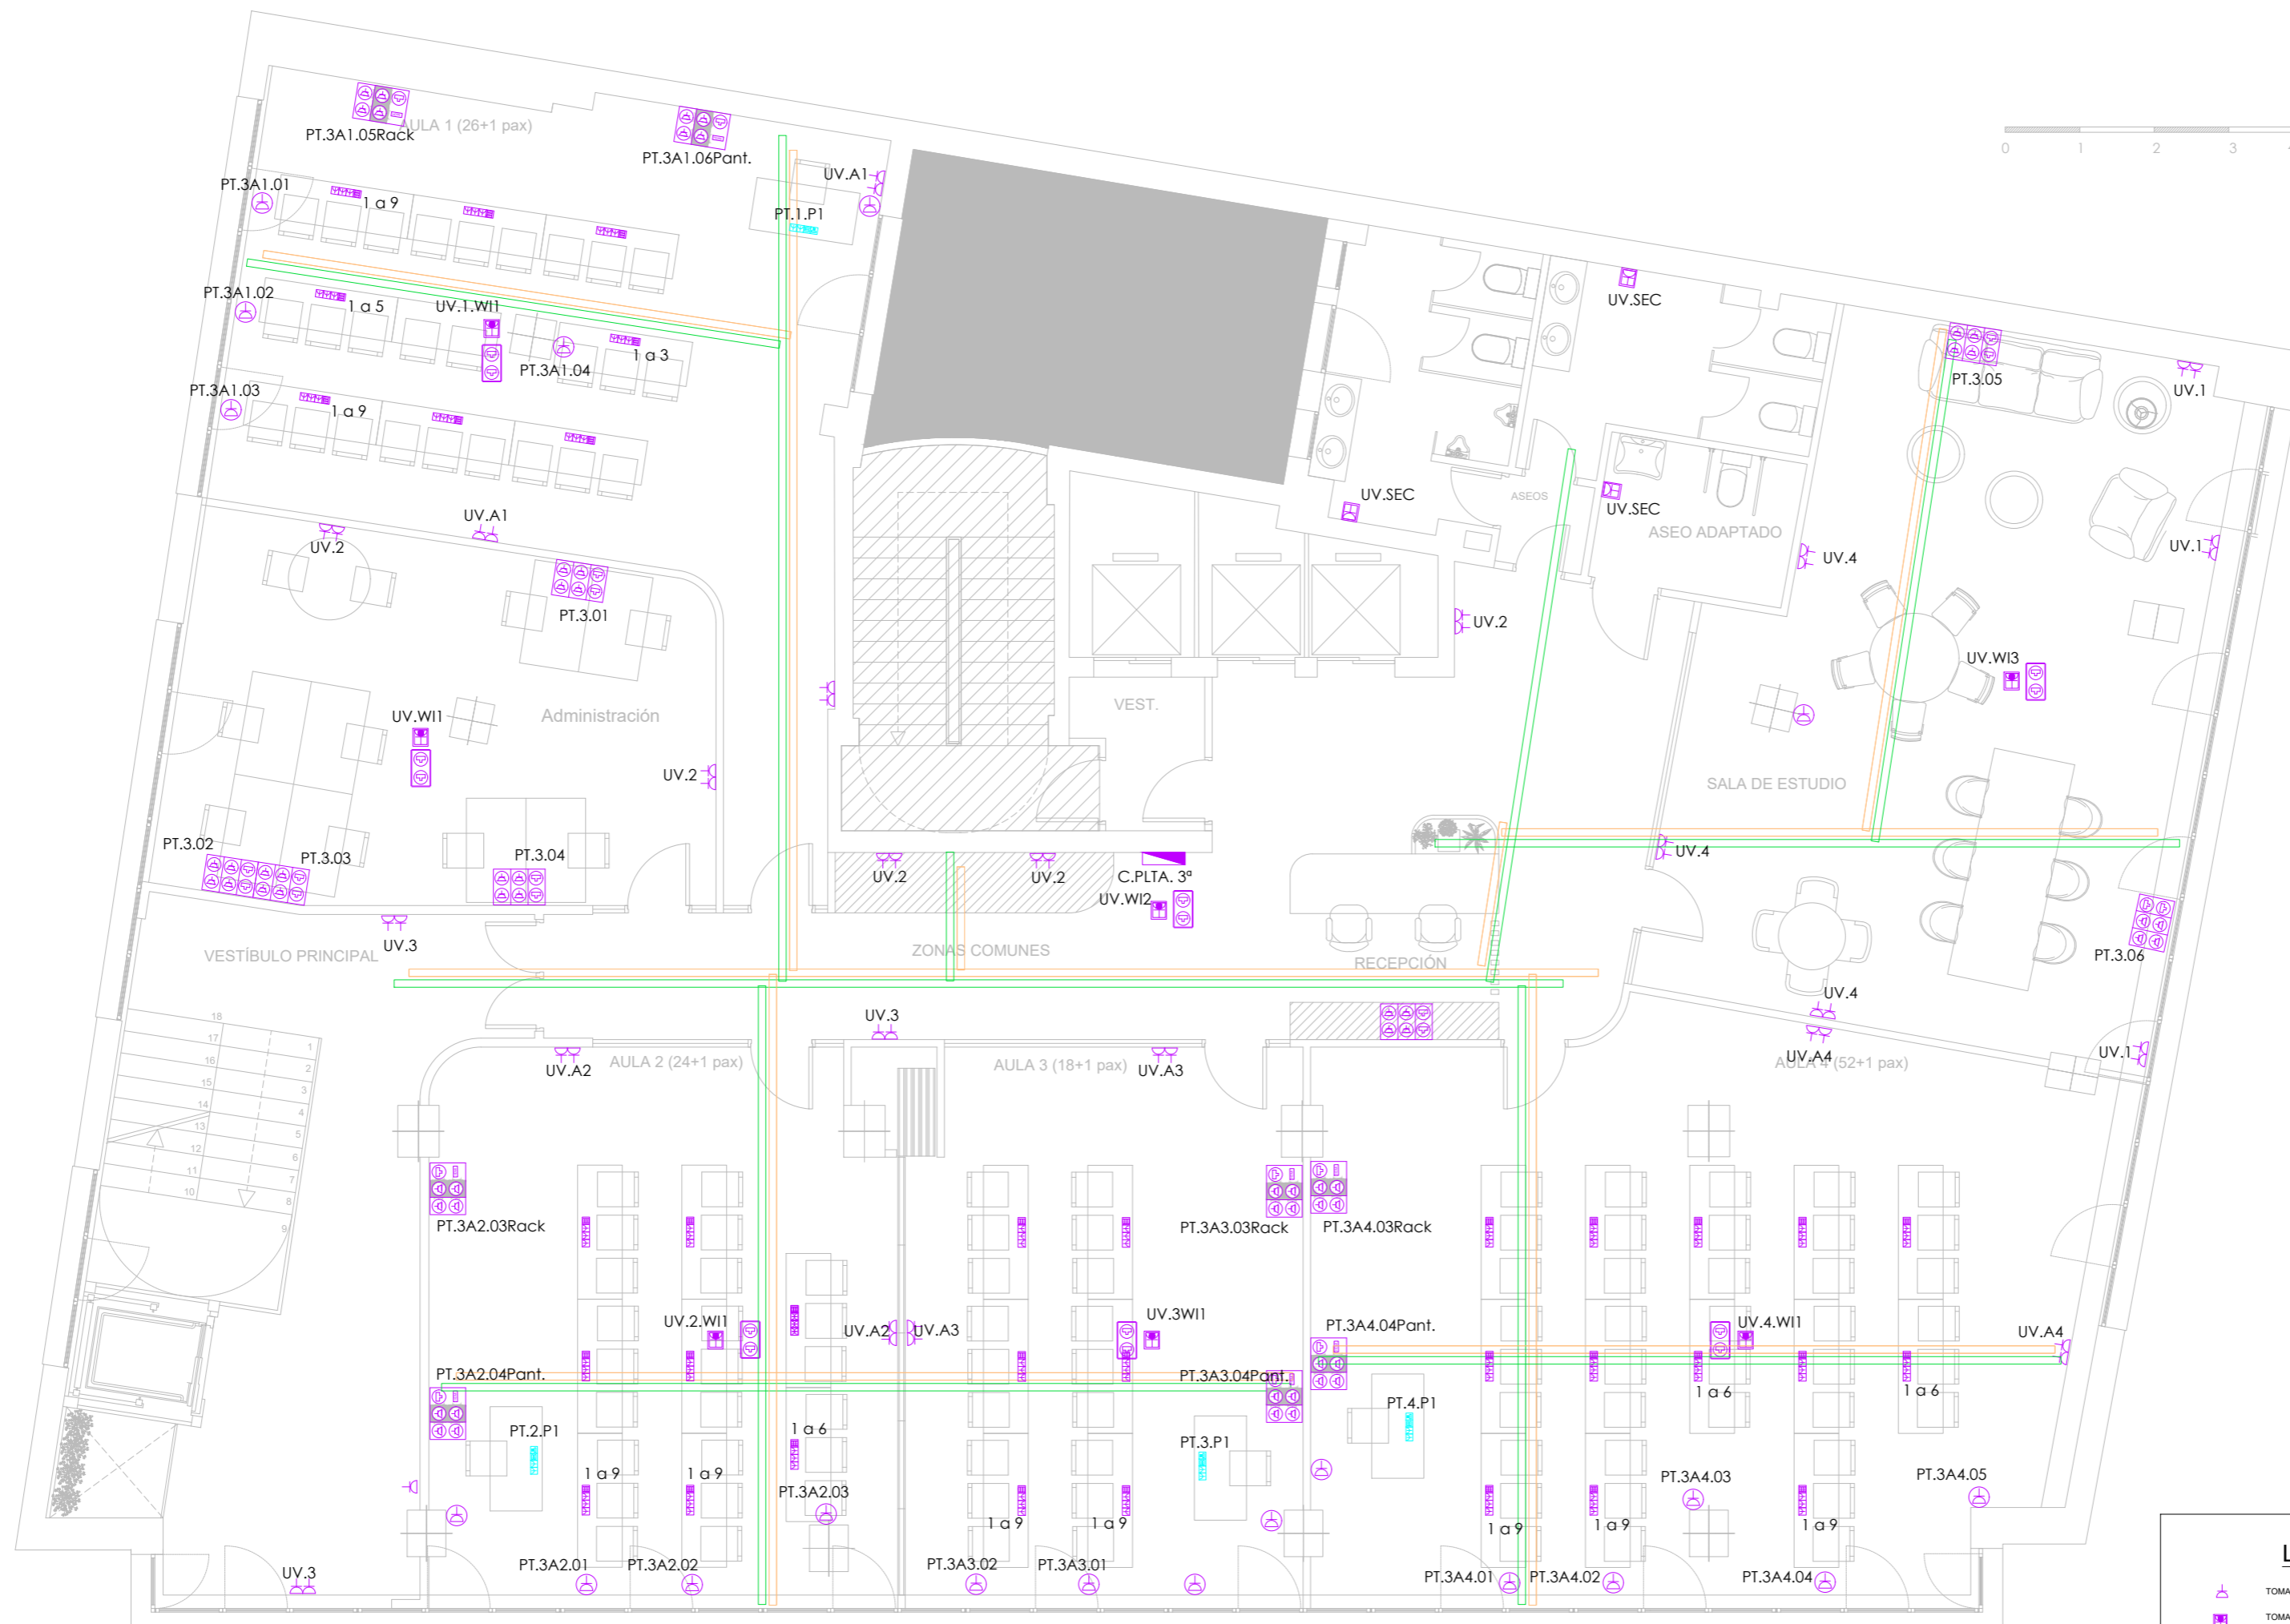

LEYENDA

- TOMA DE CORRIENTE 16 A
- TOMA DE CORRIENTE EN FALSO TECHO
- DOBLE TOMA DATOS EN FALSO TECHO
- TOMA SECCIONANDOS
- CAJA MIMCONECTA 2 NORM + 2 SA + 2 RL45
- CAJA MIMCONECTA 2 NORM + 2 SA + RL45 + HDMI
- PUNTO SALIDA DESDE ZÓCALO A MESAS - LATIGUILLOS WIELAND
- MÓDULO MESA ALIBURO MIMCONECTA EASYBLOCK INSIDE 27.3x16A + 2x1.5 USB C
- MÓDULO MESA PROFESOR MIMCONECTA EASYBLOCK INSIDE 2x16 A + 2 USB C + RL45 + HDMI

ÁREA NO AFECTADA POR LA INTERVENCIÓN

ARQUITECTO:

Jesús Rodríguez Calvo
C.O.A.M.
19.621

REVISIONES:

Nº	FECHA	INFO
1		
2		
3		
4		
5		
6		

FECHA:

02/2026

NOMBRE PLANO:

INSTALACIONES
ESTADO REFORMADO
ELECTRICIDAD
ESQUEMA UNIFILAR - 2 de 12

REVISADO POR:

J.C.
APROBACION KARDHAM :

J.R.
APROBACION CLIENTE :

I.C.A.M.

PROJECT:

REESTRUCTURACIÓN PARCIAL
CON CAMBIO DE USO
DE EDIFICIO
PARA CENTRO DE ESTUDIOS
UNIVERSITARIOS

PROYECTO Nº:

25 KDH_ICAM

FASE:

PROYECTO BÁSICO
Y
EJECUCIÓN

 
DIRECCIÓN:

C. Serrano,11
28001
MADRID

ESCALA:

1:75 / A1




visual:



PROPIEDAD:

ILUSTRE COLEGIO
DE
LA ABOGACÍA
DE
MADRID

NORTE:

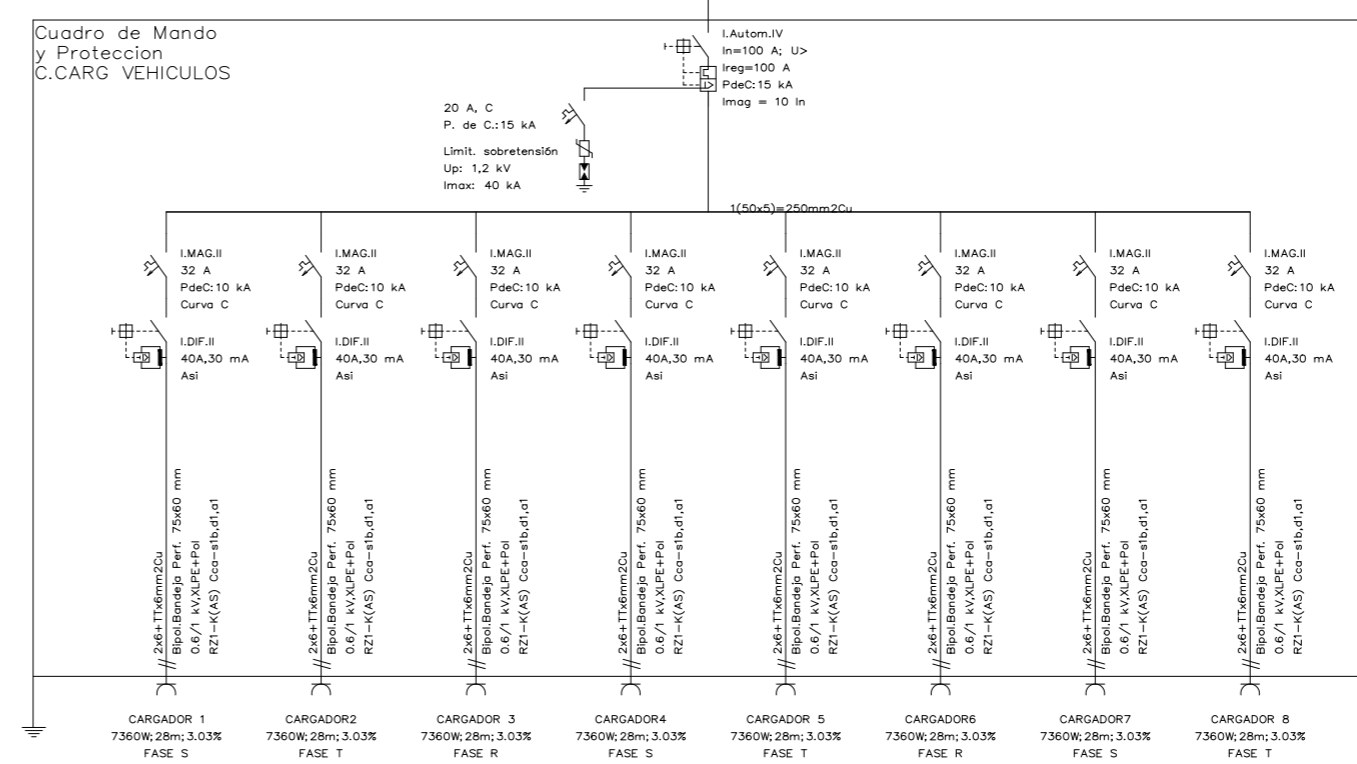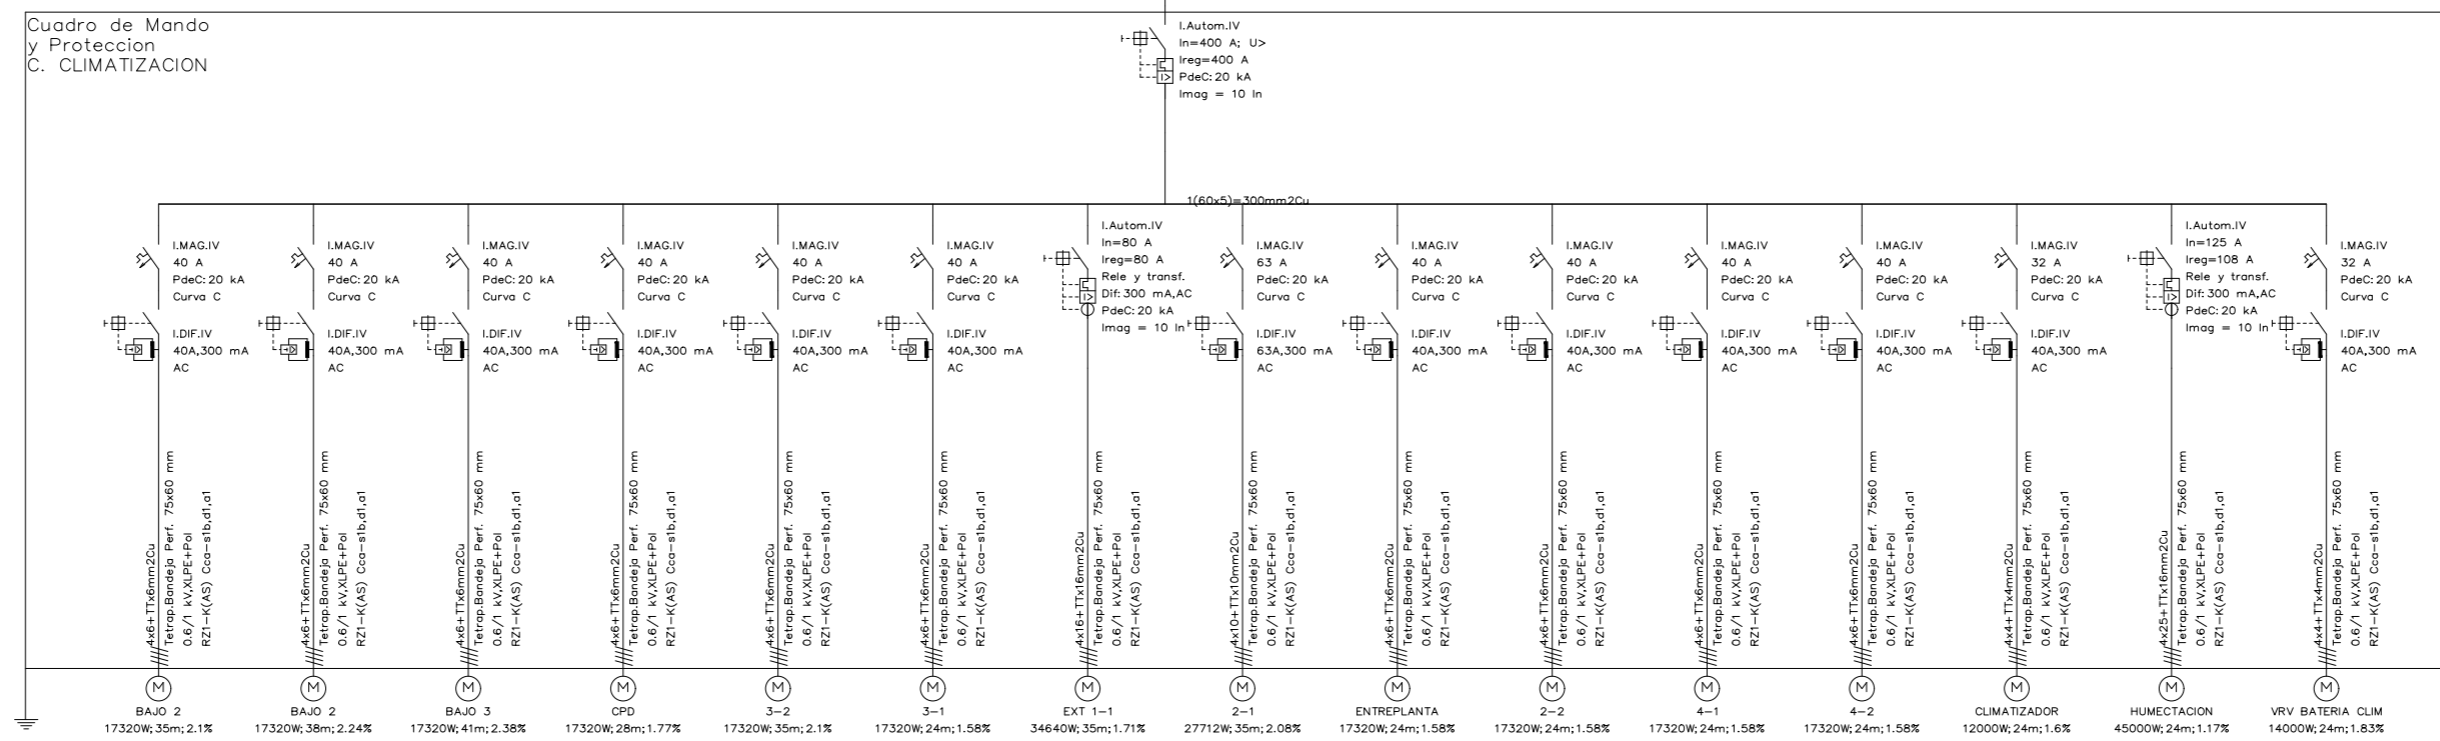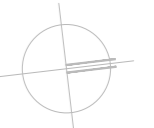

ARQUITECTO:

Jesús Rodríguez Calvo
C.O.A.M.
19.621

REVISIONES:

Nº	FECHA	INFO
1		
2		
3		
4		
5		
6		

FECHA:

02/2026

NOMBRE PLANO:

INSTALACIONES
ESTADO REFORMADO
ELECTRICIDAD
ESQUEMA UNIFILAR - 3 de 12

REVISADO POR:

J.C.
APROBACION KARDHAM:

J.R.
APROBACION CLIENTE:

I.C.A.M.

PROJECT:

REESTRUCTURACIÓN PARCIAL
CON CAMBIO DE USO
DE EDIFICIO
PARA CENTRO DE ESTUDIOS
UNIVERSITARIOS

PROYECTO Nº:

25 KDH_ICAM

FASE:

PROYECTO BÁSICO
Y
EJECUCIÓN

 
DIRECCIÓN:

C. Serrano,11
28001
MADRID

ESCALA:

1:75 / A1




visual:



PROPIEDAD:

ILUSTRE COLEGIO
DE
LA ABOGACÍA
DE
MADRID

NORTE:

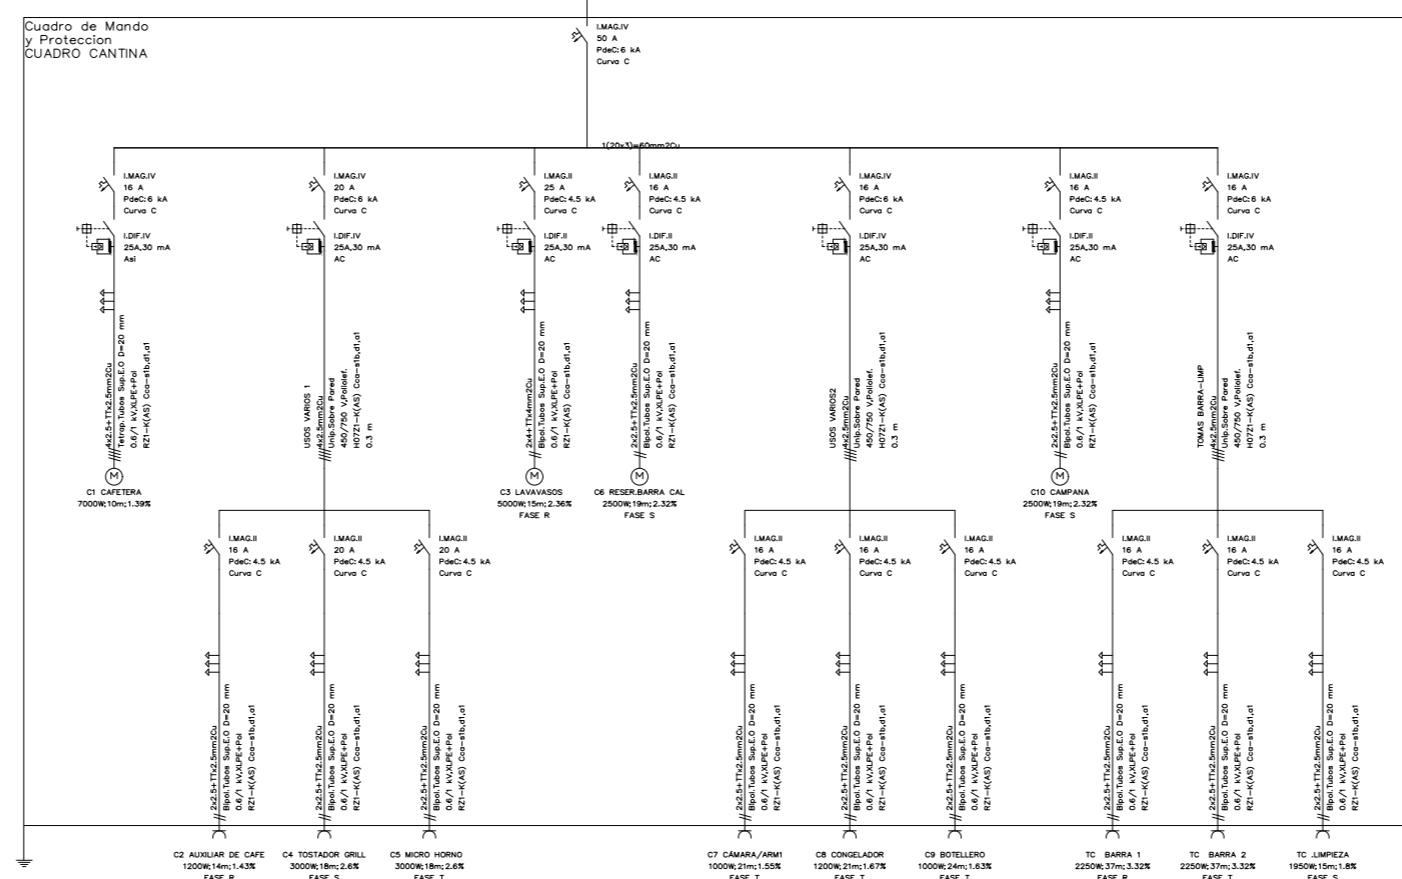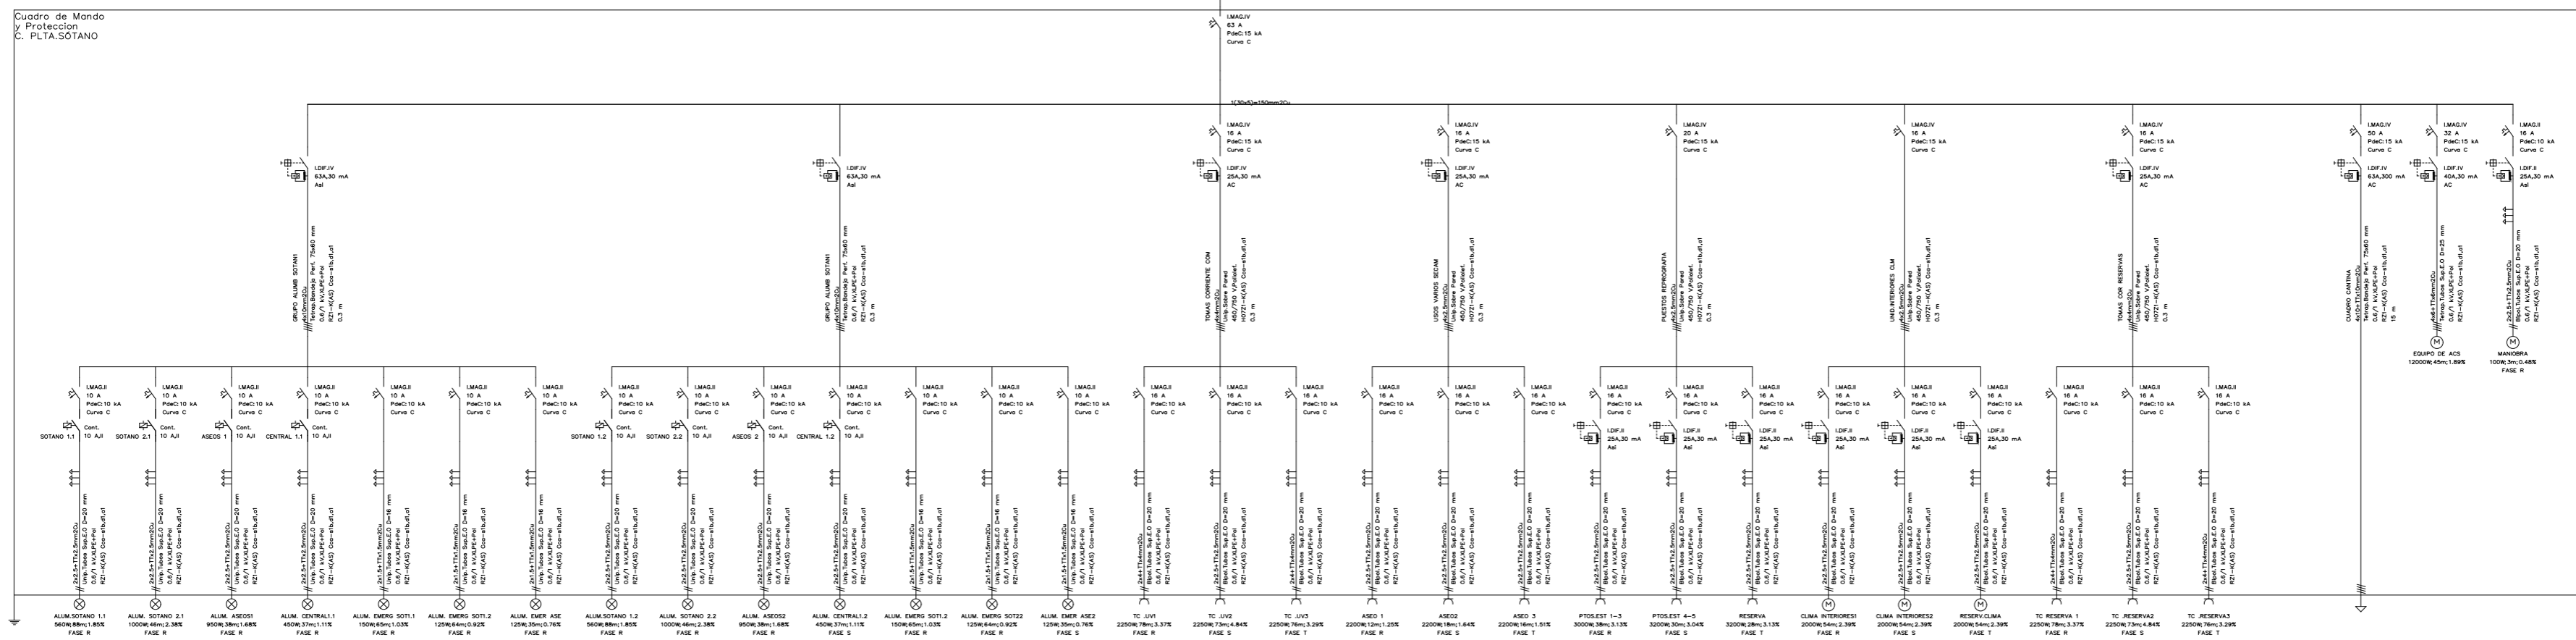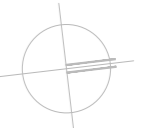

ARQUITECTO:

Jesús Rodríguez Calvo
C.O.A.M.
19.621

REVISIONES:

Nº	FECHA	INFO
1		
2		
3		
4		
5		
6		

FECHA: 02/2026

NOMBRE PLANO:
INSTALACIONES
ESTADO REFORMADO
ELECTRICIDAD
ESQUEMA UNIFILAR - 4 de 12

REVISADO POR:

J.C.
APROBACION KARDHAM:

J.R.
APROBACION CLIENTE:

I.C.A.M.

PROJECT:
REESTRUCTURACIÓN PARCIAL
CON CAMBIO DE USO
DE EDIFICIO
PARA CENTRO DE ESTUDIOS
UNIVERSITARIOS

PROYECTO Nº:
25 KDH_ICAM




FASE:
PROYECTO BÁSICO
Y
EJECUCIÓN

DIRECCIÓN:
C. Serrano,11
28001
MADRID

ESCALA:
1:75 / A1

visual:
0 1 2 3 4
din-A2

PROPIEDAD:
ILUSTRE COLEGIO
DE
LA ABOGACÍA
DE
MADRID

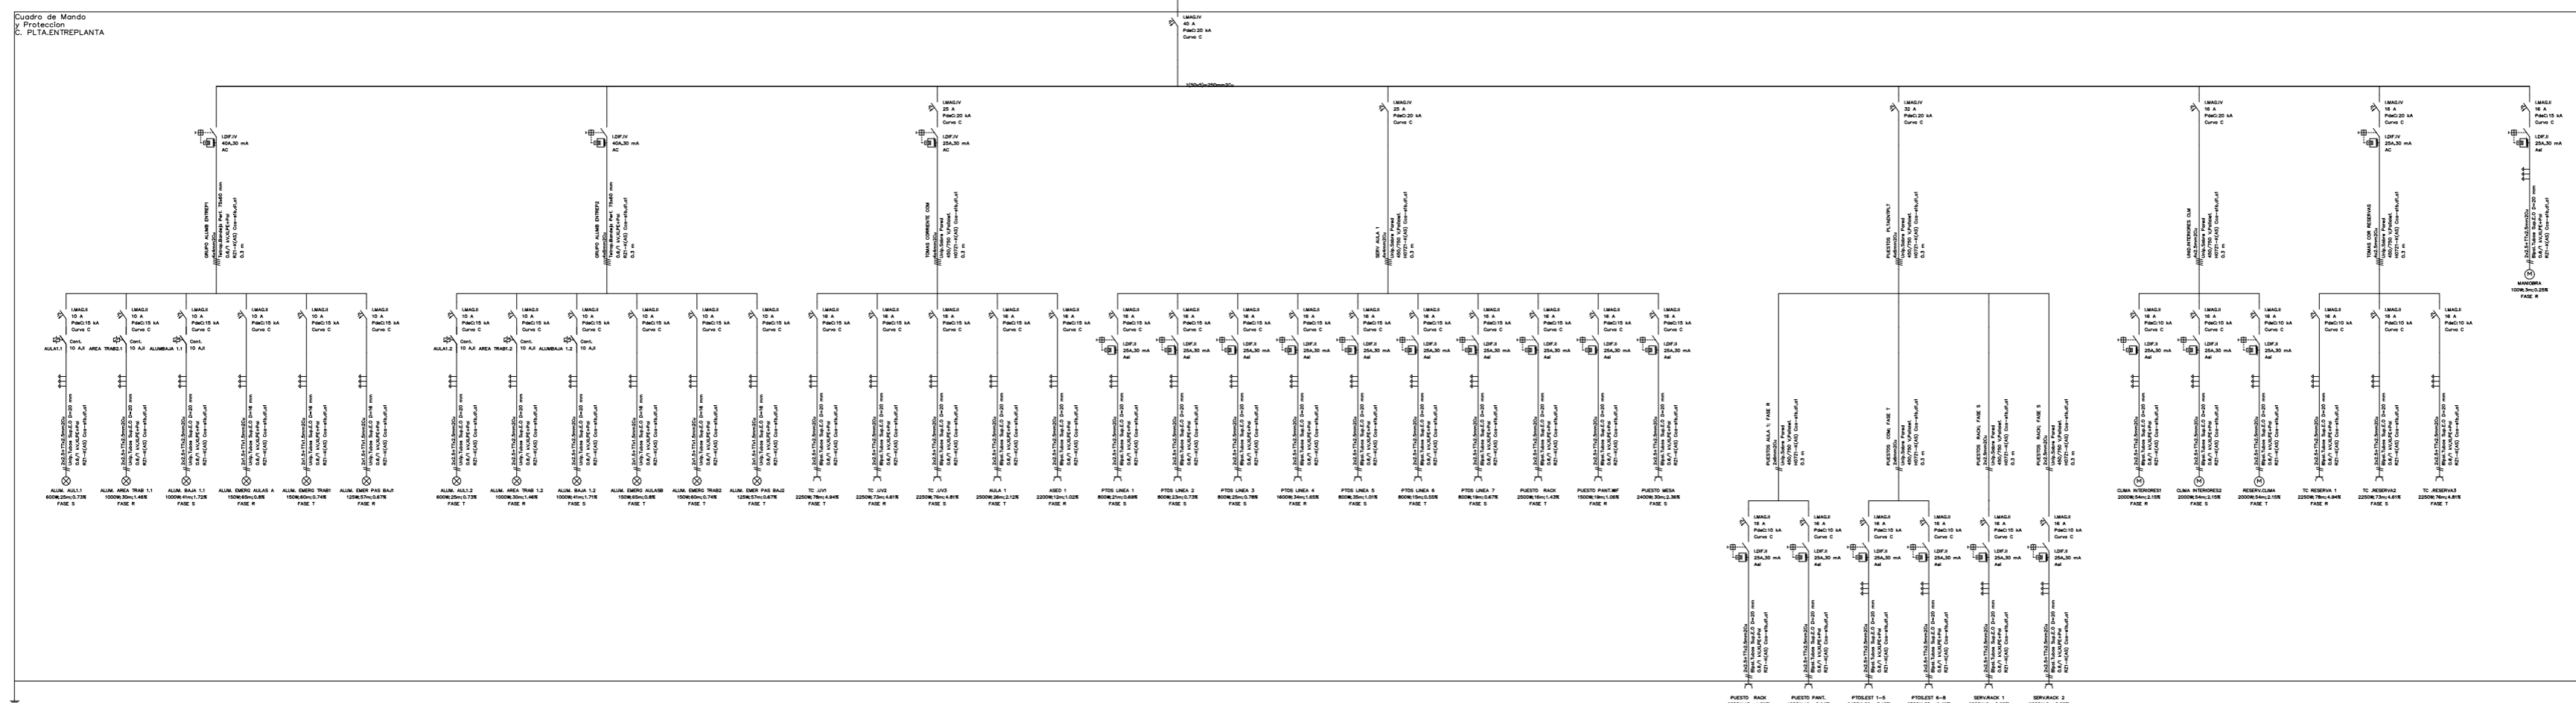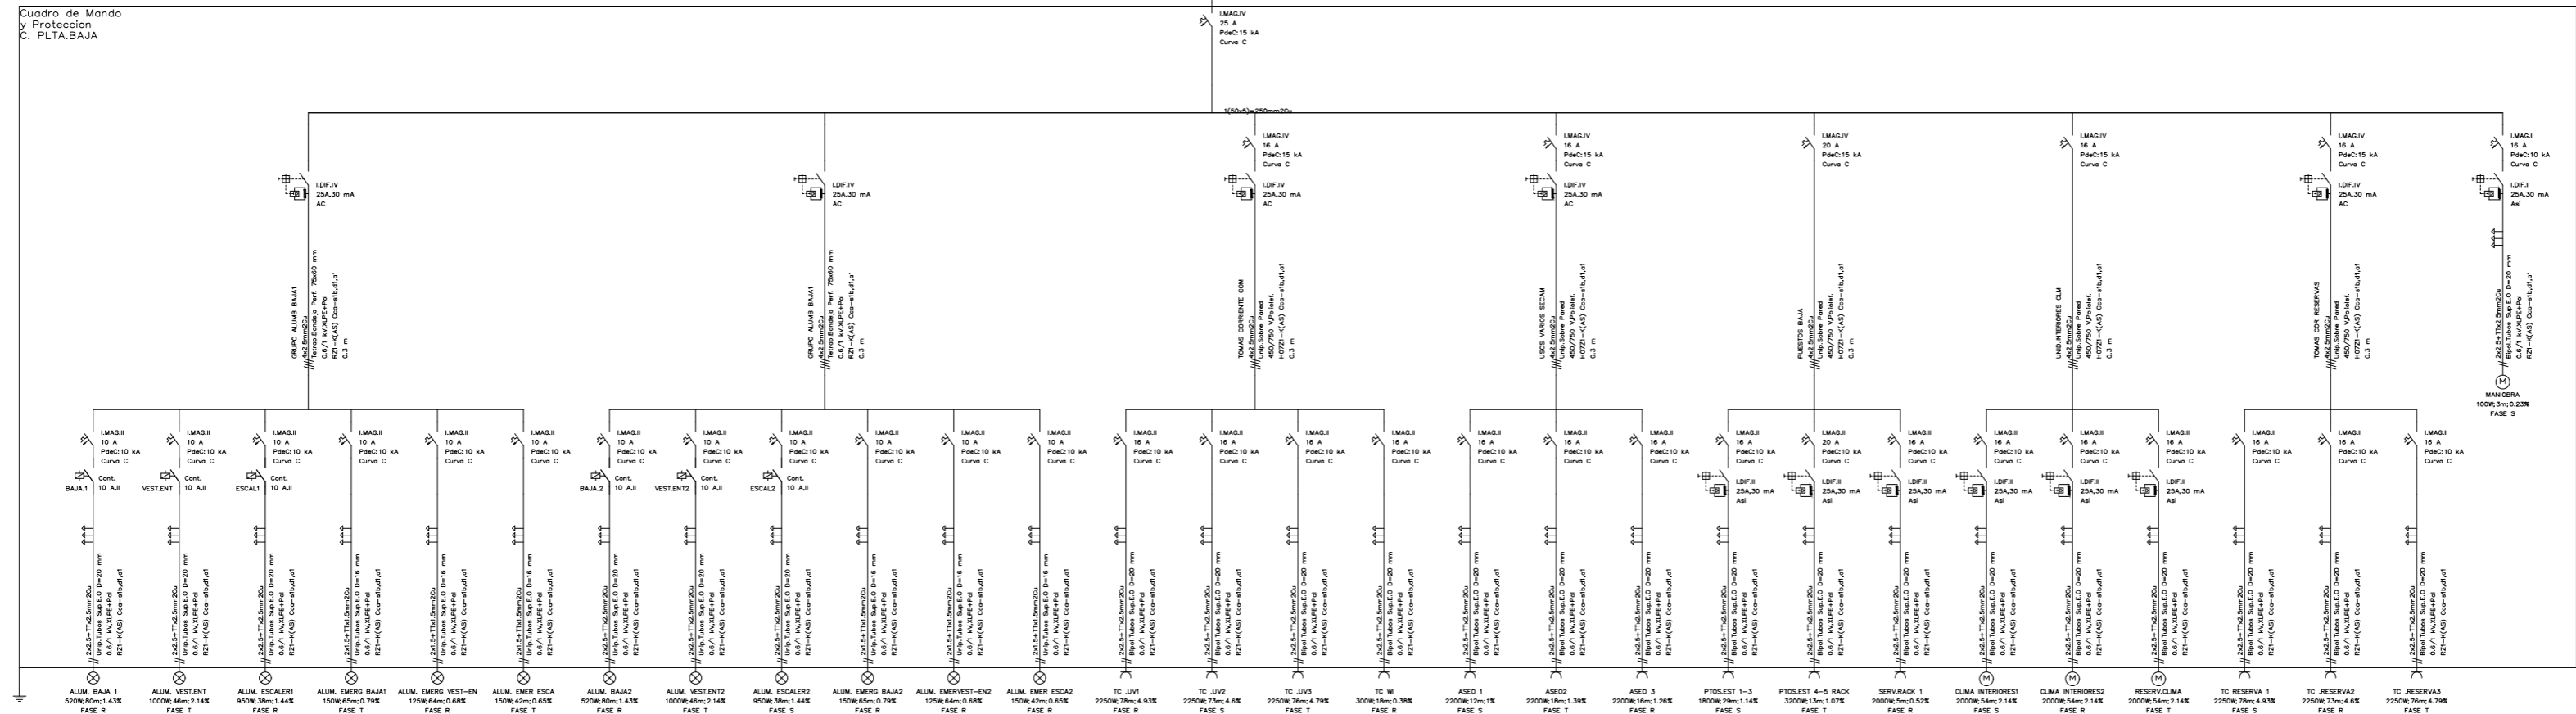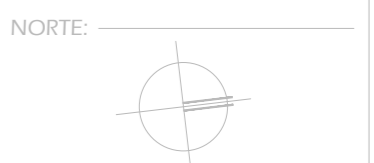

ARQUITECTO:

Jesús Rodríguez Calvo
C.O.A.M.
19.621

REVISIONES:

Nº	FECHA	INFO
1		
2		
3		
4		
5		
6		

FECHA:

02/2026

NOMBRE PLANO:

INSTALACIONES
ESTADO REFORMADO
ELECTRICIDAD
ESQUEMA UNIFILAR - 5 de 12

REVISADO POR:

J.C.

APROBACION KARDHAM:

J.R.

APROBACION CLIENTE:

I.C.A.M.

PROJECT:

REESTRUCTURACIÓN PARCIAL
CON CAMBIO DE USO
DE EDIFICIO
PARA CENTRO DE ESTUDIOS
UNIVERSITARIOS

PROYECTO Nº:

25 KDH_ICAM

FASE:

PROYECTO BÁSICO
Y
EJECUCIÓN

 
DIRECCIÓN:

C. Serrano,11
28001
MADRID

ESCALA:

1:75 / A1



visual:



PROPIEDAD:

ILUSTRE COLEGIO
DE
LA ABOGACÍA
DE
MADRID

NORTE:

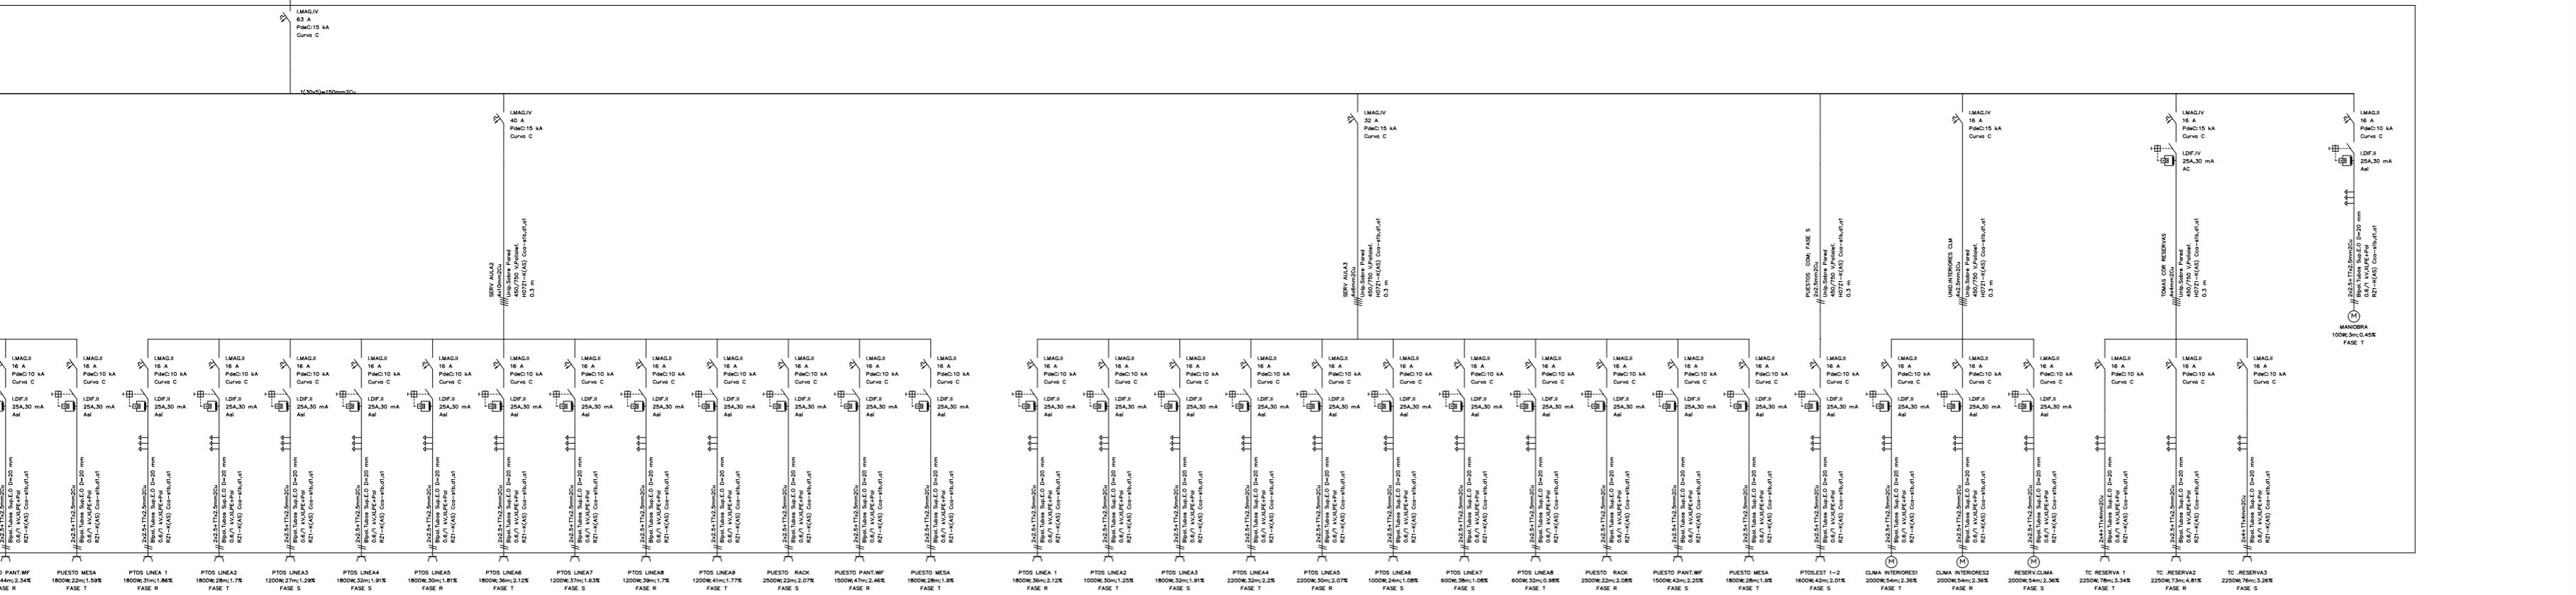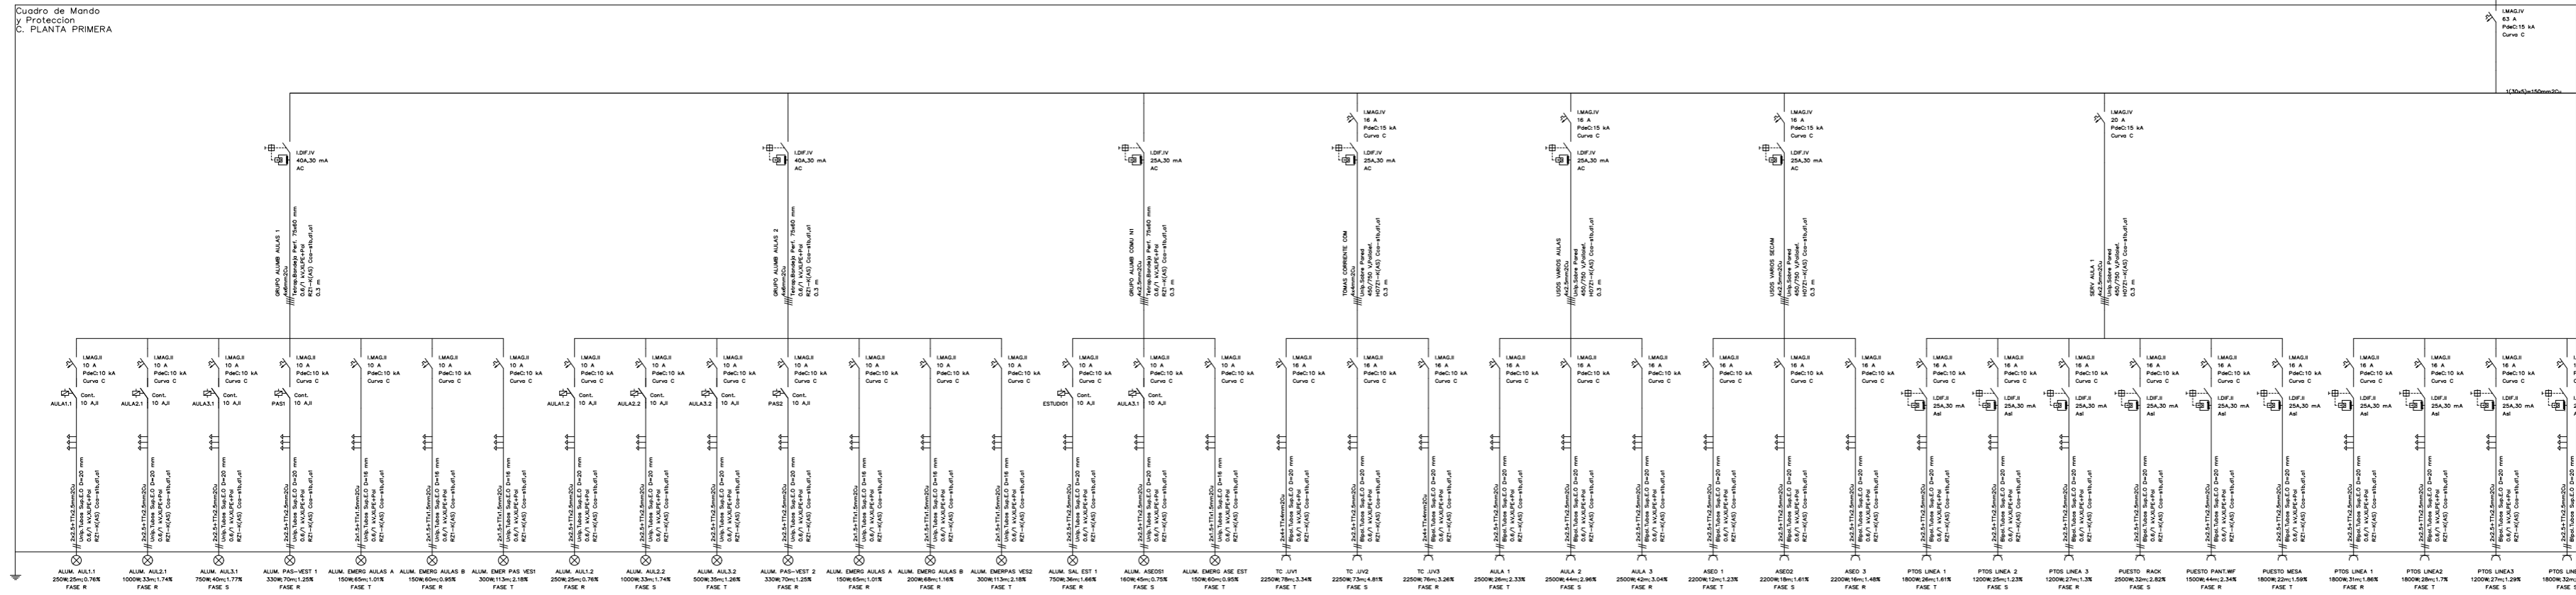

ARQUITECTO:

Jesús Rodríguez Calvo
C.O.A.M.
19.621

REVISIONES:

Nº	FECHA	INFO
1		
2		
3		
4		
5		
6		

FECHA:

02/2026

NOMBRE PLANO:

INSTALACIONES
ESTADO REFORMADO
ELECTRICIDAD
ESQUEMA UNIFILAR - 6 de 12

REVISADO POR:

J.C.

APROBACION KARDHAM:

J.R.

APROBACION CLIENTE:

I.C.A.M.

PROJECT:

REESTRUCTURACIÓN PARCIAL
CON CAMBIO DE USO
DE EDIFICIO
PARA CENTRO DE ESTUDIOS
UNIVERSITARIOS

PROYECTO Nº:

25 KDH_ICAM

FASE:

PROYECTO BÁSICO
Y
EJECUCIÓN

 
DIRECCIÓN:

C. Serrano,11
28001
MADRID

ESCALA:

1:75 / A1


visual:



PROPIEDAD:

ILUSTRE COLEGIO
DE
LA ABOGACÍA
DE
MADRID

NORTE:

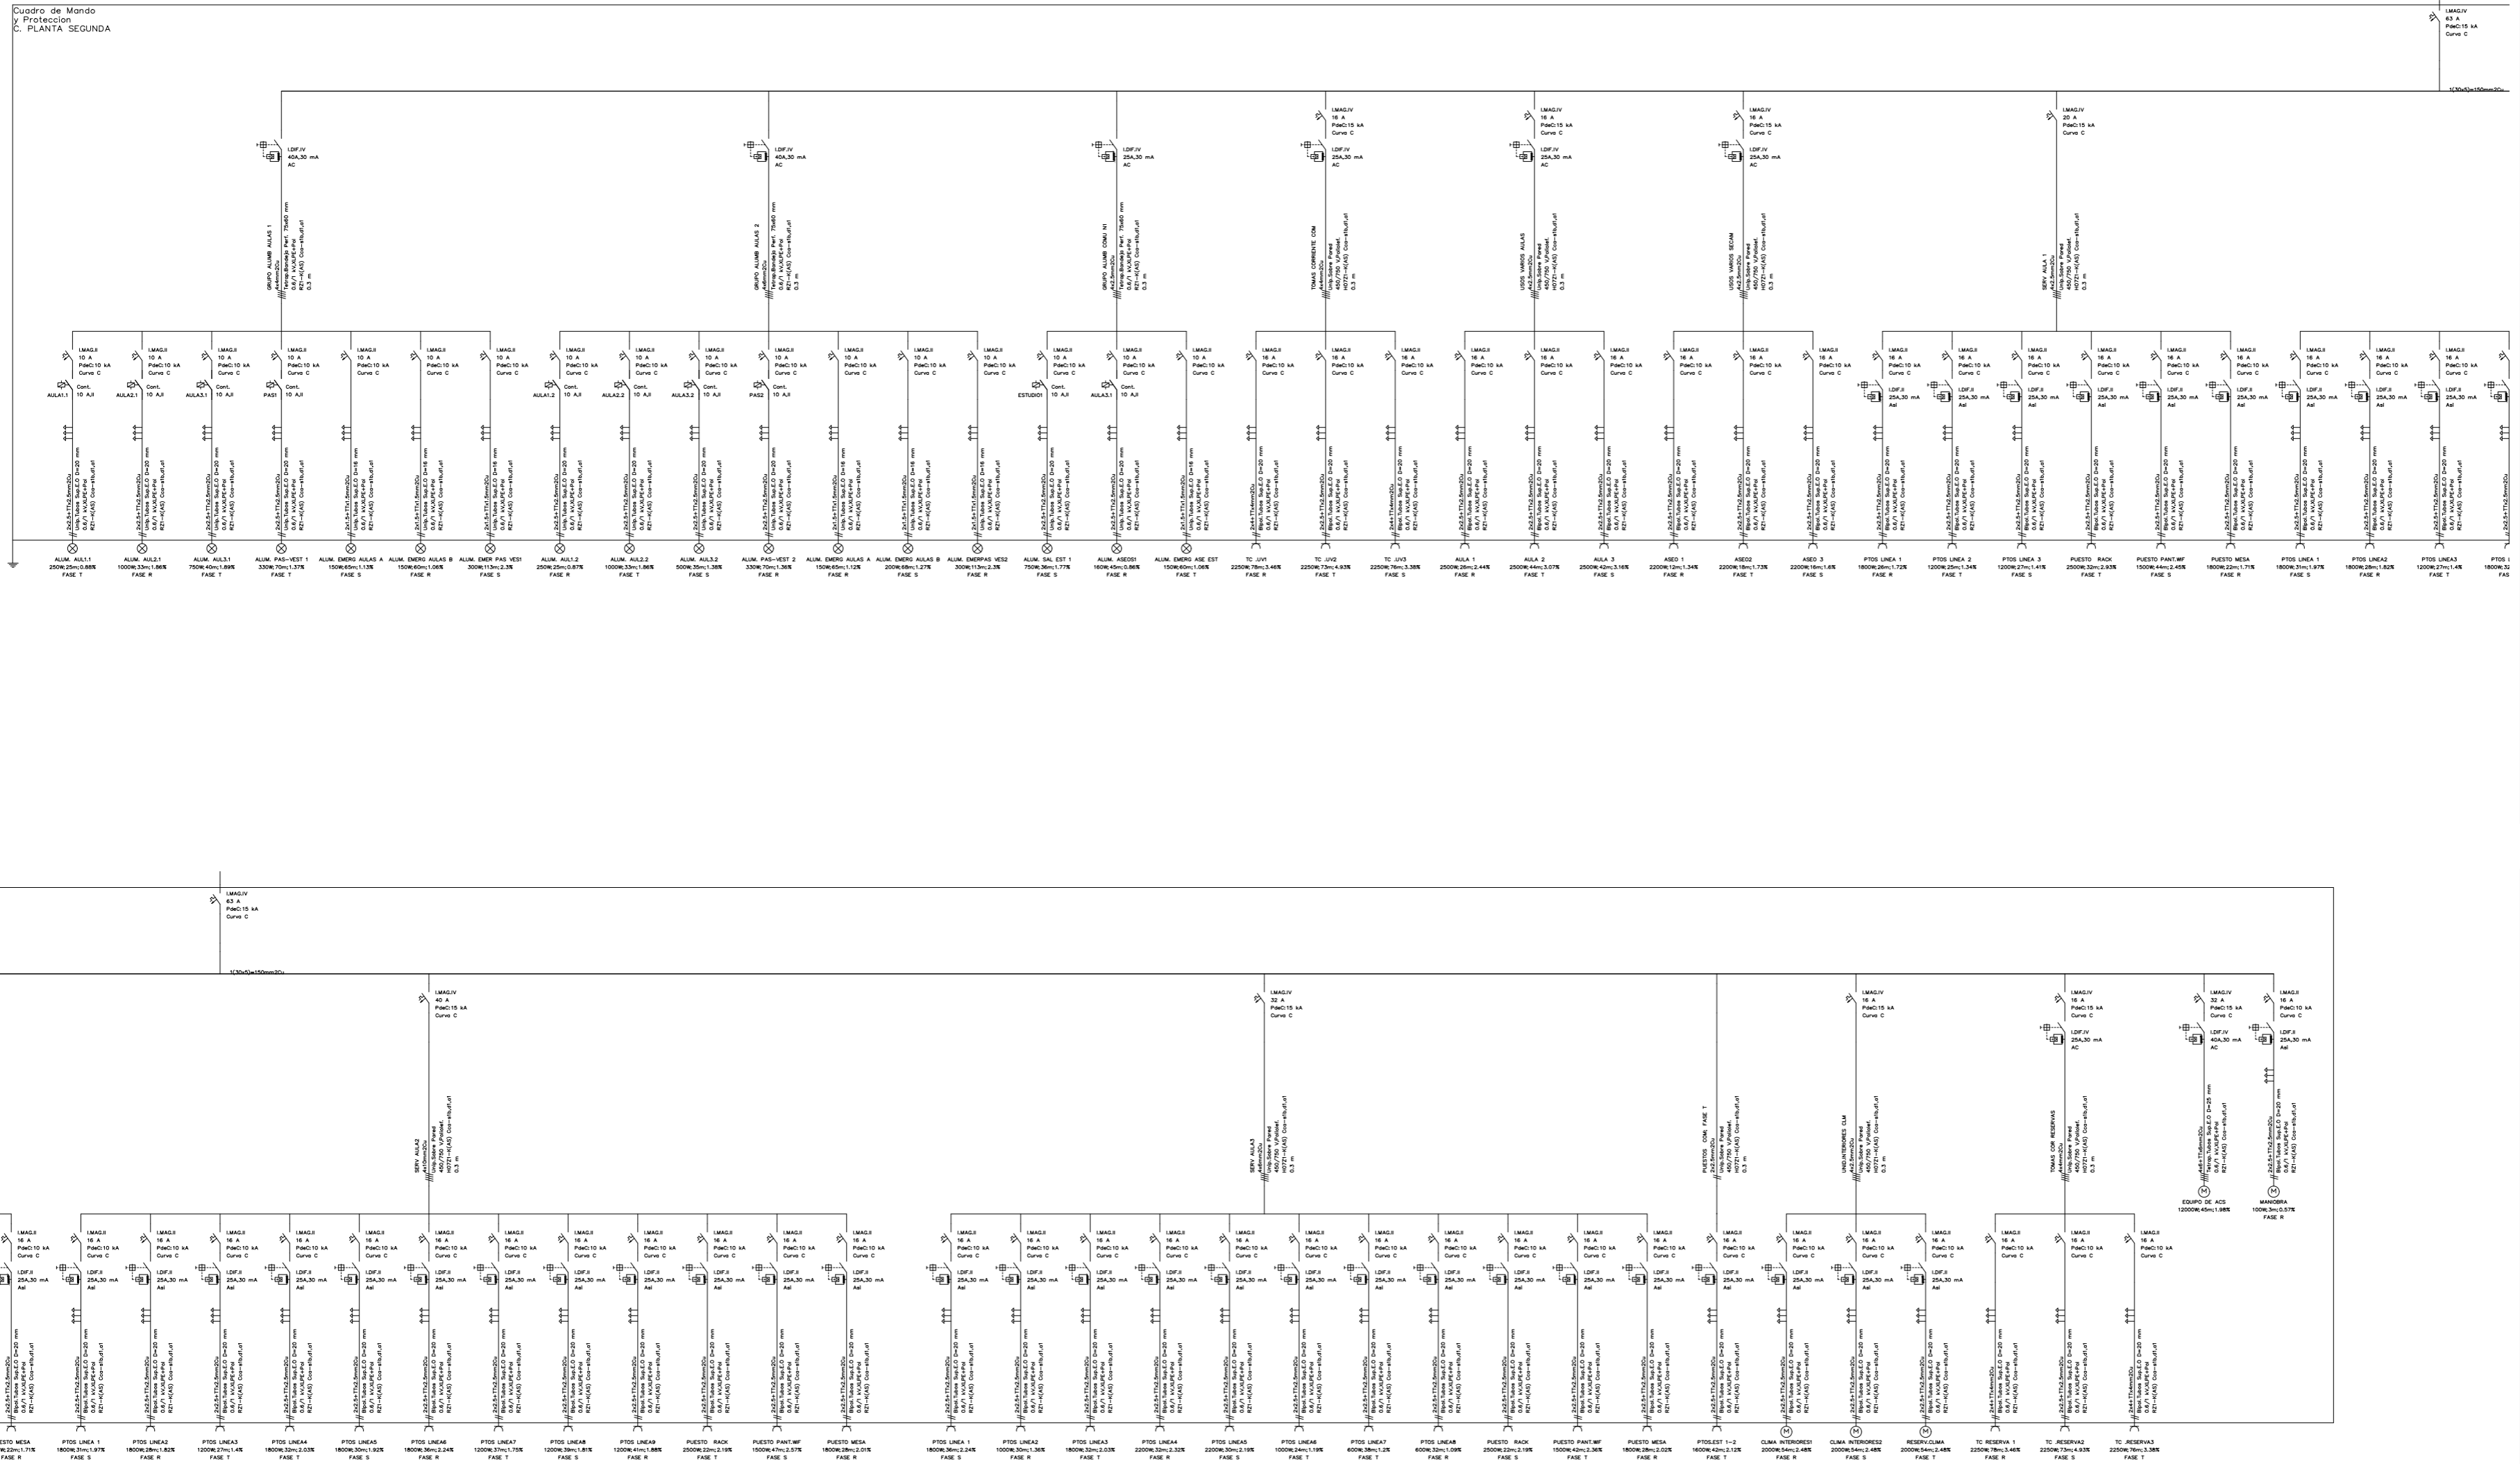

ARQUITECTO:

Jesús Rodríguez Calvo
C.O.A.M.
19.621

REVISIONES:

Nº	FECHA	INFO
1		
2		
3		
4		
5		
6		

FECHA:

02/2026

NOMBRE PLANO:

INSTALACIONES
ESTADO REFORMADO
ELECTRICIDAD
ESQUEMA UNIFILAR - 7 de 12

REVISADO POR:

J.C.

APROBACION KARDHAM:

J.R.

APROBACION CLIENTE:

I.C.A.M.

PROJECT:

REESTRUCTURACIÓN PARCIAL
CON CAMBIO DE USO
DE EDIFICIO
PARA CENTRO DE ESTUDIOS
UNIVERSITARIOS

PROYECTO Nº:

25 KDH_ICAM

FASE:

PROYECTO BÁSICO
Y
EJECUCIÓN

 
DIRECCIÓN:

C. Serrano,11
28001
MADRID

ESCALA:

1:75 / A1


visual:



PROPIEDAD:

ILUSTRE COLEGIO
DE
LA ABOGACÍA
DE
MADRID

NORTE:

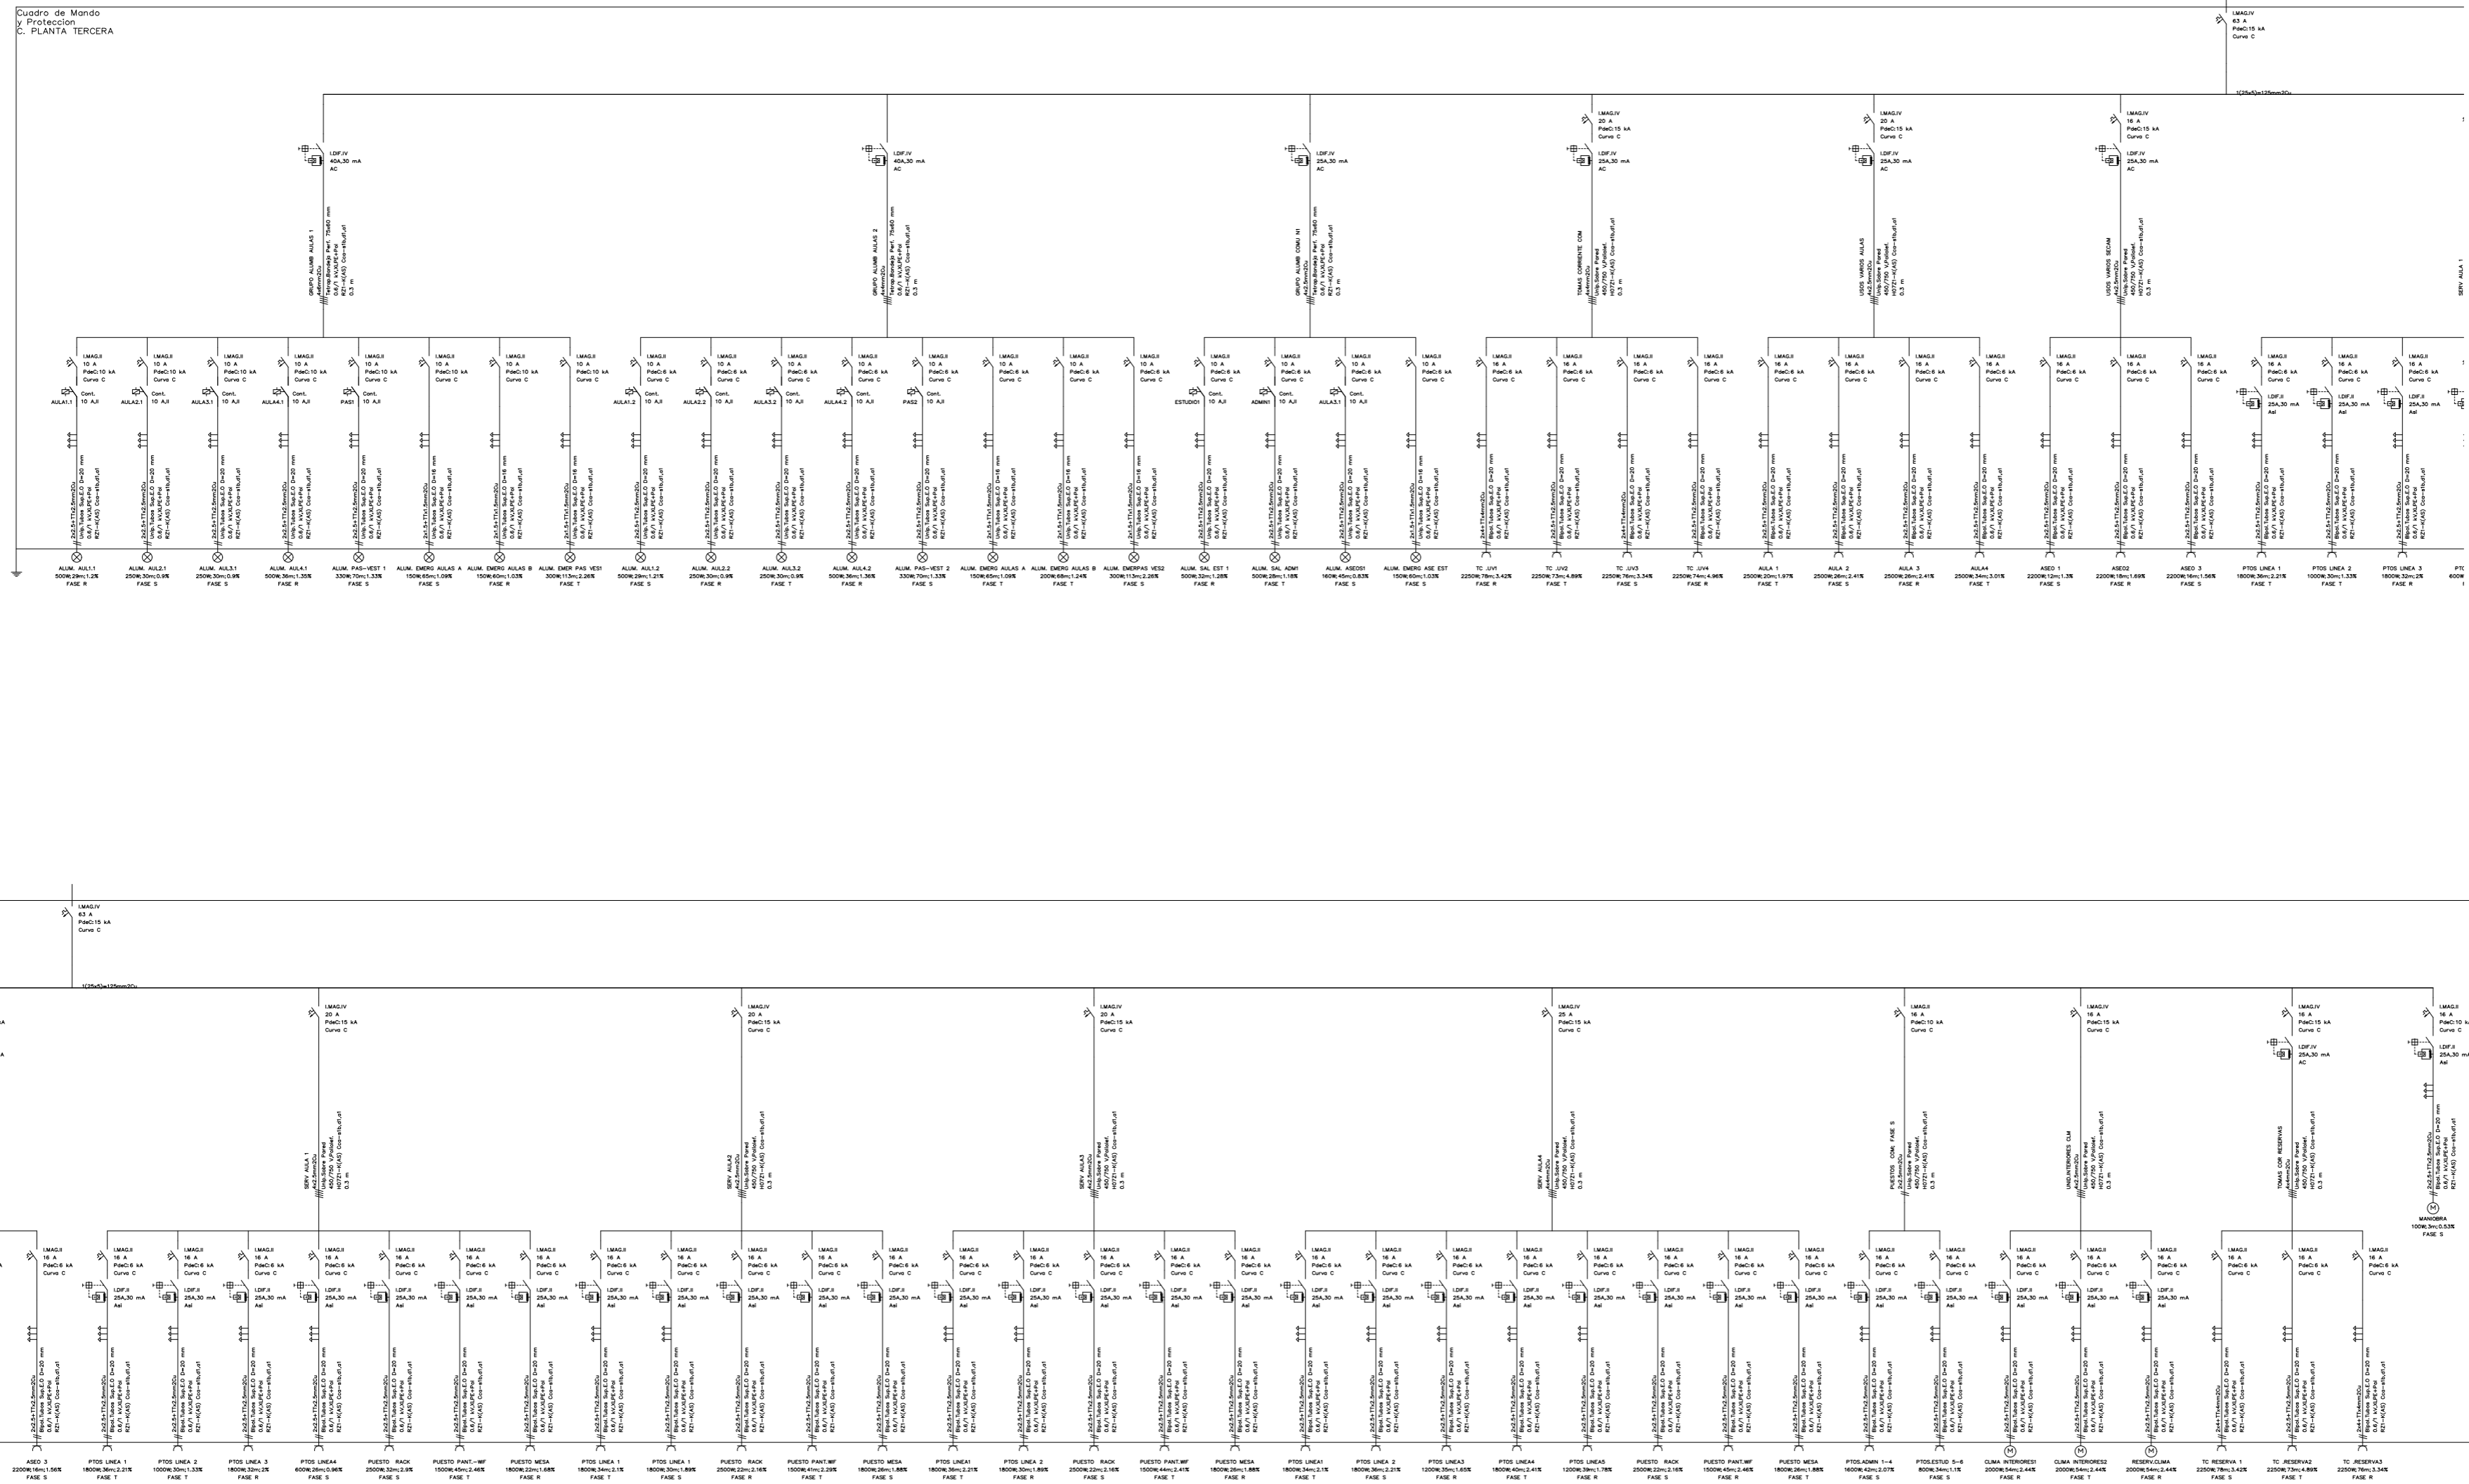

Cuadro de Mando
PROTECCION
PLANTA TERCERA

5 HA
C

1 HA

0,1 m

1 HA
C

ARQUITECTO:

Jesús Rodríguez Calvo
C.O.A.M.
19.621

REVISIONES:

Nº	FECHA	INFO
1		
2		
3		
4		
5		
6		

FECHA:

02/2026

NOMBRE PLANO:

INSTALACIONES
ESTADO REFORMADO
ELECTRICIDAD
ESQUEMA UNIFILAR - 8 de 12

REVISADO POR:

J.C.
APROBACION KARDHAM:

J.R.
APROBACION CLIENTE:

I.C.A.M.

PROJECT:

REESTRUCTURACIÓN PARCIAL
CON CAMBIO DE USO
DE EDIFICIO
PARA CENTRO DE ESTUDIOS
UNIVERSITARIOS

PROYECTO Nº:

25 KDH_ICAM

FASE:

PROYECTO BÁSICO
Y
EJECUCIÓN

 
DIRECCIÓN:

C. Serrano, 11
28001
MADRID

ESCALA:

1:75 / A1











visual:



PROPIEDAD:

ILUSTRE COLEGIO
DE
LA ABOGACÍA
DE
MADRID

NORTE:

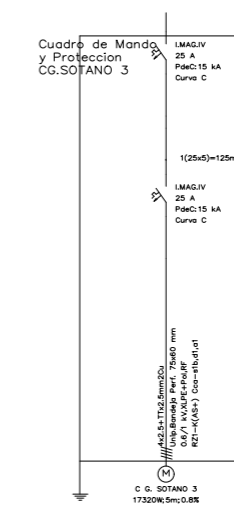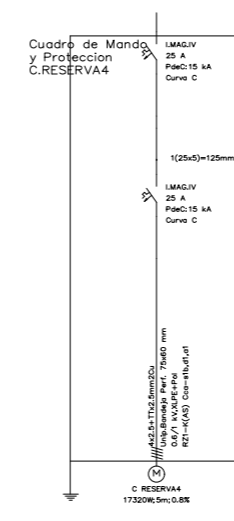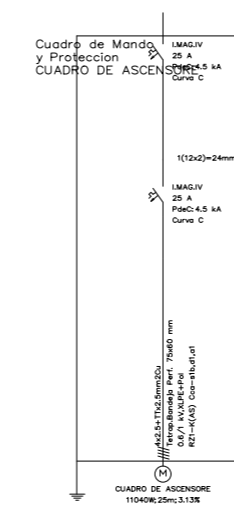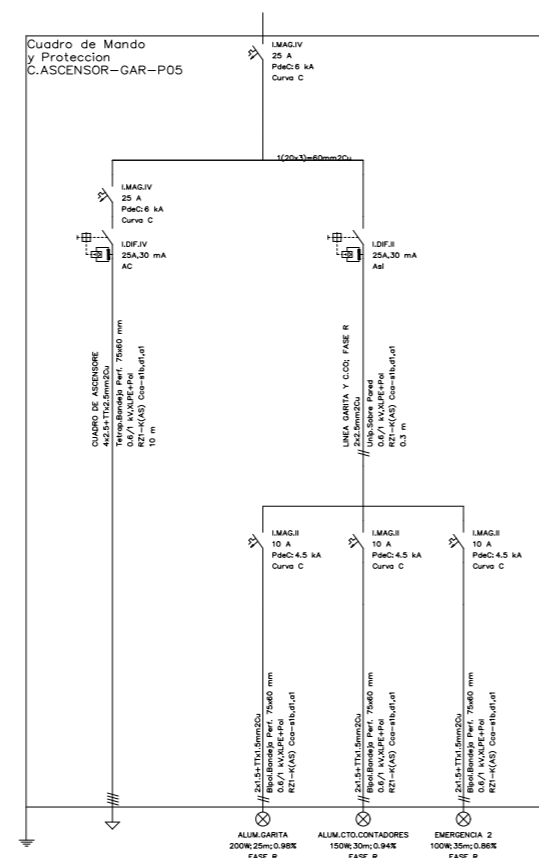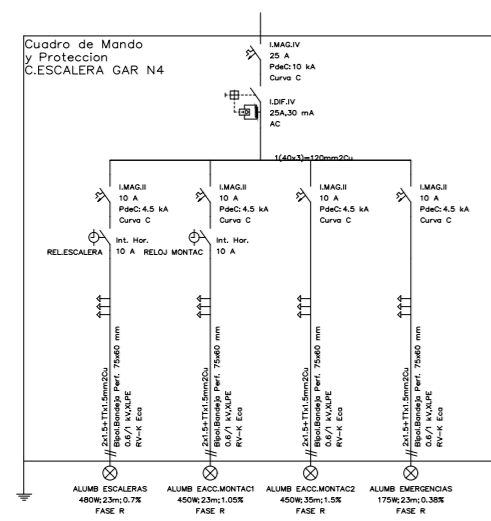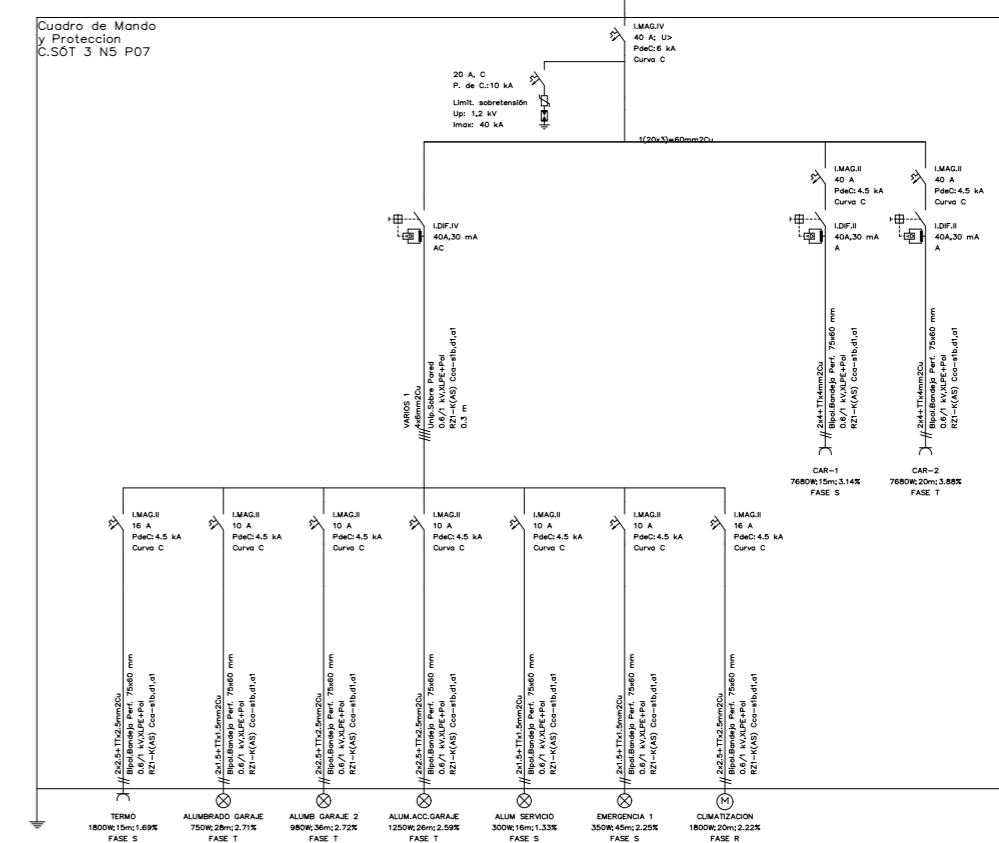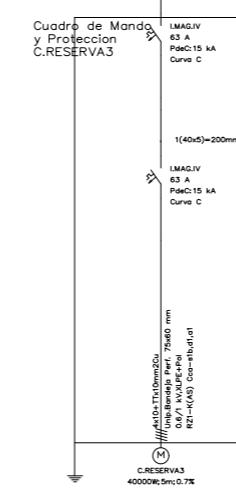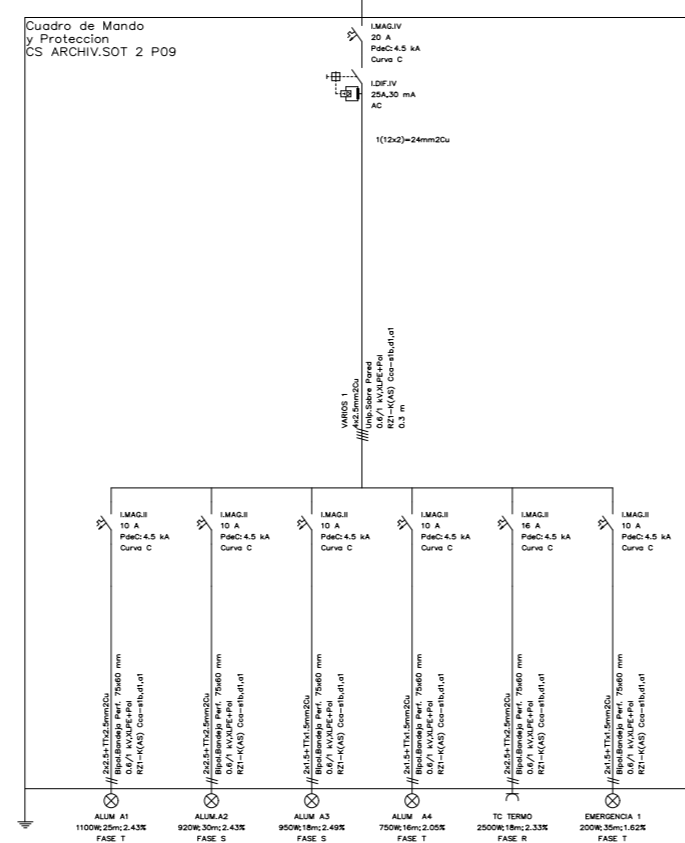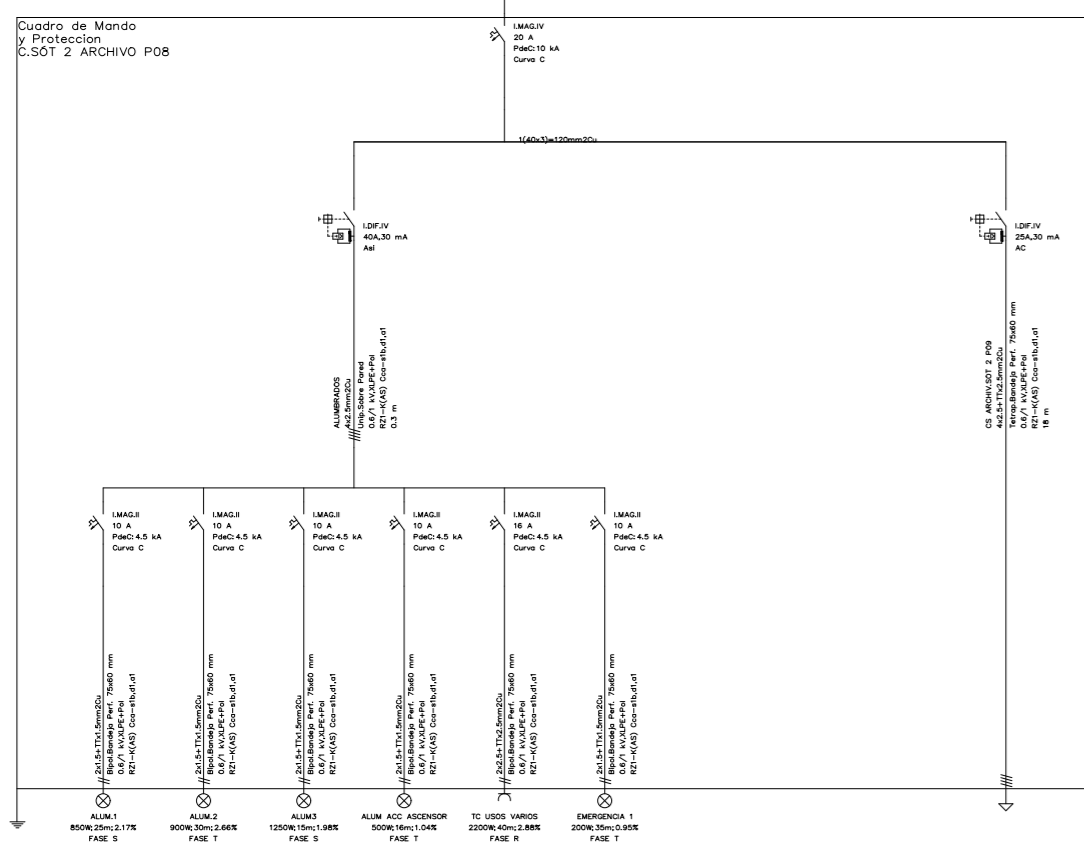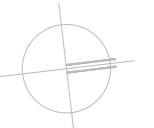

ARQUITECTO:

Jesús Rodríguez Calvo
C.O.A.M.
19.621

REVISIONES:

Nº	FECHA	INFO
1		
2		
3		
4		
5		
6		

FECHA:

02/2026

NOMBRE PLANO:

INSTALACIONES
ESTADO REFORMADO
ELECTRICIDAD
ESQUEMA UNIFILAR - 9 de 12

REVISADO POR:

J.C.
APROBACION KARDHAM :

J.R.
APROBACION CLIENTE:

I.C.A.M.

PROJECT:

REESTRUCTURACIÓN PARCIAL
CON CAMBIO DE USO
DE EDIFICIO
PARA CENTRO DE ESTUDIOS
UNIVERSITARIOS

PROYECTO Nº:

25 KDH_ICAM

FASE:

PROYECTO BÁSICO
Y
EJECUCIÓN

 
DIRECCIÓN:

C. Serrano,11
28001
MADRID

ESCALA:

1:75 / A1


visual:



PROPIEDAD:

ILUSTRE COLEGIO
DE
LA ABOGACÍA
DE
MADRID

NORTE:

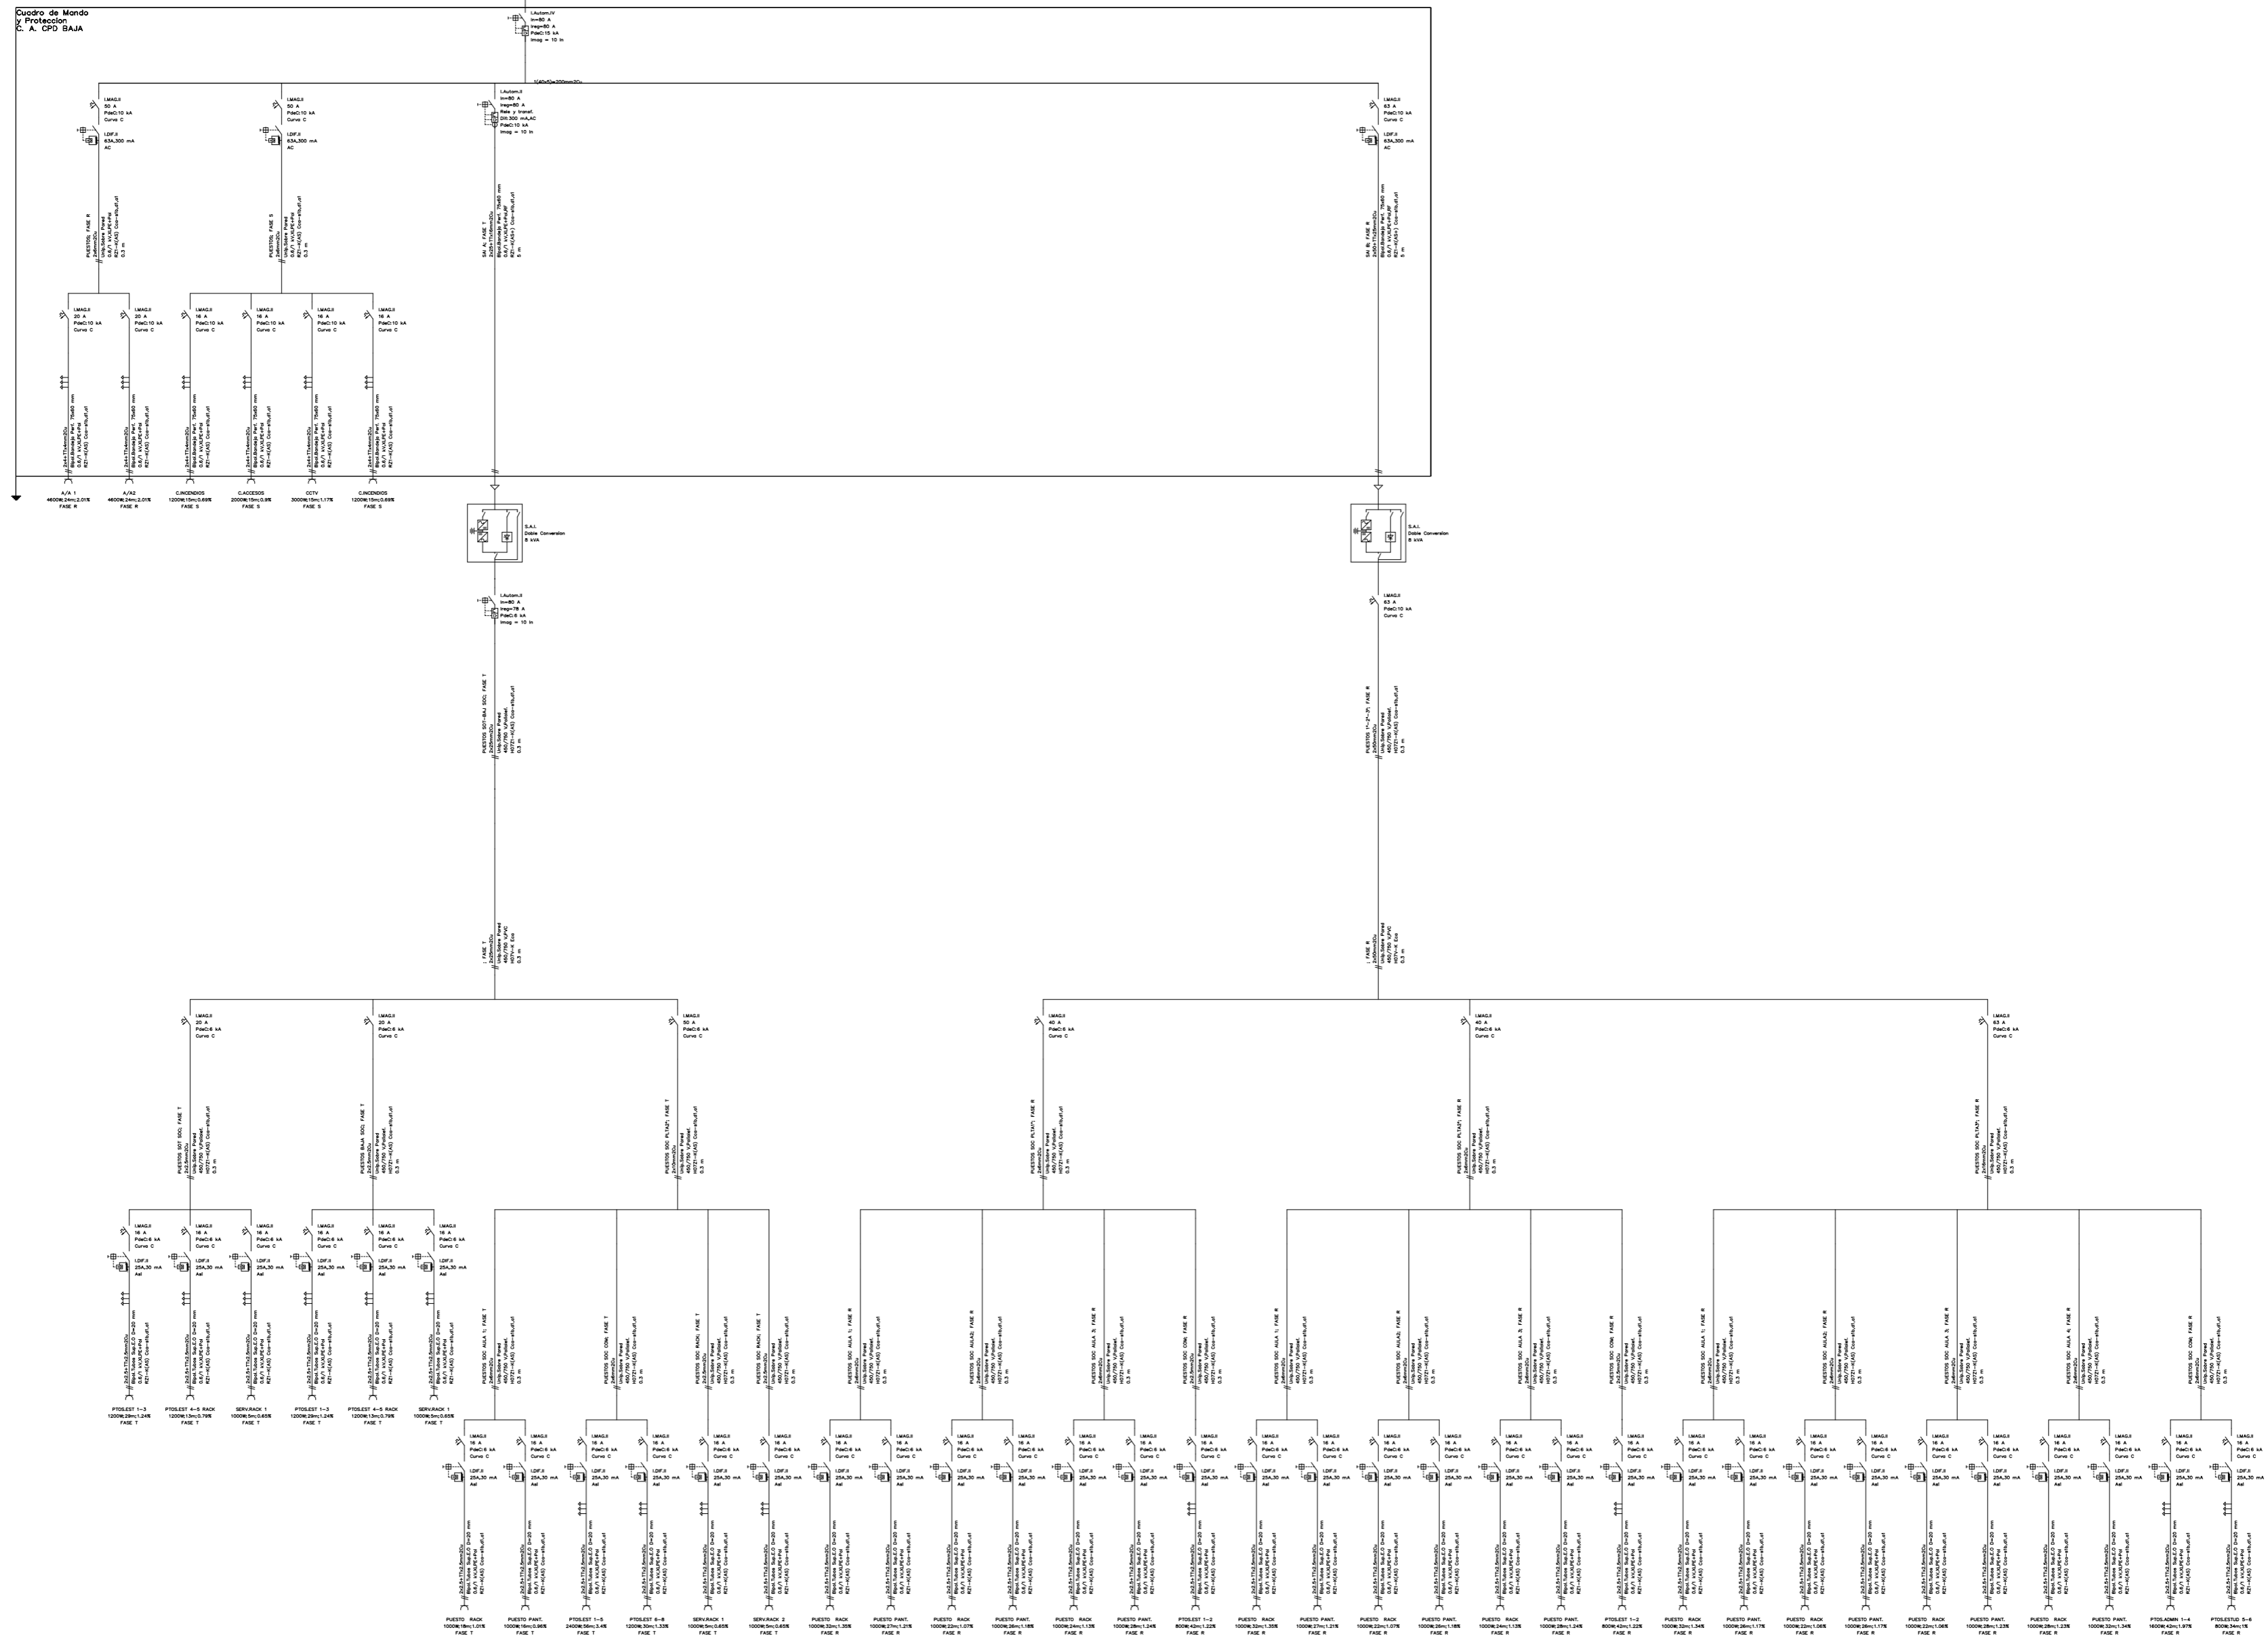

ARQUITECTO:

Jesús Rodríguez Calvo
C.O.A.M.
19.621

REVISIONES:

Nº	FECHA	INFO
1		
2		
3		
4		
5		
6		

FECHA:

02/2026

NOMBRE PLANO:

INSTALACIONES
ESTADO REFORMADO
ELECTRICIDAD

ESQUEMA UNIFILAR - 10 de 12

REVISADO POR:

J.C.
APROBACION KARDHAM:

J.R.
APROBACION CLIENTE:

I.C.A.M.

PROJECT:

REESTRUCTURACIÓN PARCIAL
CON CAMBIO DE USO
DE EDIFICIO
PARA CENTRO DE ESTUDIOS
UNIVERSITARIOS

PROYECTO Nº:

25 KDH_ICAM

FASE:

PROYECTO BÁSICO
Y
EJECUCIÓN

 
DIRECCIÓN:

C. Serrano, 11
28001
MADRID

ESCALA:

1:75 / A1




visual:



PROPIEDAD:

ILUSTRE COLEGIO
DE
LA ABOGACÍA
DE
MADRID

NORTE:

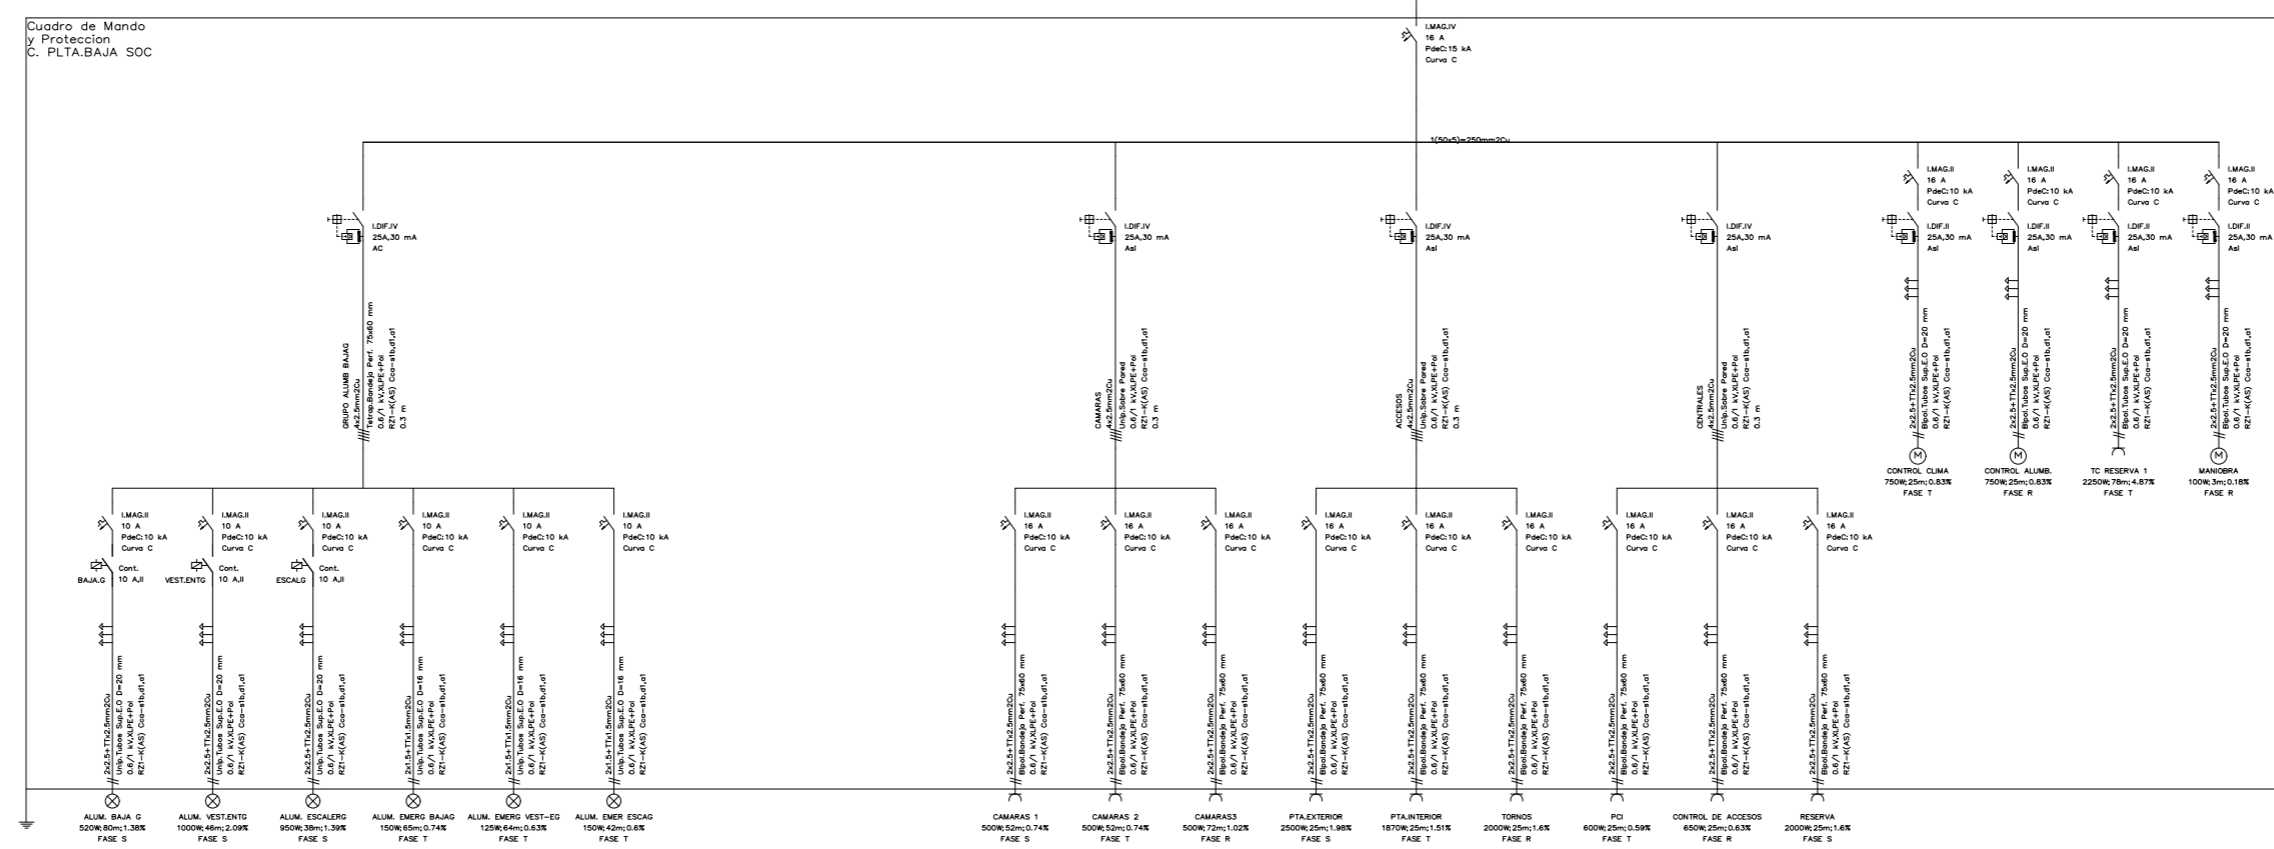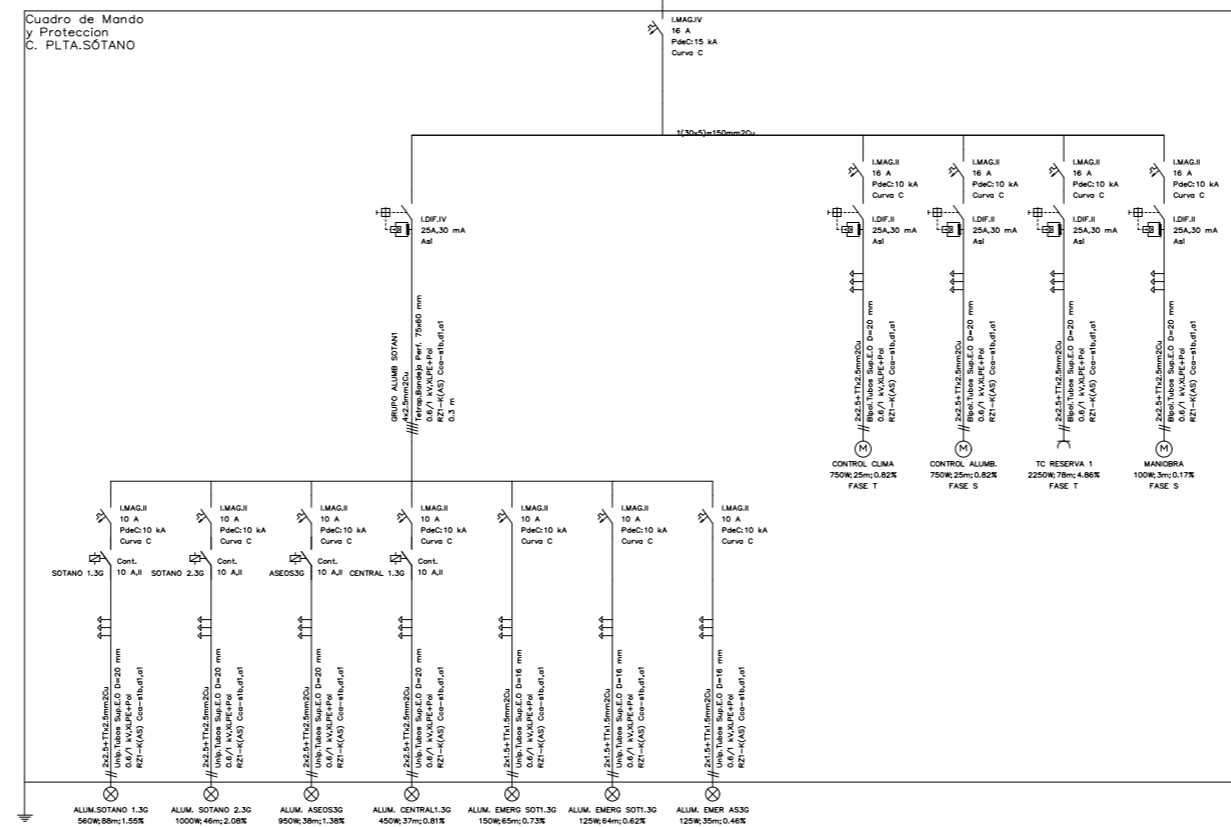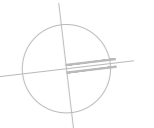

ARQUITECTO:

Jesús Rodríguez Calvo
C.O.A.M.
19.621

REVISIONES:

Nº	FECHA	INFO
1		
2		
3		
4		
5		
6		

FECHA:

02/2026

NOMBRE PLANO:

INSTALACIONES
ESTADO REFORMADO
ELECTRICIDAD

ESQUEMA UNIFILAR - 11 de 12

REVISADO POR:

J.C.
APROBACION KARDHAM:

J.R.
APROBACION CLIENTE:

I.C.A.M.

PROJECT:

REESTRUCTURACIÓN PARCIAL
CON CAMBIO DE USO
DE EDIFICIO
PARA CENTRO DE ESTUDIOS
UNIVERSITARIOS

PROYECTO Nº:

25 KDH_ICAM

FASE:

PROYECTO BÁSICO
Y
EJECUCIÓN

 
DIRECCIÓN:

C. Serrano,11
28001
MADRID

ESCALA:

1:75 / A1




visual:



PROPIEDAD:

ILUSTRE COLEGIO
DE
LA ABOGACÍA
DE
MADRID

NORTE:

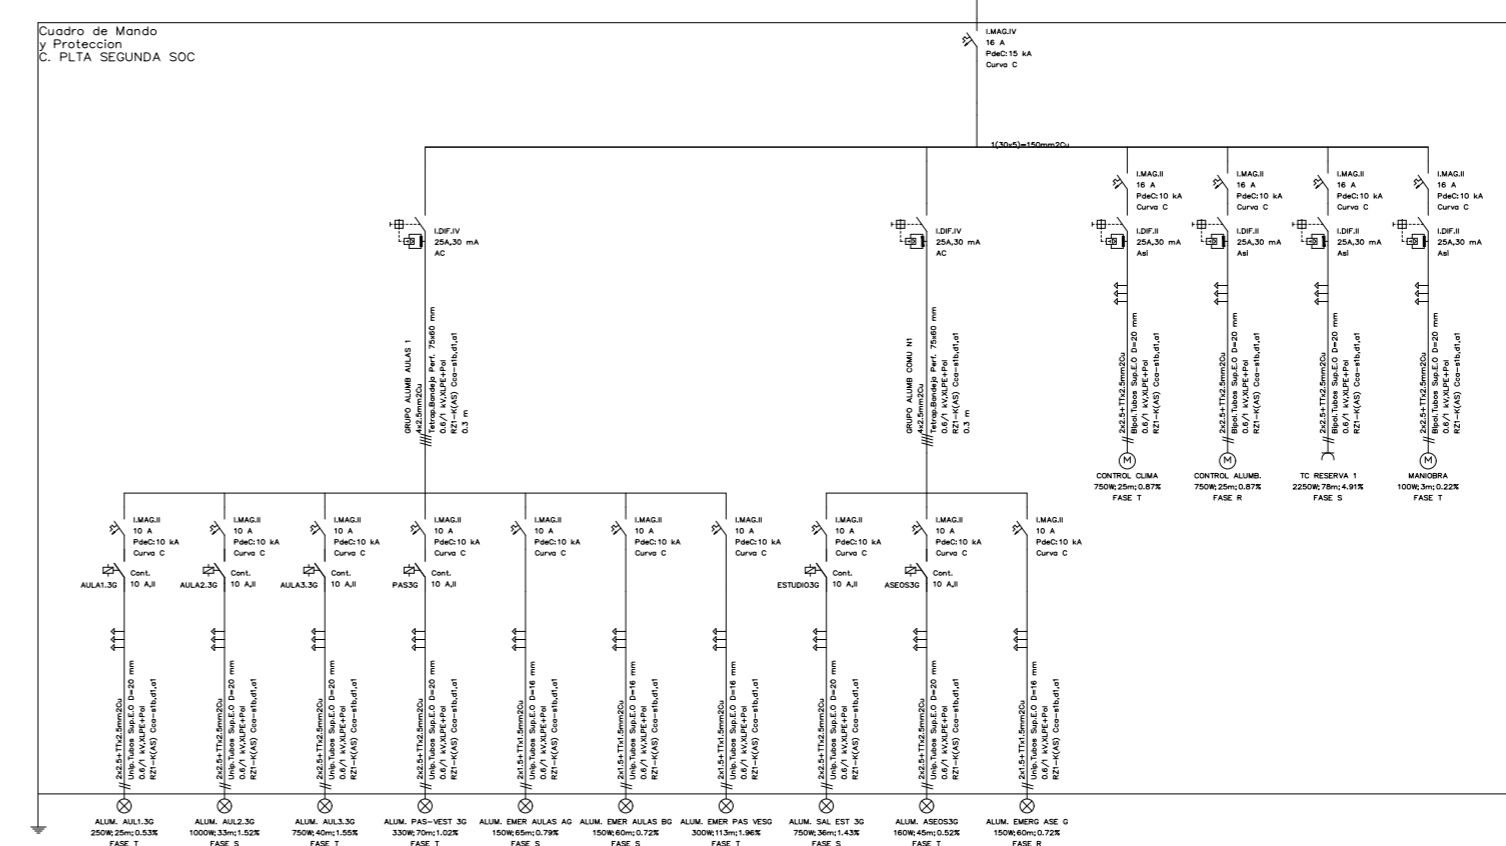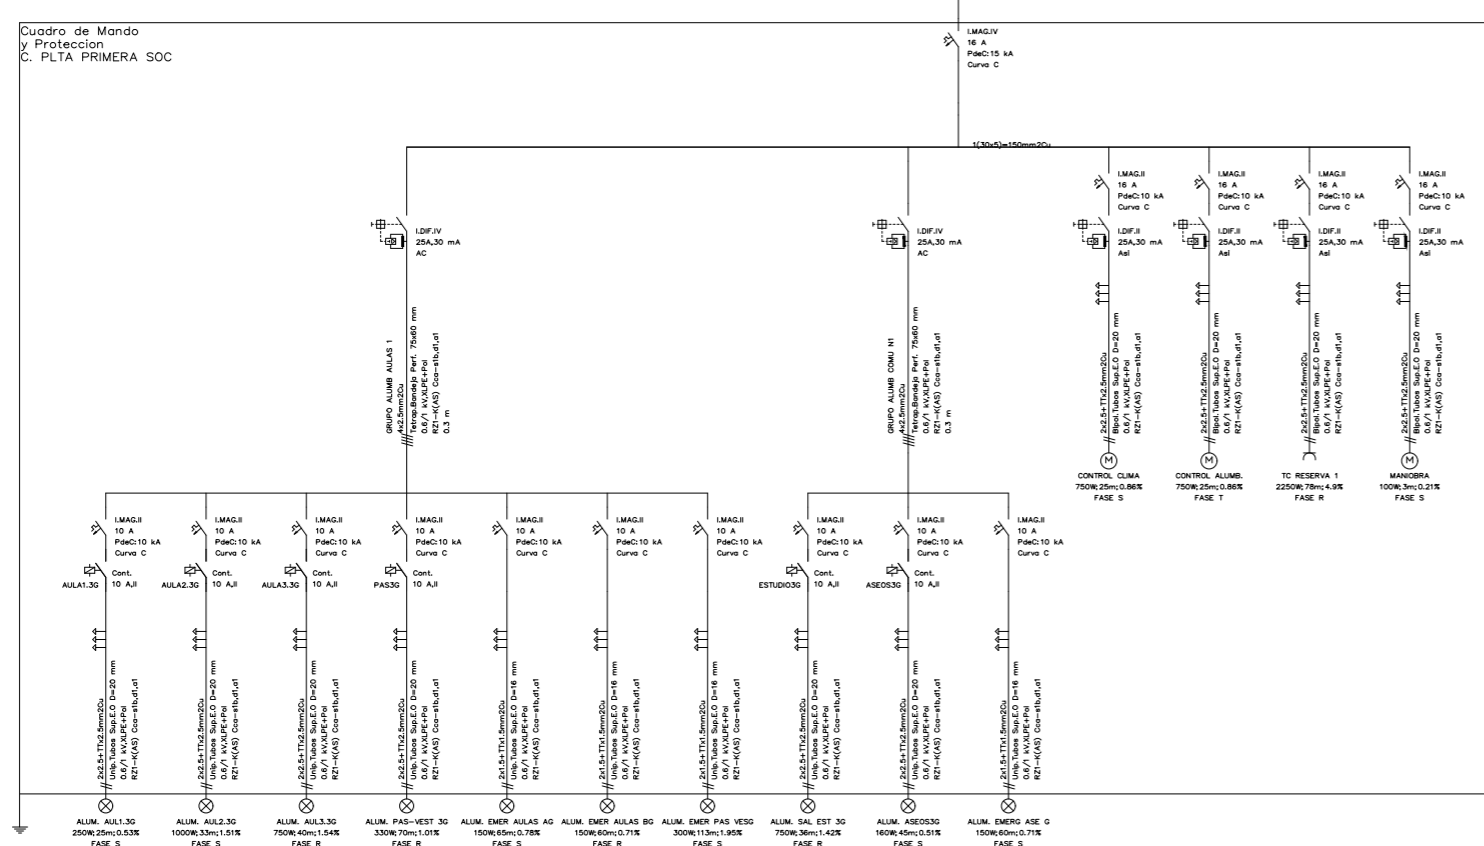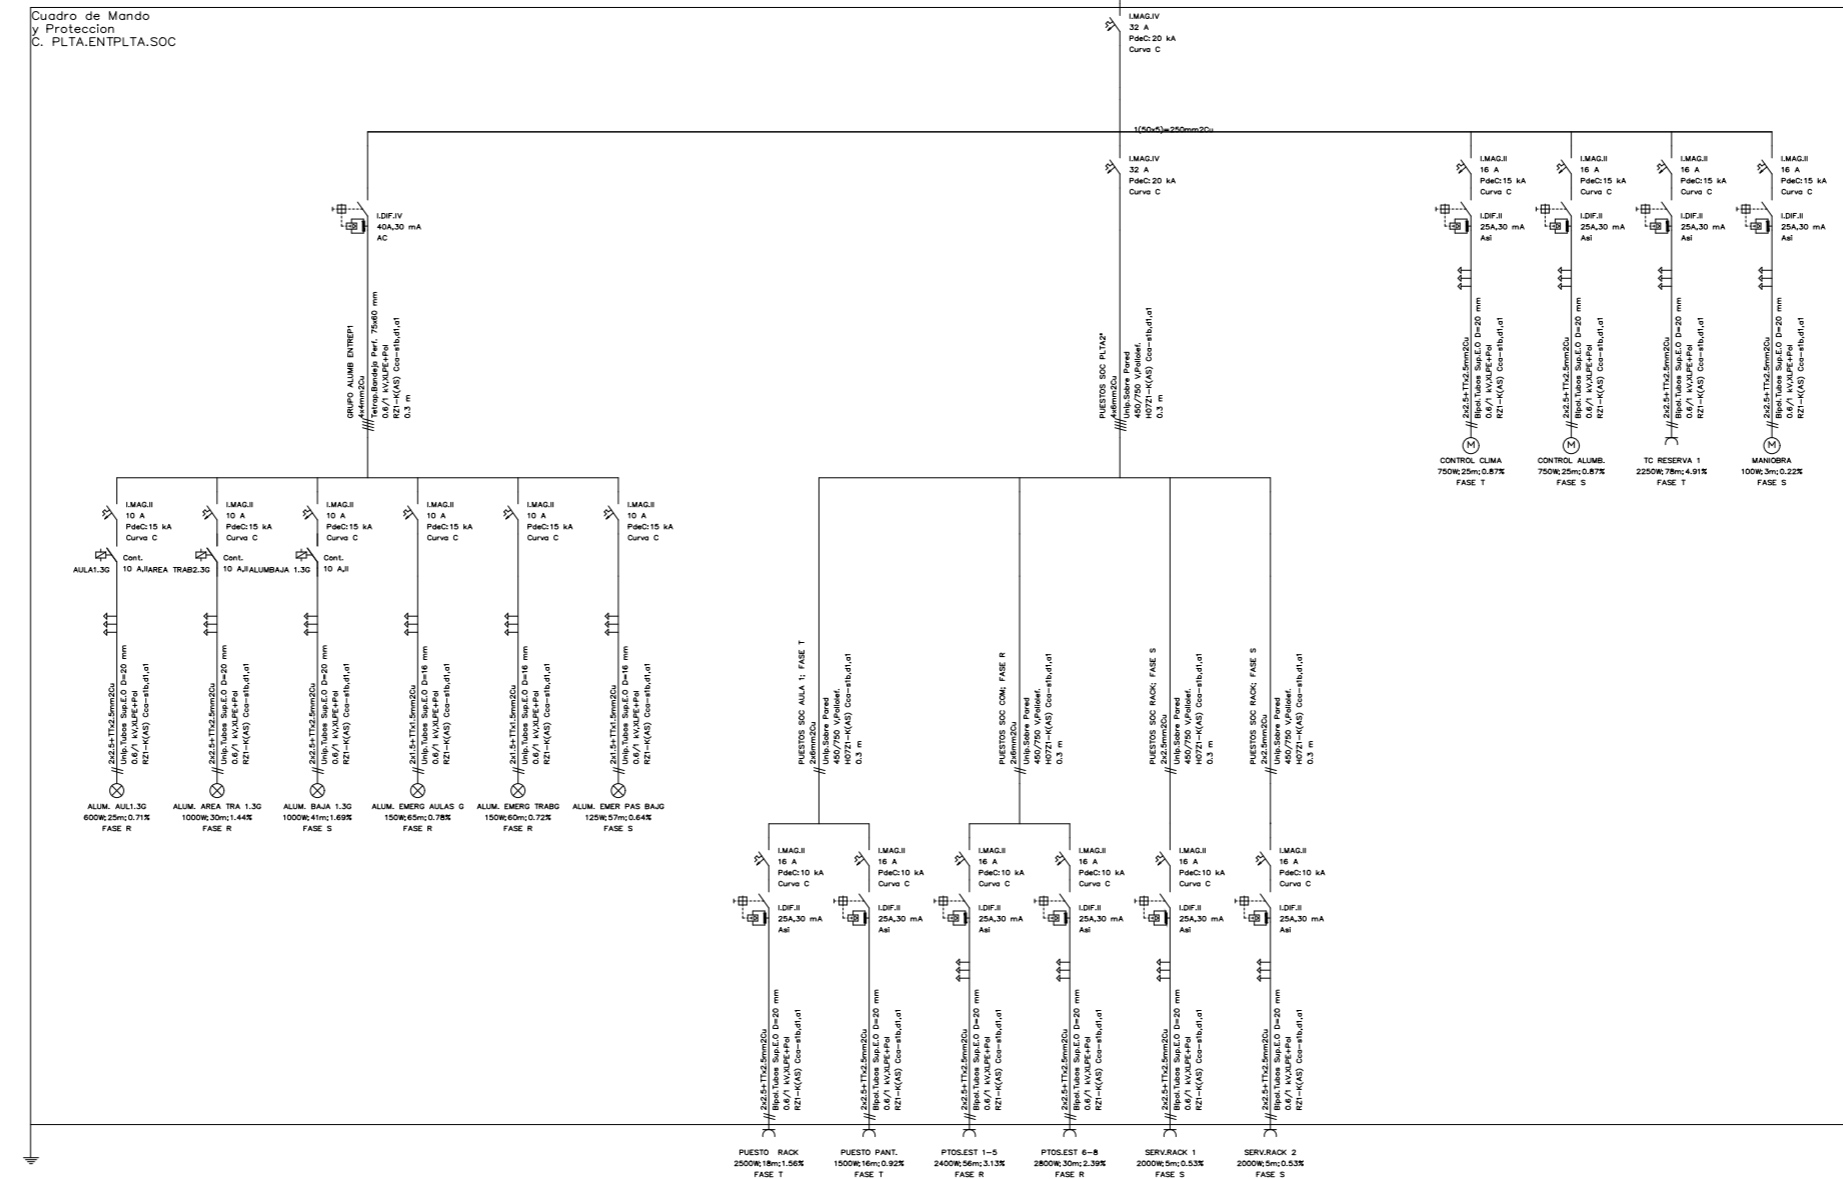

ARQUITECTO:

Jesús Rodríguez Calvo
C.O.A.M.
19.621

REVISIONES:

Nº	FECHA	INFO
1		
2		
3		
4		
5		
6		

FECHA: 02/2026

NOMBRE PLANO:
INSTALACIONES
ESTADO REFORMADO
ELECTRICIDAD. ILUMINACIÓN
PLANTA SÓTANO -1

REVISADO POR:

J.C.
APROBACION KARDHAM:

J.R.
APROBACION CLIENTE:

I.C.A.M.

PROJECT:
REESTRUCTURACIÓN PARCIAL
CON CAMBIO DE USO
DE EDIFICIO
PARA CENTRO DE ESTUDIOS
UNIVERSITARIOS

PROYECTO Nº:
25 KDH_ICAM

FASE:
PROYECTO BÁSICO
Y
EJECUCIÓN

DIRECCIÓN:


C. Serrano,11
28001
MADRID

ESCALA:
1:75 / A1

visual:
0 2 4
din-A2

PROPIEDAD:
ILUSTRE COLEGIO
DE
LA ABOGACÍA
DE
MADRID

NORTE:

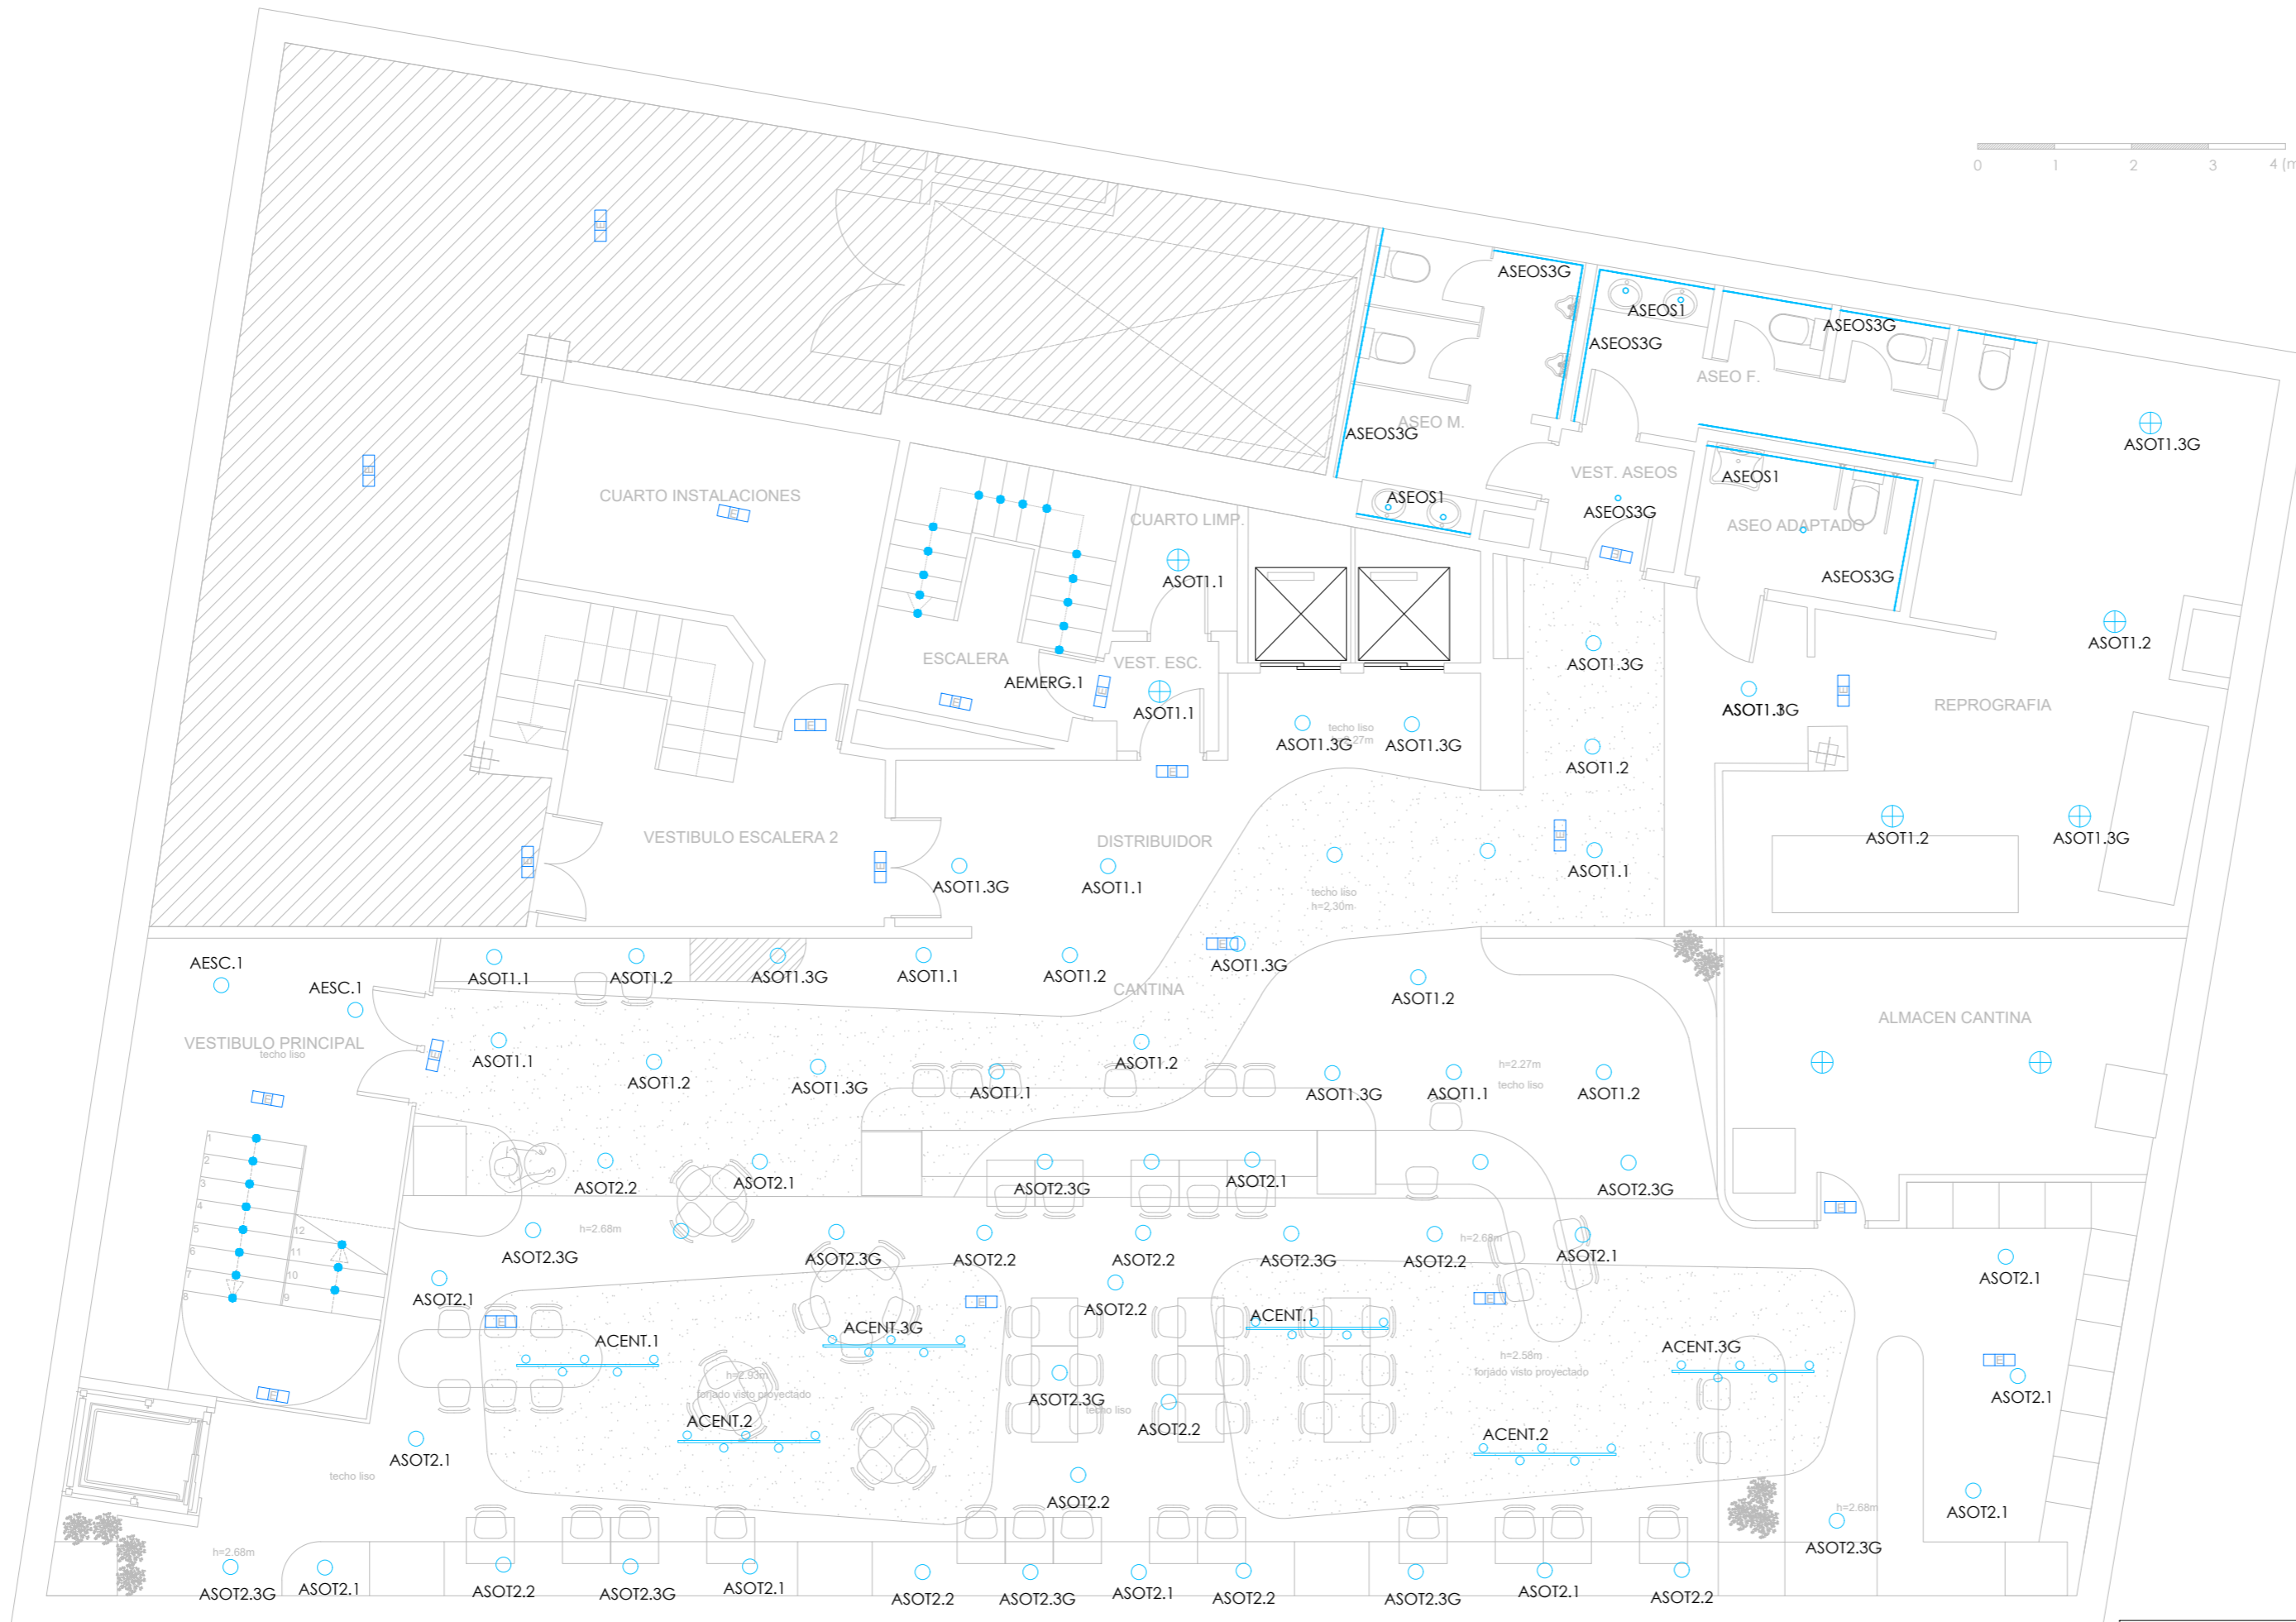

ÁREA NO AFECTADA POR LA INTERVENCIÓN

LEYENDA

- LUMINARIA EN LÍNEA CONTINUA
LAMP FIL 45 F42RE-XXX-MOTE940
ÓPTICA TECH. T° COLOR 4.000K. REG. DALI
NEGRO
- LUMINARIA DOWNLIGHT DE ADOSAR
FARO BARCELONA ROL PLAFON NEGRO 15W. DALI
- LUMINARIA DOWNLIGHT DE EMPOTRAR
LAMP MCKONLIGHT G2 2800 lumenes
ML2SF35MOP940
- LUMINARIA DOWNLIGHT DE EMPOTRAR
LAMP DOMO 220 2000 lumenes
DO2RD30SY840
- SISTEMA DE CARRIL TRIFASICO NEGRO
PROYECTORES FARO BARCELONA STAN LED
- LUMINARIA SUSPENDIDA DECORATIVA
FARO BARCELONA
- LUMINARIA DE EMERGENCIA ETAP K6
K6A-R30-1M0-20-1L0
- PILOTO DE BALIZADO DE ESCALERAS
LEGRAND LIPSO AUTÓNOMO IP44. NEGRO. REF 660001

NOTA: TODAS LAS MEDIDAS DEBERÁN SER VERIFICADAS EN OBRA TANTO PARA PROYECTO COMO EJECUCIÓN - NO MEDIR SOBRE PLANO

ARQUITECTO:
 Jesús Rodríguez Calvo
 C.O.A.M.
 19.621

REVISIONES:

Nº	FECHA	INFO
1		
2		
3		
4		
5		
6		

FECHA: 02/2026

NOMBRE PLANO:
 INSTALACIONES
 ESTADO REFORMADO
 ELECTRICIDAD. ILUMINACIÓN
 PLANTA BAJA

REVISADO POR:

J.C.
 APROBACION KARDHAM:

J.R.
 APROBACION CLIENTE:

I.C.A.M.

PROJECT:

REESTRUCTURACIÓN PARCIAL
 CON CAMBIO DE USO
 DE EDIFICIO
 PARA CENTRO DE ESTUDIOS
 UNIVERSITARIOS

PROYECTO Nº:
 25 KDH_ICAM

FASE:
 PROYECTO BÁSICO
 Y
 EJECUCIÓN

 
DIRECCIÓN:

C. Serrano,11
 28001
 MADRID

ESCALA:

1:75 / A1


visual:



PROPIEDAD:

ILUSTRE COLEGIO
 DE
 LA ABOGACÍA
 DE
 MADRID

NORTE:

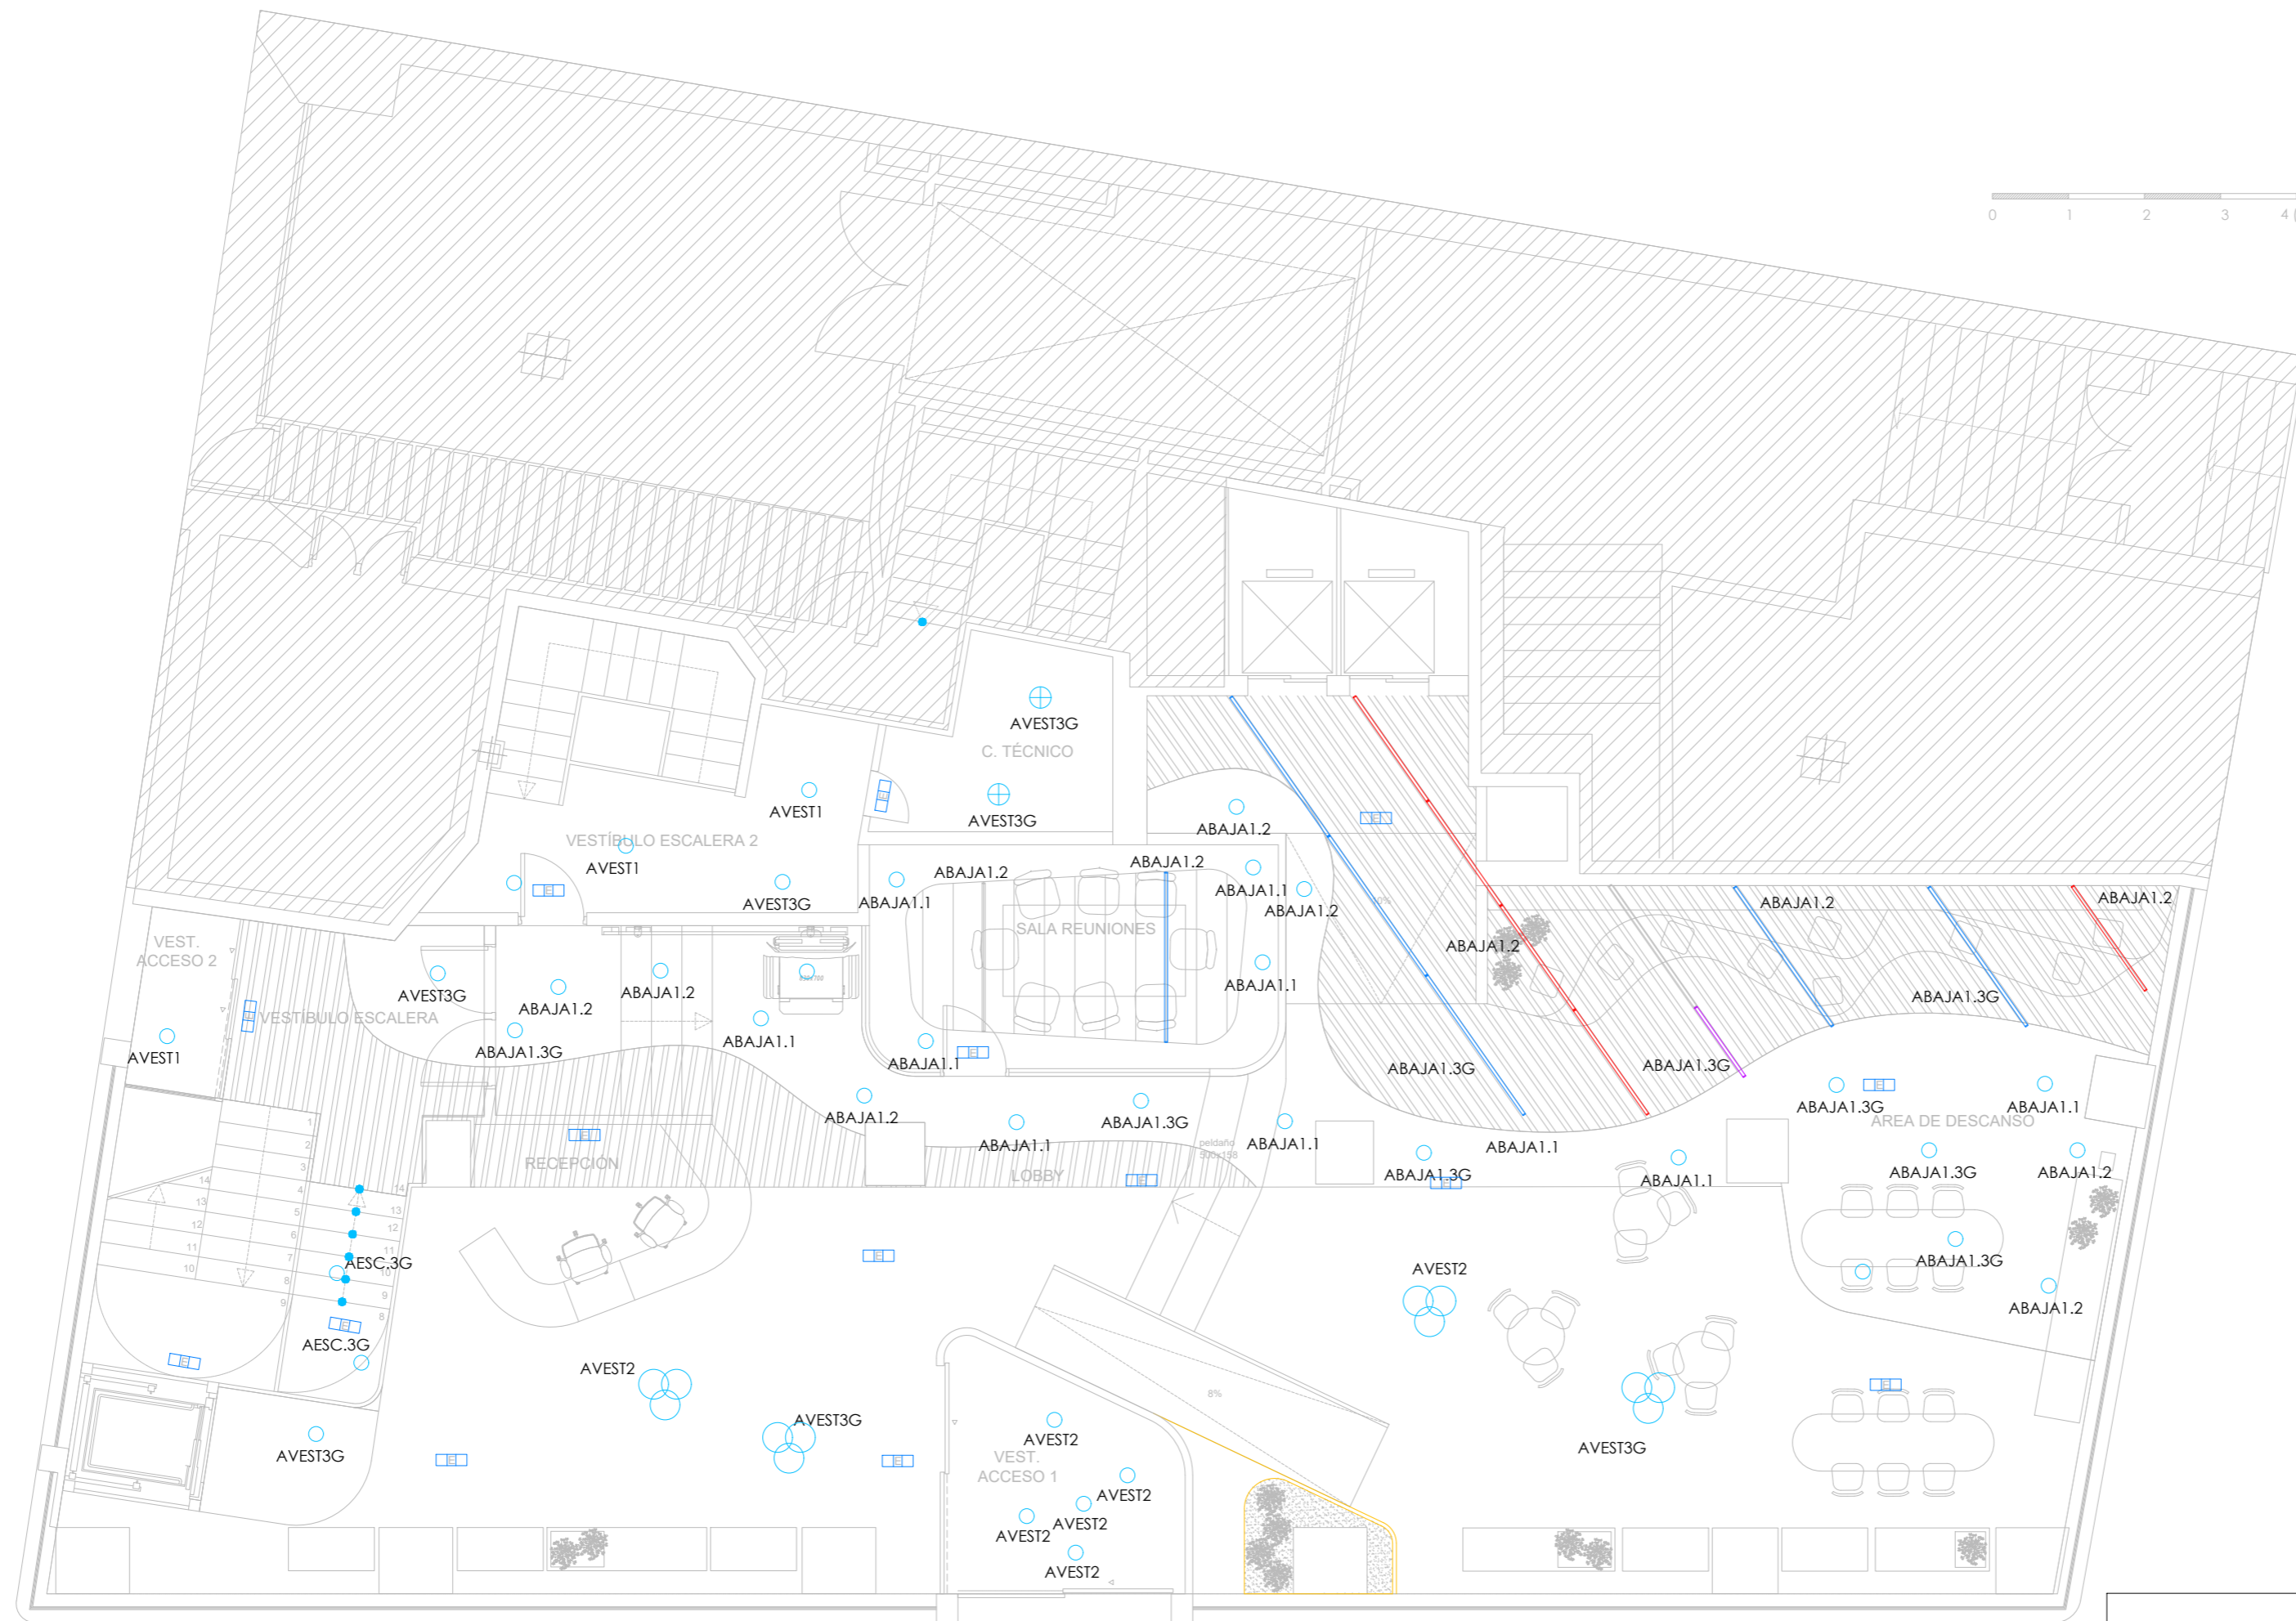

LEYENDA

- LUMINARIA EN LÍNEA CONTINUA
LAMP FIL 45 F42RE-XXX-MOTE9400
ÓPTICA TECH. T1-COLOR 4.000K. REG. DALI
NEGRO
- LUMINARIA DOWNLIGHT DE ADOSAR
FARO BARCELONA ROL PLAFON NEGRO 15W. DALI
- LUMINARIA DOWNLIGHT DE EMPOTRAR
LAMP MICROLIGHT G2 2800 lumenes
ML2SF35M0P940
- LUMINARIA DOWNLIGHT DE EMPOTRAR
LAMP DOMO 220 2000 lumenes
DO2RD30SY840
- SISTEMA DE CARRIL TRIFASICO NEGRO
PROYECTORES FARO BARCELONA STAN LED
- LUMINARIA SUSPENDIDA DECORATIVA
FARO BARCELONA
- LUMINARIA DE EMERGENCIA ETAP K6
K6A-R30-1M0-20-1L0
- PILOTO DE BALIZADO DE ESCALERAS
LEGRAND LIPSO AUTÓNOMO IP44. NEGRO. REF 660801

ÁREA NO AFECTADA POR LA INTERVENCIÓN

ARQUITECTO:

Jesús Rodríguez Calvo
C.O.A.M.
19.621

REVISIONES:

Nº	FECHA	INFO
1		
2		
3		
4		
5		
6		

FECHA: 02/2026

NOMBRE PLANO:
INSTALACIONES
ESTADO REFORMADO
ELECTRICIDAD. ILUMINACIÓN
ENTREPLANTA

REVISADO POR:

J.C.
APROBACION KARDHAM:

J.R.
APROBACION CLIENTE:

I.C.A.M.

PROJECT:
REESTRUCTURACIÓN PARCIAL
CON CAMBIO DE USO
DE EDIFICIO
PARA CENTRO DE ESTUDIOS
UNIVERSITARIOS

PROYECTO Nº:
25 KDH_ICAM

FASE:
PROYECTO BÁSICO
Y
EJECUCIÓN


DIRECCIÓN:
C. Serrano,11
28001
MADRID

ESCALA:
1:75 / A1

visual:
din-A2

PROPIEDAD:
ILUSTRE COLEGIO
DE
LA ABOGACÍA
DE
MADRID

NORTE:

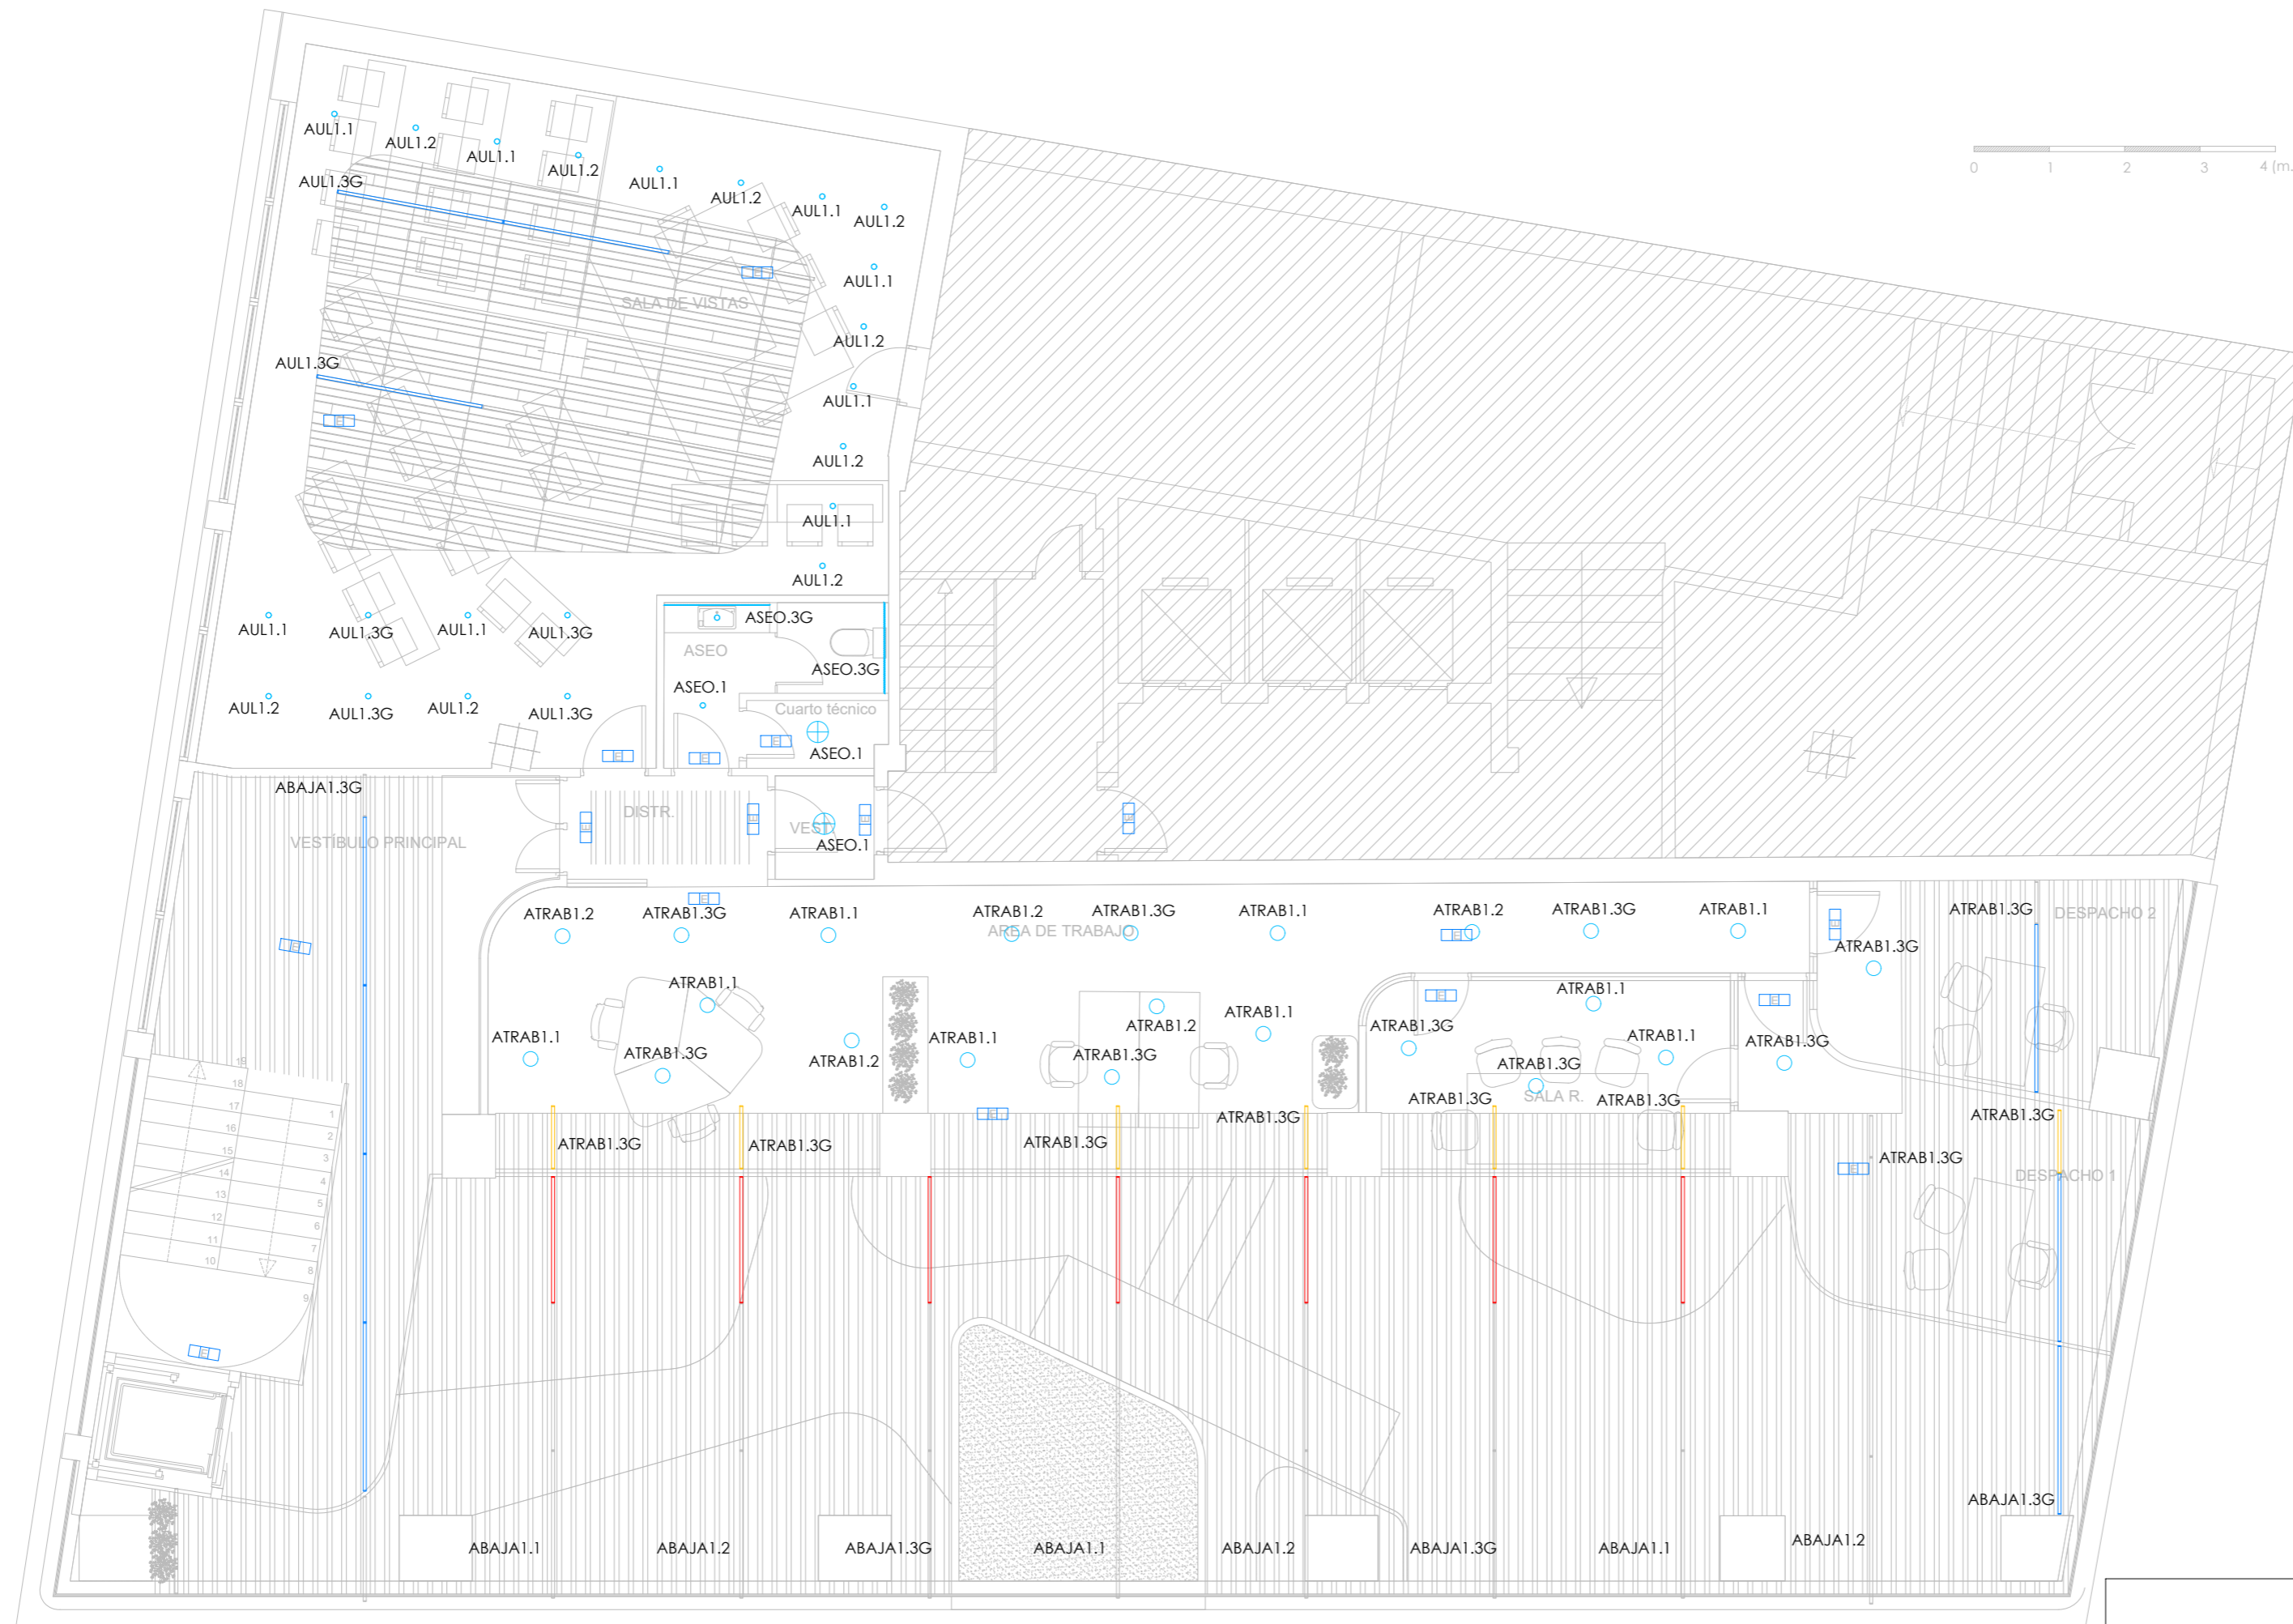

LEYENDA

- LUMINARIA EN LÍNEA CONTINUA
LAMP FIL 45 F42RE-XXX-MOTE940
ÓPTICA TECH. 1º COLOR 4.000K. REG. DALI
NEGRO
- LUMINARIA DOWNLIGHT DE ADOSAR
FARO BARCELONA ROL PLAFON NEGRO 15W. DALI
- LUMINARIA DOWNLIGHT DE EMPOTRAR
LAMP MCKNLIGHT G2 2800 lumenes
ML2SF35M0P940
- LUMINARIA DOWNLIGHT DE EMPOTRAR
LAMP DOMO 220 2000 lumenes
DO2RD30SY840
- SISTEMA DE CARRIL TRIFÁSICO NEGRO
PROYECTORES FARO BARCELONA STAN LED
- LUMINARIA SUSPENDIDA DECORATIVA
FARO BARCELONA
- LUMINARIA DE EMERGENCIA ETAP K6
K6A-R30-1M0-20-1L0
- PILOTO DE BALIZADO DE ESCALERAS
LEGRAND LIPSO AUTÓNOMO IP44. NEGRO. REF 66001

ÁREA NO AFECTADA POR LA INTERVENCIÓN

I-ei_04

ARQUITECTO:

Jesús Rodríguez Calvo
C.O.A.M.
19.621

REVISIONES:

Nº	FECHA	INFO
1		
2		
3		
4		
5		
6		

FECHA: 02/2026

NOMBRE PLANO:
INSTALACIONES
ESTADO REFORMADO
ELECTRICIDAD. ILUMINACIÓN
PLANTA PRIMERA

REVISADO POR:

J.C.
APROBACION KARDHAM:

J.R.
APROBACION CLIENTE:

I.C.A.M.

PROJECT:

REESTRUCTURACIÓN PARCIAL
CON CAMBIO DE USO
DE EDIFICIO
PARA CENTRO DE ESTUDIOS
UNIVERSITARIOS

PROYECTO Nº:
25 KDH_ICAM

FASE:
PROYECTO BÁSICO
Y
EJECUCIÓN

 
DIRECCIÓN:

C. Serrano, 11
28001
MADRID

ESCALA:

1:75 / A1



visual:



PROPIEDAD:

ILUSTRE COLEGIO
DE
LA ABOGACÍA
DE
MADRID

NORTE:

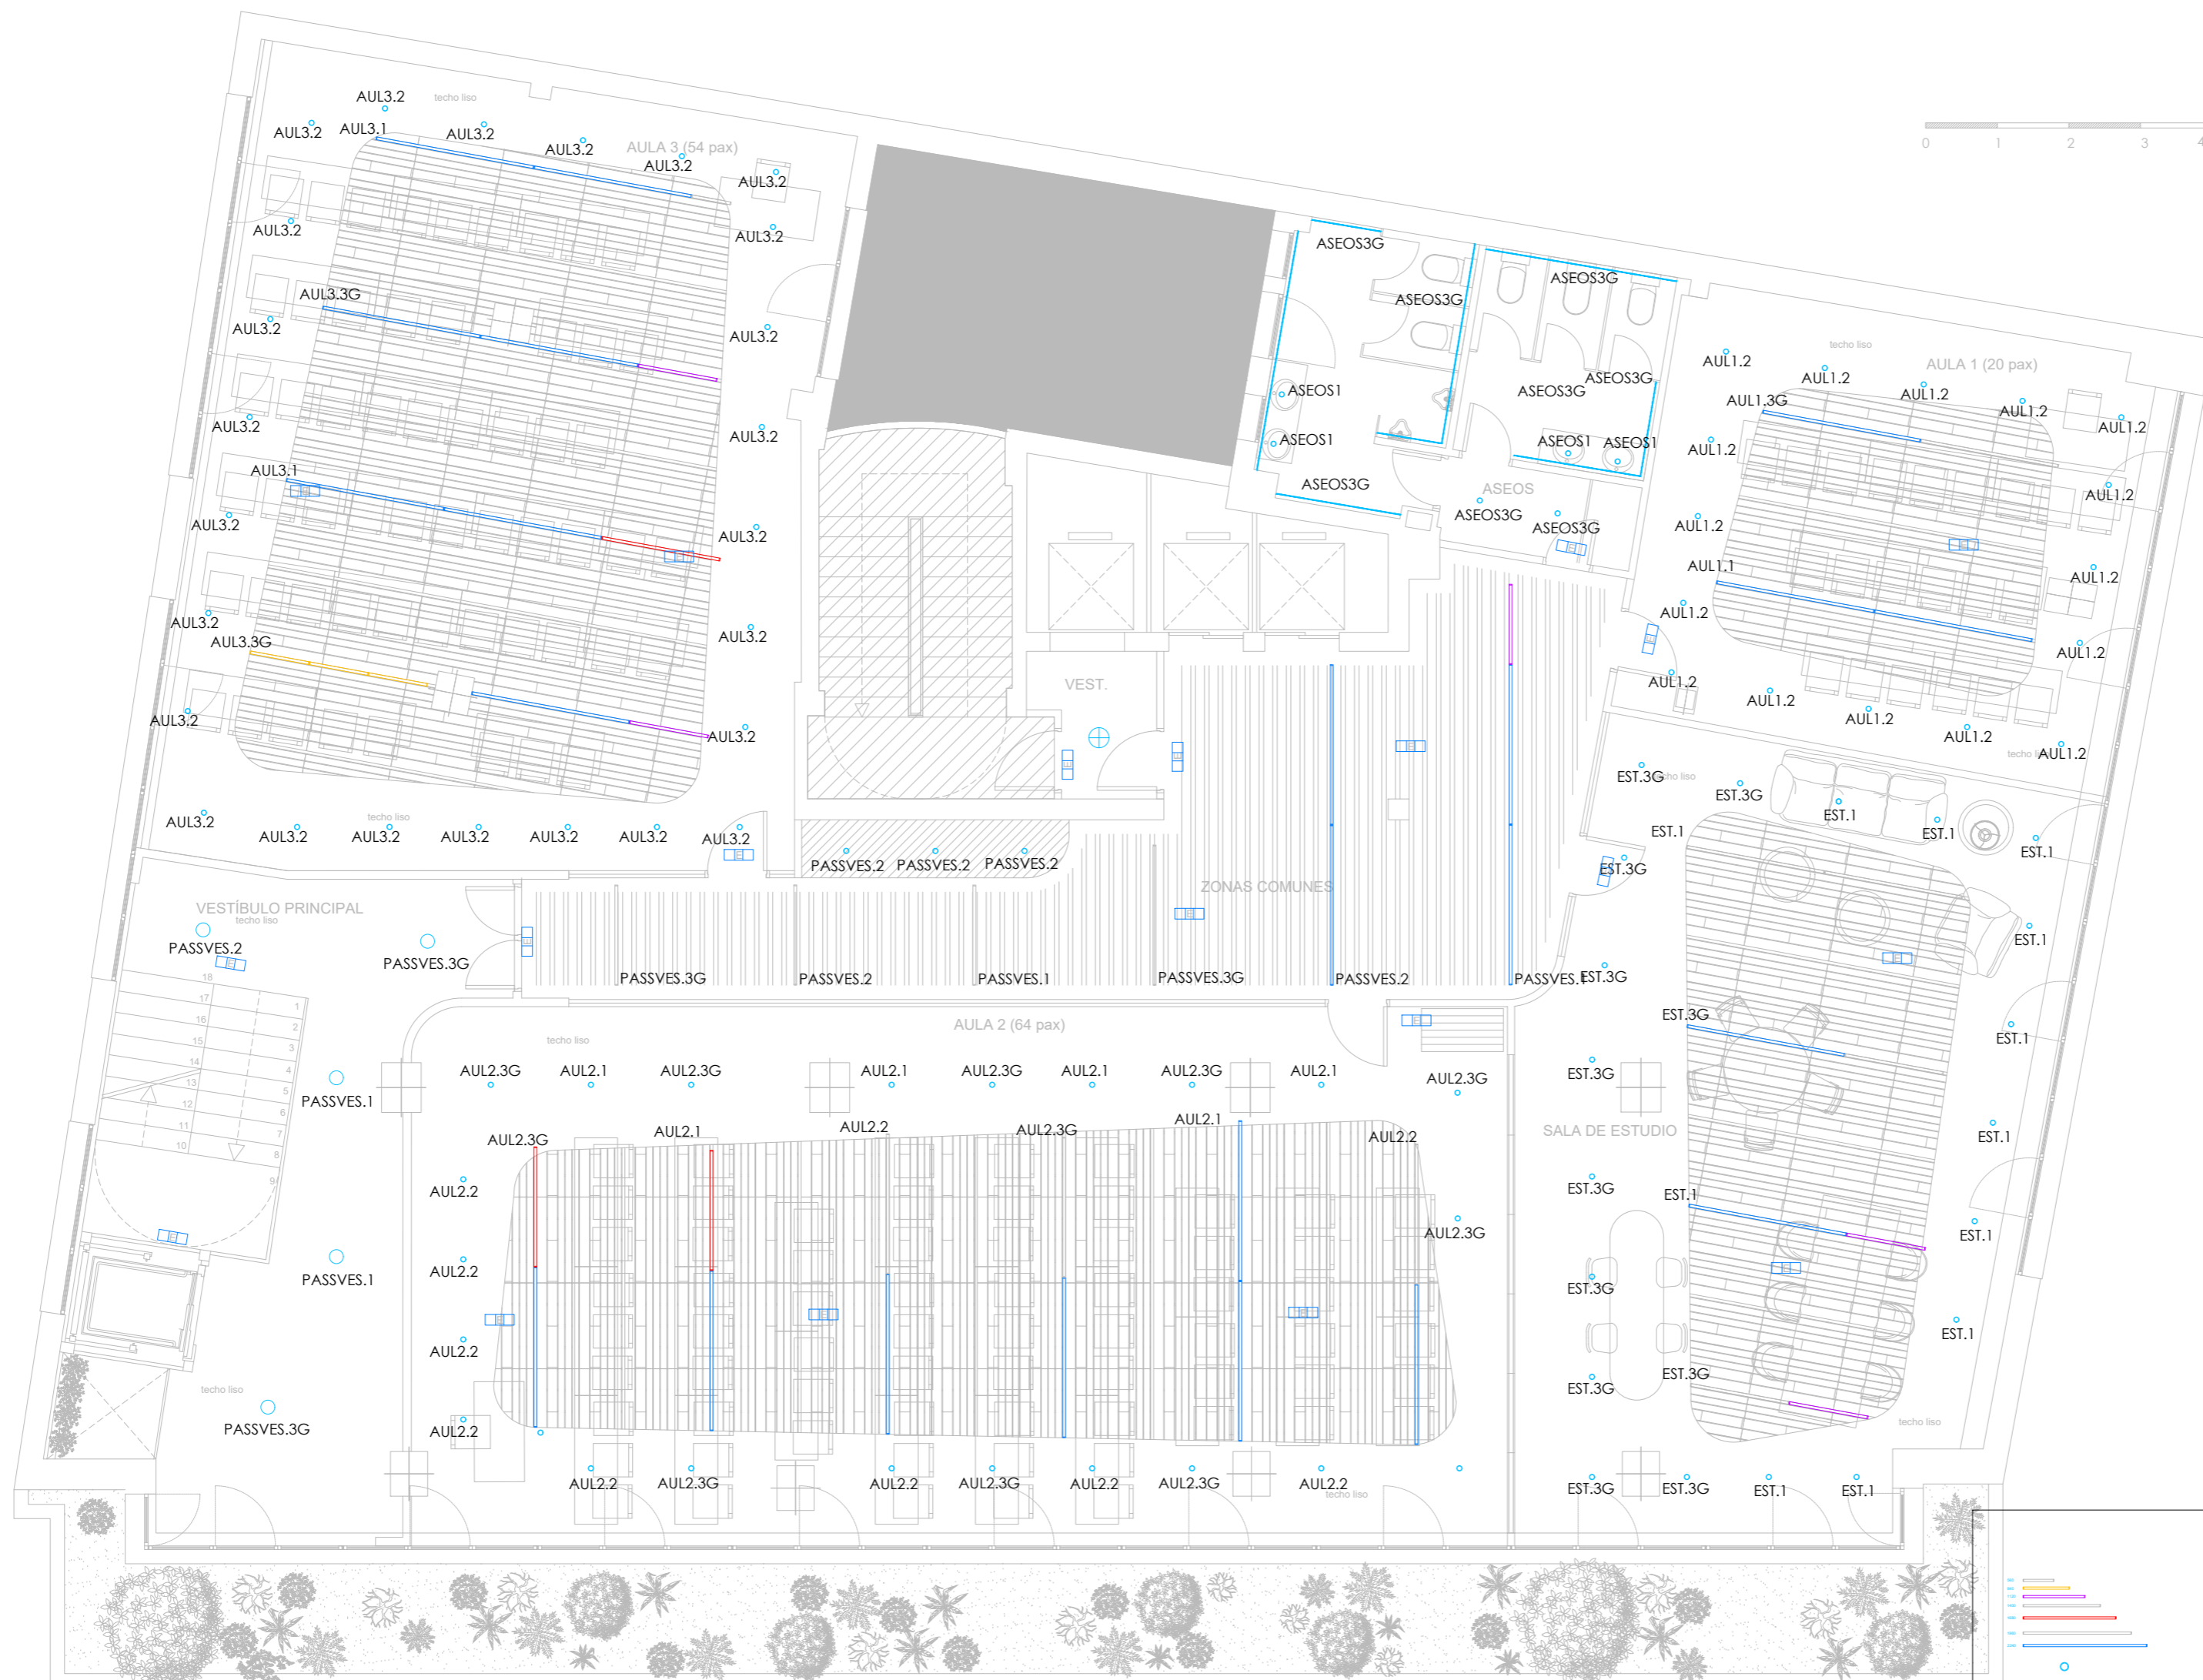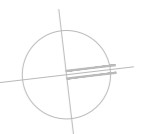

ÁREA NO AFECTADA POR LA INTERVENCIÓN

LEYENDA

- LUMINARIA EN LÍNEA CONTINUA
LAMP FIL 45 F42RE-XXX-MOTE940D
ÓPTICA TECH. 1º COLOR 4.000K. REG. DALI
NEGRO
- LUMINARIA DOWNLIGHT DE ADOSAR
FARO BARCELONA ROL PLAFON NEGRO 15W. DALI
- LUMINARIA DOWNLIGHT DE EMPOTRAR
LAMP MIKONLIGHT G2 2800 lumenes
ML2SF35M0P940
- LUMINARIA DOWNLIGHT DE EMPOTRAR
LAMP DOMO 220 2000 lumenes
DO2RD30S840
- SISTEMA DE CARRIL TRIFÁSICO NEGRO
PROYECTORES FARO BARCELONA STAN LED
- LUMINARIA SUSPENDIDA DECORATIVA
FARO BARCELONA
- LUMINARIA DE EMERGENCIA ETAP K6
K6A-R30-1M0-20-1L0
- PILOTO DE BALIZADO DE ESCALERAS
LEGRAND LIPSO AUTÓNOMO IP44. NEGRO. REF 66001

I-ei_05

ARQUITECTO:

Jesús Rodríguez Calvo
C.O.A.M.
19.621

REVISIONES:

Nº	FECHA	INFO
1		
2		
3		
4		
5		
6		

FECHA: 02/2026

NOMBRE PLANO:
INSTALACIONES
ESTADO REFORMADO
ELECTRICIDAD. ILUMINACIÓN
PLANTA SEGUNDA

REVISADO POR:

J.C.
APROBACION KARDHAM:

J.R.
APROBACION CLIENTE:

I.C.A.M.

PROJECT:
REESTRUCTURACIÓN PARCIAL
CON CAMBIO DE USO
DE EDIFICIO
PARA CENTRO DE ESTUDIOS
UNIVERSITARIOS

PROYECTO Nº:
25 KDH_ICAM

FASE:
PROYECTO BÁSICO
Y
EJECUCIÓN



DIRECCIÓN:
C. Serrano,11
28001
MADRID

ESCALA:
1:75 / A1

visual:
0 2 4
din-A2

PROPIEDAD:
ILUSTRE COLEGIO
DE
LA ABOGACÍA
DE
MADRID

NORTE:

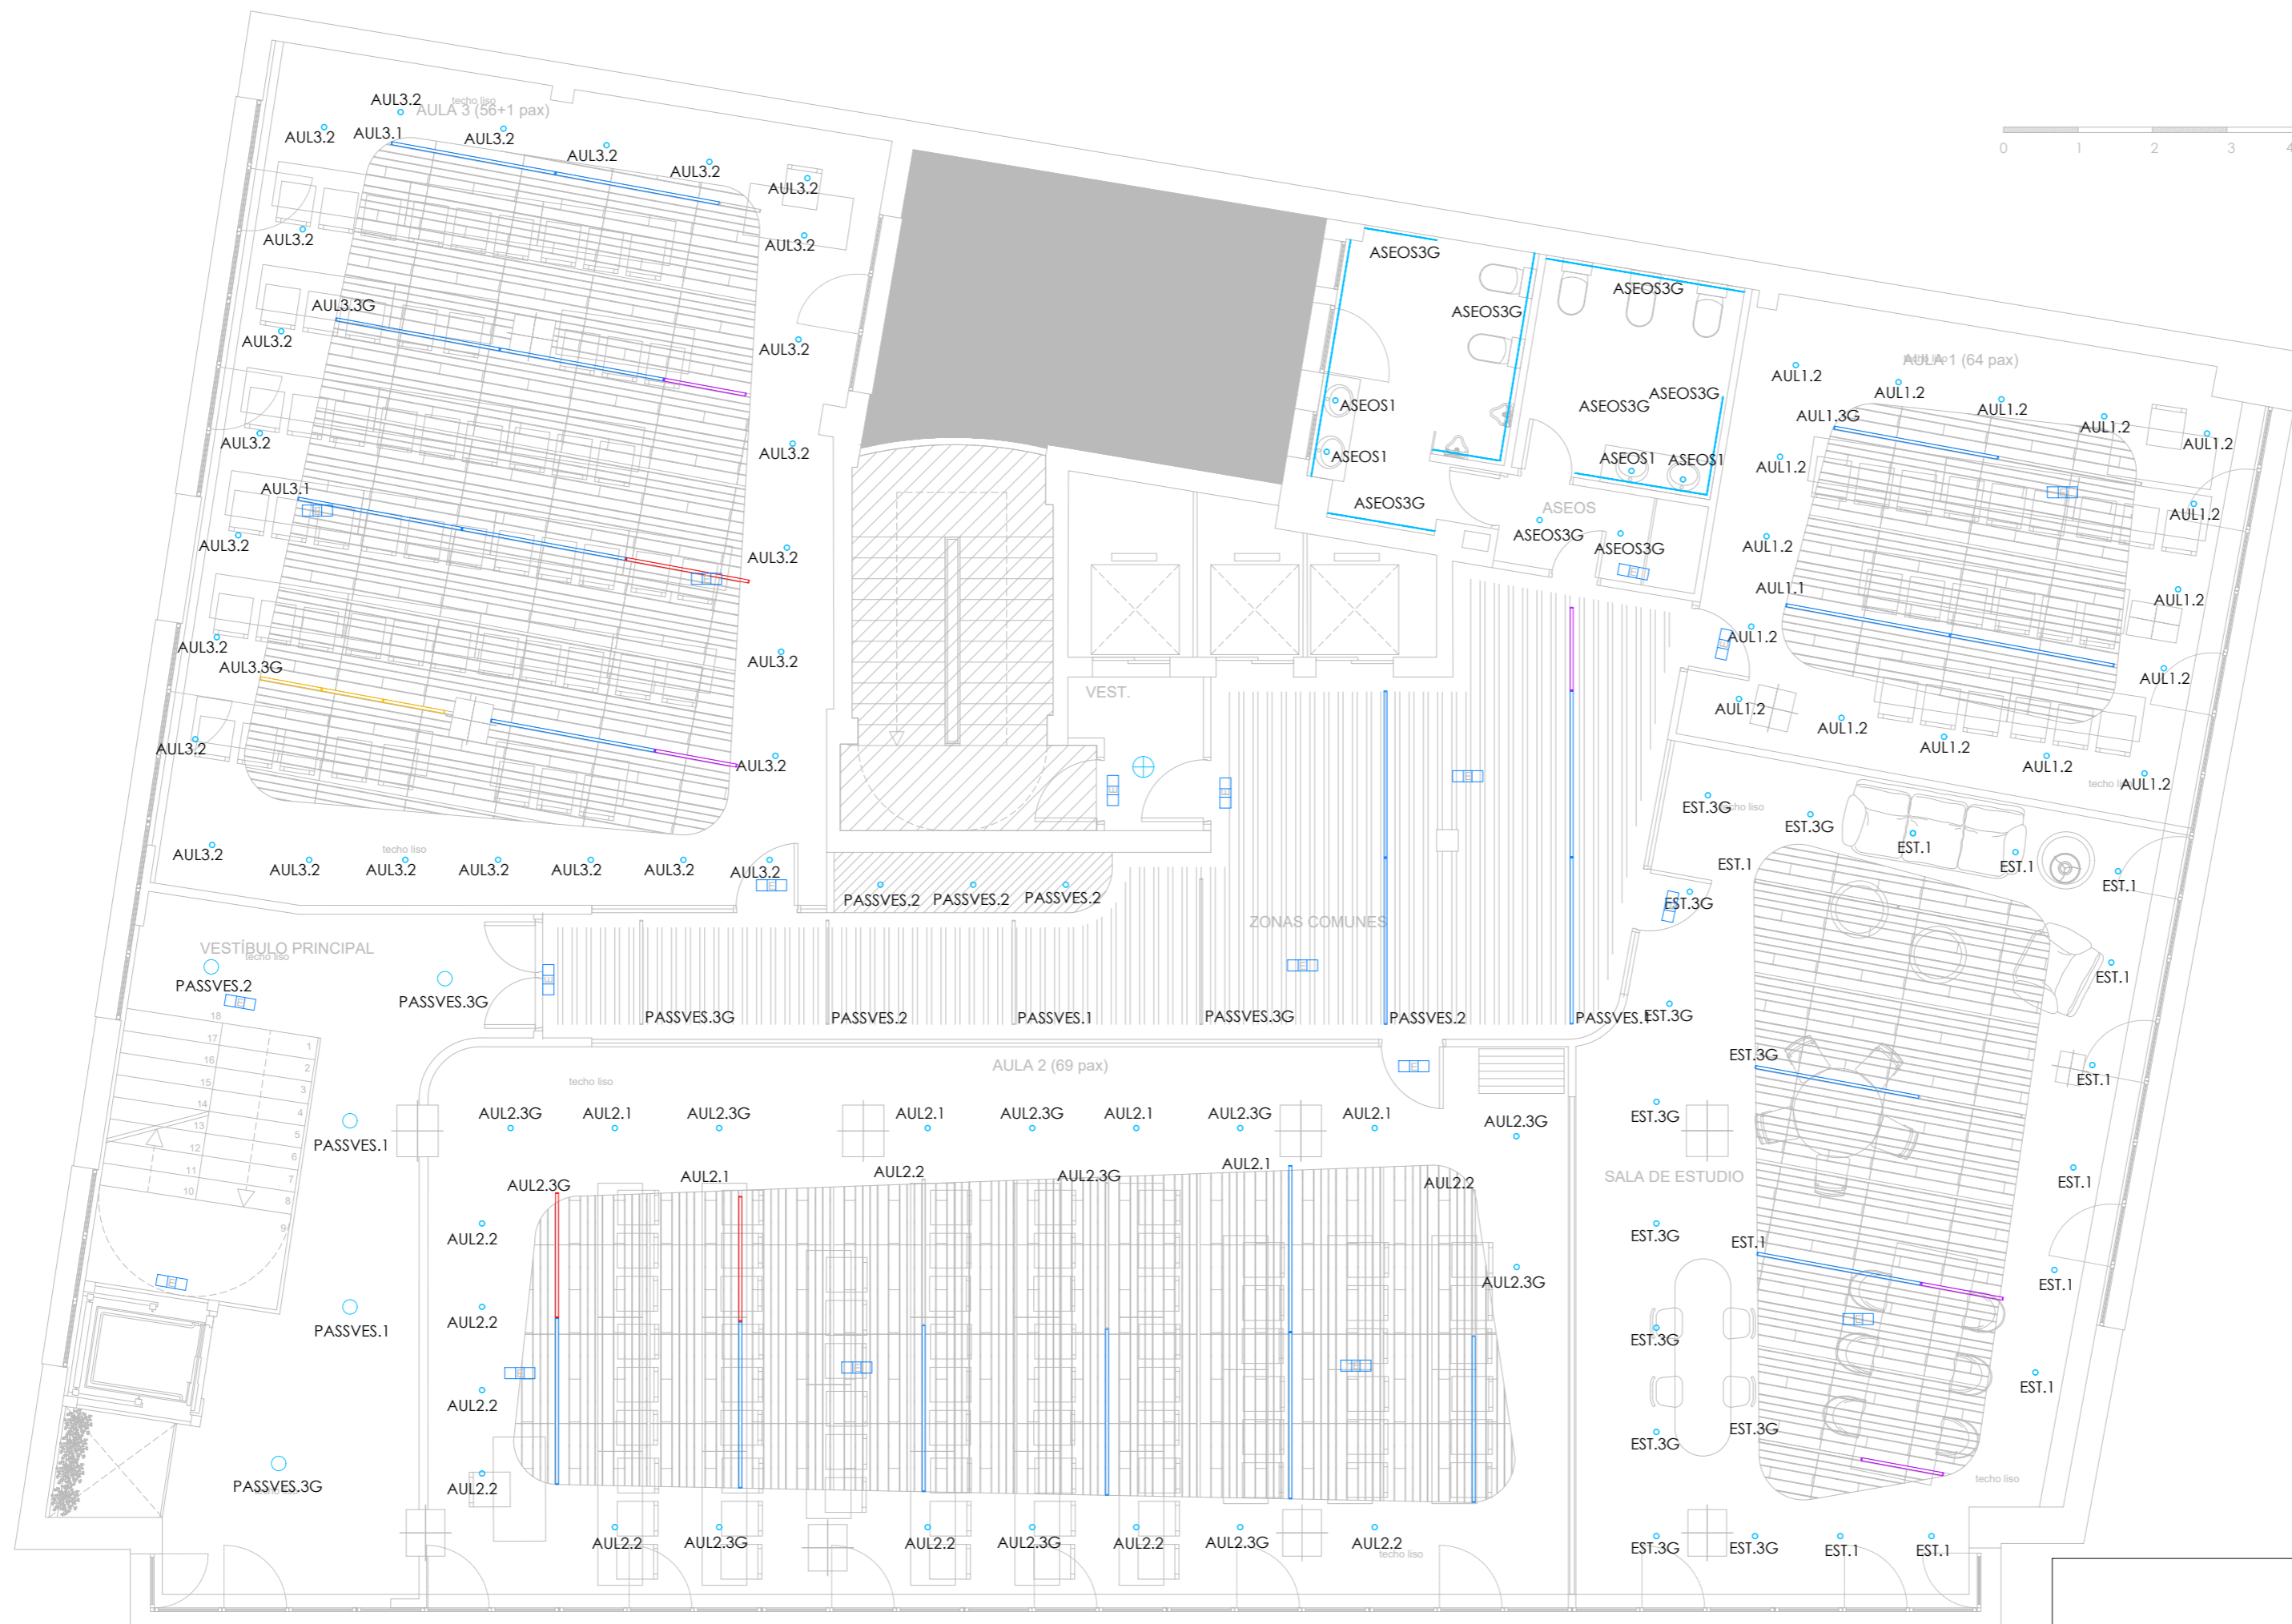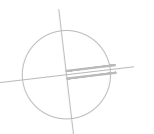

ÁREA NO AFECTADA POR LA INTERVENCIÓN

LEYENDA

- LUMINARIA EN LÍNEA CONTINUA
LAMP FIL 45 F42RE-XXX-MOTE940D
ÓPTICA TECH. T1 COLOR 4.000K. REG. DALI
NEGRO
- LUMINARIA DOWNLIGHT DE ADOSAR
FARO BARCELONA ROL PLAFON NEGRO 15W. DALI
- LUMINARIA DOWNLIGHT DE EMPOTRAR
LAMP MIKONLIGHT G2 2800 lumenes
ML2SF35MOP940
- LUMINARIA DOWNLIGHT DE EMPOTRAR
LAMP DOMO 220 2000 lumenes
DO2RD30SY840
- SISTEMA DE CARRIL TRIFÁSICO NEGRO
PROYECTORES FARO BARCELONA STAN LED
- LUMINARIA SUSPENDIDA DECORATIVA
FARO BARCELONA
- LUMINARIA DE EMERGENCIA ETAP K6
K6A-R30-1M0-20-1L0
- PILOTO DE BALIZADO DE ESCALERAS
LEGRAND LIPSO AUTÓNOMO IP44. NEGRO. REF 660001

ARQUITECTO:

Jesús Rodríguez Calvo
C.O.A.M.
19.621

REVISIONES:

Nº	FECHA	INFO
1		
2		
3		
4		
5		
6		

FECHA: 02/2026

NOMBRE PLANO:
INSTALACIONES
ESTADO REFORMADO
ELECTRICIDAD. ILUMINACIÓN
PLANTA TERCERA

REVISADO POR:

J.C.
APROBACION KARDHAM:

J.R.
APROBACION CLIENTE:

I.C.A.M.

PROJECT:
REESTRUCTURACIÓN PARCIAL
CON CAMBIO DE USO
DE EDIFICIO
PARA CENTRO DE ESTUDIOS
UNIVERSITARIOS

PROYECTO Nº:
25 KDH_ICAM

FASE:
PROYECTO BÁSICO
Y
EJECUCIÓN



DIRECCIÓN:
C. Serrano, 11
28001
MADRID

ESCALA:
1:75 / A1

visual:
0 2 4
din-A2

PROPIEDAD:
ILUSTRE COLEGIO
DE
LA ABOGACÍA
DE
MADRID

NORTE:

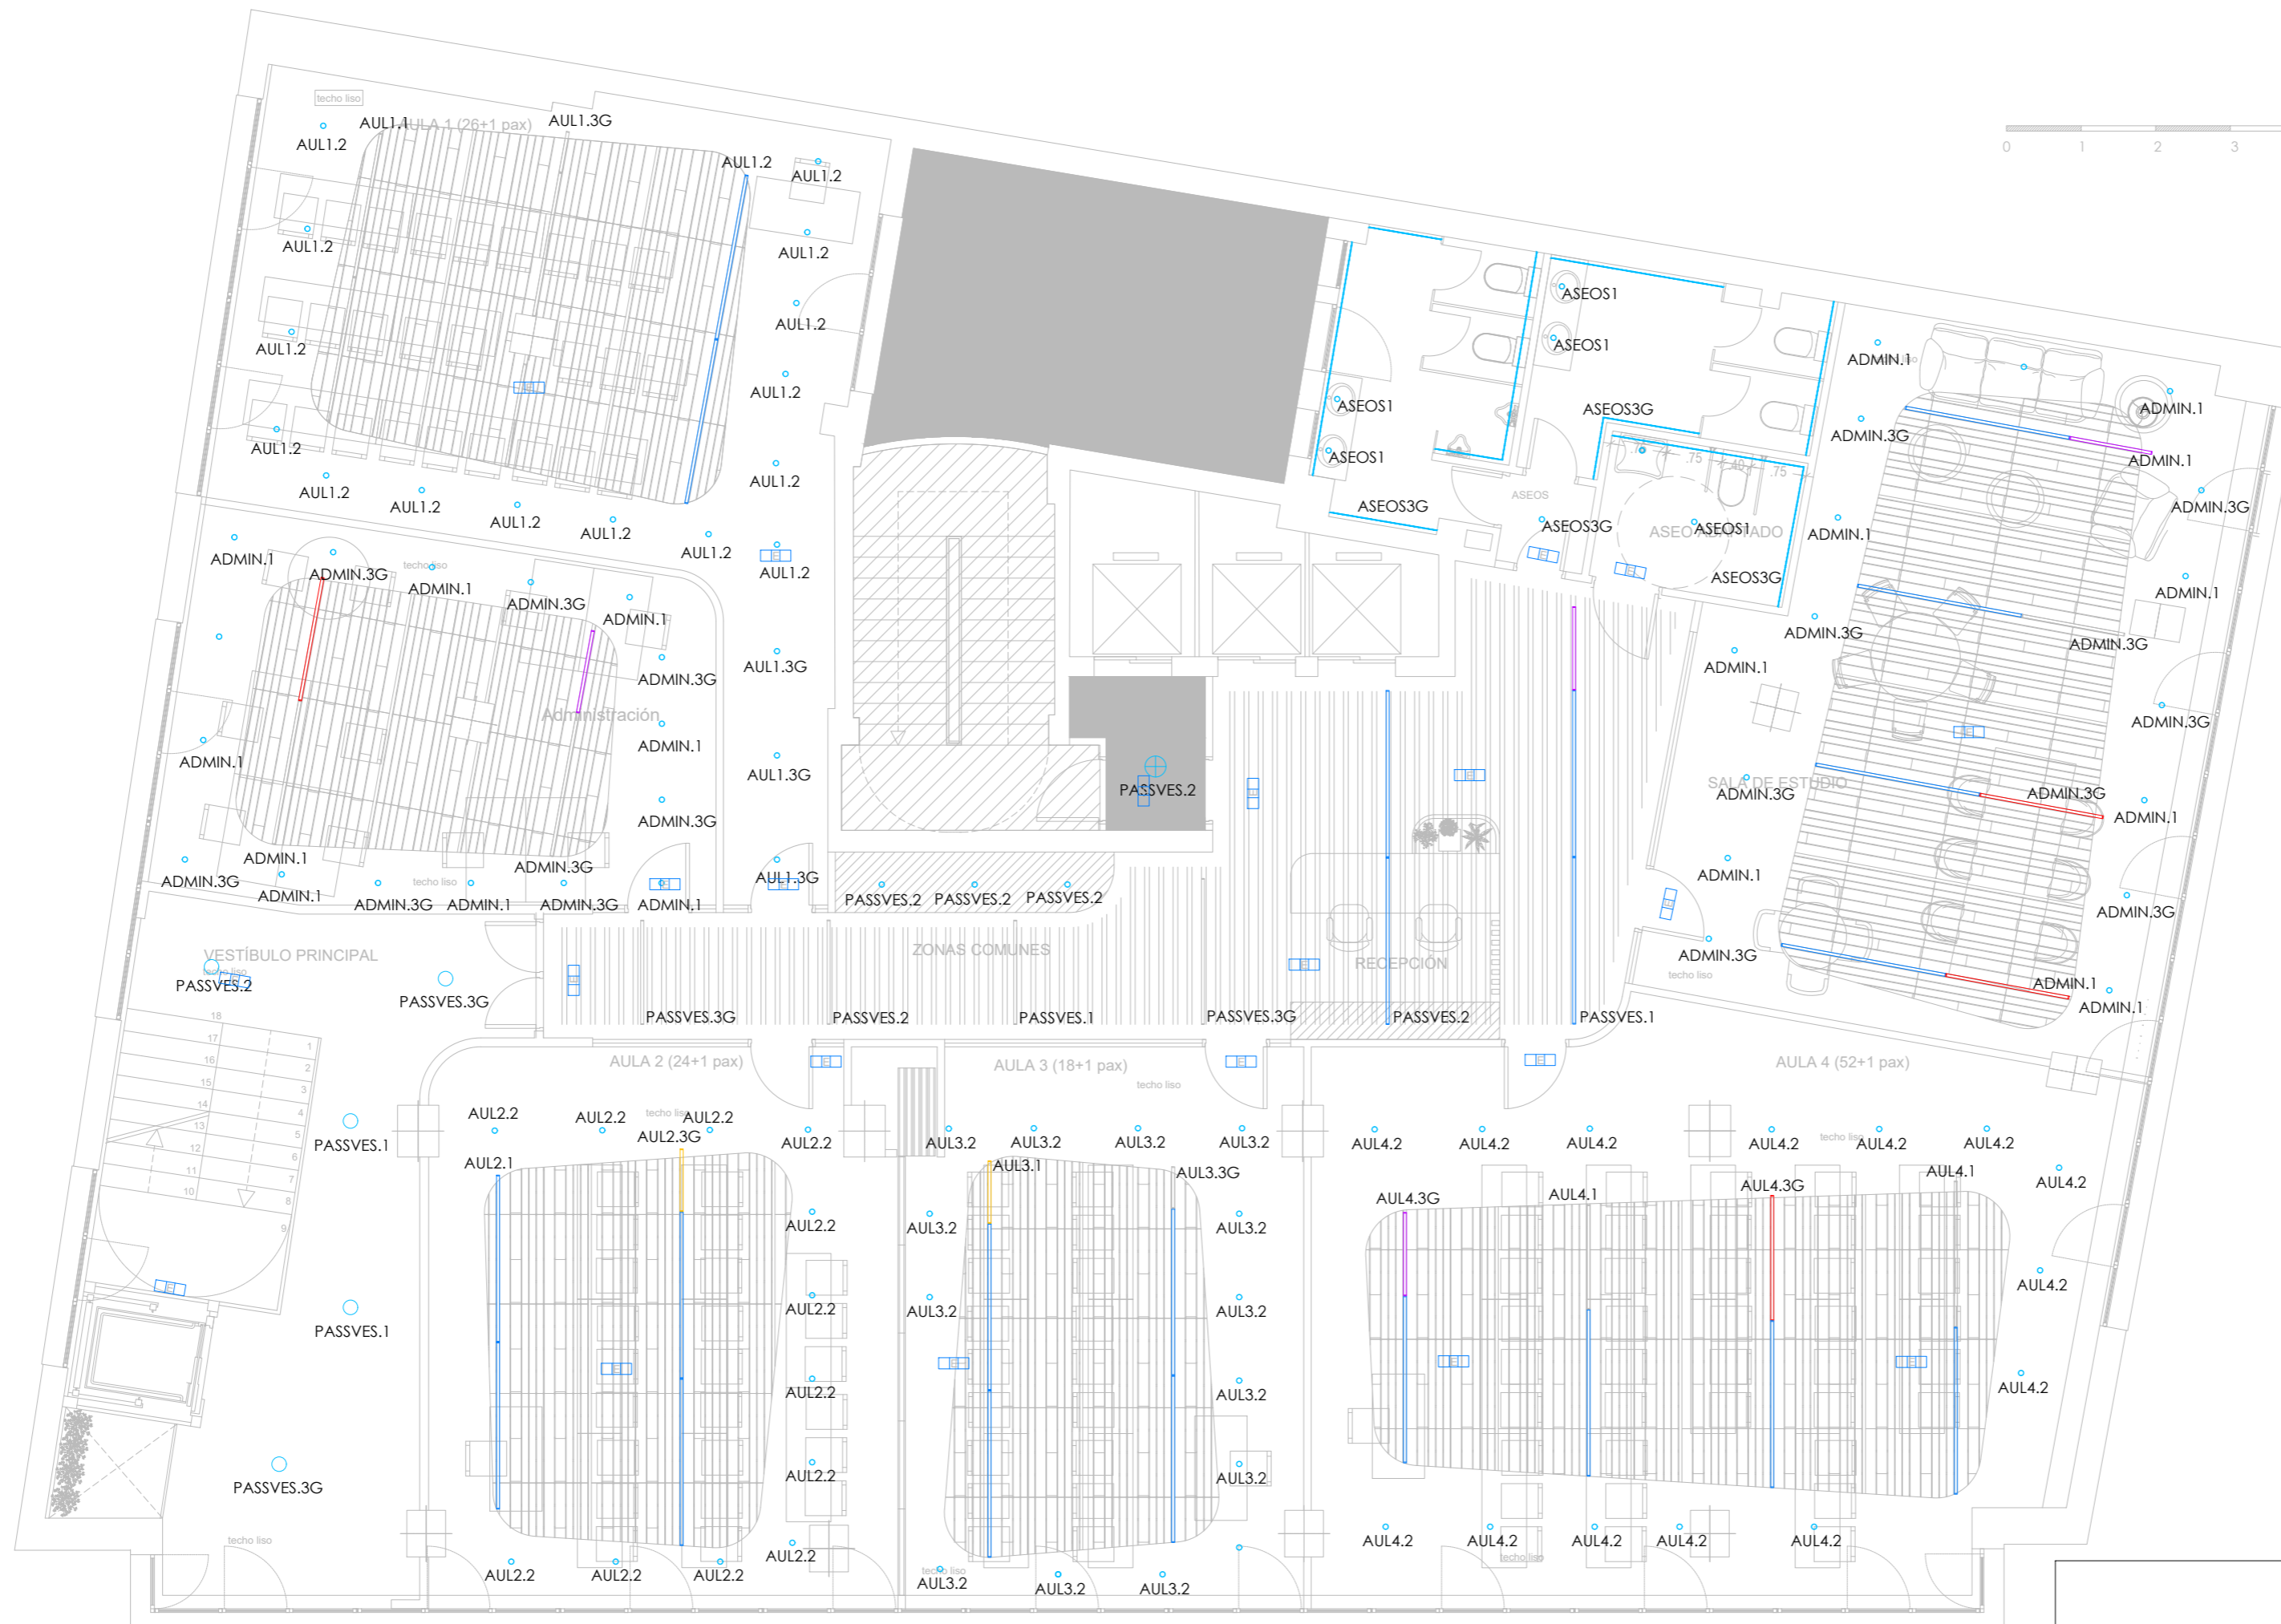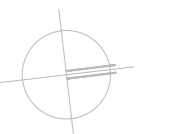

ÁREA NO AFECTADA POR LA INTERVENCIÓN

LEYENDA

- LUMINARIA EN LÍNEA CONTINUA
LAMP FIL 45 F42RE-XXX-MOTE940D
ÓPTICA TECH. T1 COLOR 4.000K. REG. DALI
NEGRO
- LUMINARIA DOWNLIGHT DE ADOSAR
FARO BARCELONA ROL PLAFON NEGRO 15W. DALI
- LUMINARIA DOWNLIGHT DE EMPOTRAR
LAMP MICONLIGHT G2 2800 lumenes
ML2SF35MOP940
- LUMINARIA DOWNLIGHT DE EMPOTRAR
LAMP DOMO 220 2000 lumenes
DO2RD30SY840
- SISTEMA DE CARRIL TRIFÁSICO NEGRO
PROYECTORES FARO BARCELONA STAN LED
- LUMINARIA SUSPENDIDA DECORATIVA
FARO BARCELONA
- LUMINARIA DE EMERGENCIA ETAP K6
K6A-R30-1M0-20-1L0
- PILOTO DE BALIZADO DE ESCALERAS
LEGRAND LIPSO AUTÓNOMO IP44. NEGRO. REF 660901

ARQUITECTO:

Jesús Rodríguez Calvo
C.O.A.M.
19.621

REVISIONES:

Nº	FECHA	INFO
1		
2		
3		
4		
5		
6		

FECHA: 02/2026

NOMBRE PLANO:
INSTALACIONES
ESTADO REFORMADO
FONTANERÍA Y SANEAMIENTO
PLANTA SÓTANO -I

REVISADO POR:

J.C.
APROBACION KARDHAM:

J.R.
APROBACION CLIENTE:

I.C.A.M.

PROJECT:

REESTRUCTURACIÓN PARCIAL
CON CAMBIO DE USO
DE EDIFICIO
PARA CENTRO DE ESTUDIOS
UNIVERSITARIOS

PROYECTO Nº:
25 KDH_ICAM

FASE:
PROYECTO BÁSICO
Y
EJECUCIÓN

 
DIRECCIÓN:

C. Serrano, 11
28001
MADRID

ESCALA:

1:75 / A1


visual:



PROPIEDAD:

ILUSTRE COLEGIO
DE
LA ABOGACÍA
DE
MADRID

NORTE:

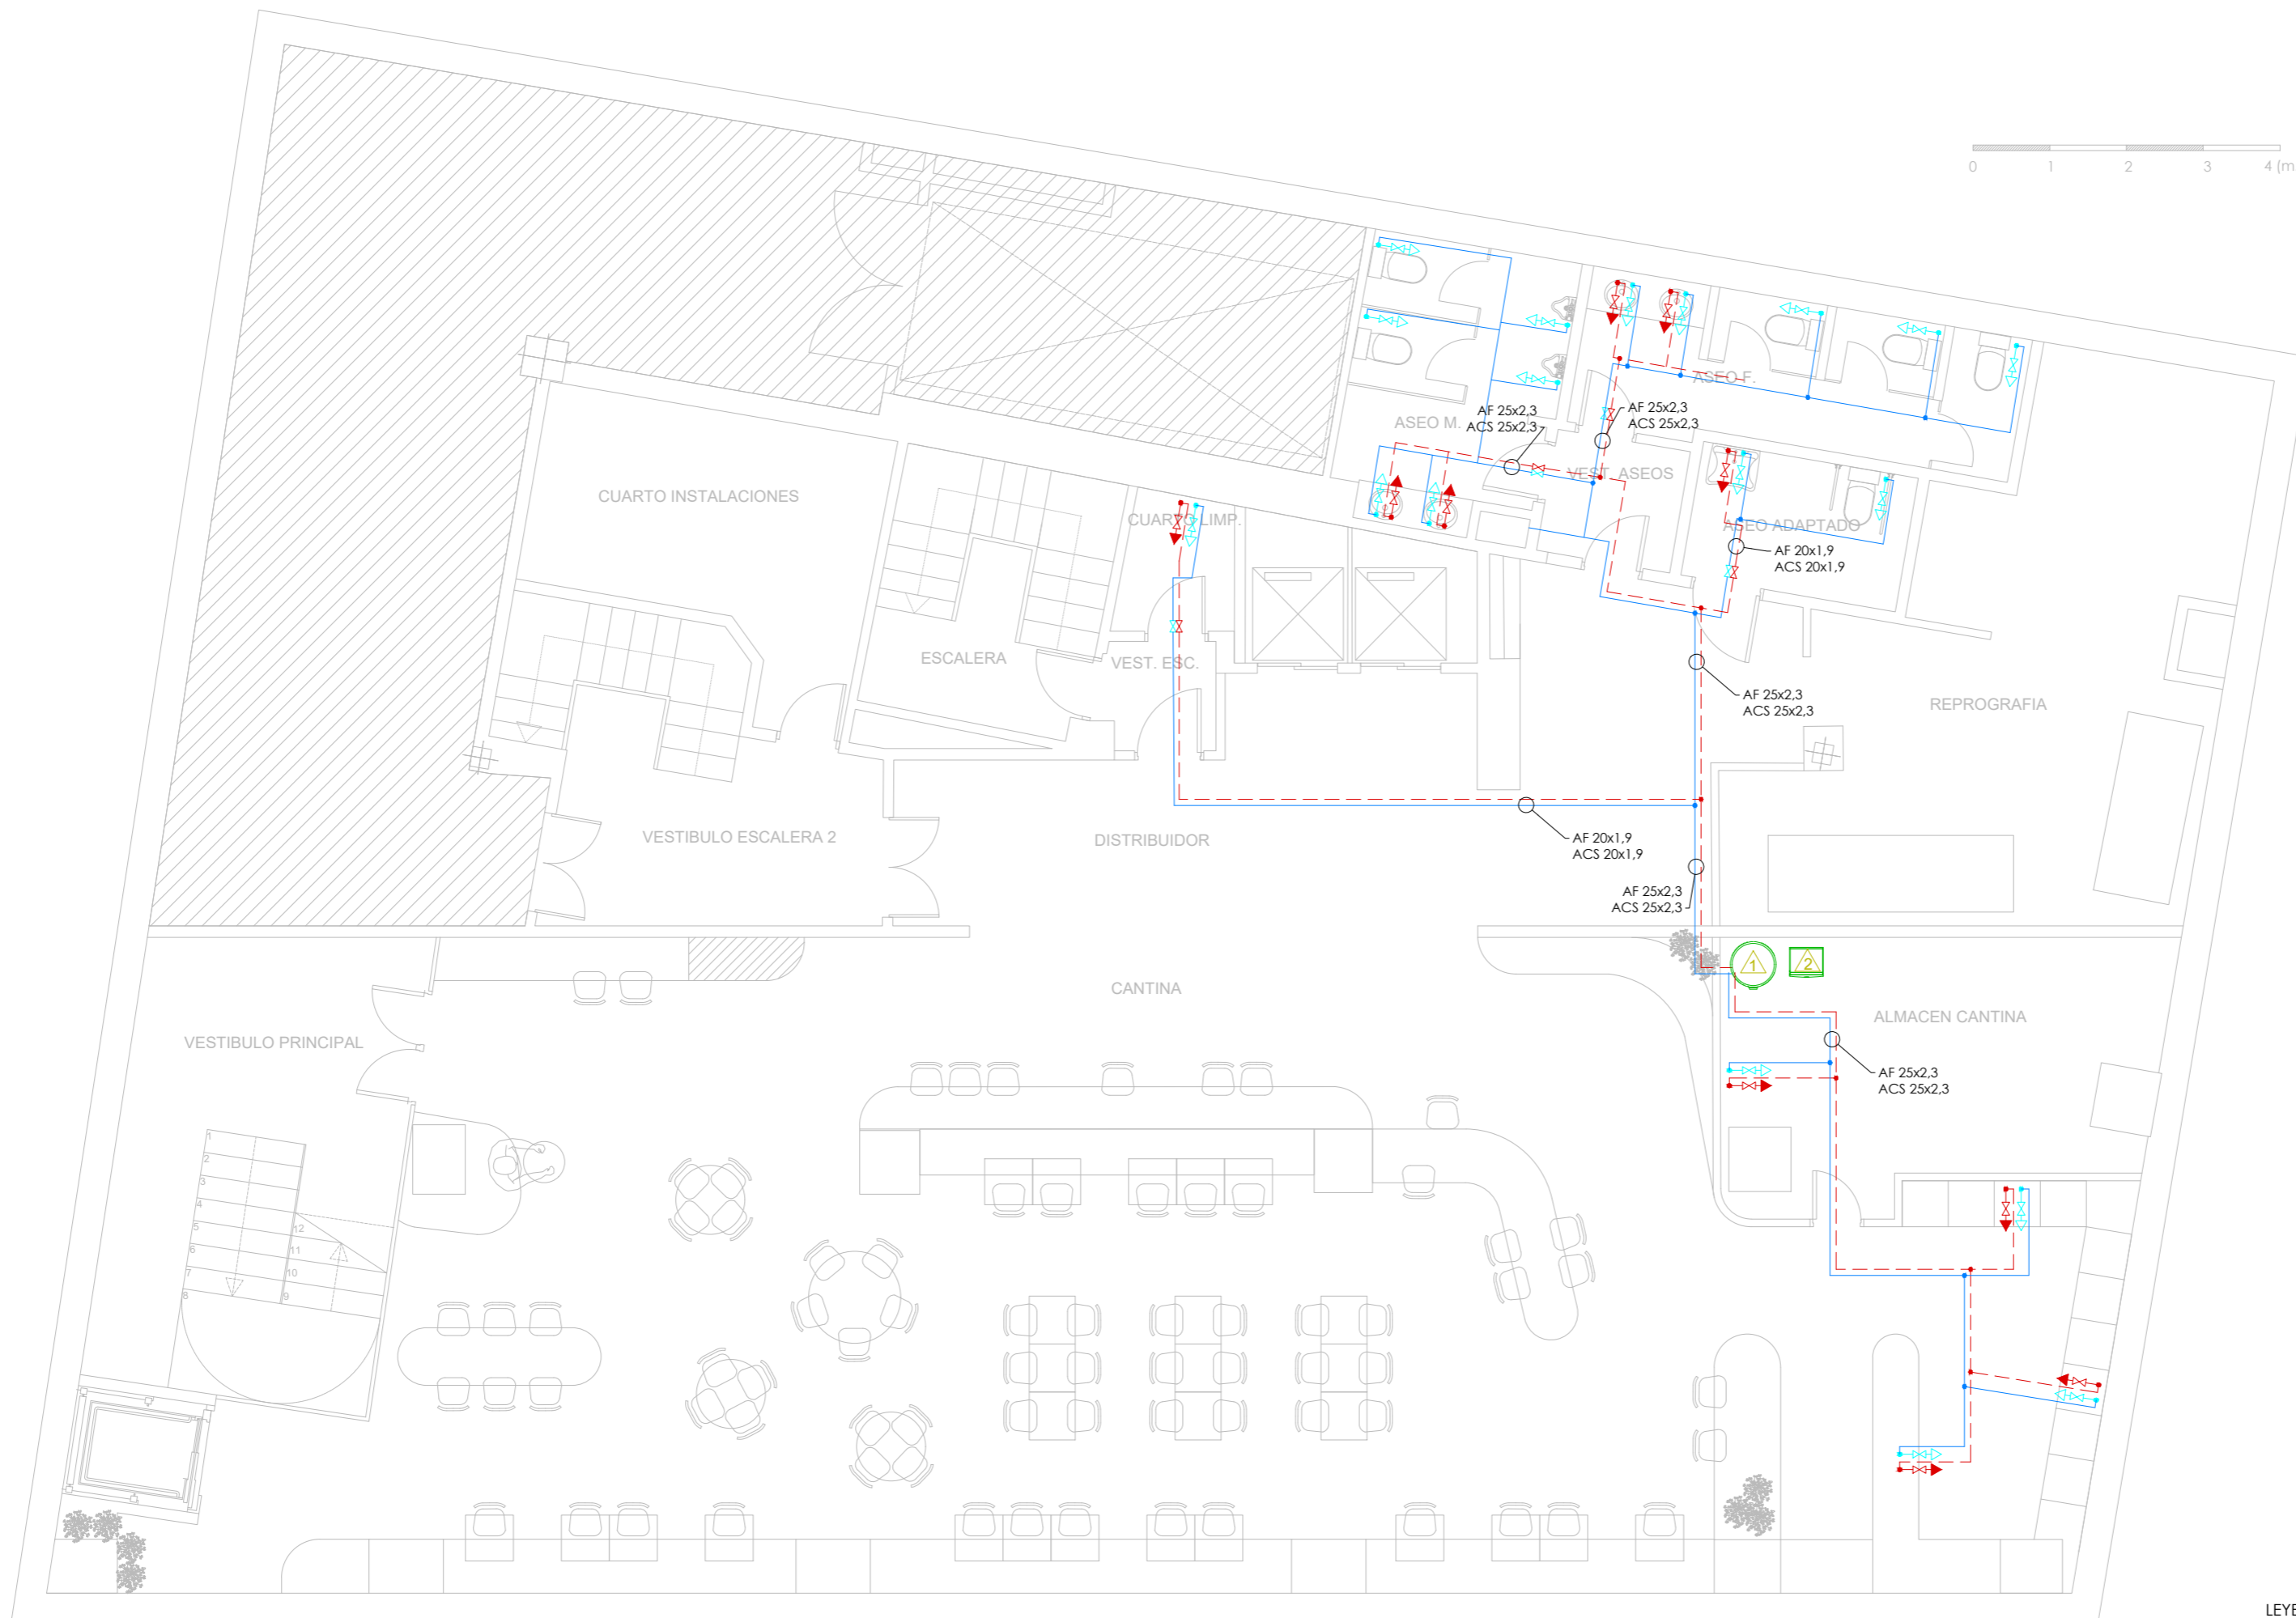

LEYENDA FONTANERÍA

	TUBERIA AGUA FRIA
	TUBERIA AGUA CALIENTE
	VALVULAS DE CORTE CUARTOS HUMEDOS
	PUNTO DE CONSUMO AF/AC CON LLAVE DE ESCUADRA
	MONTANTES
	CALENTADOR INSTANTANEO COINTRA MITO SLVP
	HYDROKIT EHBX08E6V DEPÓSITO EKHS200D2V3
	HYDROKIT EHBX08E6V DEPÓSITO EKHS150D2V3

ÁREA NO AFECTADA POR LA INTERVENCIÓN

NOTAS INSTALACION DE FONTANERIA

- EL MATERIAL DESDE LA LLAVE DE CORTE DE VIVIENDA HASTA LOS SUMINISTROS FINALES SE REALIZARA EN PEX SEGUN UNE EN ISO 15875.
- LA DISTRIBUCION DE TUBERIAS SERA HORIZONTAL, DISCURRIENDO POR FALSO TECHO EN LAS DEPENDENCIAS QUE DISPONGAN DEL MISMO, Y POR ROZA EN MURO A UNA ALTURA DEL SUELO SUPERIOR A 2.10 m EN LOS QUE NO DISPONGAN DE FALSO TECHO.
- LA TUBERIA EMPOTRADA IRA PROTEGIDA CON TUBO DE PVC FLEXIBLE AZUL (AGUA FRIA) Y ROJO (AGUA CALIENTE).
- LA TUBERIA DE AGUA CALIENTE SANITARIA LLEVARA AISLAMIENTO MEDIANTE ESPUMA ELASTOMERICA DE ESPESOR SEGUN RITE-IT 1.2.4.2.1.
- LA TUBERIA DE AGUA FRIA SANITARIA LLEVARA AISLAMIENTO ANTICONDENSACION MEDIANTE ESPUMA ELASTOMERICA DE 9 mm ESPESOR.
- LA COQUILLA DE ESPUMA ELASTOMERICA CUMPLIRA CON LAS ESPECIFICACIONES B33.00 DE LA NORMATIVA DE INCENDIOS.
- TODAS LAS ACOMETIDAS A APARATOS LLEVARAN LLAVE DE REGULACION OCULTA EXCEPTO BAÑERA Y DUCHA.
- LA VELOCIDAD DEL AGUA SE HA LIMITADO A 2.5m/s.

DERIVACIONES A CADA APARATO			
	APARATO	ØPEX-AL PEX (BIA-200)	ØPEX-AL PEX CALIENTE (mm)
BAÑOS	INODORO	DN14	DN14
	LAVABO	DN14	DN14
	BIDE	DN14	DN14
	DUCHA	DN20	DN20
	BAÑERA	DN20	DN20
COCINA	REGADERO - F	DN16	DN14
	LAVAVAJILLAS - L	DN20	DN20
	LAVADORA - LV	DN20	DN20

LOS VALORES CORRESPONDEN A DIAMETROS INTERIORES

ARQUITECTO:

Jesús Rodríguez Calvo
C.O.A.M.
19.621

REVISIONES:

Nº	FECHA	INFO
1		
2		
3		
4		
5		
6		

FECHA: 02/2026

NOMBRE PLANO: INSTALACIONES
ESTADO REFORMADO
FONTANERÍA Y SANEAMIENTO
ENTREPLANTA

REVISADO POR:

J.C.
APROBACION KARDHAM:

J.R.
APROBACION CLIENTE:

I.C.A.M.

PROJECT: REESTRUCTURACIÓN PARCIAL
CON CAMBIO DE USO
DE EDIFICIO
PARA CENTRO DE ESTUDIOS
UNIVERSITARIOS

PROYECTO Nº: 25 KDH_ICAM

FASE: PROYECTO BÁSICO
Y
EJECUCIÓN

DIRECCIÓN: C. Serrano, 11
28001
MADRID



ESCALA: 1:75 / A1

visual:

0 1 2 3 4
din-A2

PROPIEDAD: ILUSTRE COLEGIO
DE
LA ABOGACÍA
DE
MADRID

NORTE:

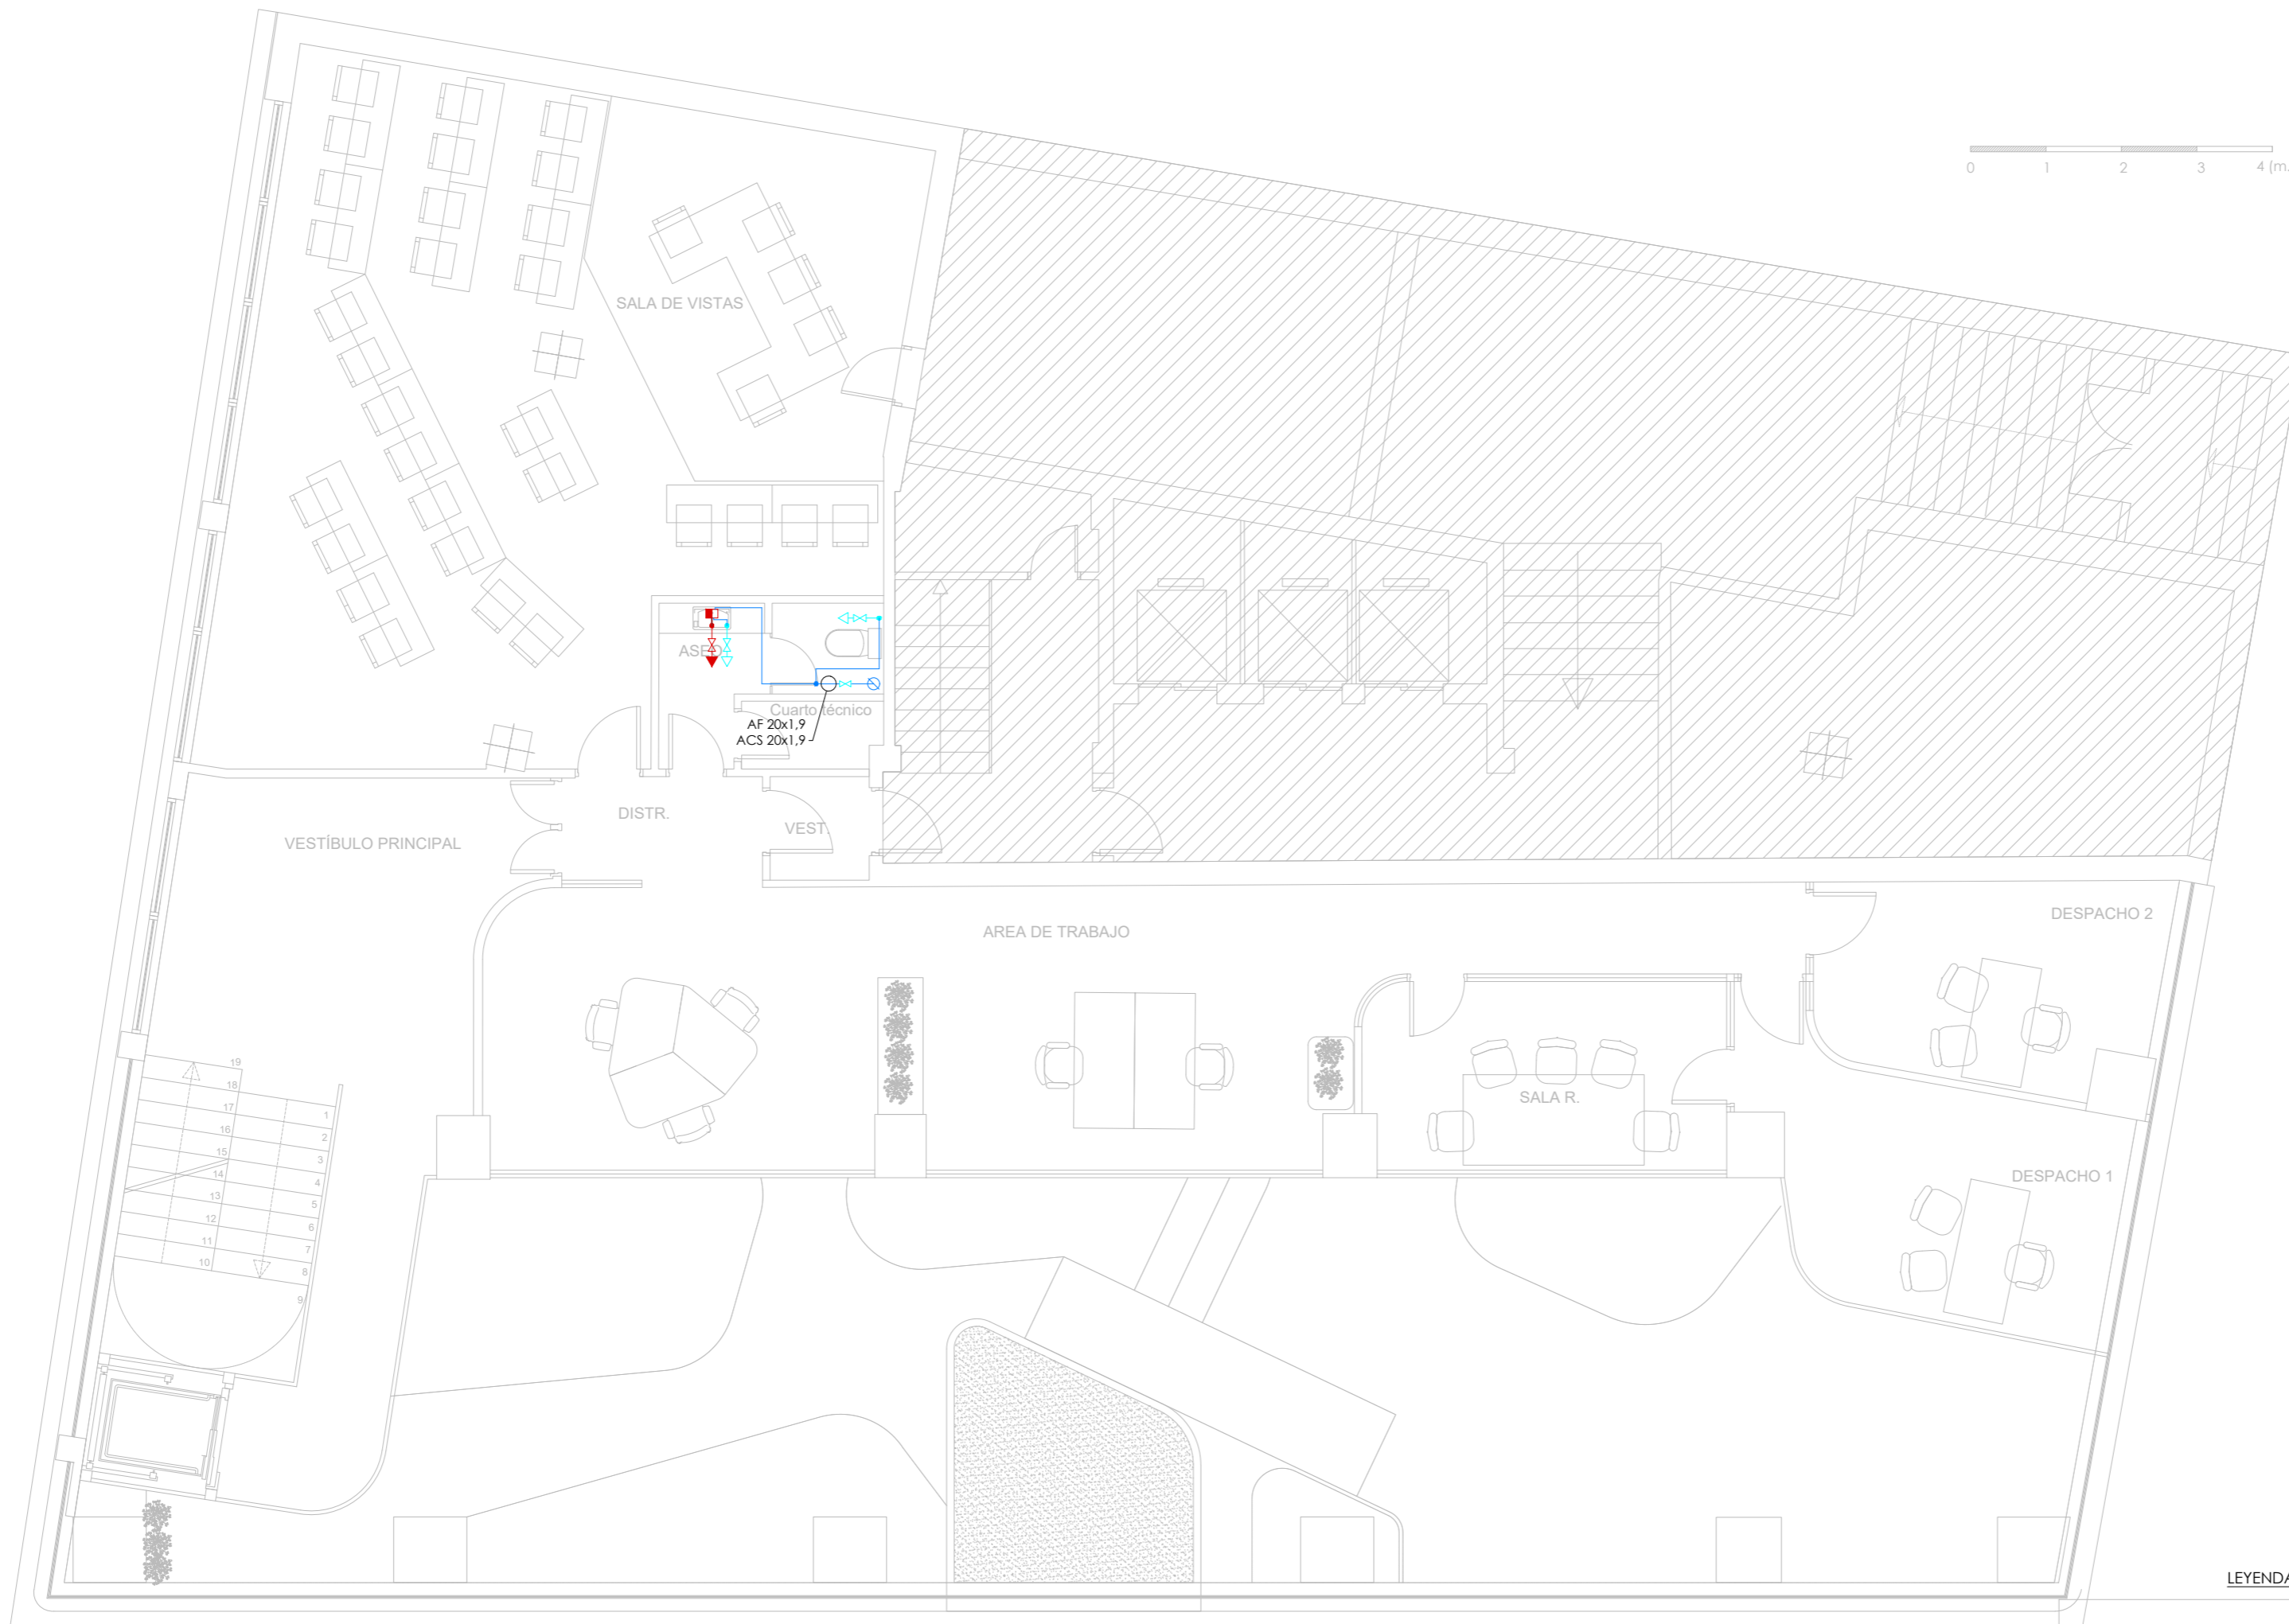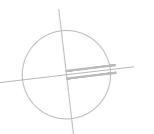

LEYENDA FONTANERÍA

- TUBERÍA AGUA FRÍA
- TUBERÍA AGUA CALIENTE
- VALVULAS DE CORTE CUARTOS HUMEDOS
- PUNTO DE CONSUMO AF/AC CON LLAVE DE ESCUADRA
- MONTANTES
- CALENTADOR INSTANTANEO
COINTRA MITO SLVP
- HYDROKIT EHBX08E6V
DEPÓSITO EKHS200D2V3
- HYDROKIT EHBX08E6V
DEPÓSITO EKHS150D2V3

ÁREA NO AFECTADA POR LA INTERVENCIÓN

NOTAS INSTALACION DE FONTANERÍA

- 1.- EL MATERIAL DESDE LA LLAVE DE CORTE DE VIVIENDA HASTA LOS SUMINISTROS FINALES SE REALIZARA EN PEX SEGUN UNE EN ISO 15875.
- 2.- LA DISTRIBUCION DE TUBERIAS SERA HORIZONTAL, DISCURRIENDO POR FALSO TECHO EN LAS DEPENDENCIAS QUE DISPONGAN DEL MISMO, Y POR ROZA EN MURO A UNA ALTURA DEL SUELO SUPERIOR A 2,10 m EN LOS QUE NO DISPONGAN DE FALSO TECHO.
- 3.- LA TUBERÍA EMPOTRADA IRA PROTEGIDA CON TUBO DE PVC FLEXIBLE AZUL (AGUA FRÍA) Y ROJO (AGUA CALIENTE).
- 4.- LA TUBERÍA DE AGUA CALIENTE SANITARIA LLEVARA AISLAMIENTO MEDIANTE ESPUMA ELASTOMERICA DE ESPESOR SEGUN RTE-IT 1.2.4.2.1.
- 5.- LA TUBERÍA DE AGUA FRÍA SANITARIA LLEVARA AISLAMIENTO ANTICONDENSACION MEDIANTE ESPUMA ELASTOMERICA DE 9 mm ESPESOR.
- 6.- LA COQUILLA DE ESPUMA ELASTOMERICA CUMPLIRA CON LAS ESPECIFICACIONES B33.g0 DE LA NORMATIVA DE INCENDIOS.
- 7.- TODAS LAS ACOMETIDAS A APARATOS LLEVARAN LLAVE DE REGULACION OCULTA EXCEPTO BAÑERA Y DUCHA.
- 8.- LA VELOCIDAD DEL AGUA SE HA LIMITADO A 2.5m/s.

DERIVACIONES A CADA APARATO			
	APARATO	ØPEX-AL-PEX (BIA-200)	ØPEX-AL-PEX CALIENTE (mm)
BAÑOS	INODORO	DN14	DN14
	LAVABO	DN14	DN14
	BIDE	DN14	DN14
	DUCHA	DN20	DN20
	BAÑERA	DN20	DN20
COCINA	REGADERO - F	DN16	DN14
	LAVAVAJILLAS - L	DN20	DN20
	LAVADORA - LV	DN20	DN20

LOS VALORES CORRESPONDEN A DIAMETROS INTERIORES

ARQUITECTO:

Jesús Rodríguez Calvo
C.O.A.M.
19.621

REVISIONES:

Nº	FECHA	INFO
1		
2		
3		
4		
5		
6		

FECHA: 02/2026

NOMBRE PLANO:
INSTALACIONES
ESTADO REFORMADO
FONTANERÍA Y SANEAMIENTO
PLANTA PRIMERA

REVISADO POR:

J.C.
APROBACION KARDHAM:

J.R.
APROBACION CLIENTE:

I.C.A.M.

PROJECT:
REESTRUCTURACIÓN PARCIAL
CON CAMBIO DE USO
DE EDIFICIO
PARA CENTRO DE ESTUDIOS
UNIVERSITARIOS

PROYECTO Nº:
25 KDH_ICAM

FASE:
PROYECTO BÁSICO
Y
EJECUCIÓN

DIRECCIÓN:
C. Serrano, 11
28001
MADRID



ESCALA:
1:75 / A1

visual:

0 1 2 3 4
din-A2

PROPIEDAD:
ILUSTRE COLEGIO
DE
LA ABOGACÍA
DE
MADRID

NORTE:

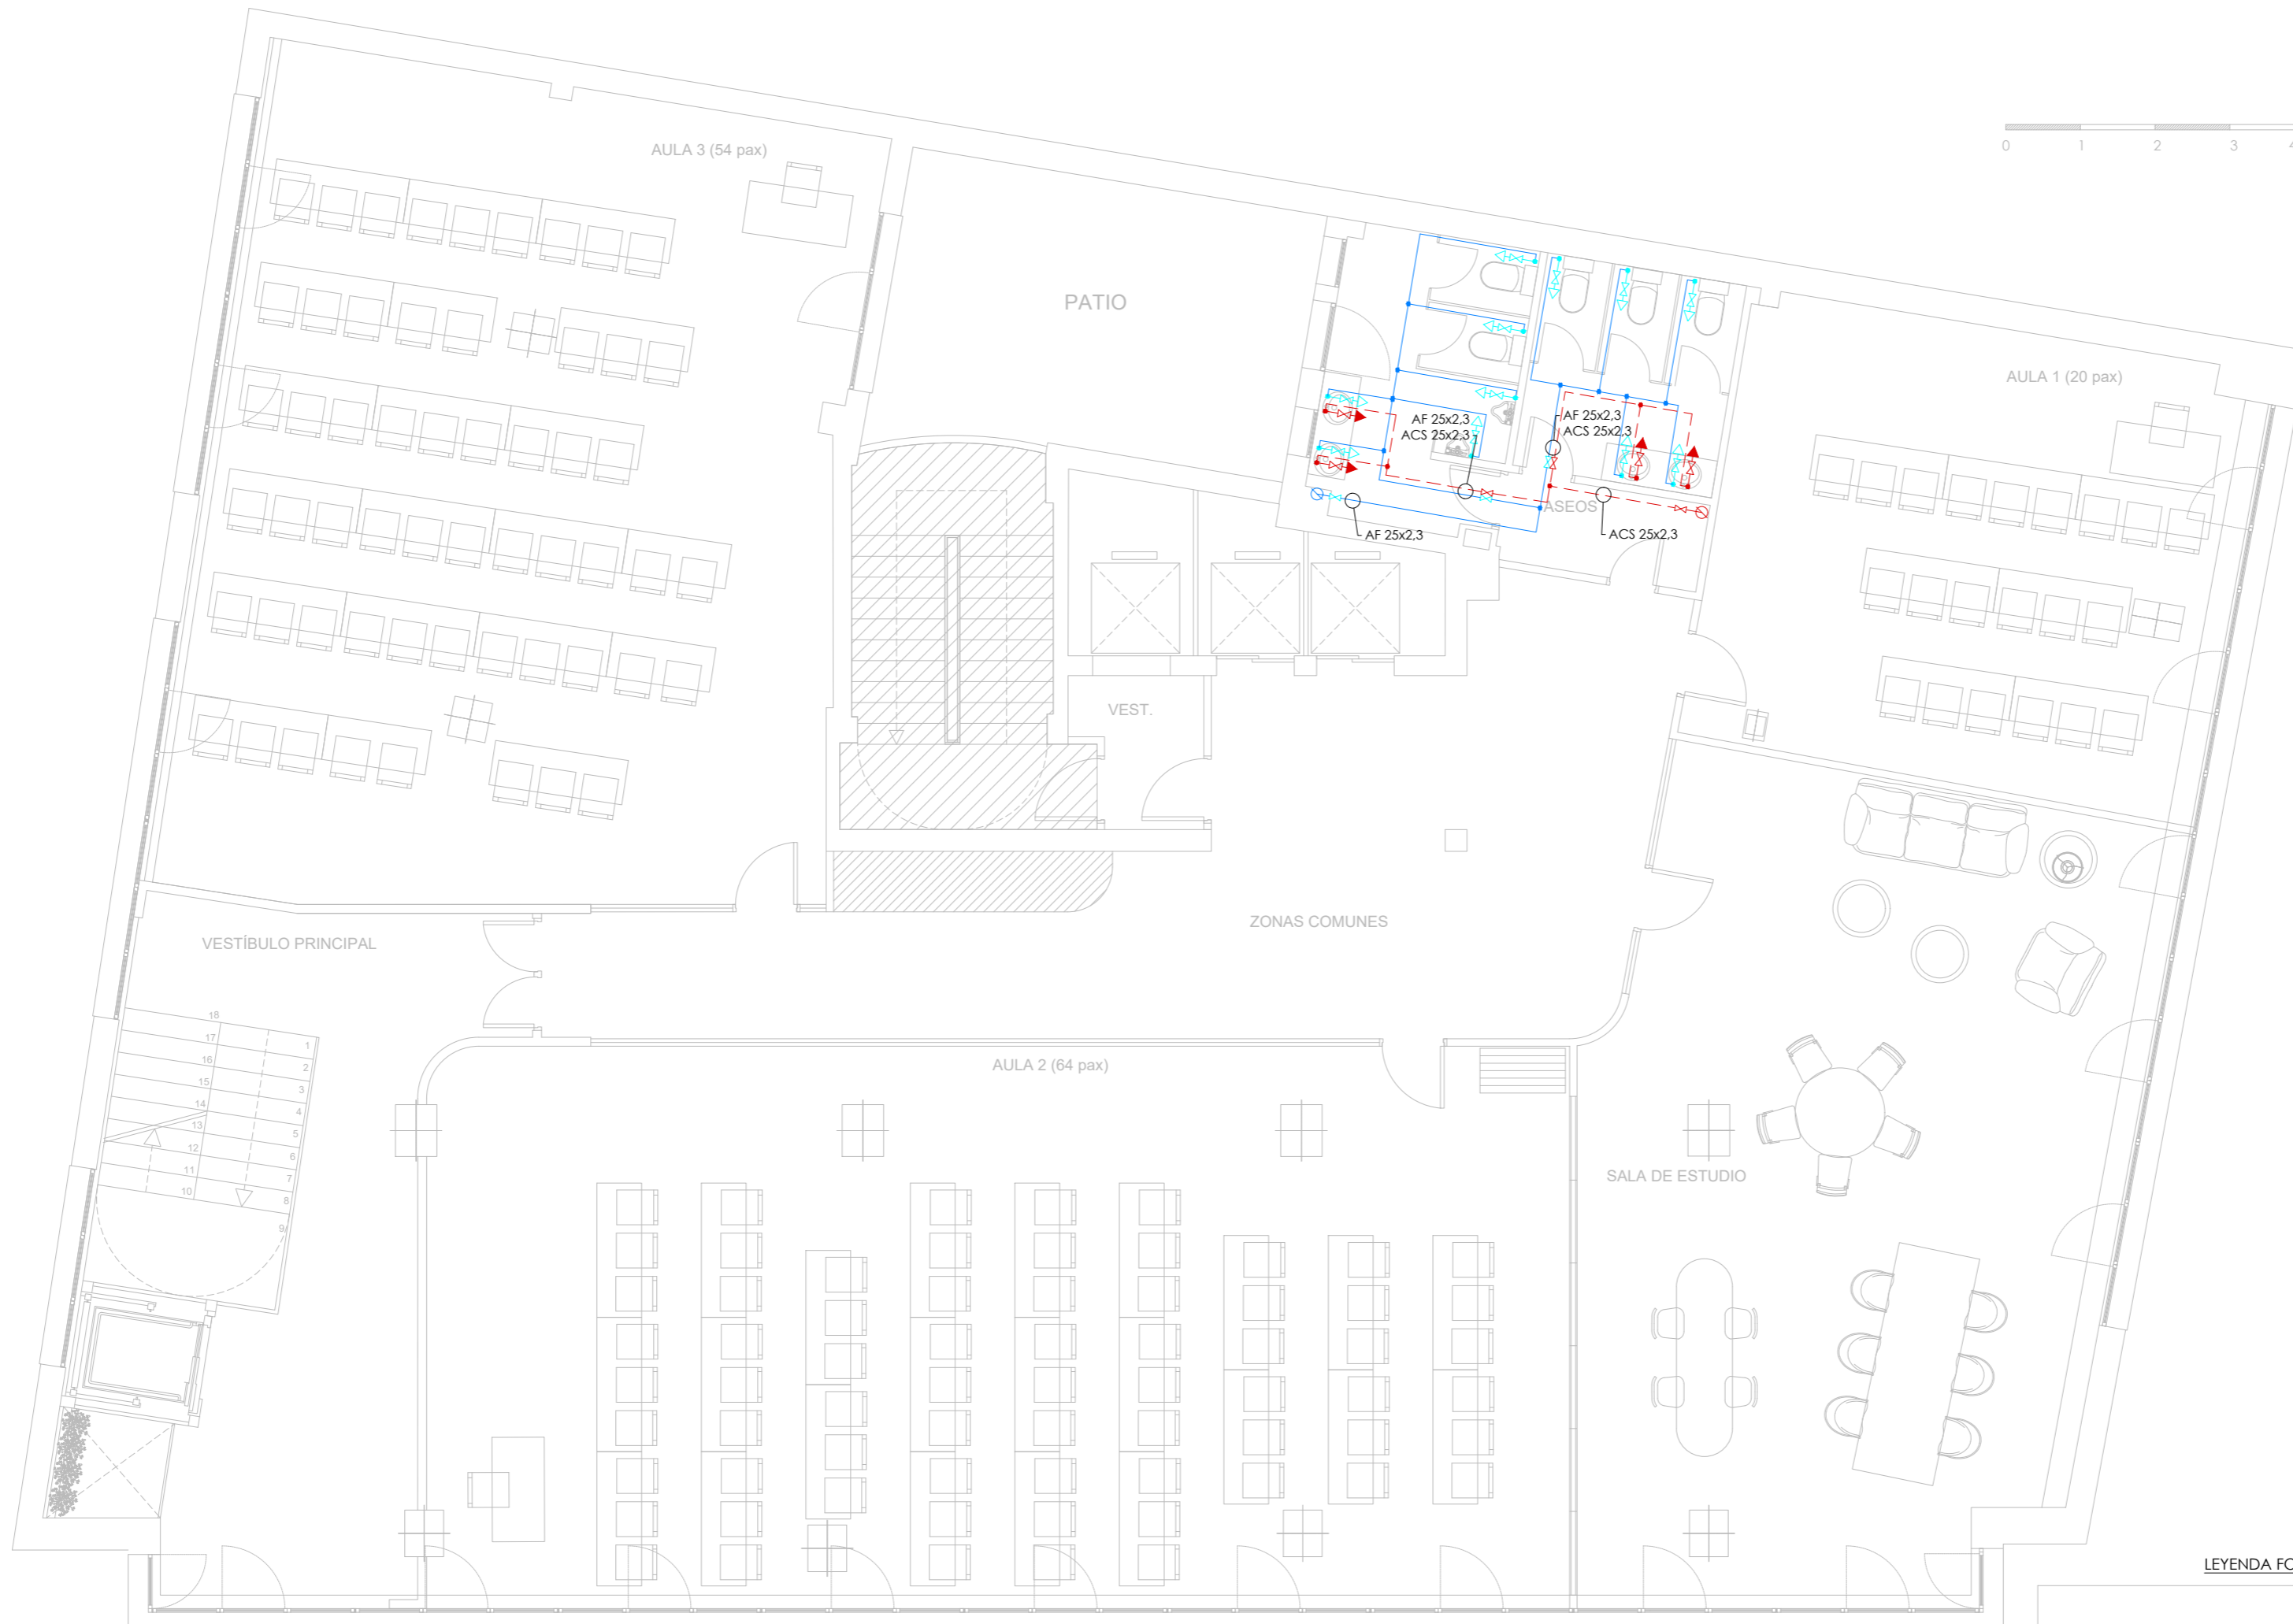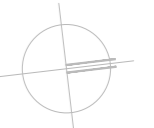

NOTAS INSTALACION DE FONTANERÍA

- EL MATERIAL DESDE LA LLAVE DE CORTE DE VIVIENDA HASTA LOS SUMINISTROS FINALES SE REALIZARA EN PEX SEGUN UNE EN ISO 15875.
- LA DISTRIBUCION DE TUBERIAS SERA HORIZONTAL, DISCURRIENDO POR FALSO TECHO EN LAS DEPENDENCIAS QUE DISPONGAN DEL MISMO, Y POR ROZA EN MURO A UNA ALTURA DEL SUELO SUPERIOR A 2,10 m EN LOS QUE NO DISPONGAN DE FALSO TECHO.
- LA TUBERIA EMPOTRADA IRA PROTEGIDA CON TUBO DE PVC FLEXIBLE AZUL (AGUA FRIA) Y ROJO (AGUA CALIENTE).
- LA TUBERIA DE AGUA CALIENTE SANITARIA LLEVARA AISLAMIENTO MEDIANTE ESPUMA ELASTOMERICA DE ESPESOR SEGUN RITE-II 1.2.4.2.1.
- LA TUBERIA DE AGUA FRIA SANITARIA LLEVARAN AISLAMIENTO ANTICONDENSACION MEDIANTE ESPUMA ELASTOMERICA DE 9 mm ESPESOR.
- LA COQUILLA DE ESPUMA ELASTOMERICA CUMPLIRA CON LAS ESPECIFICACIONES B33,60 DE LA NORMATIVA DE INCENDIOS.
- TODAS LAS ACOMETIDAS A APARATOS LLEVARAN LLAVE DE REGULACION OCULTA EXCEPTO BAÑERA Y DUCHA.
- LA VELOCIDAD DEL AGUA SE HA LIMITADO A 2,5m/s.

ÁREA NO AFECTADA POR LA INTERVENCIÓN

LEYENDA FONTANERÍA

- TUBERIA AGUA FRIA
- - - TUBERIA AGUA CALIENTE
- VALVULAS DE CORTE CUARTOS HUMEDOS
- PUNTO DE CONSUMO AF/AC CON LLAVE DE ESCUADRA
- MONTANTES
- CALENTADOR INSTANTANEO COINTRA MITO SLVP
- HYDROKIT EHBX08E6V
- DEPÓSITO EKHWS200D2V3
- HYDROKIT EHBX08E6V
- DEPÓSITO EKHWS150D2V3

DERIVACIONES A CADA APARATO			
	APARATO	ØPEX-AL-PEX (BIA-200)	ØPEX-AL-PEX CALIENTE (mm)
BAÑOS	INODORO	DN14	DN14
	LAVABO	DN14	DN14
	BIDE	DN14	DN14
	DUCHA	DN20	DN20
COCINA	BAÑERA	DN20	DN20
	REGADERO - F	DN16	DN14
	LAVAVAJILLAS - L	DN20	DN20
	LAVADORA - LV	DN20	DN20

LOS VALORES CORRESPONDEN A DIAMETROS INTERIORES

ARQUITECTO:

Jesús Rodríguez Calvo
C.O.A.M.
19.621

REVISIONES:

Nº	FECHA	INFO
1		
2		
3		
4		
5		
6		

FECHA: 02/2026

NOMBRE PLANO:
INSTALACIONES
ESTADO REFORMADO
FONTANERÍA Y SANEAMIENTO
PLANTA SEGUNDA

REVISADO POR:

J.C.
APROBACION KARDHAM:

J.R.
APROBACION CLIENTE:

I.C.A.M.

PROJECT:
REESTRUCTURACIÓN PARCIAL
CON CAMBIO DE USO
DE EDIFICIO
PARA CENTRO DE ESTUDIOS
UNIVERSITARIOS

PROYECTO Nº:
25 KDH_ICAM

FASE:
PROYECTO BÁSICO
Y
EJECUCIÓN



DIRECCIÓN:
C. Serrano, 11
28001
MADRID

ESCALA:
1:75 / A1







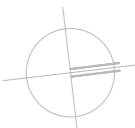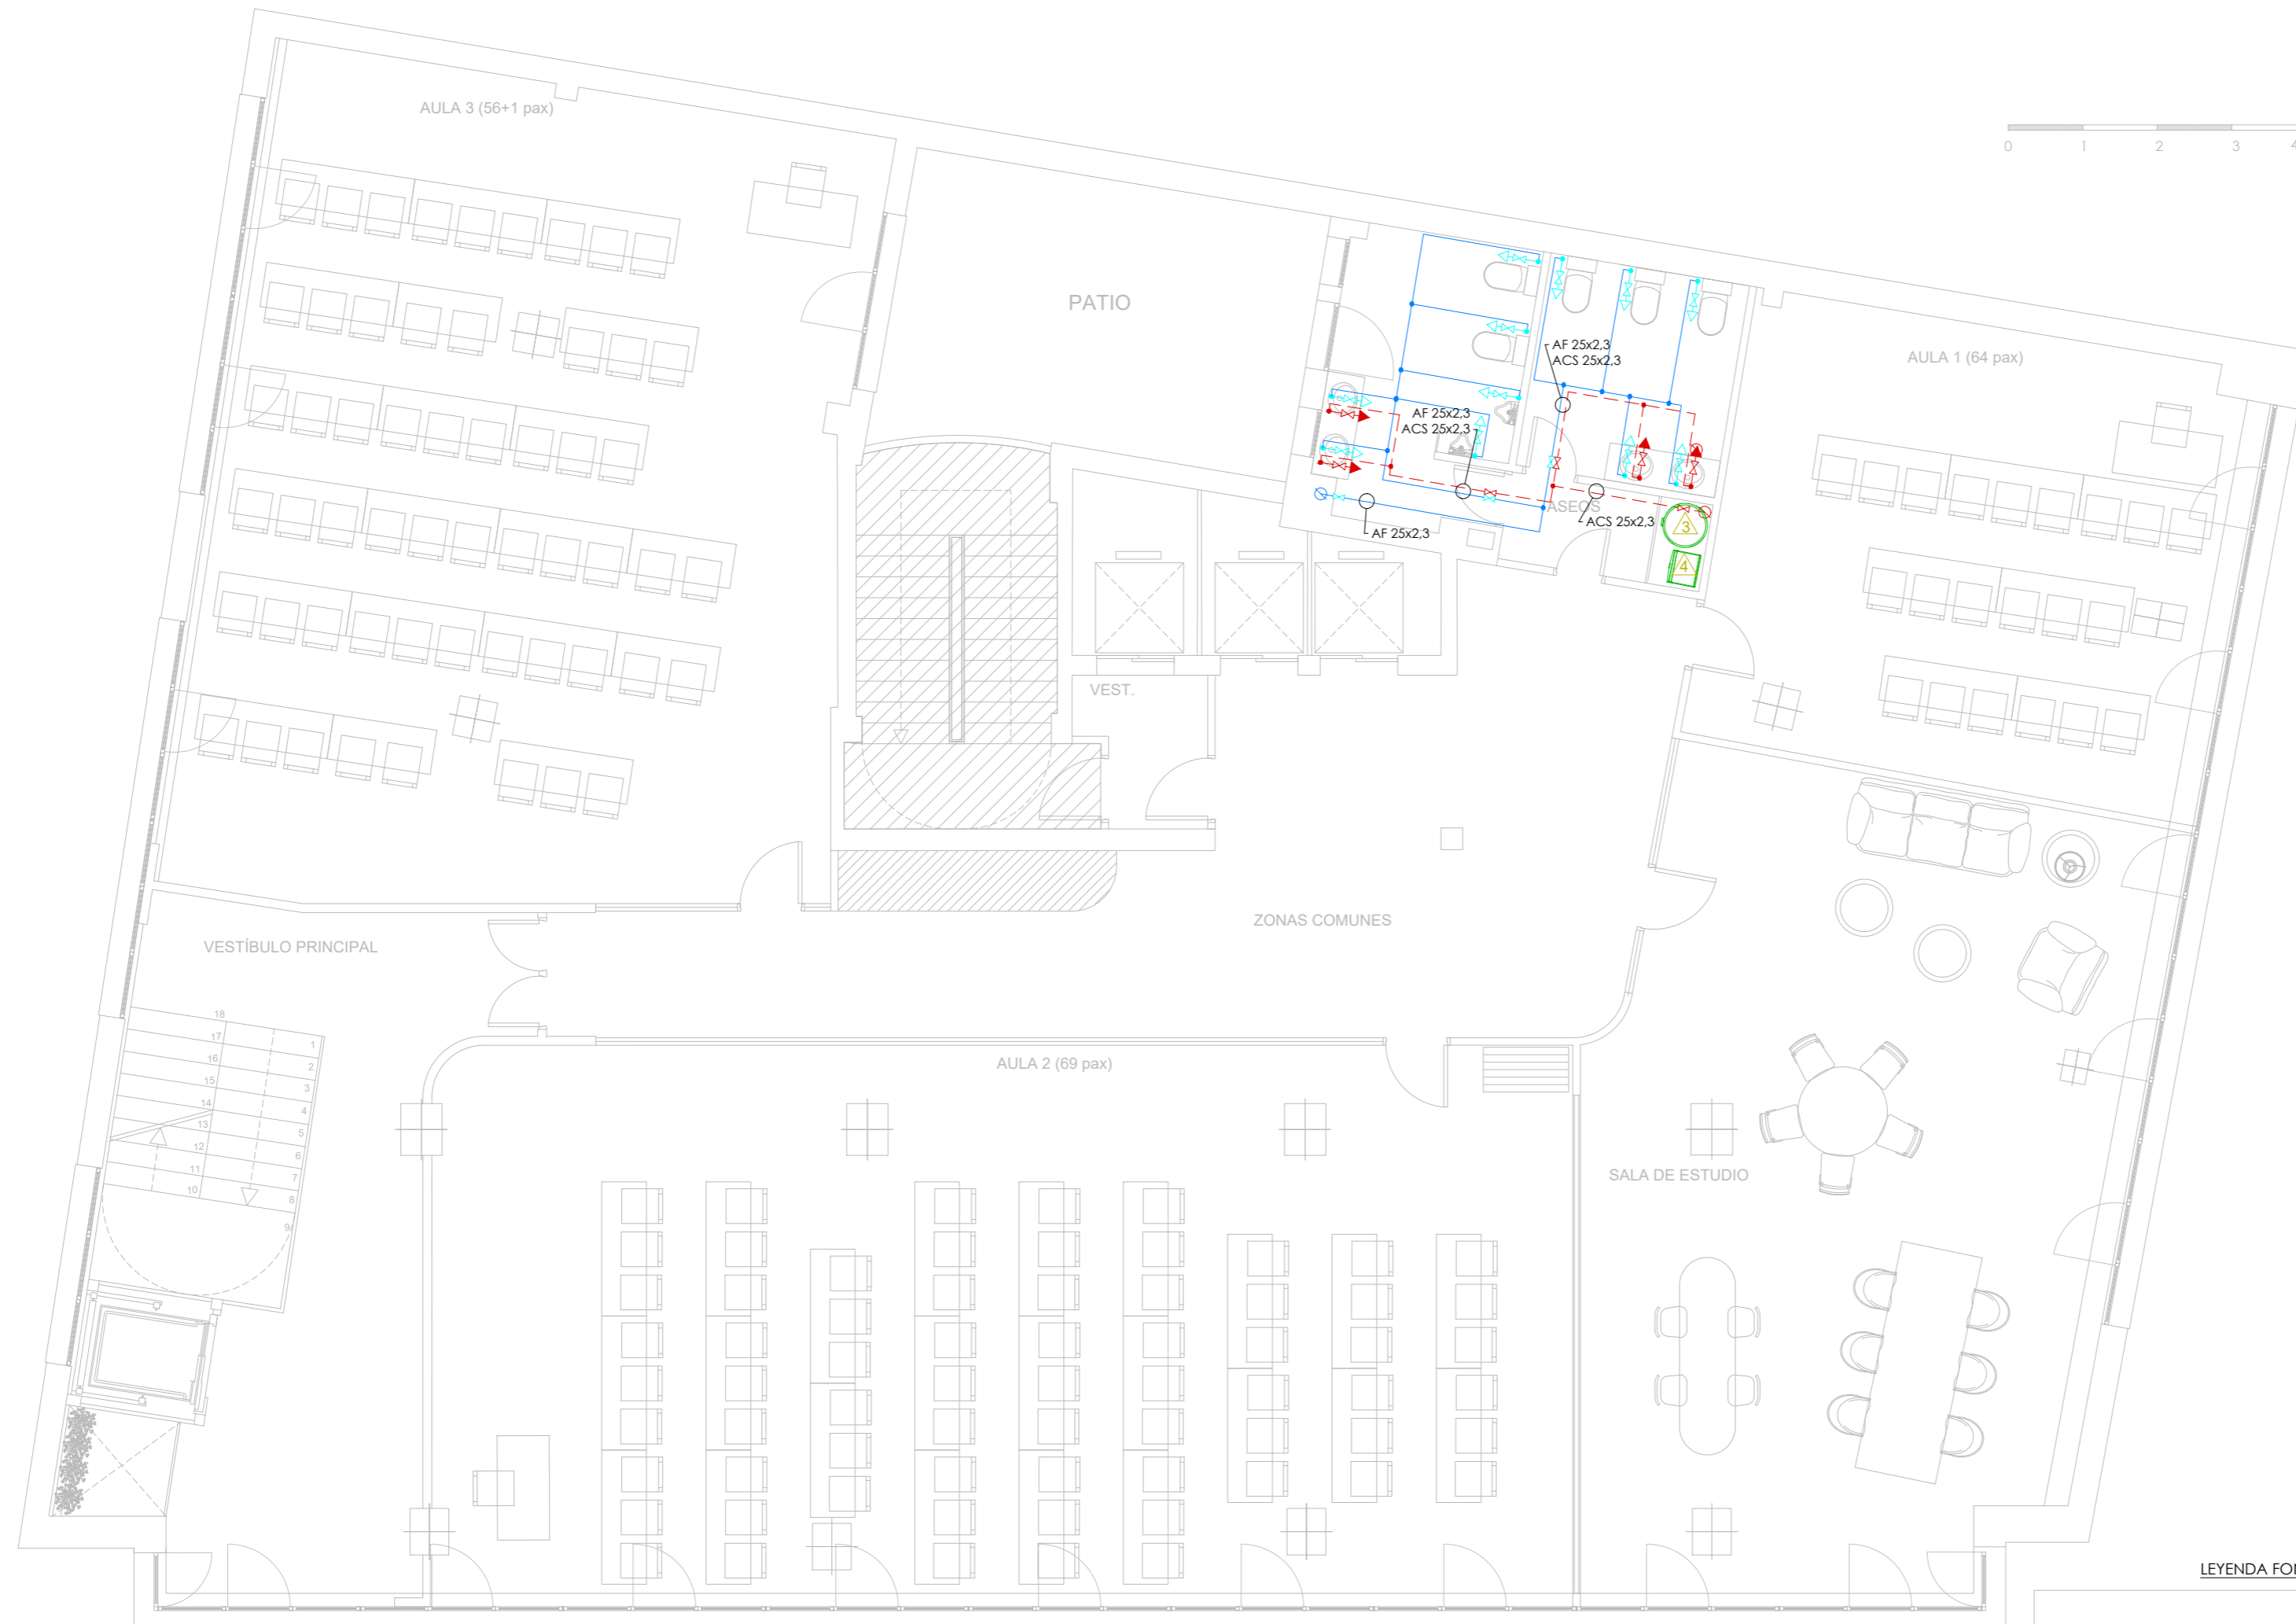

visual:
din-A2

PROPIEDAD:
ILUSTRE COLEGIO
DE
LA ABOGACÍA
DE
MADRID

NORTE:

LEYENDA FONTANERÍA

-  TUBERIA AGUA FRIA
-  TUBERIA AGUA CALIENTE
-  VALVULAS DE CORTE CUARTOS HUMEDOS
-  PUNTO DE CONSUMO AF/AC CON LLAVE DE ESCUADRA
-  MONTANTES
-  CALENTADOR INSTANTANEO
COINTRA MITO SLVP
-  HYDROKIT EHBX08E6V
DEPÓSITO EKHS200D2V3
-  HYDROKIT EHBX08E6V
DEPÓSITO EKHS150D2V3

 ÁREA NO AFECTADA POR LA INTERVENCIÓN

NOTAS INSTALACION DE FONTANERIA

- 1.- EL MATERIAL DESDE LA LLAVE DE CORTE DE VIVIENDA HASTA LOS SUMINISTROS FINALES SE REALIZARA EN PEX SEGUN UNE EN ISO 15875.
- 2.- LA DISTRIBUCION DE TUBERIAS SERA HORIZONTAL, DISCURRIENDO POR FALSO TECHO EN LAS DEPENDENCIAS QUE DISPONGAN DEL MISMO, Y POR ROZA EN MURO A UNA ALTURA DEL SUELO SUPERIOR A 2,10 m EN LOS QUE NO DISPONGAN DE FALSO TECHO.
- 3.- LA TUBERIA EMPOTRADA IRA PROTEGIDA CON TUBO DE PVC FLEXIBLE AZUL (AGUA FRIA) Y ROJO (AGUA CALIENTE).
- 4.- LA TUBERIA DE AGUA CALIENTE SANITARIA LLEVARA AISLAMIENTO MEDIANTE ESPUMA ELASTOMERICA DE ESPESOR SEGUN RITE-IT 1.2.4.2.1.
- 5.- LA TUBERIA DE AGUA FRIA SANITARIA LLEVARA AISLAMIENTO ANTICONDENSACION MEDIANTE ESPUMA ELASTOMERICA DE 9 mm ESPESOR.
- 6.- LA COQUILLA DE ESPUMA ELASTOMERICA CUMPLIRA CON LAS ESPECIFICACIONES B33.gd DE LA NORMATIVA DE INCENDIOS.
- 7.- TODAS LAS ACOMETIDAS A APARATOS LLEVARAN LLAVE DE REGULACION OCULTA EXCEPTO BAÑERA Y DUCHA.
- 8.- LA VELOCIDAD DEL AGUA SE HA LIMITADO A 2.5m/s.

DERIVACIONES A CADA APARATO			
	APARATO	ØPEX-AL-PEX (BIA-200)	ØPEX-AL-PEX CALIENTE (mm)
BAÑOS	INODORO	DN14	—
	LAVABO	DN14	DN14
	BIDE	DN14	DN14
	DUCHA	DN20	DN20
	BAÑERA	DN20	DN20
COCINA	REGADERO - F	DN16	DN14
	LAVAVAJILLAS - L	DN20	DN20
	LAVADORA - LV	DN20	DN20

LOS VALORES CORRESPONDEN A DIAMETROS INTERIORES

ARQUITECTO:

Jesús Rodríguez Calvo
C.O.A.M.
19.621

REVISIONES:

Nº	FECHA	INFO
1		
2		
3		
4		
5		
6		

FECHA: 02/2026

NOMBRE PLANO:
INSTALACIONES
ESTADO REFORMADO
FONTANERÍA Y SANEAMIENTO
PLANTA TERCERA

REVISADO POR:

J.C.
APROBACION KARDHAM:

J.R.
APROBACION CLIENTE:

I.C.A.M.

PROJECT:
REESTRUCTURACIÓN PARCIAL
CON CAMBIO DE USO
DE EDIFICIO
PARA CENTRO DE ESTUDIOS
UNIVERSITARIOS

PROYECTO Nº:
25 KDH_ICAM

FASE:
PROYECTO BÁSICO
Y
EJECUCIÓN



DIRECCIÓN:
C. Serrano, 11
28001
MADRID

ESCALA:
1:75 / A1

visual:
din-A2

PROPIEDAD:
ILUSTRE COLEGIO
DE
LA ABOGACÍA
DE
MADRID

NORTE:

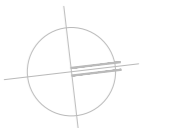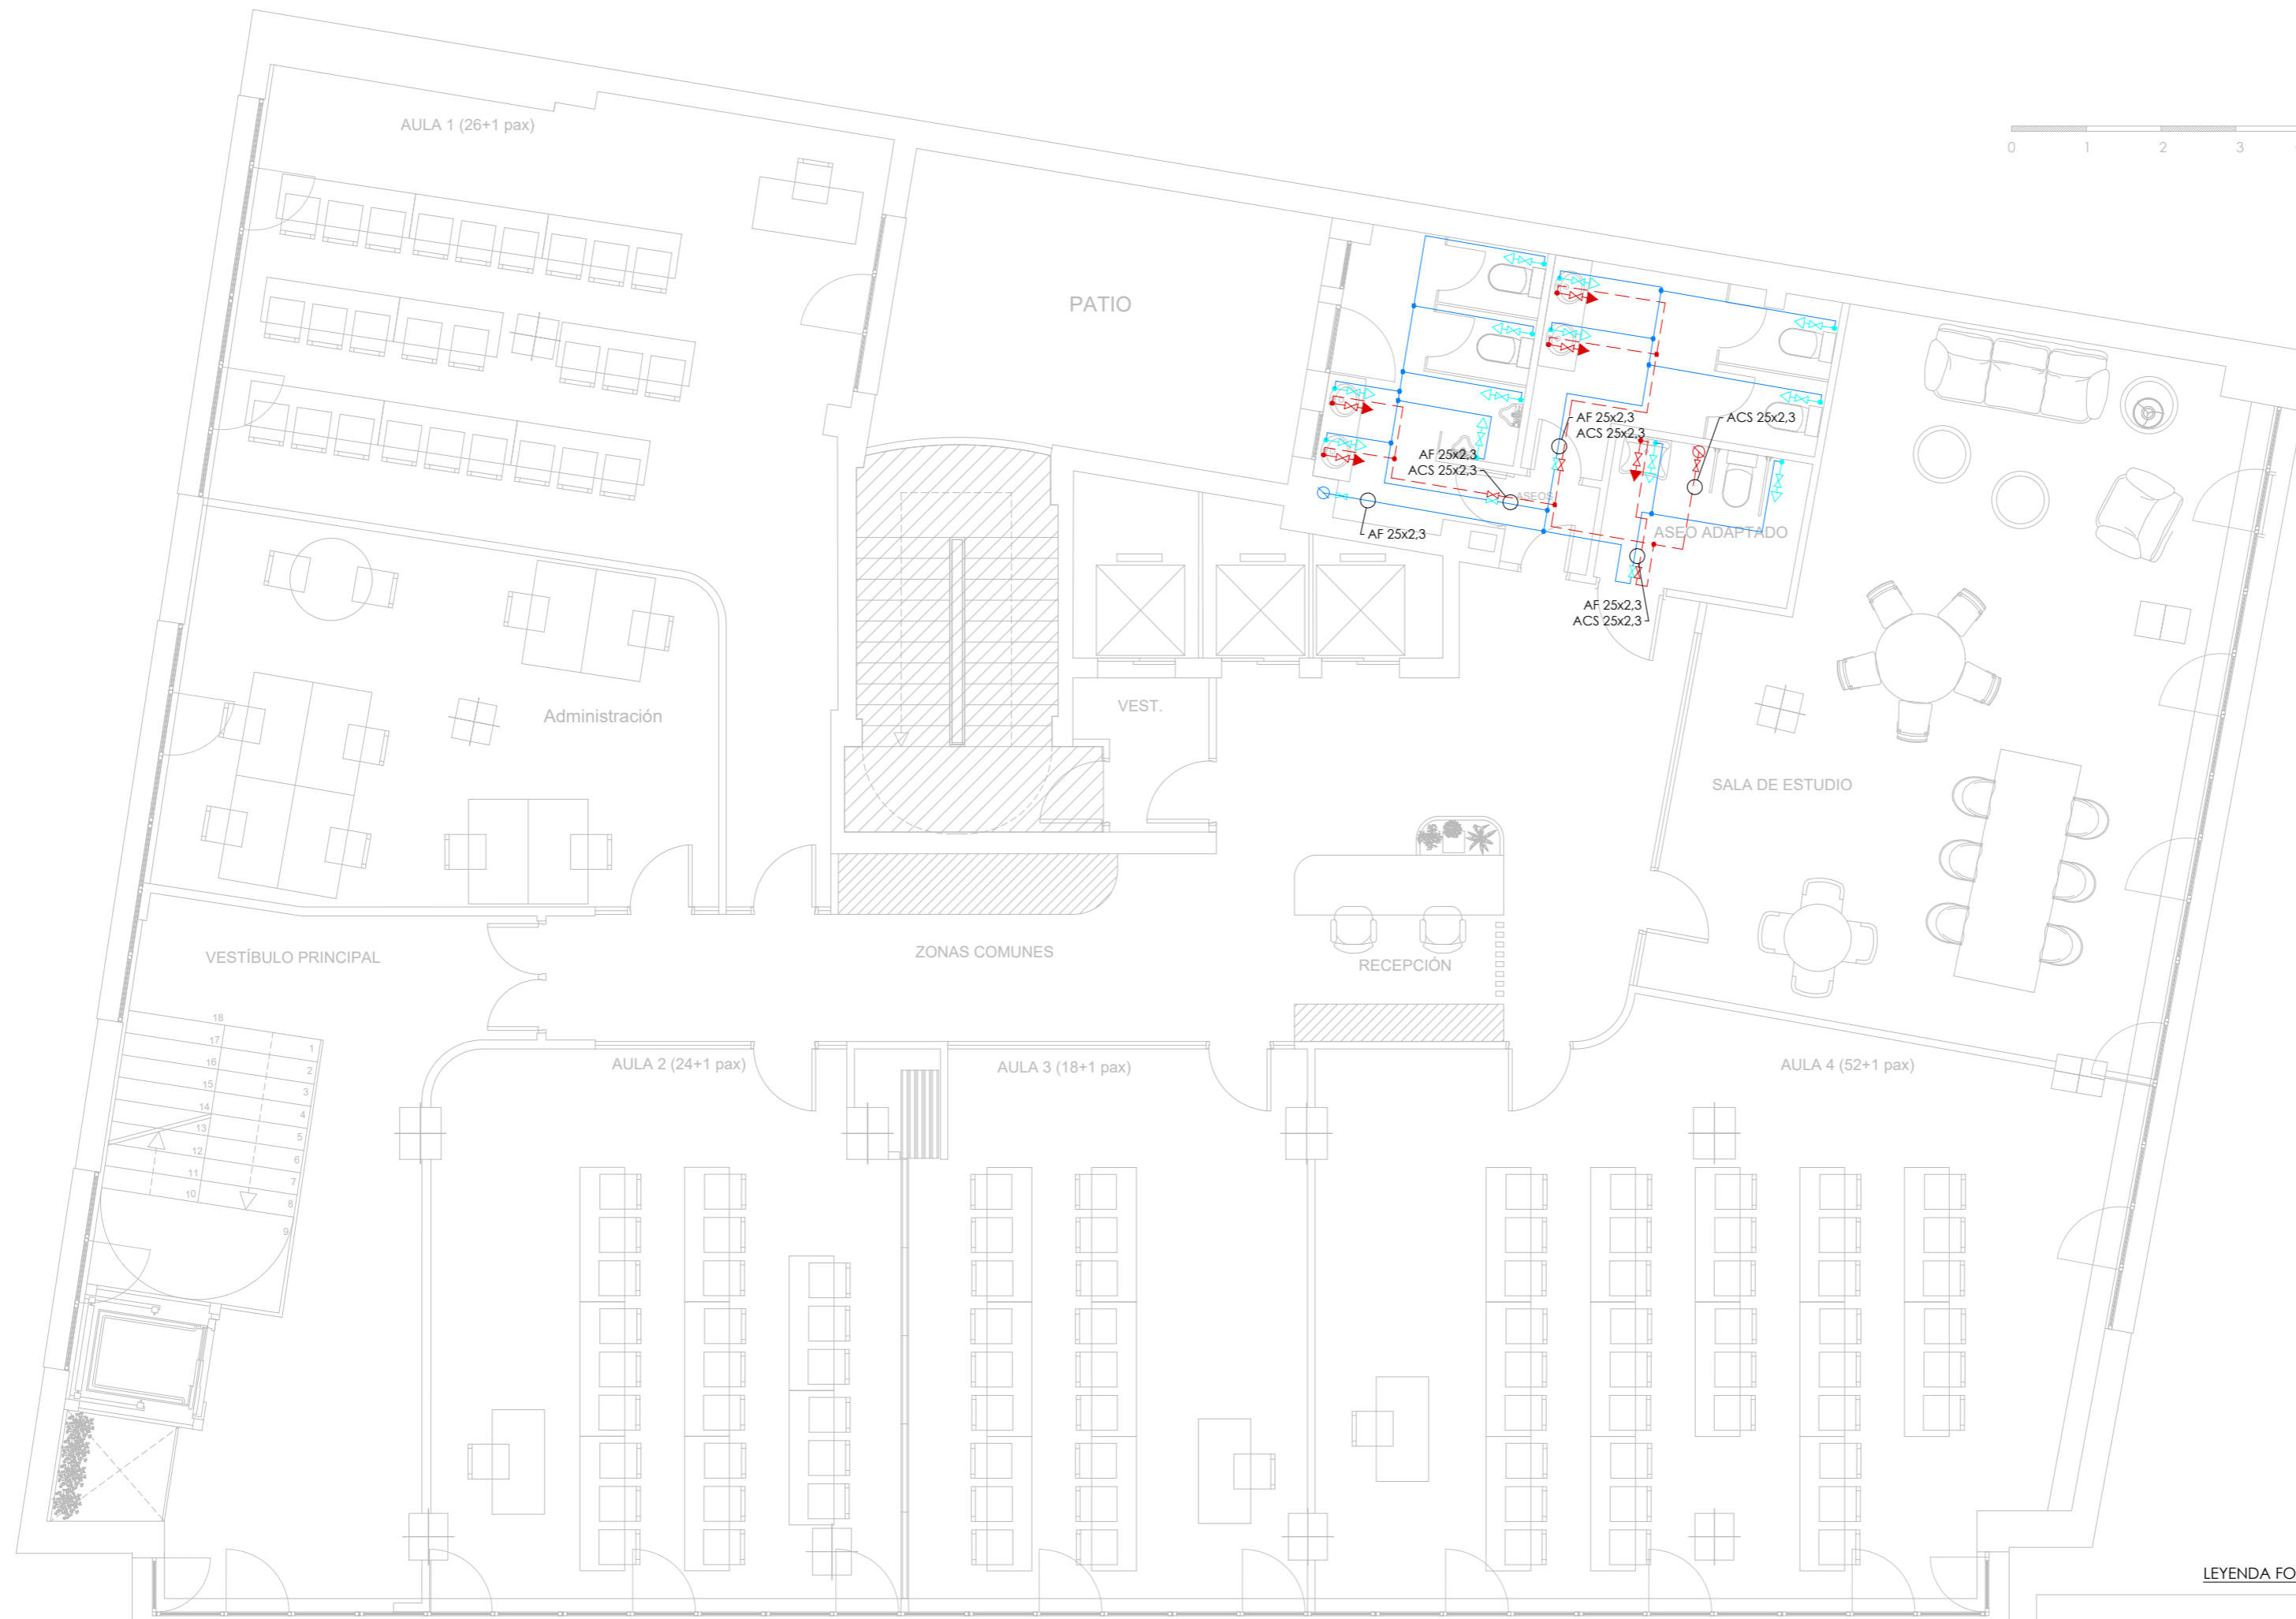NOTAS INSTALACION DE FONTANERÍA

- EL MATERIAL DESDE LA LLAVE DE CORTE DE VIVIENDA HASTA LOS SUMINISTROS FINALES SE REALIZARA EN PEX SEGUN UNE EN ISO 15875.
- LA DISTRIBUCION DE TUBERIAS SERA HORIZONTAL, DISCURRENDO POR FALSO TECHO EN LAS DEPENDENCIAS QUE DISPONGAN DEL MISMO, Y POR ROZA EN MURO A UNA ALTURA DEL SUELO SUPERIOR A 2,10 m EN LOS QUE NO DISPONGAN DE FALSO TECHO.
- LA TUBERIA EMPOTRADA IRA PROTEGIDA CON TUBO DE PVC FLEXIBLE AZUL (AGUA FRIA) Y ROJO (AGUA CALIENTE).
- LA TUBERIA DE AGUA CALIENTE SANITARIA LLEVARA AISLAMIENTO MEDIANTE ESPUMA ELASTOMERICA DE ESPESOR SEGUN RITE-II 1.2.4.2.1.
- LA TUBERIA DE AGUA FRIA SANITARIA LLEVARA AISLAMIENTO ANTICONDENSACION MEDIANTE ESPUMA ELASTOMERICA DE 9 mm ESPESOR.
- LA COQUILLA DE ESPUMA ELASTOMERICA CUMPLIRA CON LAS ESPECIFICACIONES B33,60 DE LA NORMATIVA DE INCENDIOS.
- TODAS LAS ACOMETIDAS A APARATOS LLEVARAN LLAVE DE REGULACION OCULTA EXCEPTO BAÑERA Y DUCHA.
- LA VELOCIDAD DEL AGUA SE HA LIMITADO A 2,5m/s.

ÁREA NO AFECTADA POR LA INTERVENCIÓN

LEYENDA FONTANERÍA

- TUBERIA AGUA FRIA
- TUBERIA AGUA CALIENTE
- VALVULAS DE CORTE CUARTOS HUMEDOS
- PUNTO DE CONSUMO AF/AC CON LLAVE DE ESCUADRA
- MONTANTES
- CALENTADOR INSTANTANEO COINTRA MITO SLVP
- HYDROKIT EHBX08E6V
DEPÓSITO EKHS200D2V3
- HYDROKIT EHBX08E6V
DEPÓSITO EKHS150D2V3

DERIVACIONES A CADA APARATO			
	APARATO	ØPEX-AL PEX (BIA-200)	ØPEX-AL PEX CALIENTE (mm)
BAÑOS	INODORO	DN14	DN14
	LAVABO	DN14	DN14
	BIDE	DN14	DN14
	DUCHA	DN20	DN20
	BAÑERA	DN20	DN20
COCINA	REGADERO - F	DN16	DN14
	LAVAVAJILLAS - L	DN20	DN20
	LAVADORA - LV	DN20	DN20

LOS VALORES CORRESPONDEN A DIAMETROS INTERIORES

ARQUITECTO:

Jesús Rodríguez Calvo
C.O.A.M.
19.621

REVISIONES:

Nº	FECHA	INFO
1		
2		
3		
4		
5		
6		

FECHA: 02/2026

NOMBRE PLANO:

INSTALACIONES
ESTADO REFORMADO
PROTECCIÓN CONTRA INCENDIOS
PLANTA SÓTANO -I

REVISADO POR:

J.C.
APROBACION KARDHAM:

J.R.
APROBACION CLIENTE:

I.C.A.M.

PROJECT:

REESTRUCTURACIÓN PARCIAL
CON CAMBIO DE USO
DE EDIFICIO
PARA CENTRO DE ESTUDIOS
UNIVERSITARIOS

PROYECTO Nº:

25 KDH_ICAM

FASE:

PROYECTO BÁSICO
Y
EJECUCIÓN

 
DIRECCIÓN:

C. Serrano,11
28001
MADRID

ESCALA:

1:75 / A1



visual:



PROPIEDAD:

ILUSTRE COLEGIO
DE
LA ABOGACÍA
DE
MADRID

NORTE:

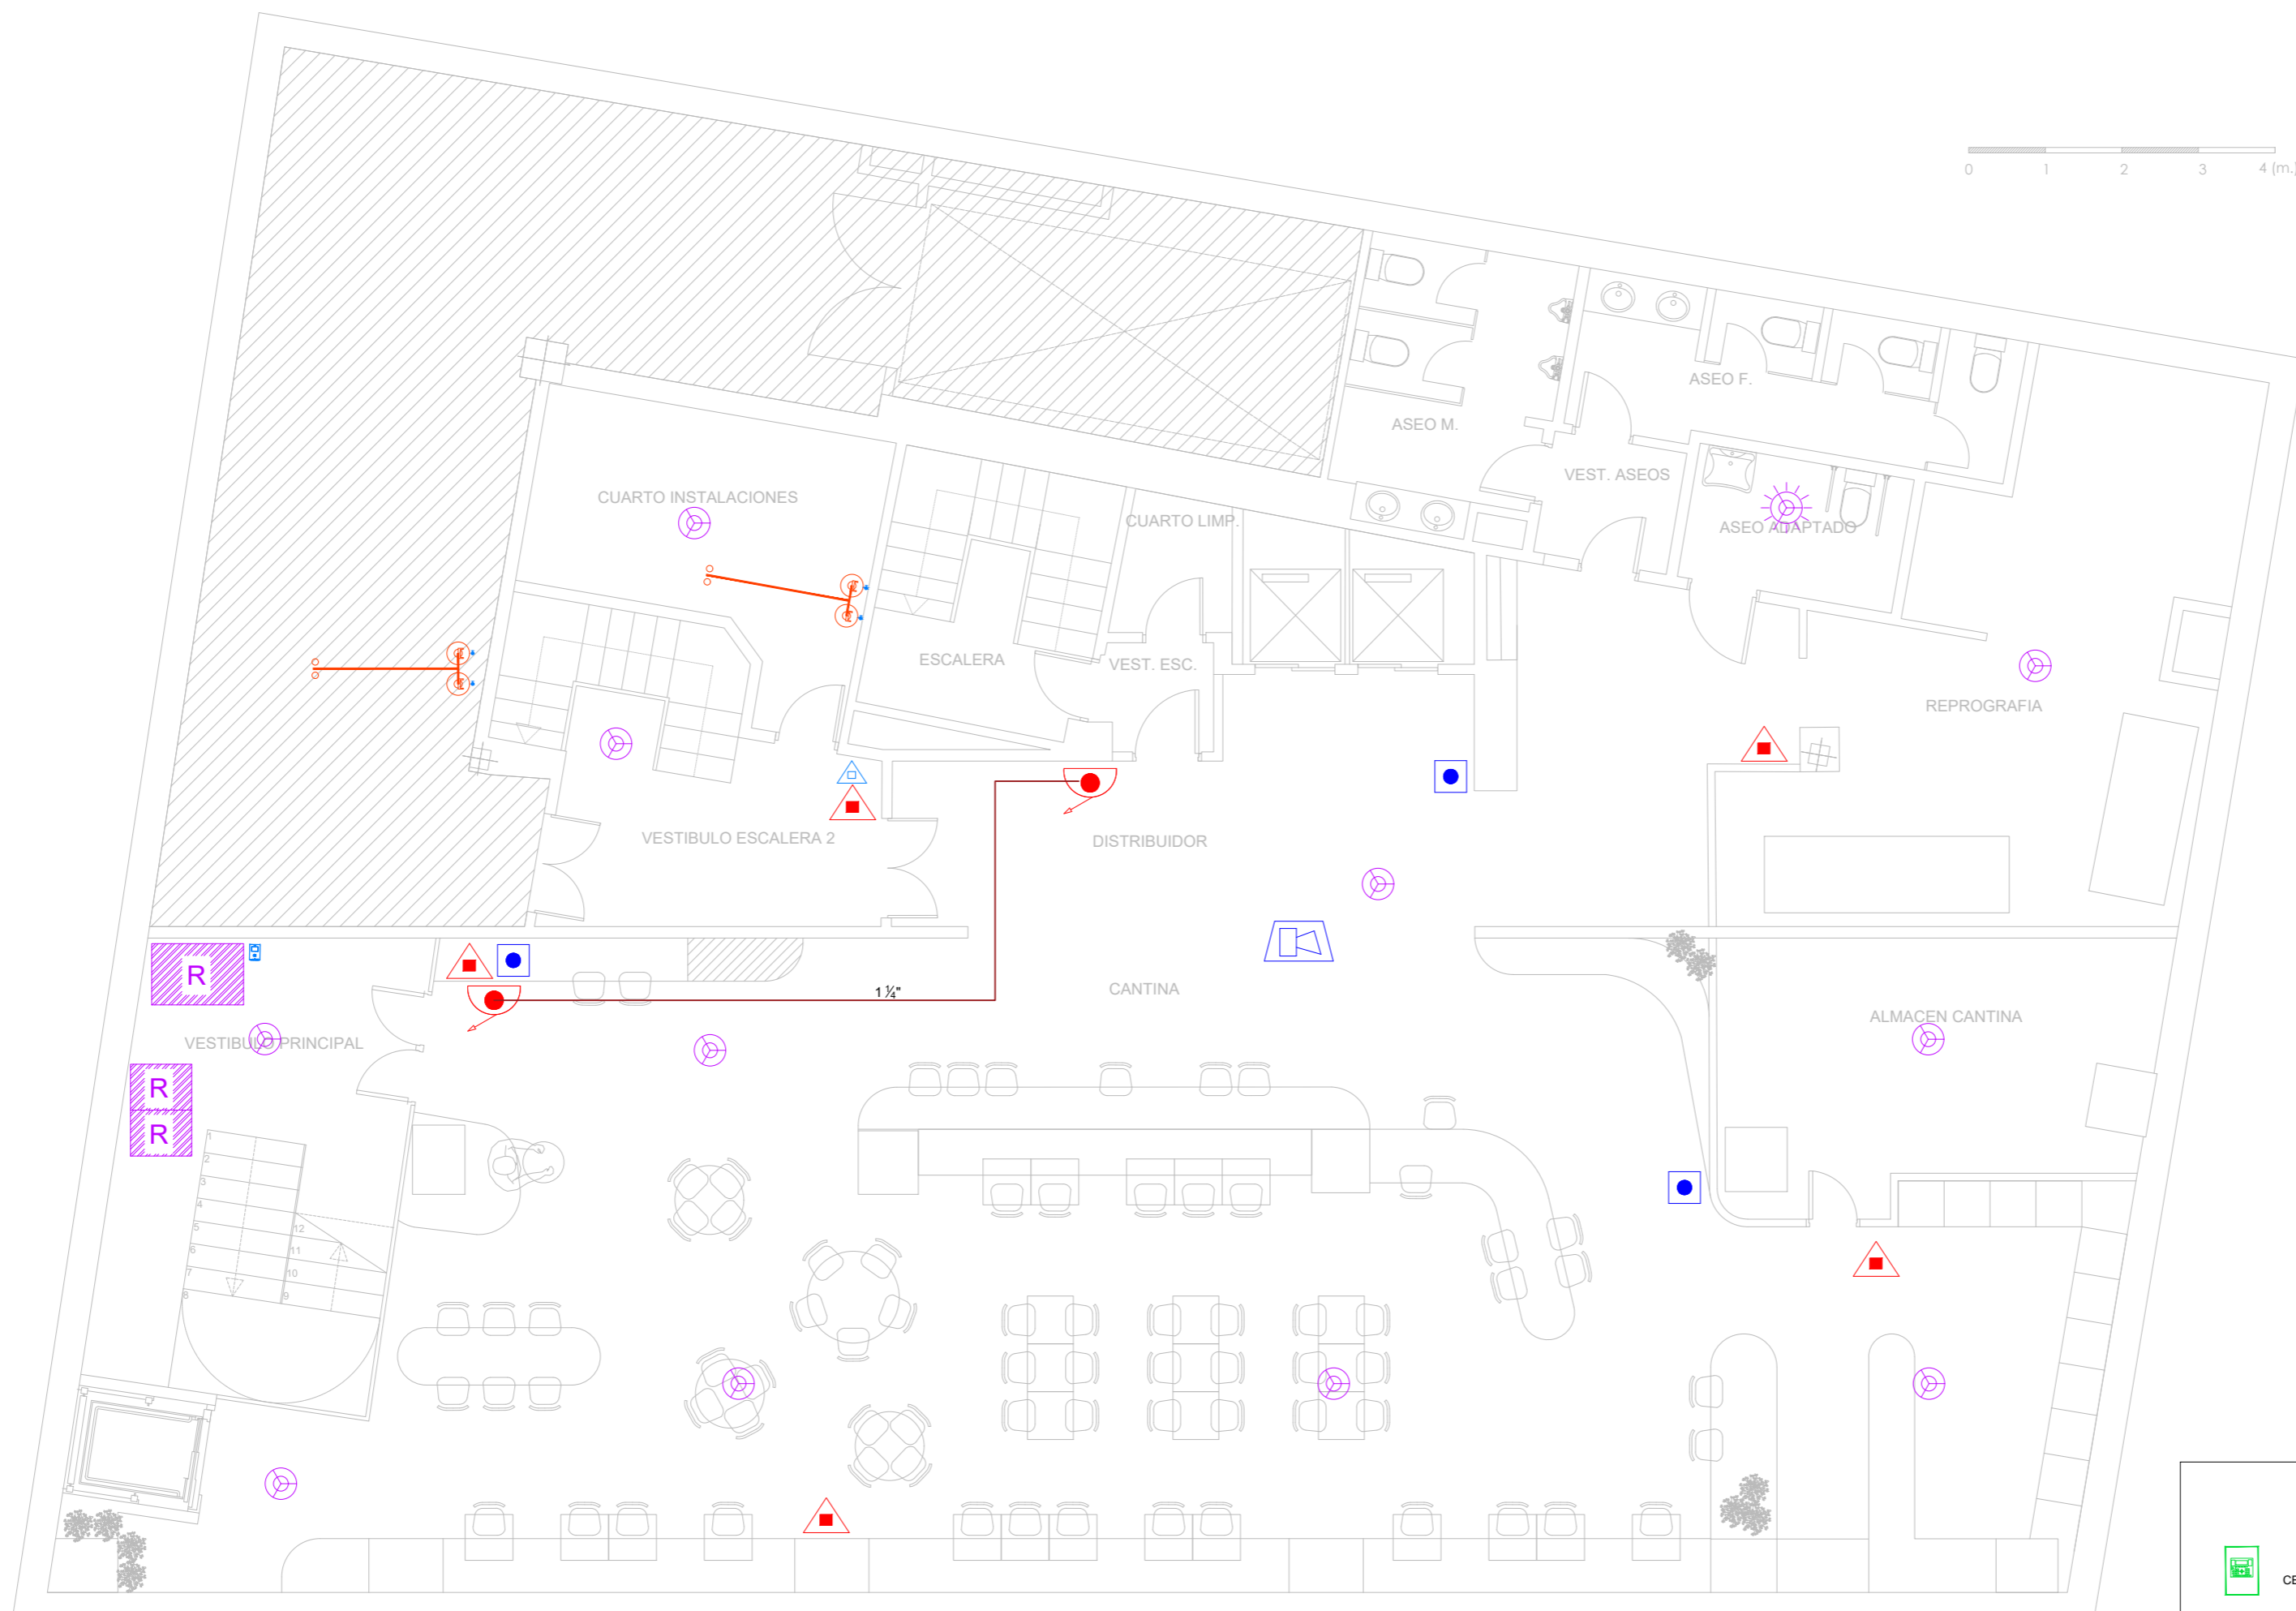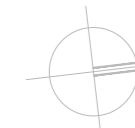

ÁREA NO AFECTADA POR LA INTERVENCIÓN

LEYENDA

- CENTRAL DE INCENDIOS ANALÓGICA
- DETECTOR ÓPTICO TÉRMICO ANALÓGICO
- DETECTOR ÓPTICO ANALÓGICO CON FLASH EN ZÓCALO
- PULSADOR ALGORÍTMICO DIRECCIONABLE
- SIRENA ALGORÍTMICA CON AISLADOR
- BIE 25mm
- EXTINTOR PS 21A 113B
- EXTINTOR CO2
- EXTINCIÓN AUTOMÁTICA CON PULSADORES DE DISPARO Y PARADA Y SEÑAL EXTINCIÓN DISPARADA
- INTERCOMUNICADOR ZONAS DE REFUGIO
- CENTRAL INTERCOMUNICACION

ARQUITECTO:
 Jesús Rodríguez Calvo
 C.O.A.M.
 19.621

REVISIONES:

Nº	FECHA	INFO
1		
2		
3		
4		
5		
6		

FECHA: 02/2026

NOMBRE PLANO:
 INSTALACIONES
 ESTADO REFORMADO
 PROTECCIÓN CONTRA INCENDIOS
 PLANTA BAJA

REVISADO POR:

J.C.
 APROBACION KARDHAM:

J.R.
 APROBACION CLIENTE:

I.C.A.M.

PROJECT:

REESTRUCTURACIÓN PARCIAL
 CON CAMBIO DE USO
 DE EDIFICIO
 PARA CENTRO DE ESTUDIOS
 UNIVERSITARIOS

PROYECTO Nº:
 25 KDH_ICAM

FASE:
 PROYECTO BÁSICO
 Y
 EJECUCIÓN

 
DIRECCIÓN:

C. Serrano,11
 28001
 MADRID

ESCALA:

1:75 / A1


visual:



PROPIEDAD:

ILUSTRE COLEGIO
 DE
 LA ABOGACÍA
 DE
 MADRID

NORTE:

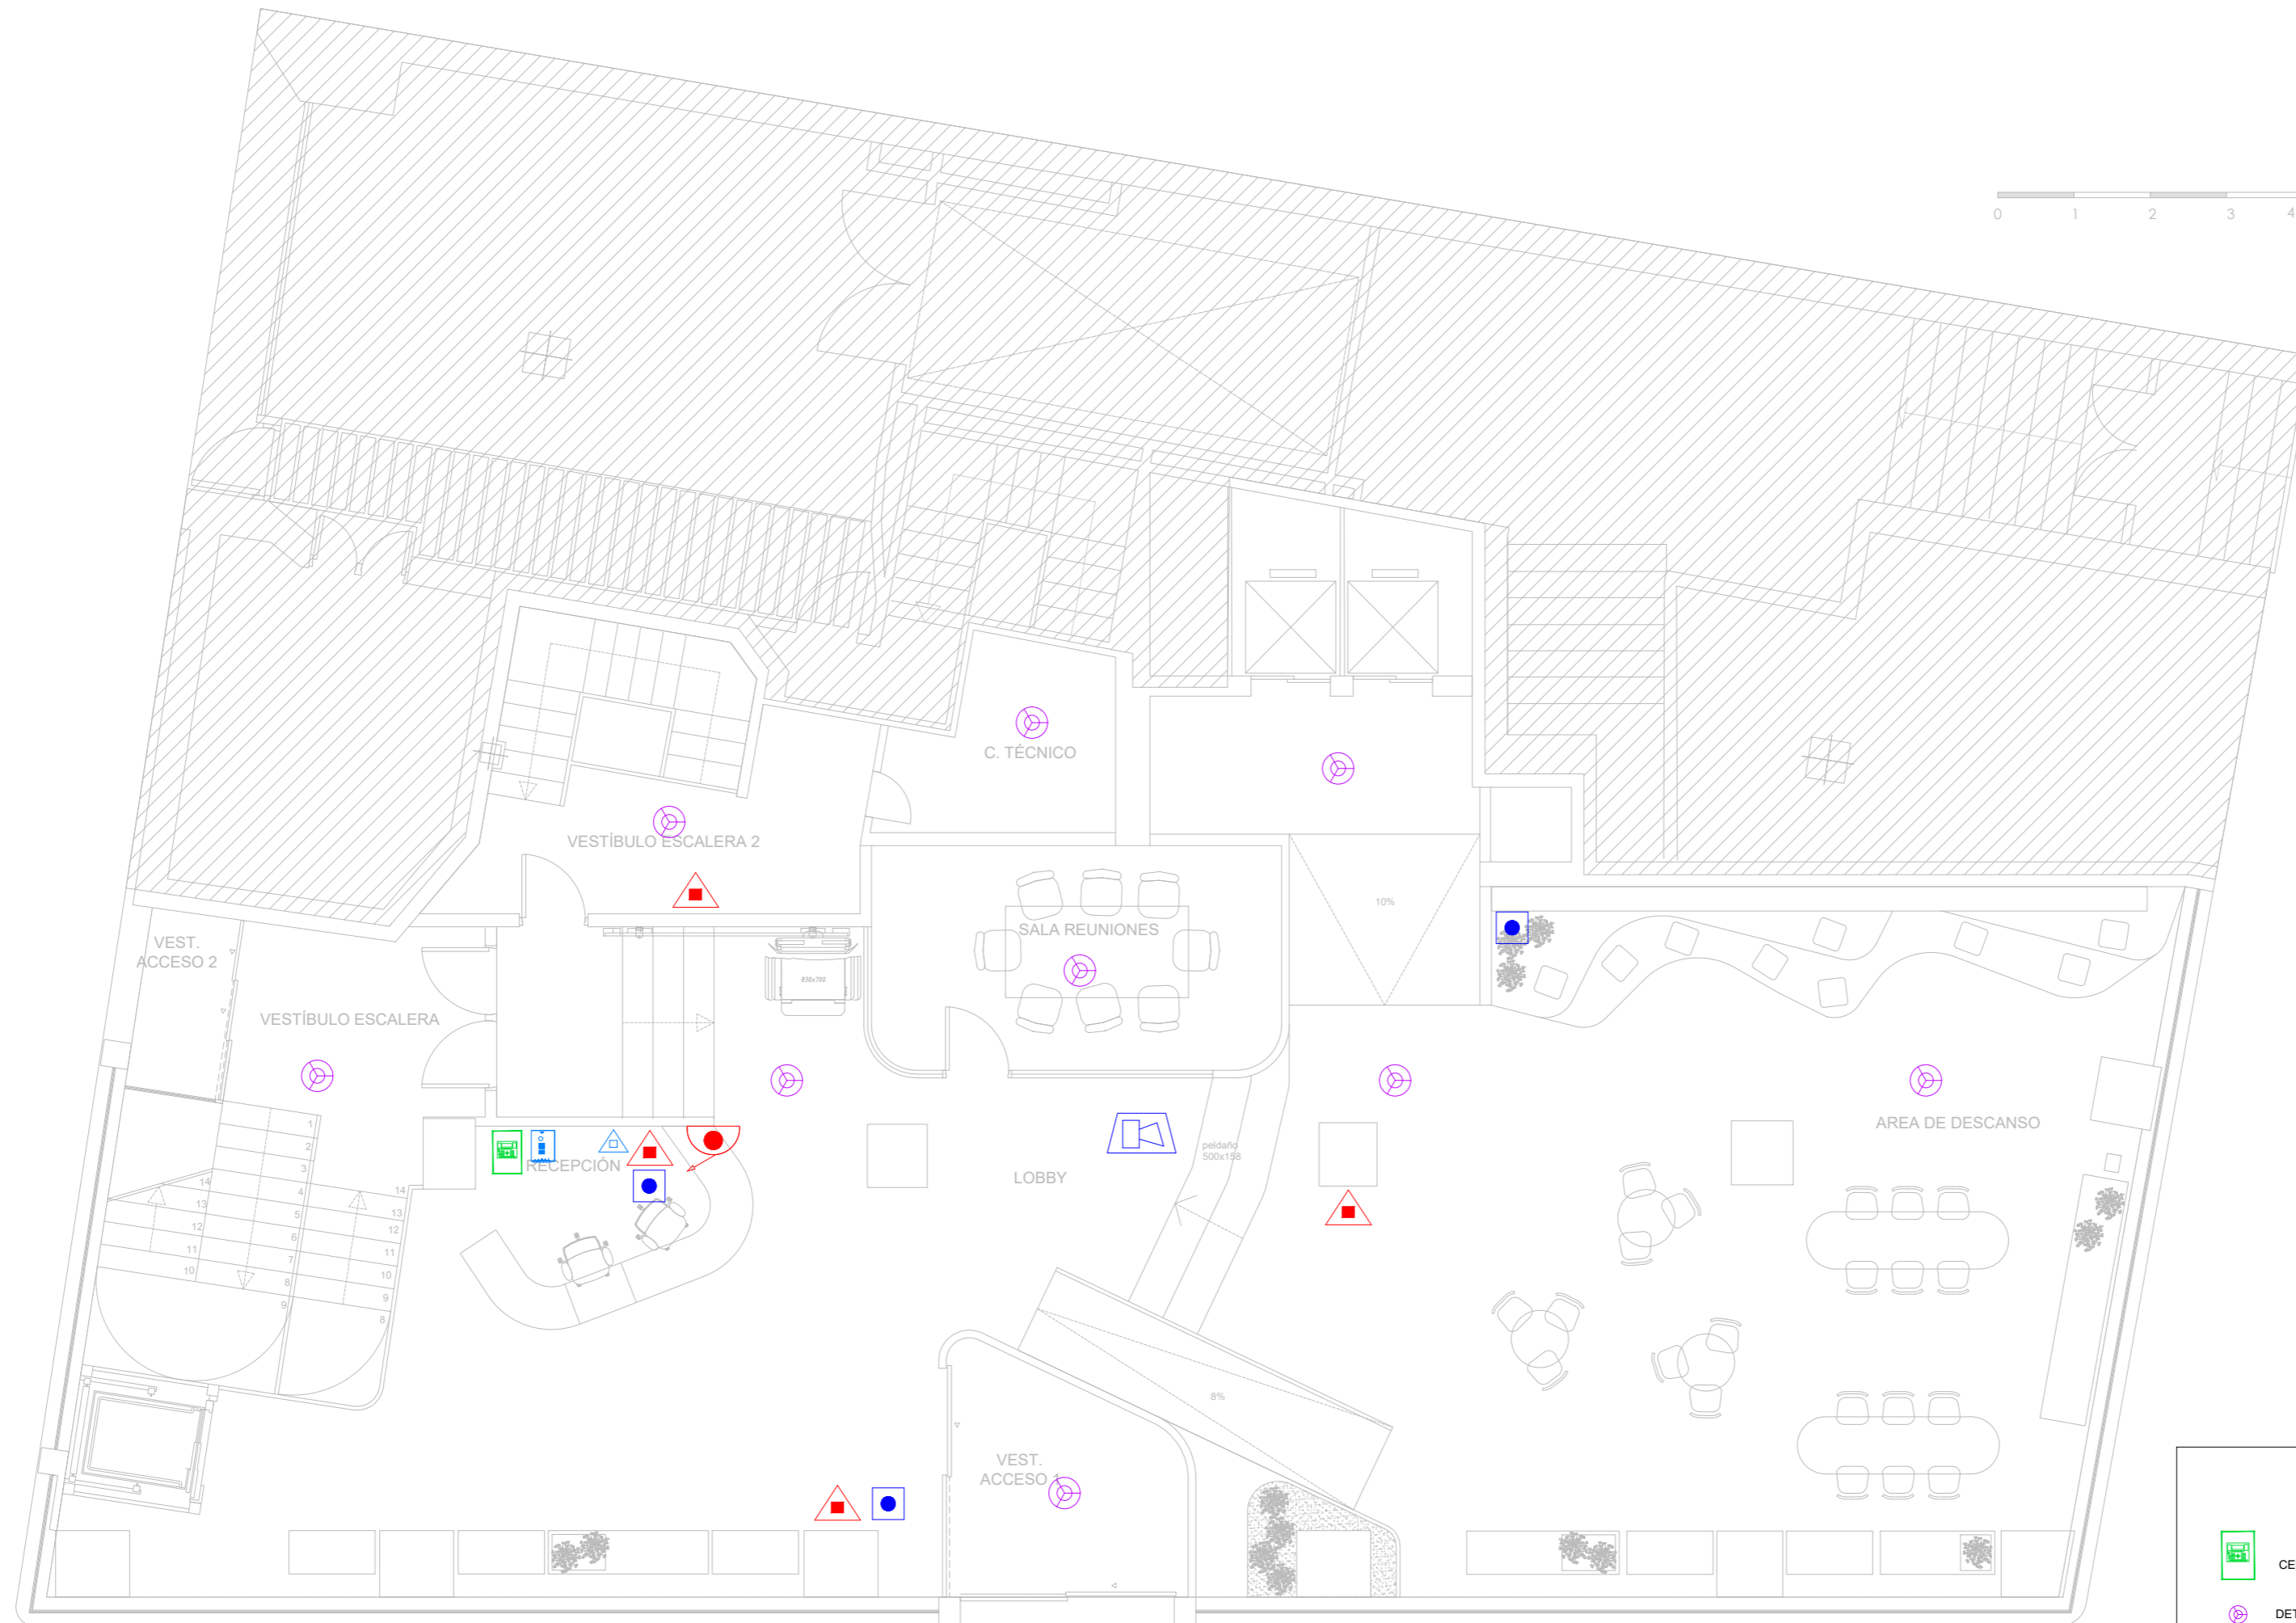

ÁREA NO AFECTADA POR LA INTERVENCIÓN

LEYENDA

- CENTRAL DE INCENDIOS ANALÓGICA
- DETECTOR ÓPTICO TÉRMICO ANALÓGICO
- DETECTOR ÓPTICO ANALÓGICO CON FLASH EN ZÓCALO
- PULSADOR ALGORÍTMICO DIRECCIONABLE
- SIRENA ALGORÍTMICA CON AISLADOR
- BIE 25mm
- EXTINTOR PS 21A 113B
- EXTINTOR CO2
- EXTINCIÓN AUTOMÁTICA CON PULSADORES DE DISPARO Y PARADA Y SEÑAL EXTINCIÓN DISPARADA
- INTERCOMUNICADOR ZONAS DE REFUGIO
- CENTRAL INTERCOMUNICACION

ARQUITECTO:

Jesús Rodríguez Calvo
C.O.A.M.
19.621

REVISIONES:

Nº	FECHA	INFO
1		
2		
3		
4		
5		
6		

FECHA: 02/2026

NOMBRE PLANO:

INSTALACIONES
ESTADO REFORMADO
PROTECCIÓN CONTRA INCENDIOS
ENTREPLANTA

REVISADO POR:

J.C.
APROBACION KARDHAM:

J.R.
APROBACION CLIENTE:

I.C.A.M.

PROJECT:

REESTRUCTURACIÓN PARCIAL
CON CAMBIO DE USO
DE EDIFICIO
PARA CENTRO DE ESTUDIOS
UNIVERSITARIOS

PROYECTO Nº: 25 KDH_ICAM


FASE: PROYECTO BÁSICO
Y
EJECUCIÓN


DIRECCIÓN: C. Serrano,11
28001
MADRID

ESCALA: 1:75 / A1





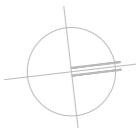

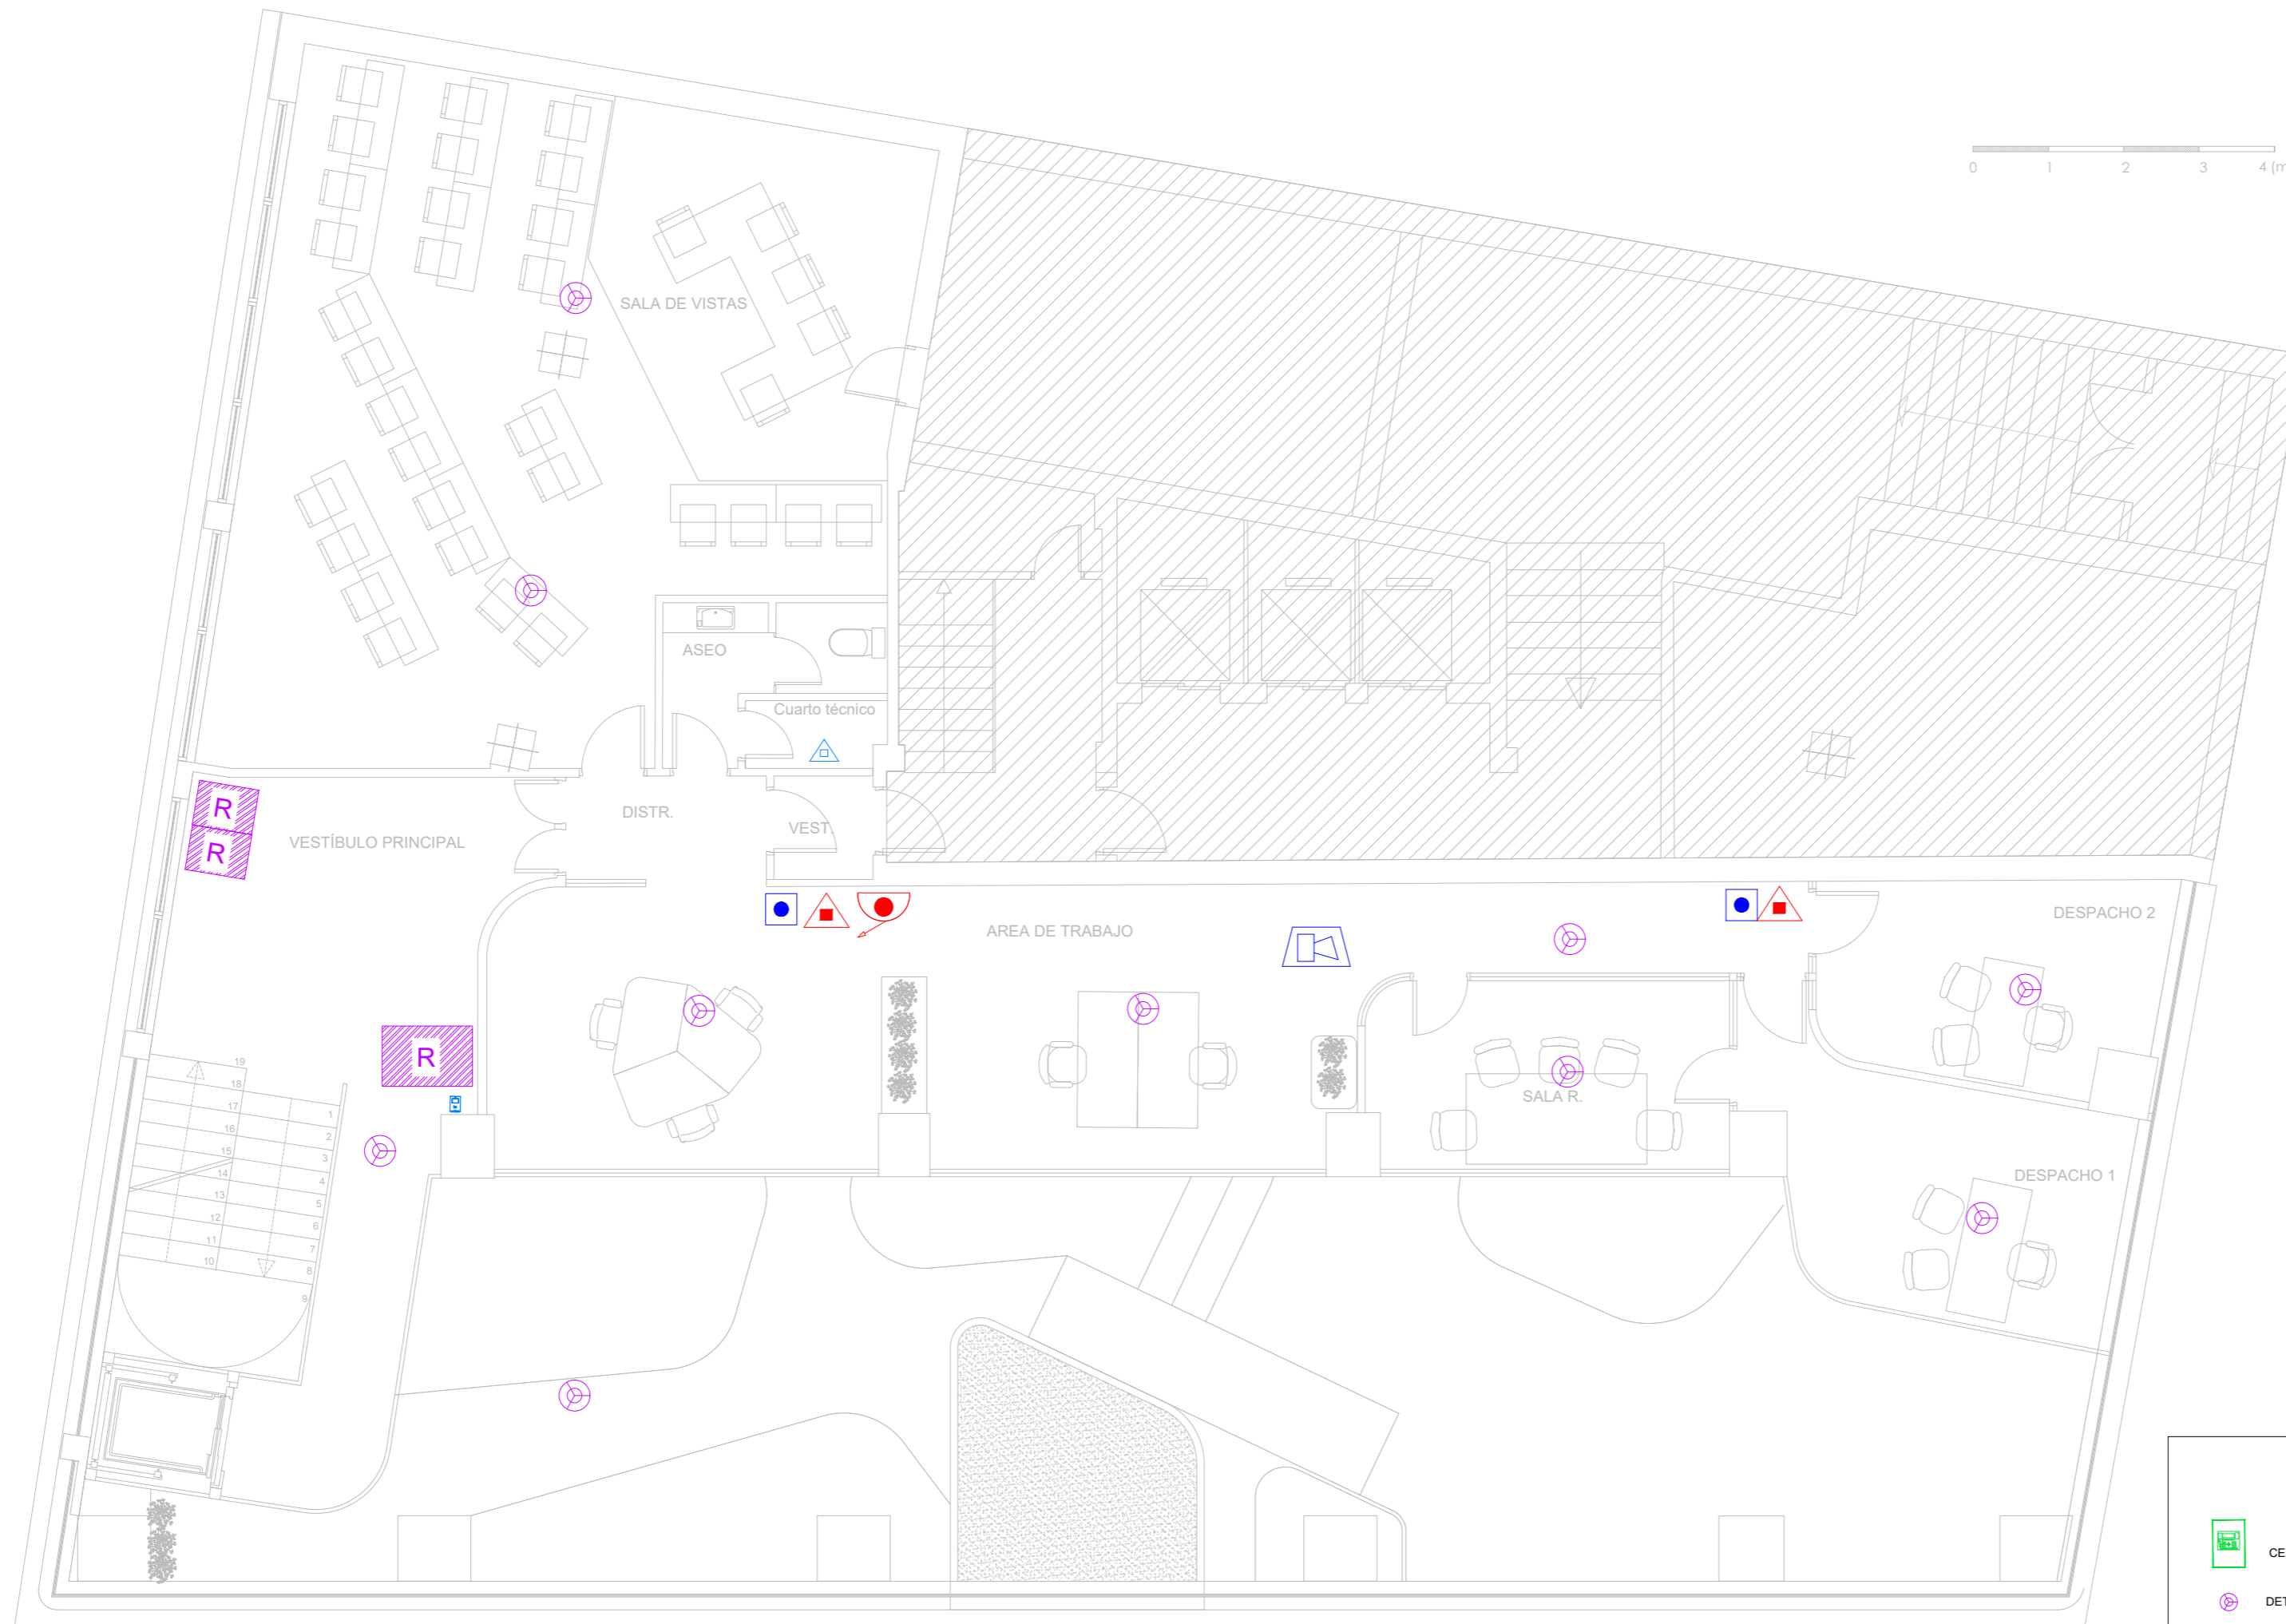




visual: 0 1 2 3 4
din-A2

PROPIEDAD: ILUSTRE COLEGIO
DE
LA ABOGACÍA
DE
MADRID

NORTE: 



LEYENDA

	CENTRAL DE INCENDIOS ANALÓGICA
	DETECTOR ÓPTICO TÉRMICO ANALÓGICO
	DETECTOR ÓPTICO ANALÓGICO CON FLASH EN ZÓCALO
	PULSADOR ALGORÍTMICO DIRECCIONABLE
	SIRENA ALGORÍTMICA CON AISLADOR
	BIE 25mm
	EXTINTOR PS 21A 113B
	EXTINTOR CO2
	EXTINCIÓN AUTOMÁTICA CON PULSADORES DE DISPARO Y PARADA Y SEÑAL EXTINCIÓN DISPARADA
	INTERCOMUNICADOR ZONAS DE REFUGIO
	CENTRAL INTERCOMUNICACION

 ÁREA NO AFECTADA POR LA INTERVENCIÓN

ARQUITECTO:

Jesús Rodríguez Calvo
C.O.A.M.
19.621

REVISIONES:

Nº	FECHA	INFO
1		
2		
3		
4		
5		
6		

FECHA: 02/2026

NOMBRE PLANO: **INSTALACIONES
ESTADO REFORMADO
PROTECCIÓN CONTRA INCENDIOS
PLANTA PRIMERA**

REVISADO POR:

J.C.
APROBACION KARDHAM:

J.R.
APROBACION CLIENTE:

I.C.A.M.

PROJECT: **REESTRUCTURACIÓN PARCIAL
CON CAMBIO DE USO
DE EDIFICIO
PARA CENTRO DE ESTUDIOS
UNIVERSITARIOS**

PROYECTO Nº: 25 KDH_ICAM


FASE: **PROYECTO BÁSICO
Y
EJECUCIÓN**


DIRECCIÓN: **C. Serrano,11
28001
MADRID**

ESCALA: 1:75 / A1


visual: 0 1 2 4
din-A2

PROPIEDAD: **ILUSTRE COLEGIO
DE
LA ABOGACÍA
DE
MADRID**

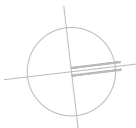NORTE: 

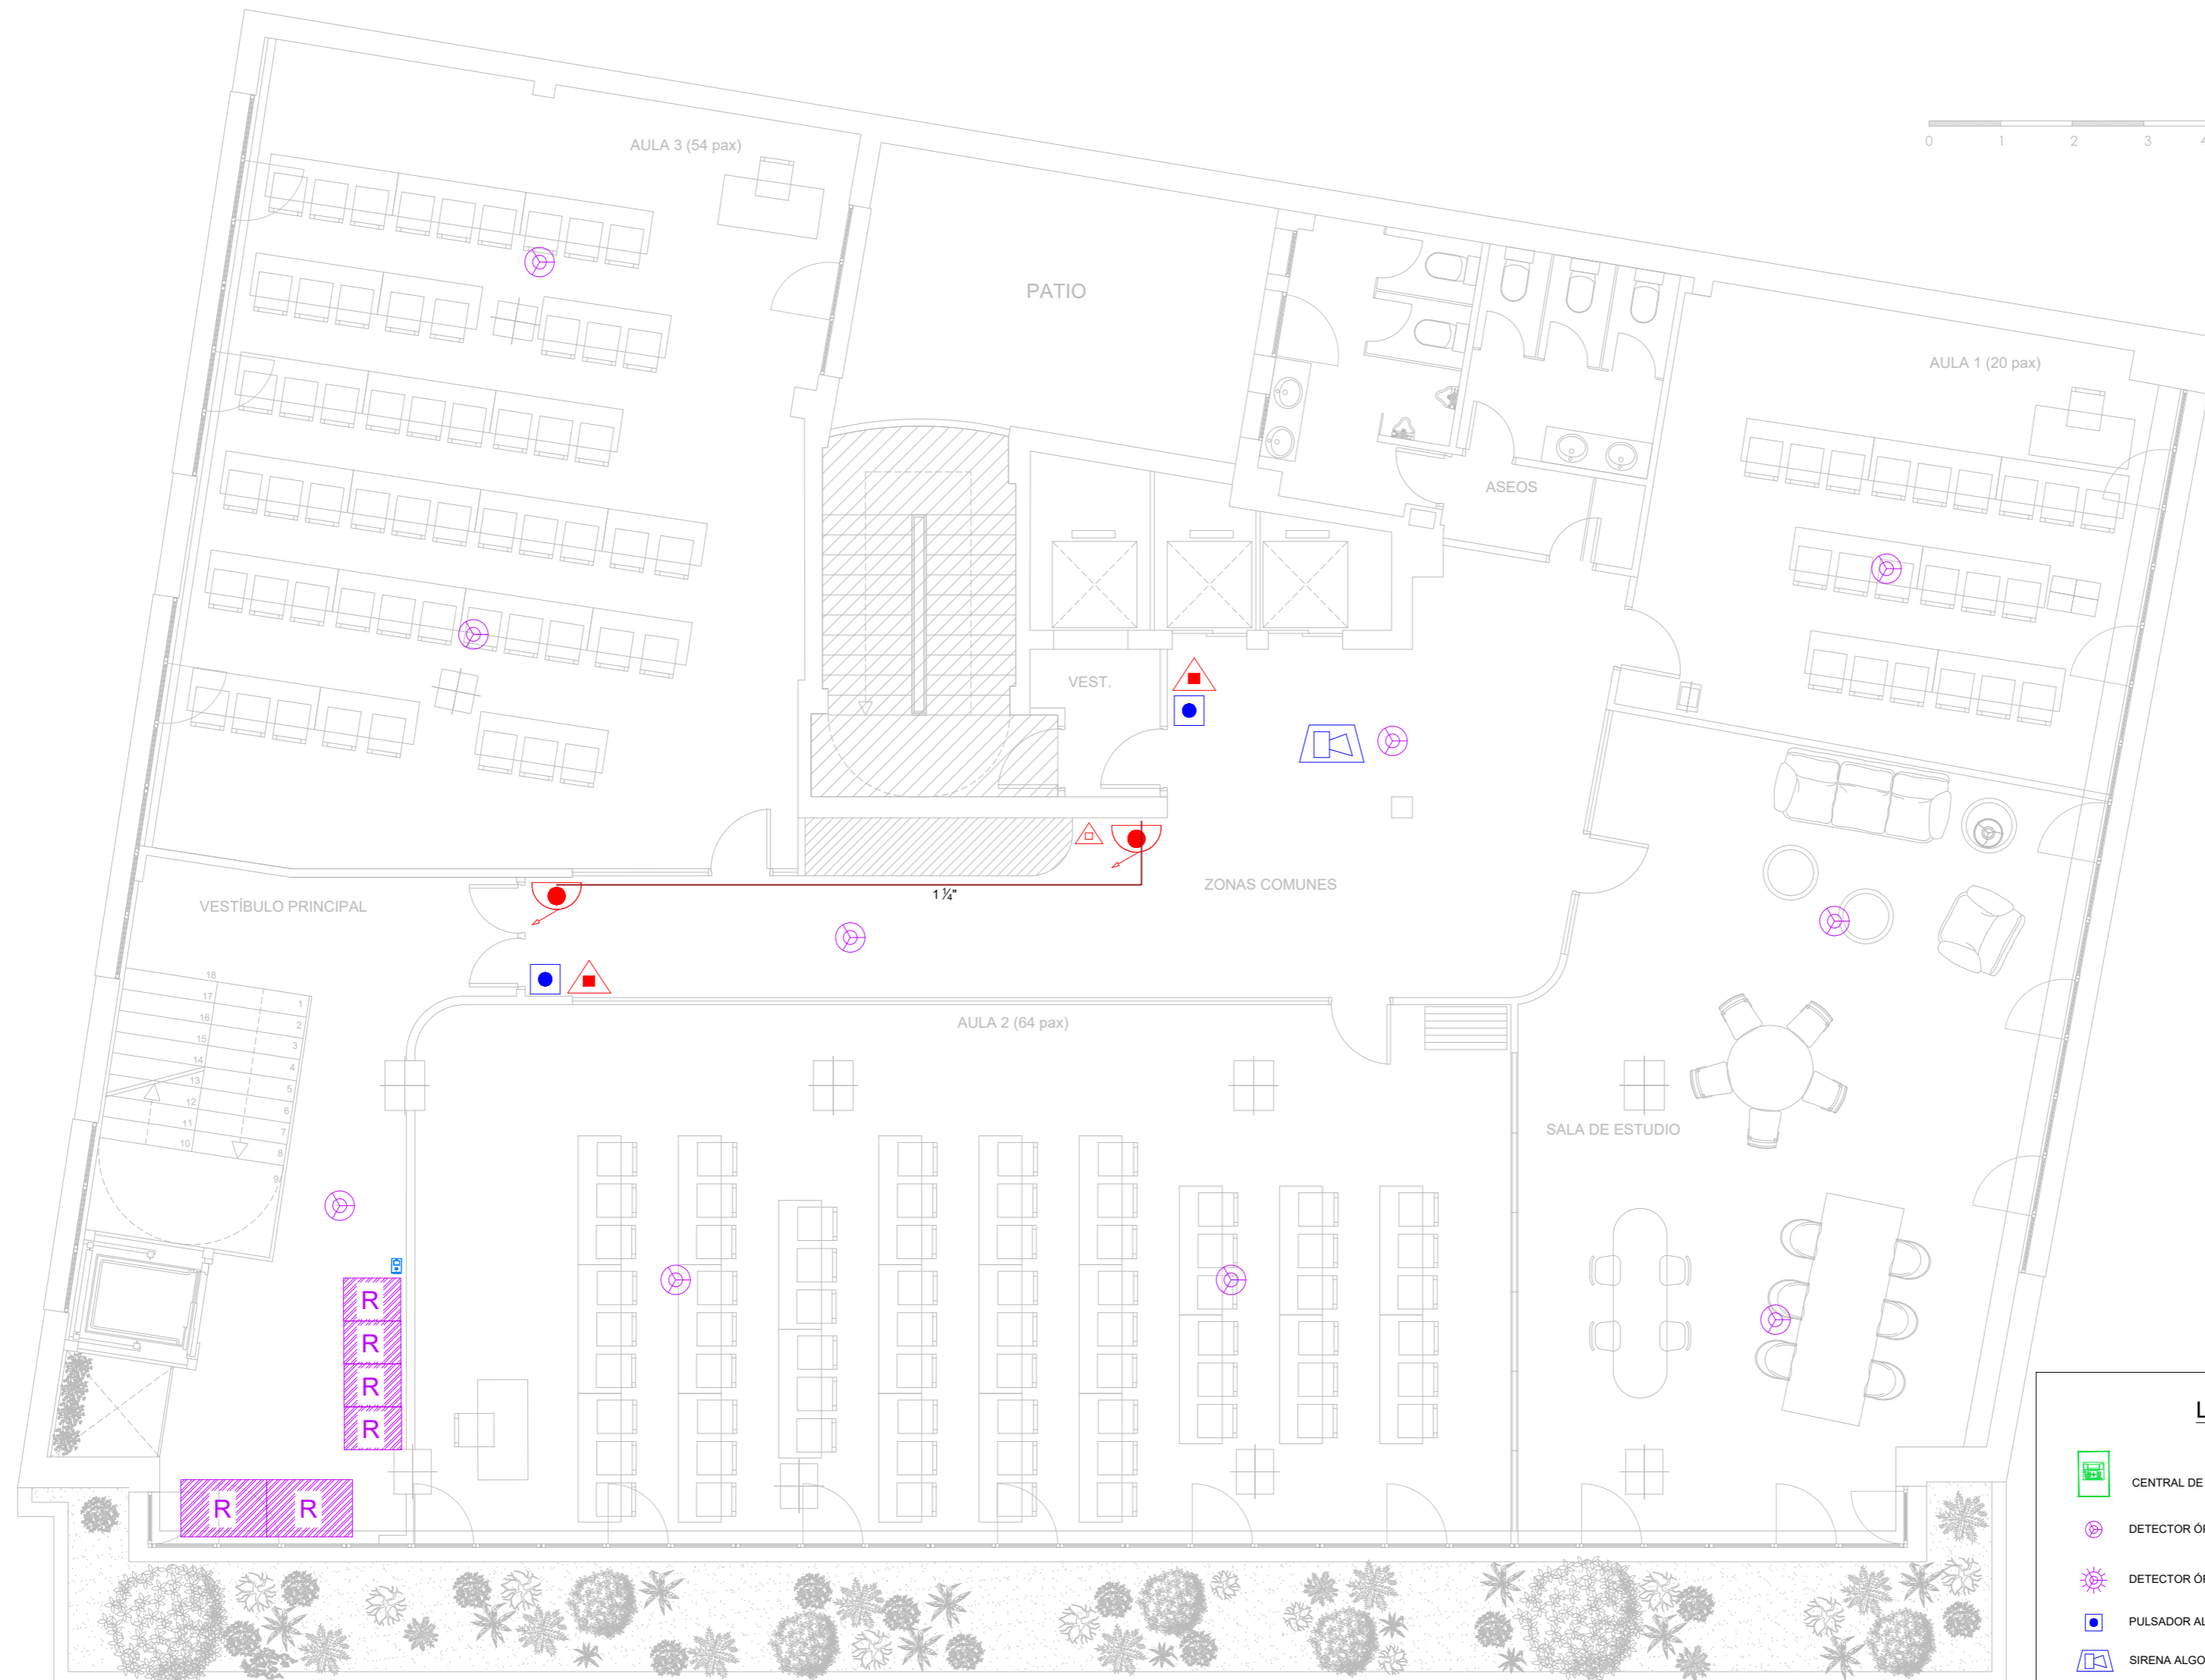

LEYENDA

-  CENTRAL DE INCENDIOS ANALÓGICA
-  DETECTOR ÓPTICO TÉRMICO ANALÓGICO
-  DETECTOR ÓPTICO ANALÓGICO CON FLASH EN ZÓCALO
-  PULSADOR ALGORÍTMICO DIRECCIONABLE
-  SIRENA ALGORÍTMICA CON AISLADOR
-  BIE 25mm
-  EXTINTOR PS 21A 113B
-  EXTINTOR CO2
-  EXTINCIÓN AUTOMÁTICA CON PULSADORES DE DISPARO Y PARADA Y SEÑAL EXTINCIÓN DISPARADA
-  INTERCOMUNICADOR ZONAS DE REFUGIO
-  CENTRAL INTERCOMUNICACION

 ÁREA NO AFECTADA POR LA INTERVENCIÓN

ARQUITECTO:

Jesús Rodríguez Calvo
C.O.A.M.
19.621

REVISIONES:

Nº	FECHA	INFO
1		
2		
3		
4		
5		
6		

FECHA: 02/2026

NOMBRE PLANO: **INSTALACIONES
ESTADO REFORMADO
PROTECCIÓN CONTRA INCENDIOS
PLANTA SEGUNDA**

REVISADO POR:

J.C.
APROBACION KARDHAM:

J.R.
APROBACION CLIENTE:

I.C.A.M.

PROJECT: **REESTRUCTURACIÓN PARCIAL
CON CAMBIO DE USO
DE EDIFICIO
PARA CENTRO DE ESTUDIOS
UNIVERSITARIOS**

PROYECTO Nº: 25 KDH_ICAM


FASE: **PROYECTO BÁSICO
Y
EJECUCIÓN**

DIRECCIÓN: **C. Serrano,11
28001
MADRID**

ESCALA: 1:75 / A1





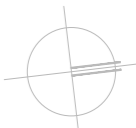






visual: 0 1 2 3 4
din-A2

PROPIEDAD: **ILUSTRE COLEGIO
DE
LA ABOGACÍA
DE
MADRID**

NORTE: 



LEYENDA

	CENTRAL DE INCENDIOS ANALÓGICA
	DETECTOR ÓPTICO TÉRMICO ANALÓGICO
	DETECTOR ÓPTICO ANALÓGICO CON FLASH EN ZÓCALO
	PULSADOR ALGORÍTMICO DIRECCIONABLE
	SIRENA ALGORÍTMICA CON AISLADOR
	BIE 25mm
	EXTINTOR PS 21A 113B
	EXTINTOR CO2
	EXTINCIÓN AUTOMÁTICA CON PULSADORES DE DISPARO Y PARADA Y SEÑAL EXTINCIÓN DISPARADA
	INTERCOMUNICADOR ZONAS DE REFUGIO
	CENTRAL INTERCOMUNICACION

 ÁREA NO AFECTADA POR LA INTERVENCIÓN

ARQUITECTO:

Jesús Rodríguez Calvo
C.O.A.M.
19.621

REVISIONES:

Nº	FECHA	INFO
1		
2		
3		
4		
5		
6		

FECHA: 02/2026

NOMBRE PLANO: **INSTALACIONES
ESTADO REFORMADO
PROTECCIÓN CONTRA INCENDIOS
PLANTA TERCERA**

REVISADO POR:

J.C.
APROBACION KARDHAM:

J.R.
APROBACION CLIENTE:

I.C.A.M.

PROJECT: **REESTRUCTURACIÓN PARCIAL
CON CAMBIO DE USO
DE EDIFICIO
PARA CENTRO DE ESTUDIOS
UNIVERSITARIOS**

PROYECTO Nº: 25 KDH_ICAM


FASE: **PROYECTO BÁSICO
Y
EJECUCIÓN**


DIRECCIÓN: **C. Serrano,11
28001
MADRID**

ESCALA: 1:75 / A1


visual: 0 1 2 3 4
din-A2

PROPIEDAD: **ILUSTRE COLEGIO
DE
LA ABOGACÍA
DE
MADRID**

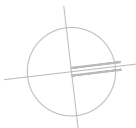NORTE: 

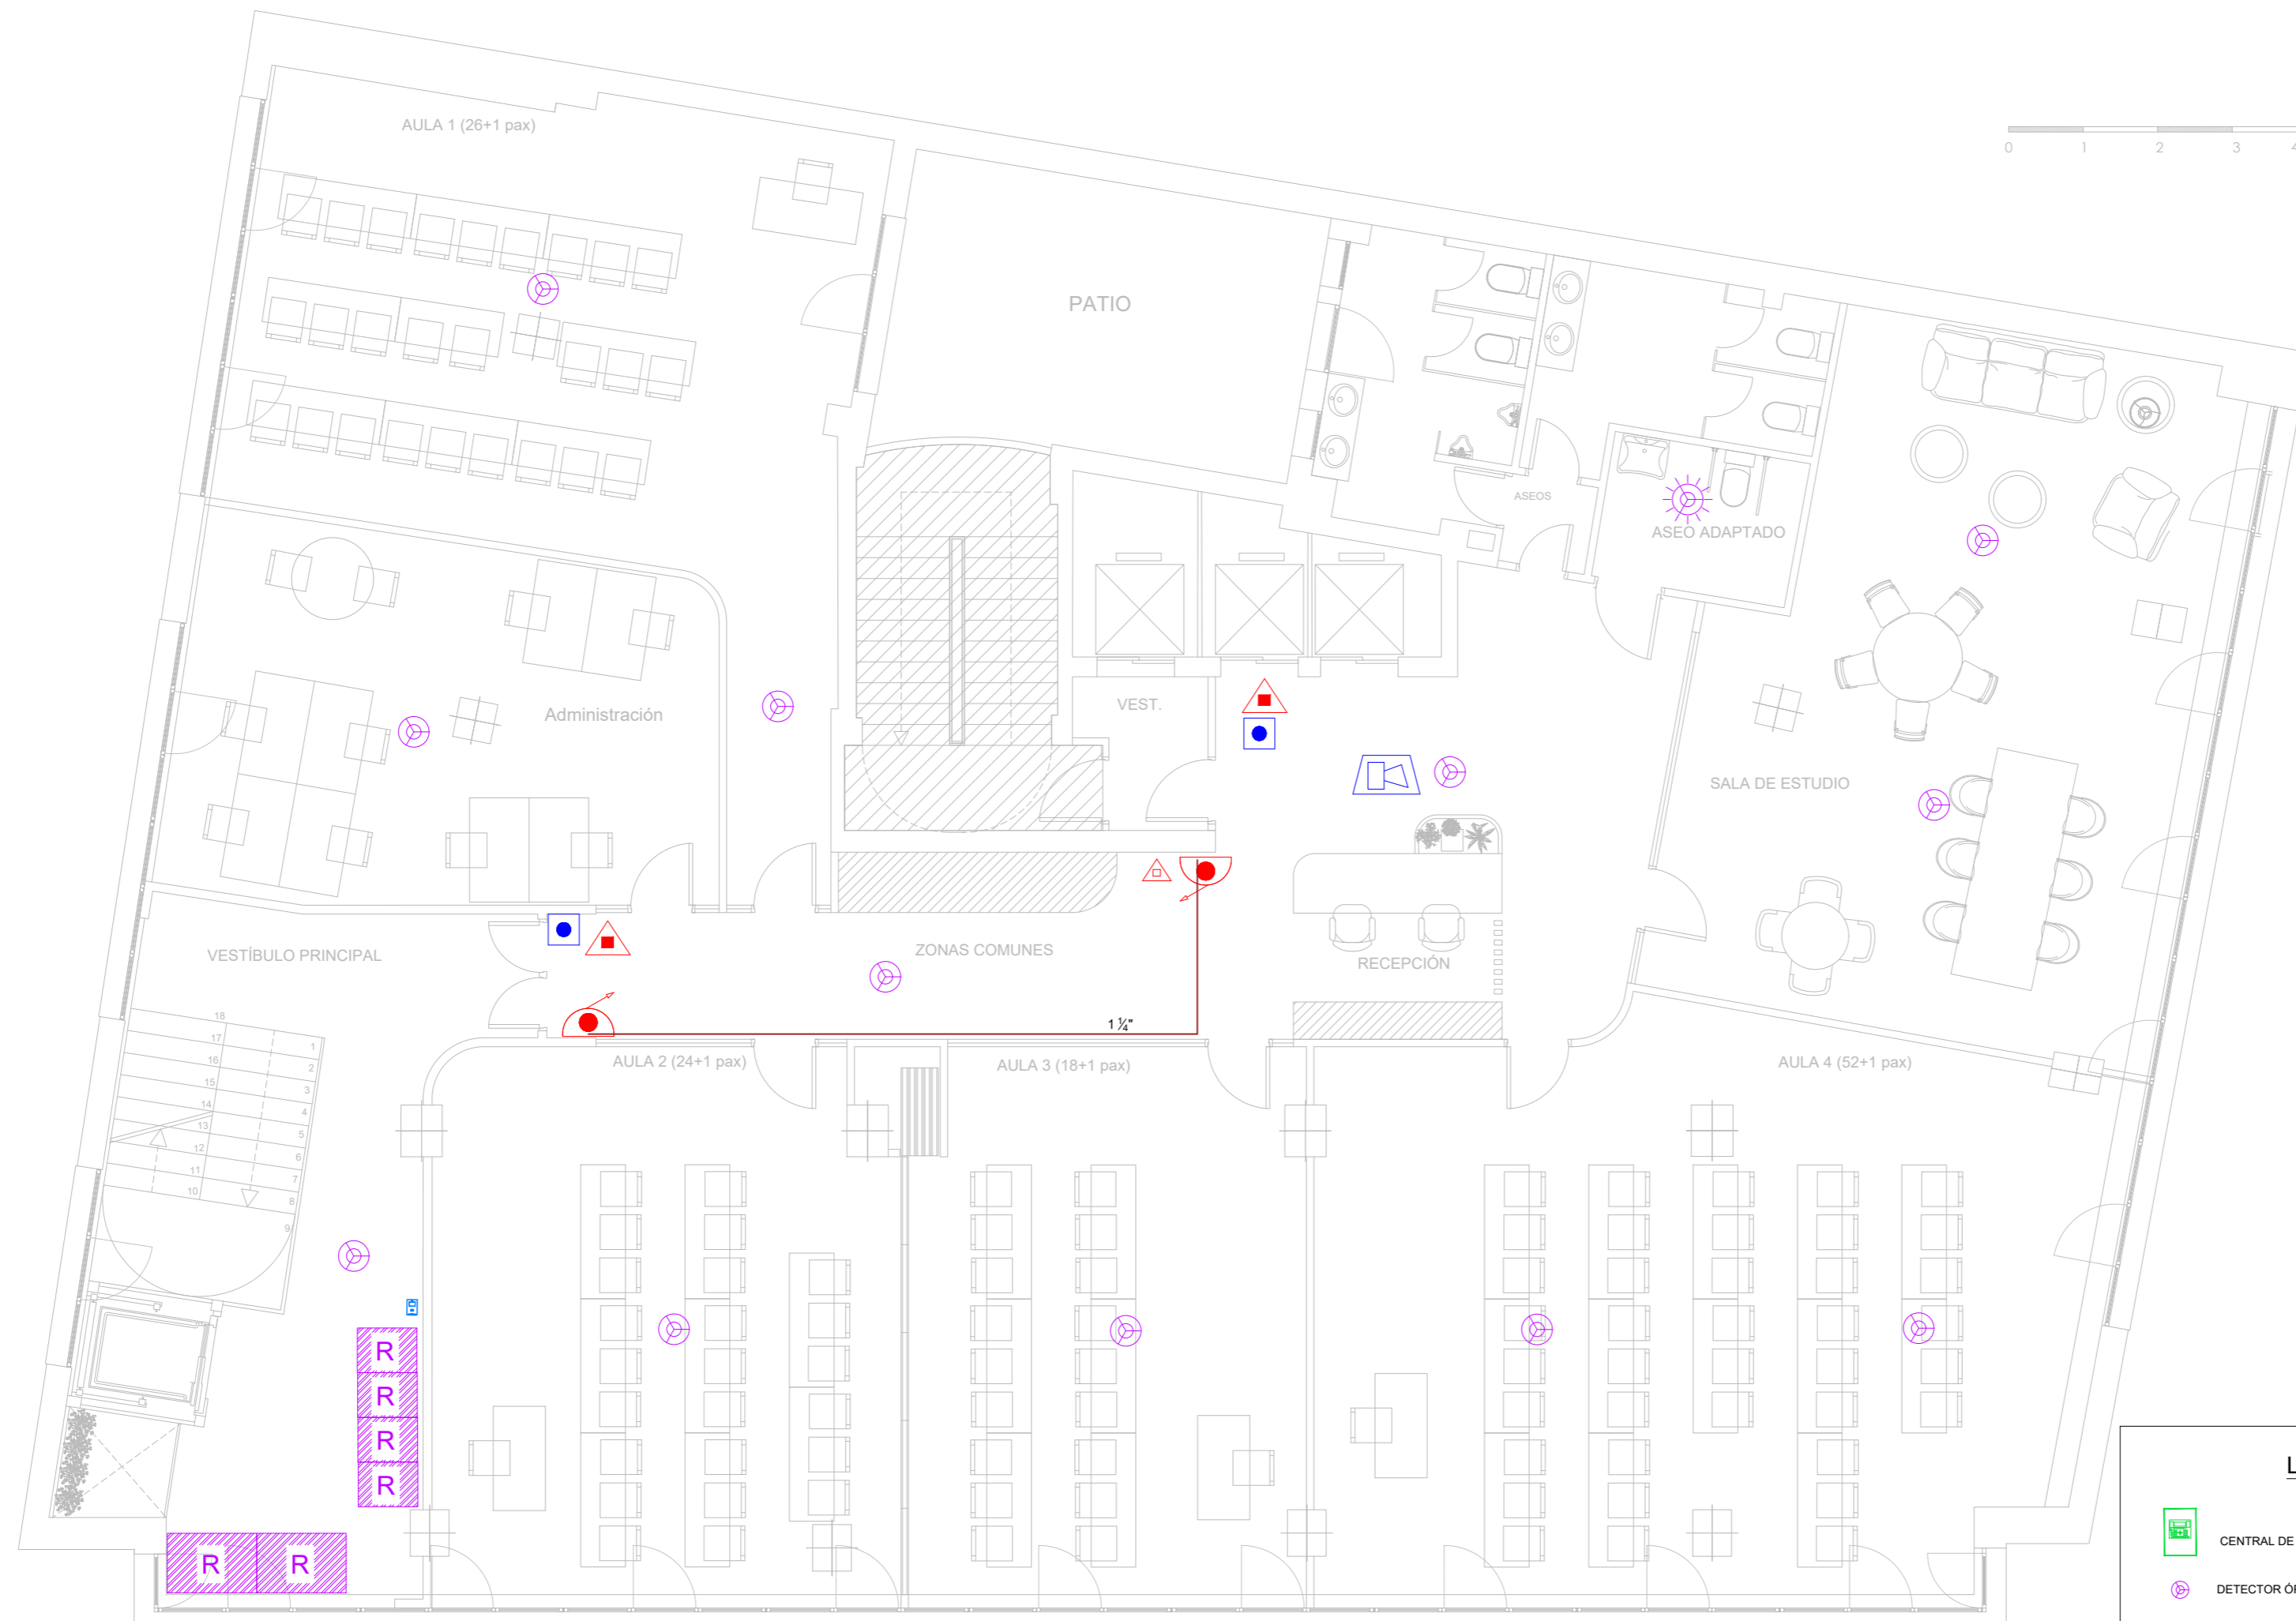

LEYENDA

-  CENTRAL DE INCENDIOS ANALÓGICA
-  DETECTOR ÓPTICO TÉRMICO ANALÓGICO
-  DETECTOR ÓPTICO ANALÓGICO CON FLASH EN ZÓCALO
-  PULSADOR ALGORÍTMICO DIRECCIONABLE
-  SIRENA ALGORÍTMICA CON AISLADOR
-  BIE 25mm
-  EXTINTOR PS 21A 113B
-  EXTINTOR CO2
-  EXTINCIÓN AUTOMÁTICA CON PULSADORES DE DISPARO Y PARADA Y SEÑAL EXTINCIÓN DISPARADA
-  INTERCOMUNICADOR ZONAS DE REFUGIO
-  CENTRAL INTERCOMUNICACION

 ÁREA NO AFECTADA POR LA INTERVENCIÓN